
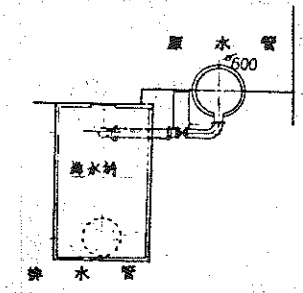
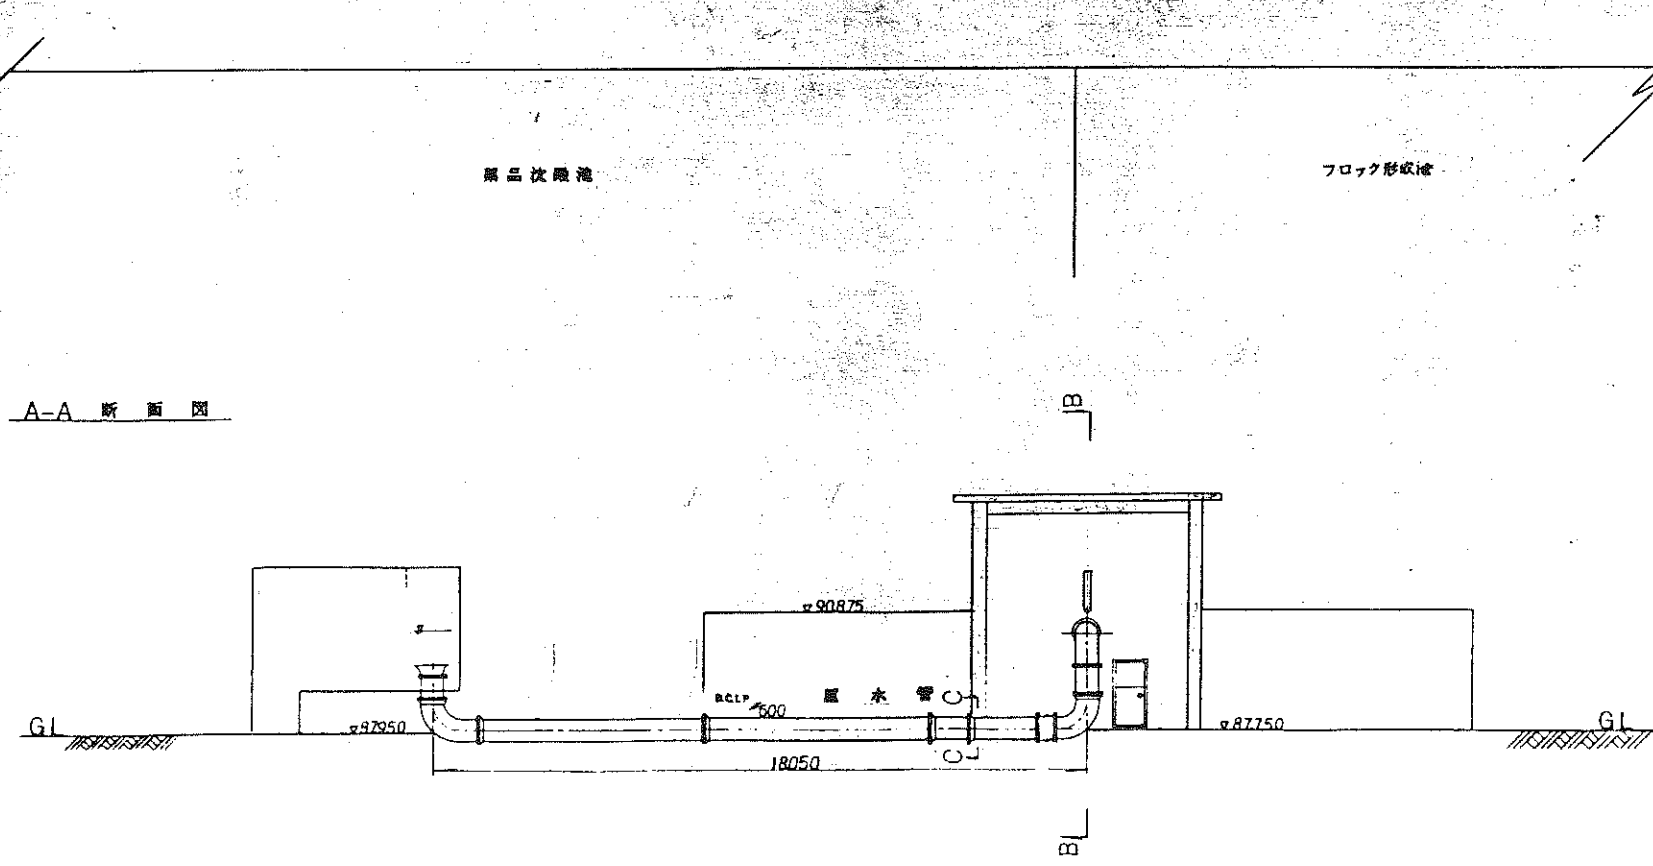
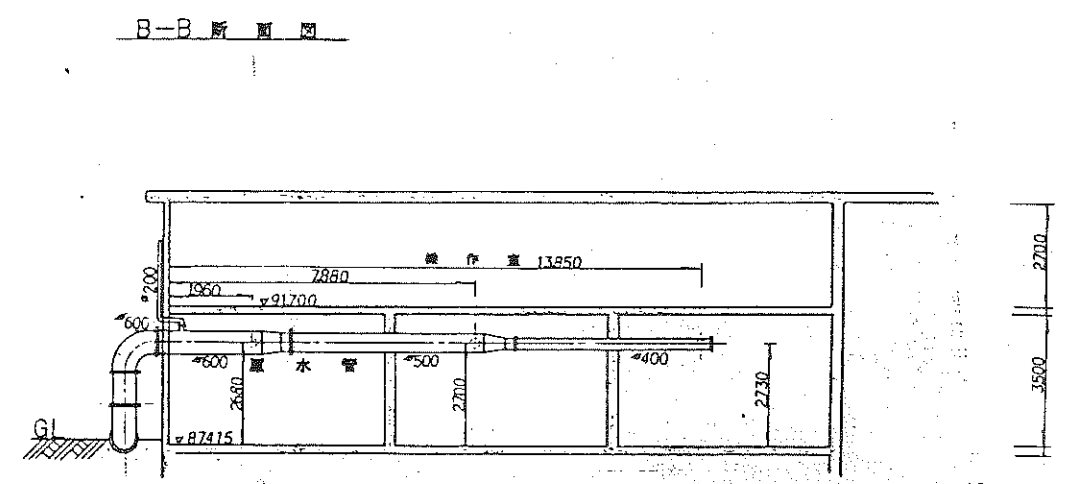


参 考 图 面


第1ろ過池

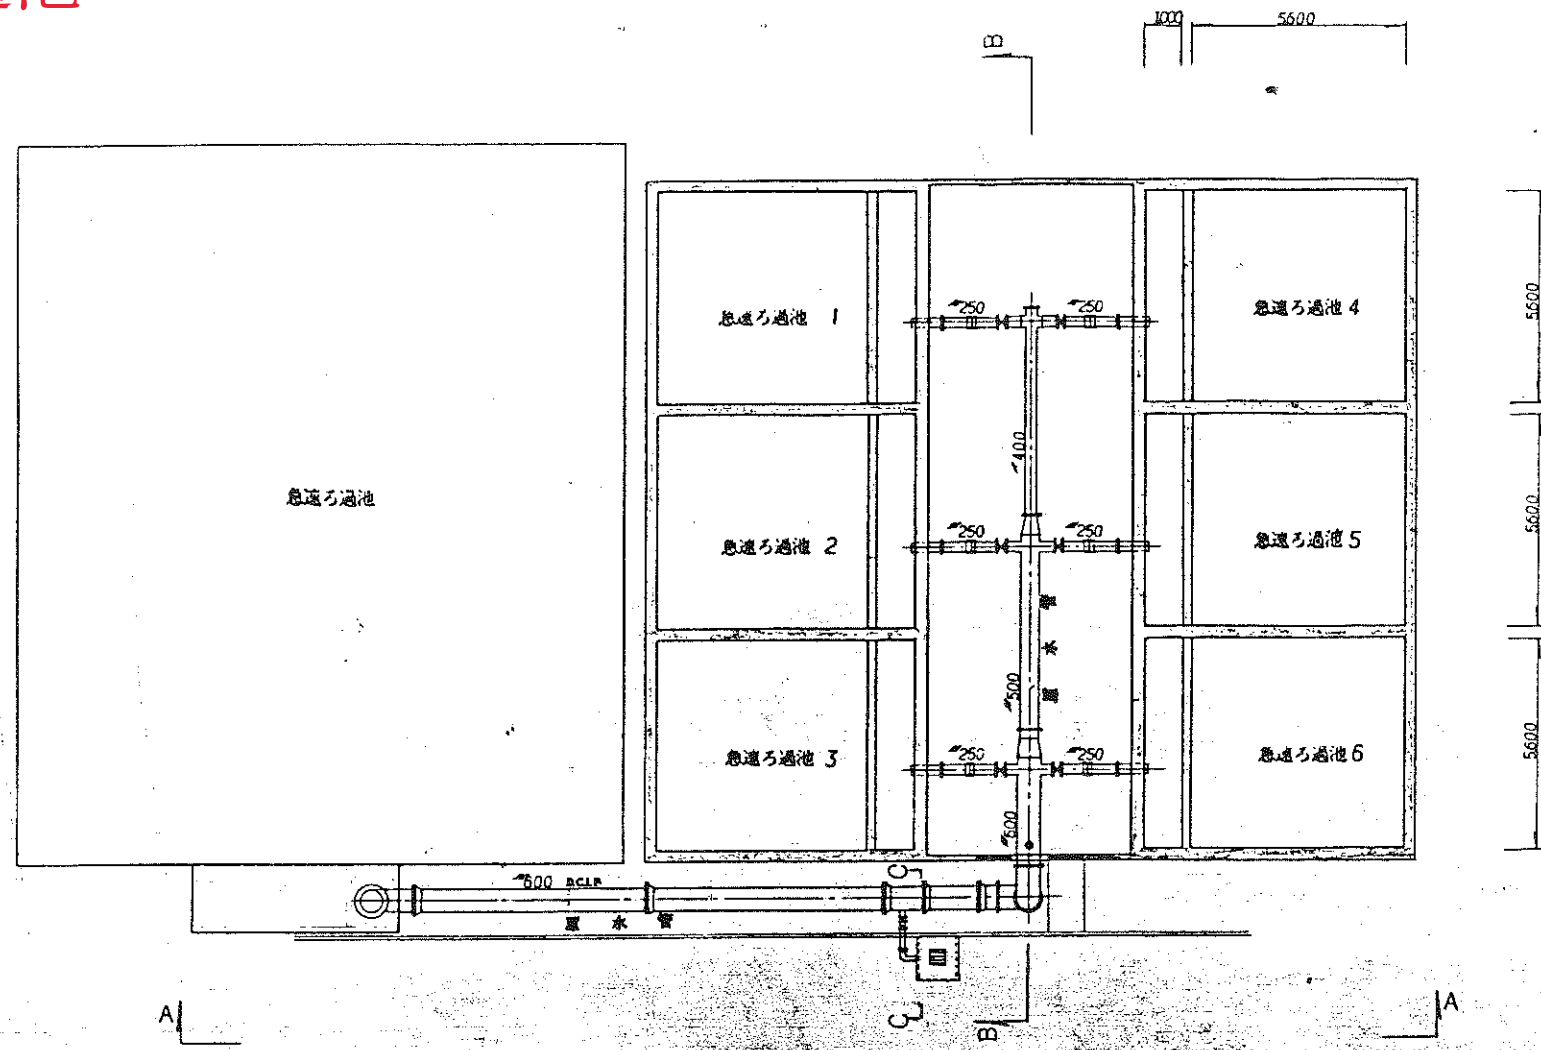


工事件名	
図面名称	原水流入配管図
図番	3/12
縮尺	
長浜水道企業団	

第1ろ過池

平面図

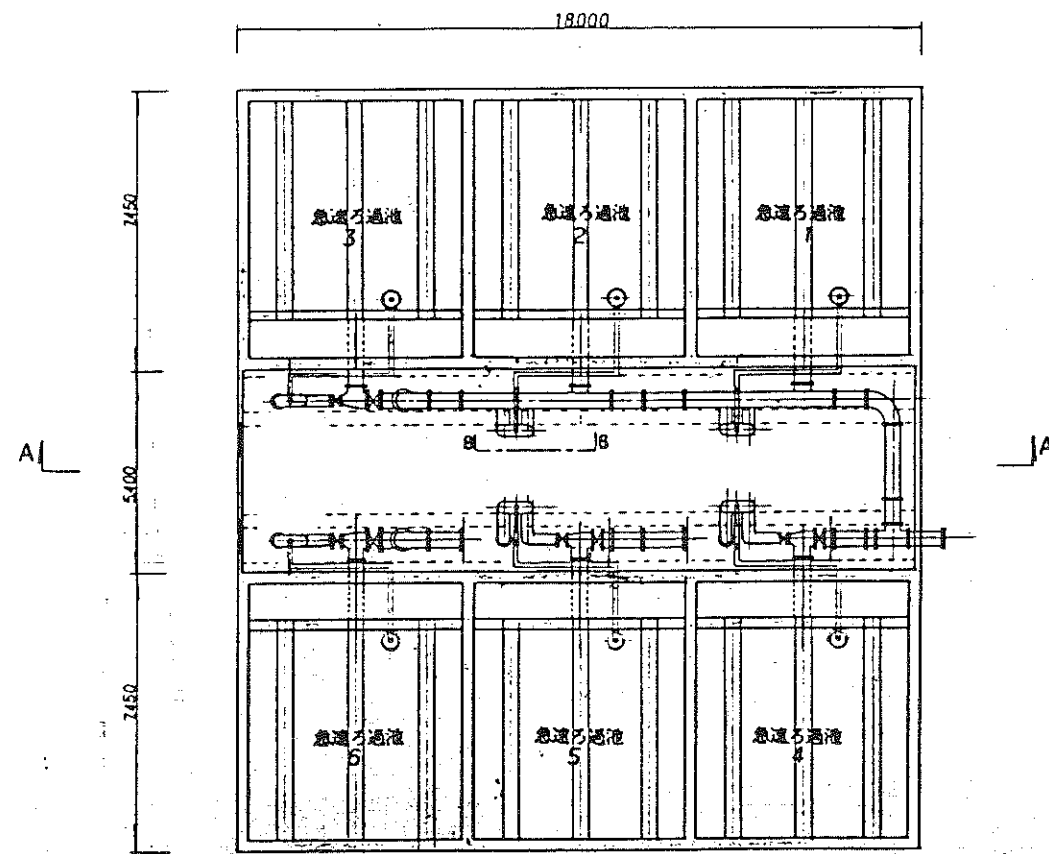


A-A断面図

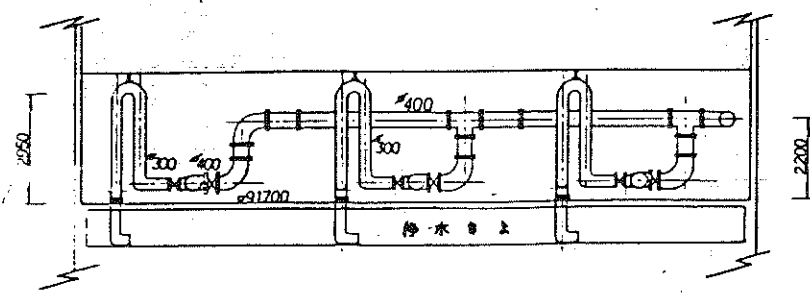

B-B断面図


C-C断面図

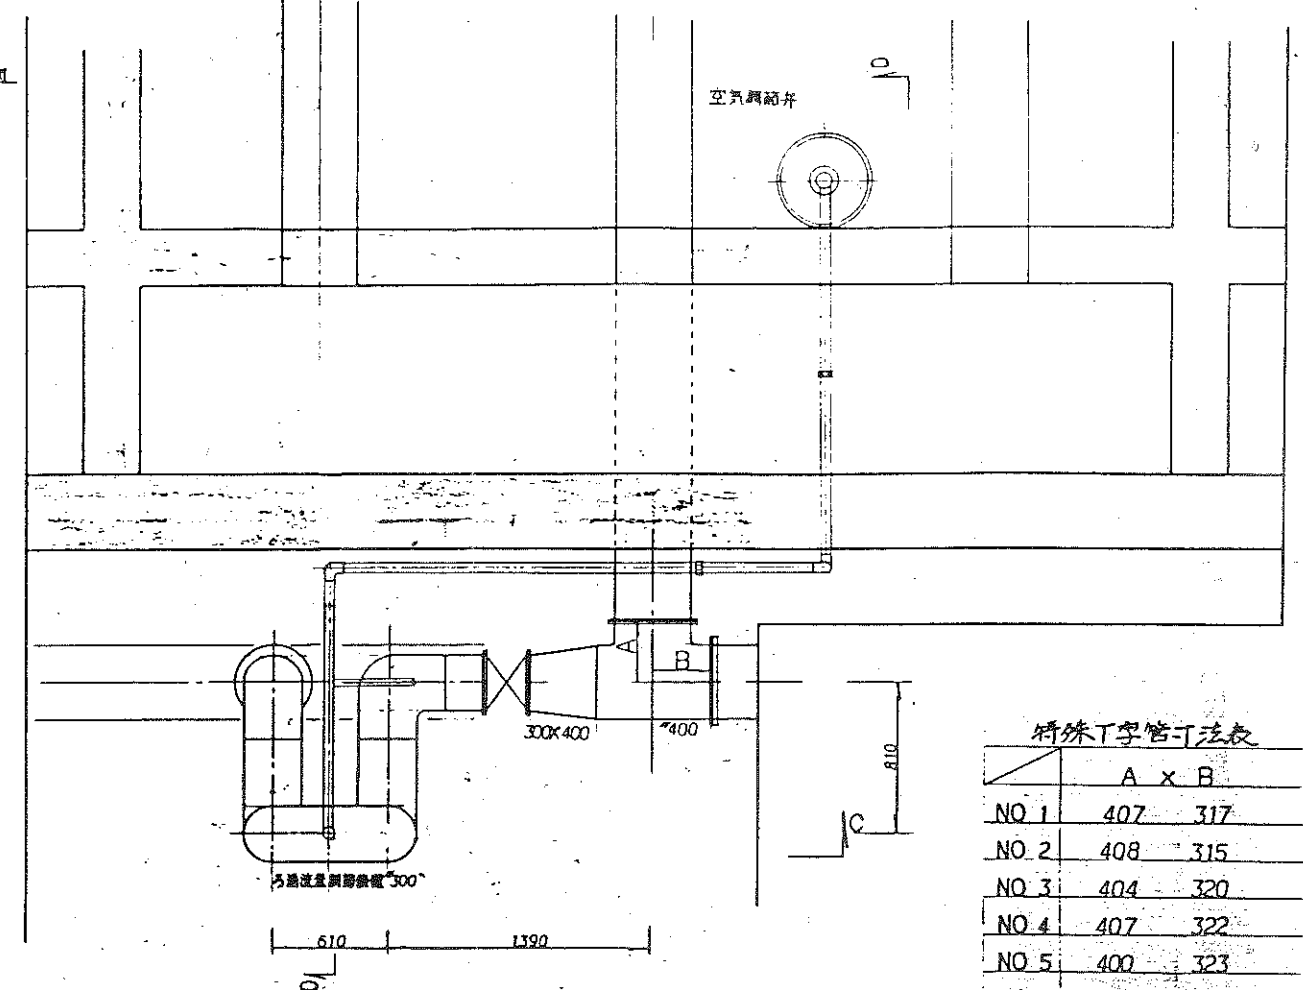

特殊T字管寸法表

	A	B
NO.1	407	317
NO.2	408	315
NO.3	404	320
NO.4	407	322
NO.5	400	323
NO.6	410	317


D-D断面図 1:30

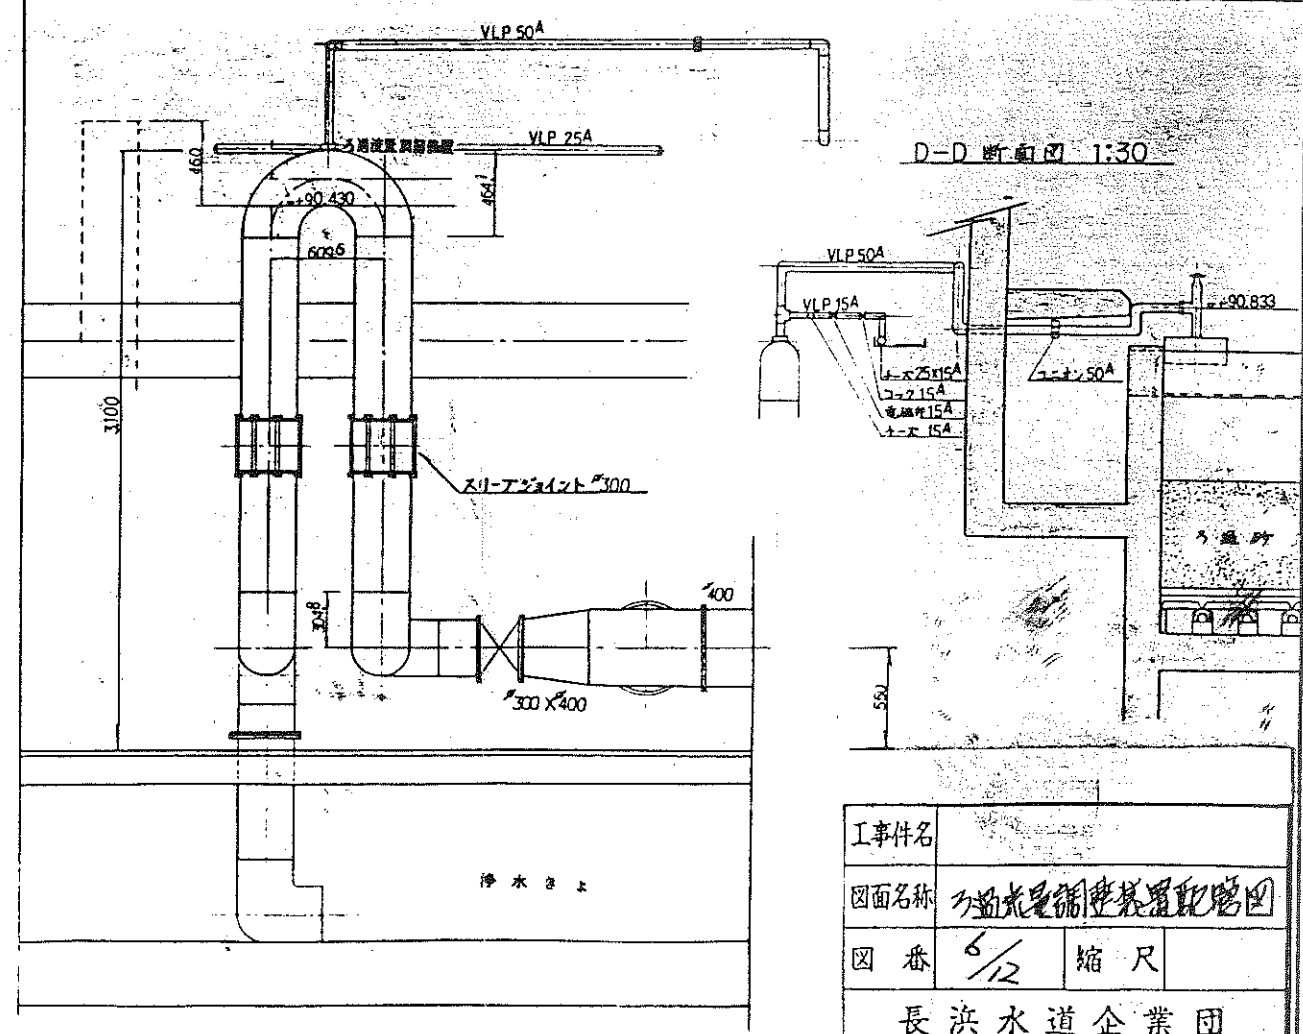


工事件名			
図面名称	ろ過装置の構造図		
図番	6/12	縮尺	
長浜水道企業団			

第1ろ過池


平面図

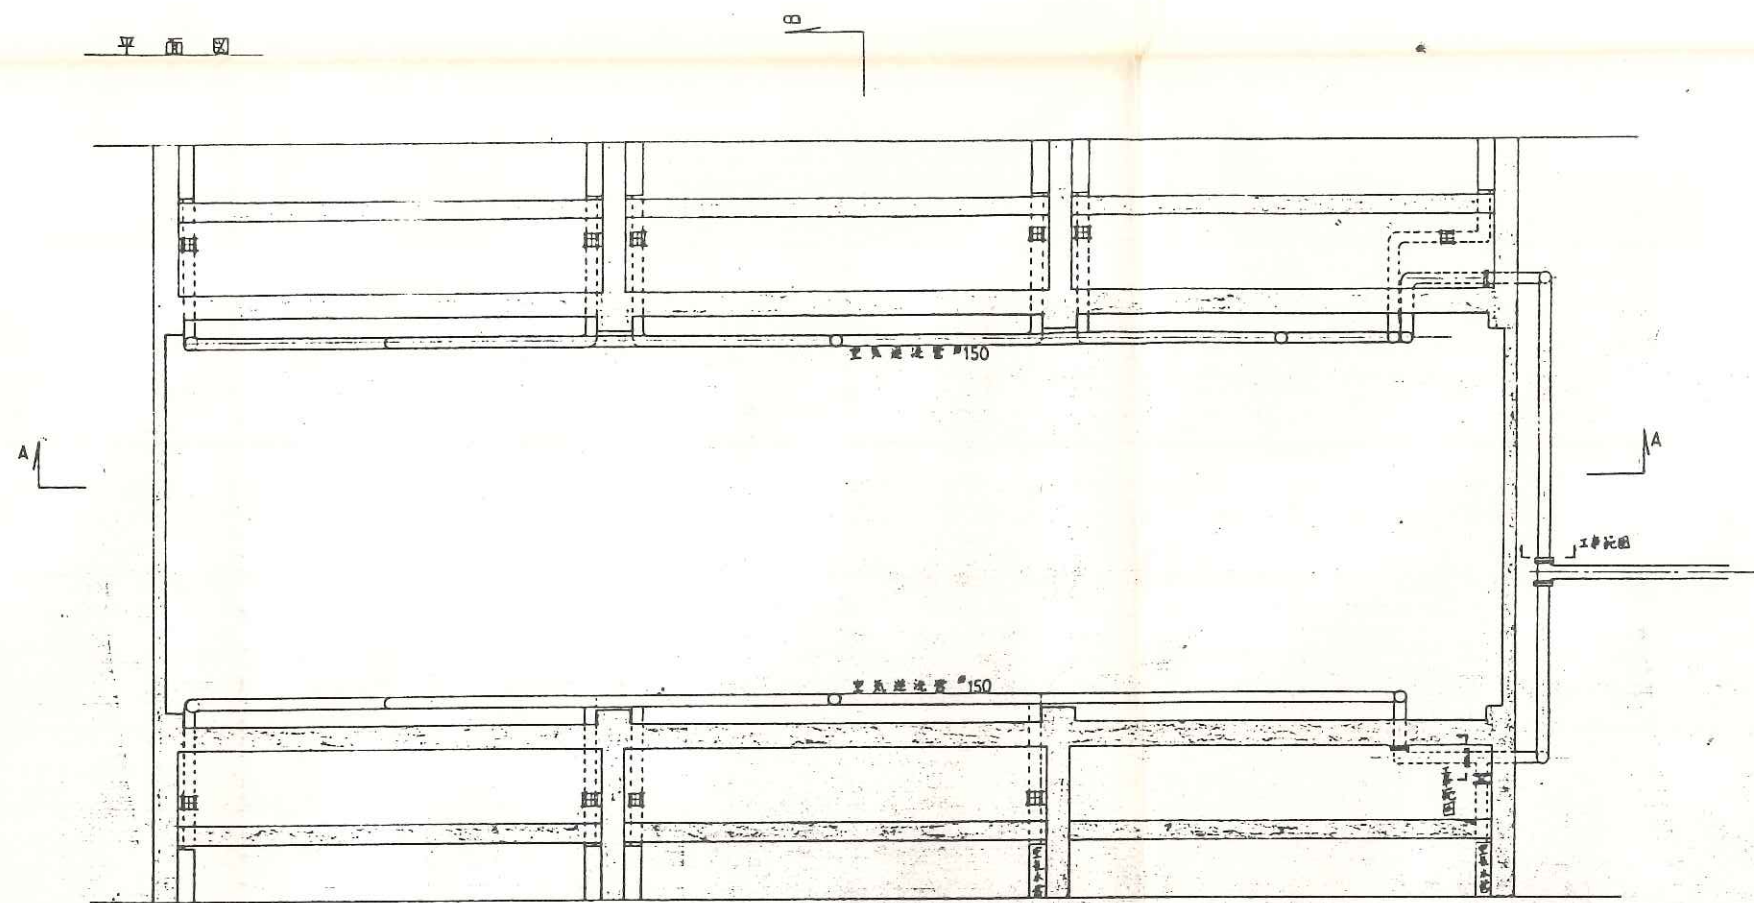

B-B断面図

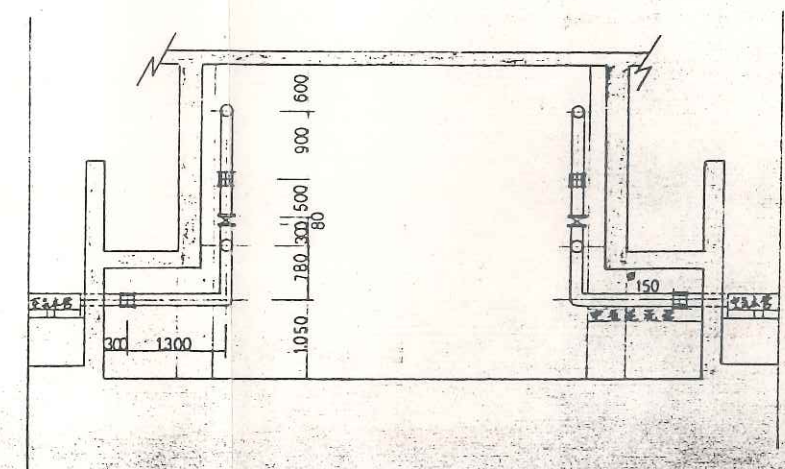


A-A断面図

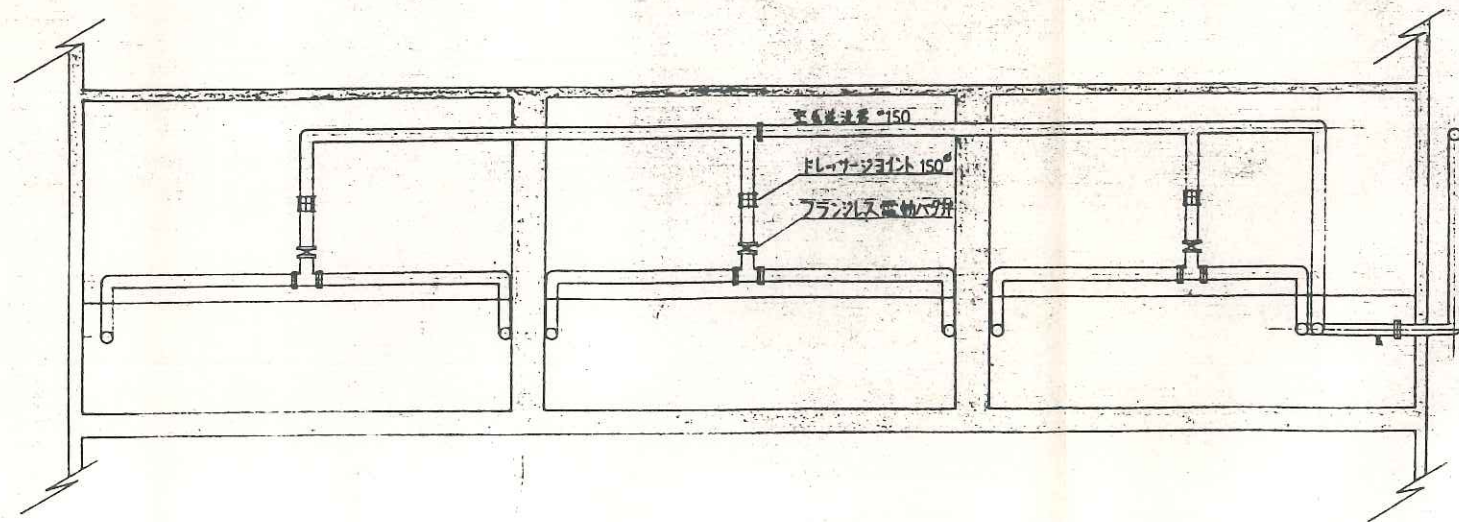

工事件名			
図面名称	第1ろ過池配管図		
図番	8/12	縮尺	
長浜水道企業団			

第2ろ過池

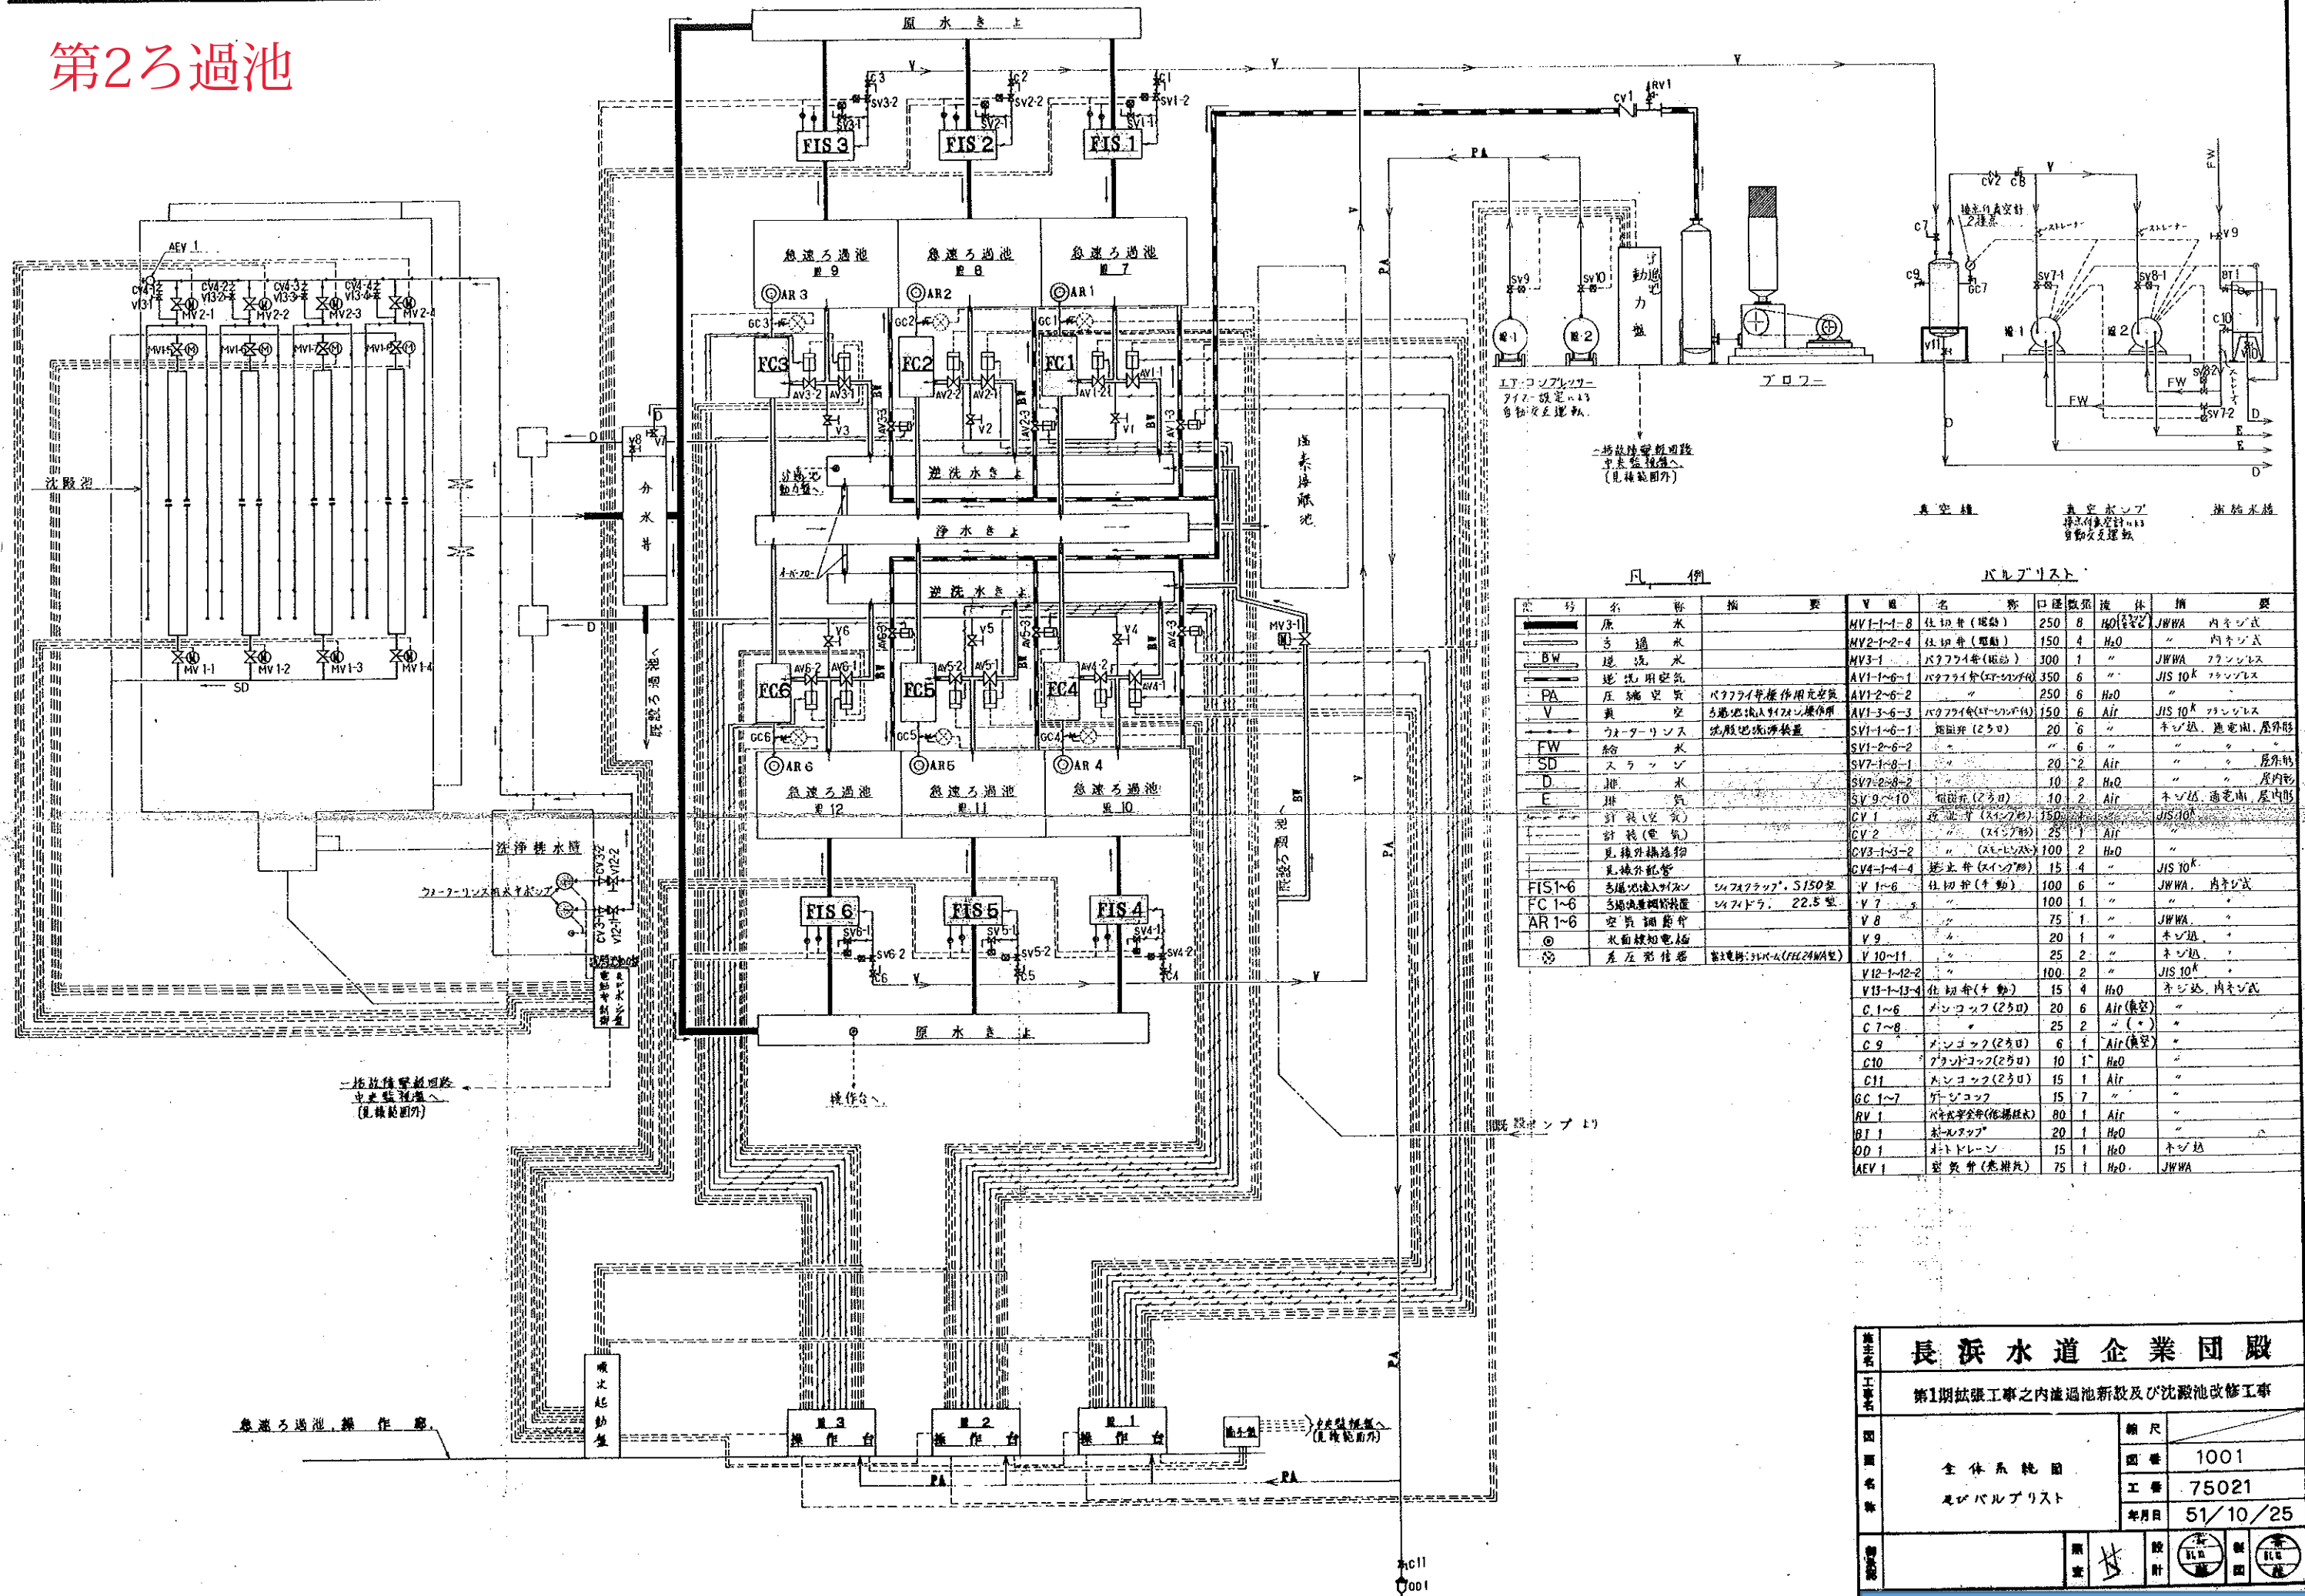

例

バルブリスト

記号	名称	仕様	材質	口径	流量	流体	設置場所
■	原水		MV1-1~1-8	仕切弁(電動)	250	8	H ₂ O
■	ろ過水		MV2-1~2-4	仕切弁(電動)	150	4	H ₂ O
■	送水		MV3-1	バタフライ弁(電動)	300	1	"
■	送水用空気		AV1-1~6-1	バタフライ弁(電動)	350	6	"
■	圧縮空気		AV1-2~6-2	"	250	6	H ₂ O
■	真空		AV1-3~6-3	バタフライ弁(電動)	150	6	Air
■	ウォーターリンス		SV1-1~6-1	逆止弁(250)	20	6	"
■	給水		SV1-2~6-2	"	"	6	"
■	スラッポン		SV7-1~8-1	"	20	2	Air
■	排水		SV7-2~8-2	"	10	2	H ₂ O
■	排水		SV9~10	逆止弁(250)	10	2	Air
■	計装(空気)		CV1	逆止弁(スイング)	150	"	"
■	計装(電気)		CV2	"(スイング)	25	1	Air
■	見検外構造物		CV3-1~3-2	"(スイング)	100	2	H ₂ O
■	見検外配管		CV4-1~4-4	逆止弁(スイング)	15	4	"
FIS1~6	5層地流入サクション	シフトラック・S150型	V1~6	仕切弁(手動)	100	6	"
FC1~6	5層地流入サクション	シフトラック・22.5型	V7~5	"	100	1	"
AT1~6	空気調節弁		V8	"	75	1	"
○	水面検知電極		V9	"	20	1	"
◎	差圧発信器		V10~11	"	25	2	"
			V12-1~12-2	"	100	2	"
			V13-1~13-4	仕切弁(手動)	15	4	H ₂ O
			C1~6	マンホッフ(250)	20	6	Air(真空)
			C7~8	"	25	2	"
			C9	マンホッフ(250)	6	1	Air(真空)
			C10	マンホッフ(250)	10	1	H ₂ O
			C11	マンホッフ	15	1	Air
			GC1~7	ゲージコック	15	7	"
			RV1	バネ式安全弁(電動)	80	1	Air
			BT1	ボルトアップ	20	1	H ₂ O
			OD1	オートドレーン	15	1	H ₂ O
			AEV1	空気弁(蒸気)	75	1	H ₂ O

設備シンプリ

長浜水道企業団 図

第1期拡張工事之内置ろ過池新設及び沈殿池改修工事

全体系統図

バルブリスト


縮尺 1001

工事 75021

年月日 51/10/25

設計 監査


第2ろ過池

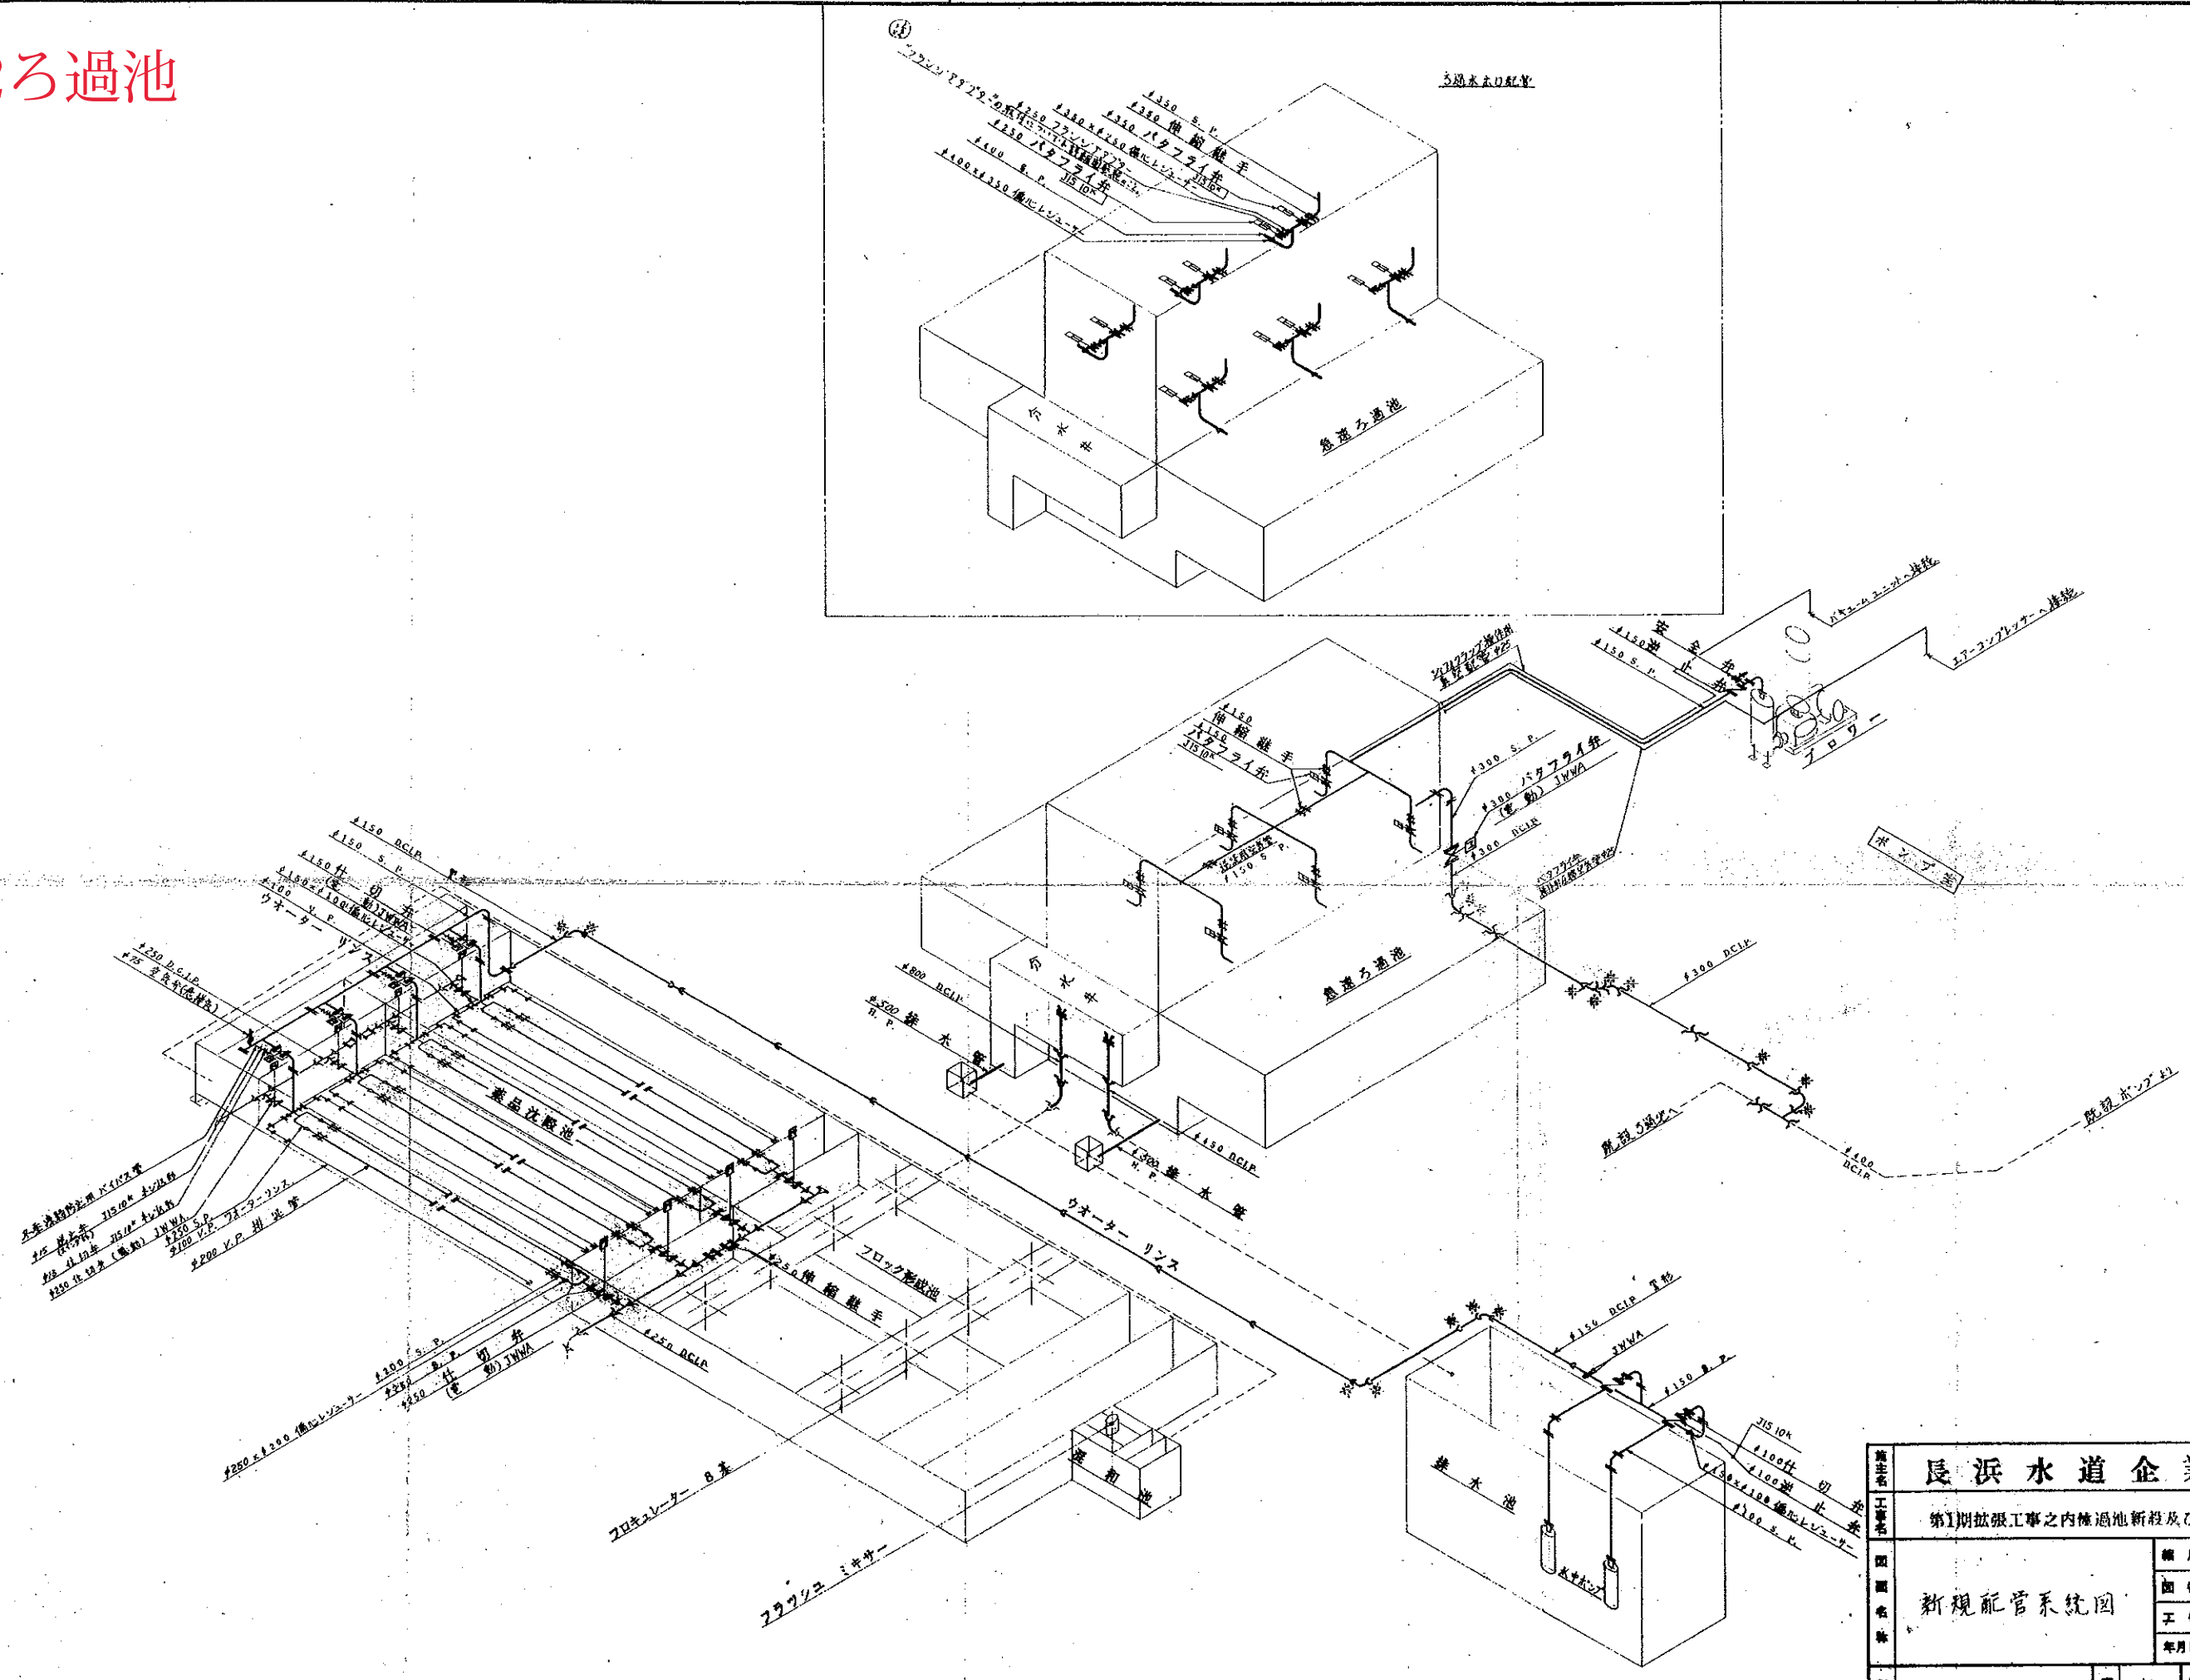


注記
 本図は設計者の責任で作成されたものであり、施工の際は必ず設計者の指示に従ってください。

施工主名	長 浜 水 道 企 業 団 殿				
工事名	第1期拡張工事之内様過池新設及び沈澱池改修工事				
図面名称	新規配管系統図	縮 尺	1/50		
		図 番	3		
		工 費	75021		
		年月日	51/8/		
製図者	監査	設計	承認	製 図	検 査


第2ろ過池

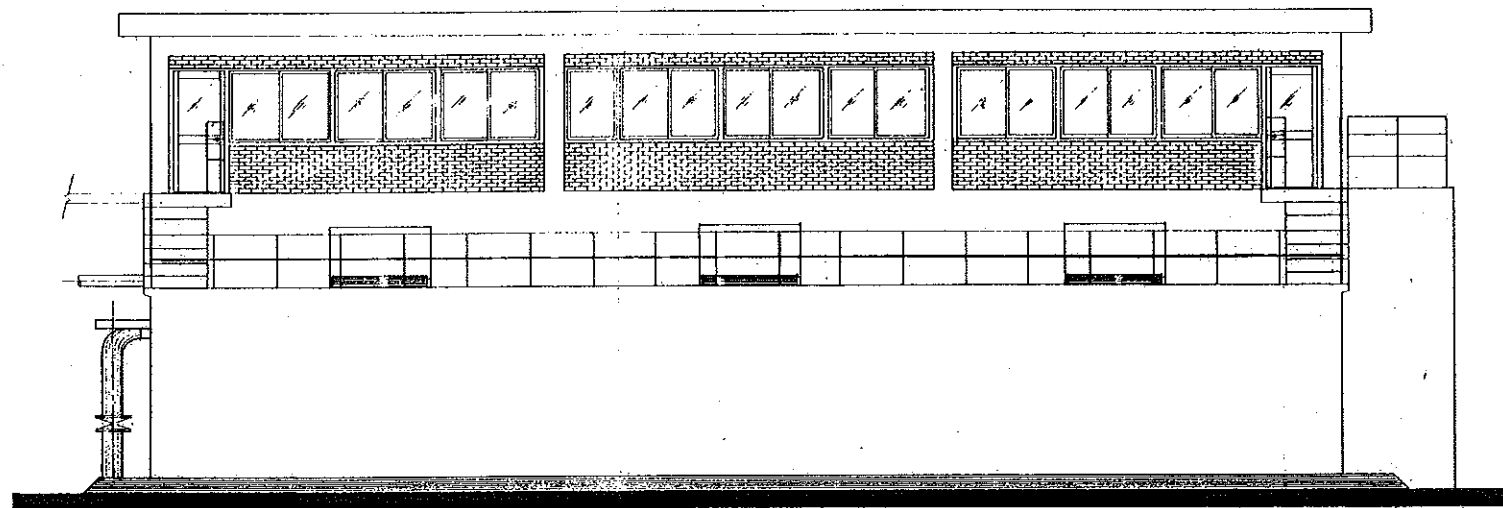


A-A 矢視

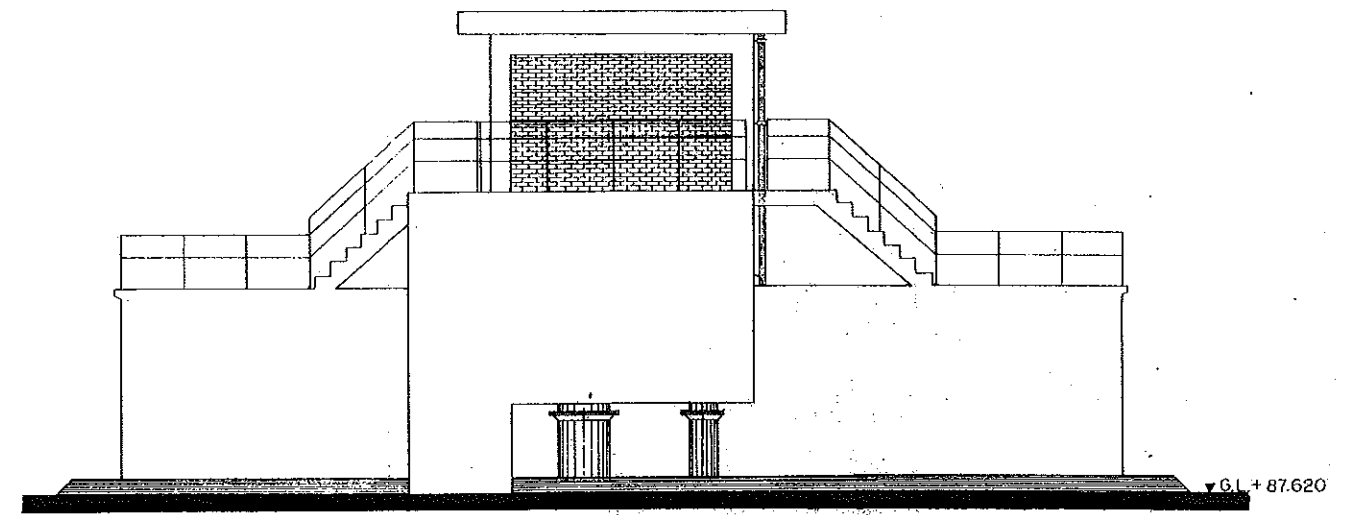


C-C 矢視

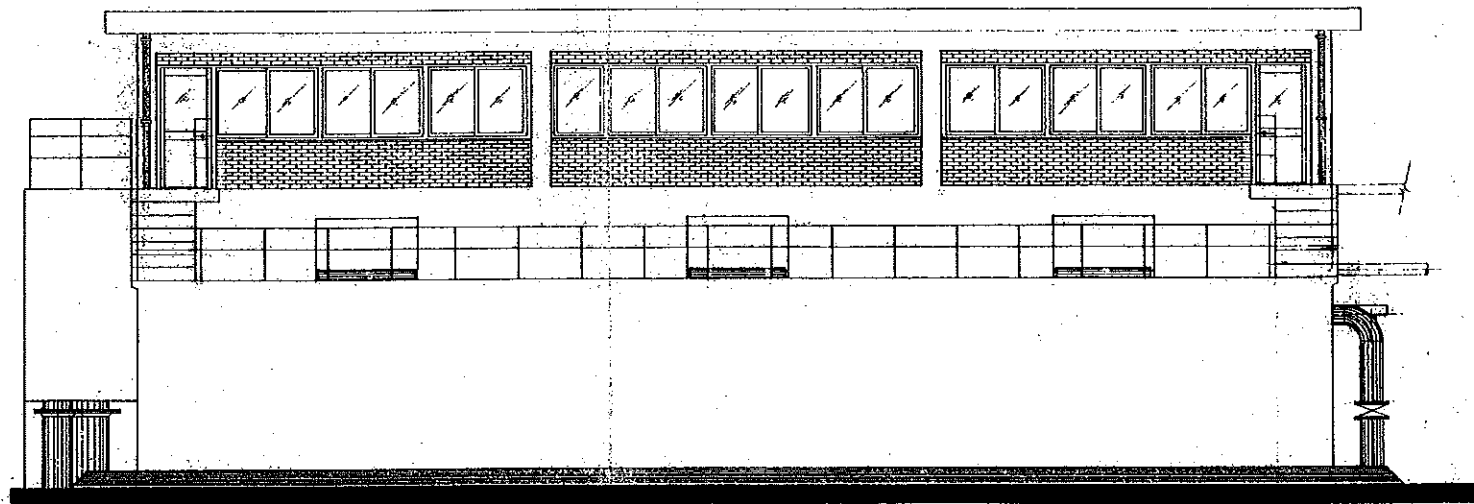

B-B 矢視

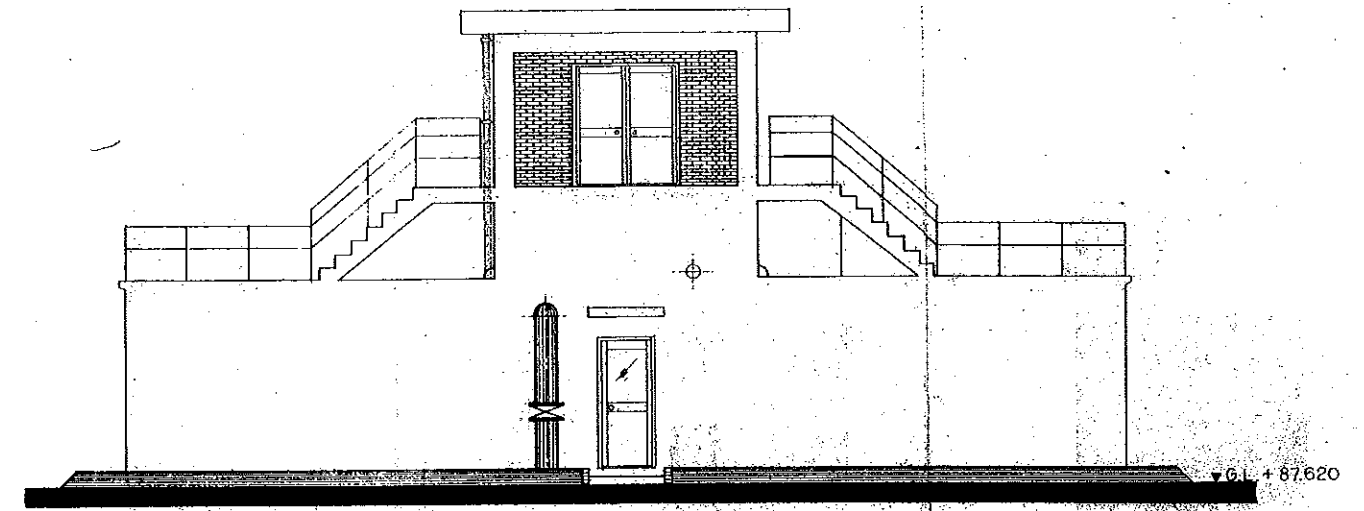

D-D 矢視



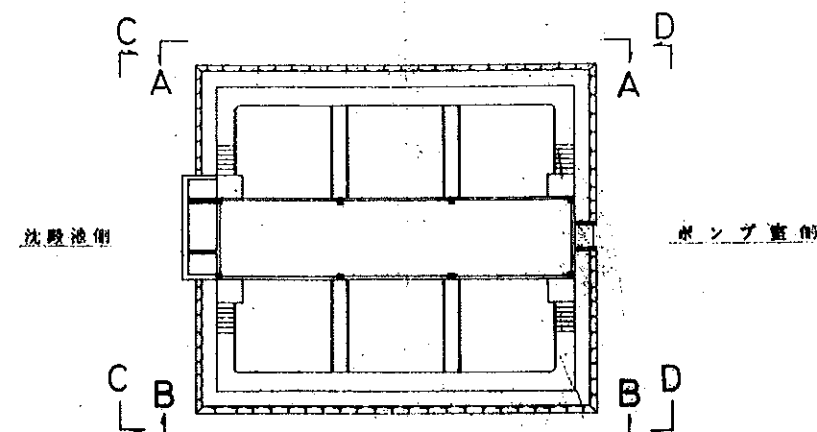


沈殿池側


ポンプ室側

業主名	長 浜 水 道 企 業 団 殿			
工事名	第1期拡張工事之内濾過池新設及び沈殿池改修工事			
図面名称	縮尺	1/60		
	図番	7		
	工番	75021		
設計者	年月日	51/8/		
監査	設計	監査	設計	監査

第2ろ過池

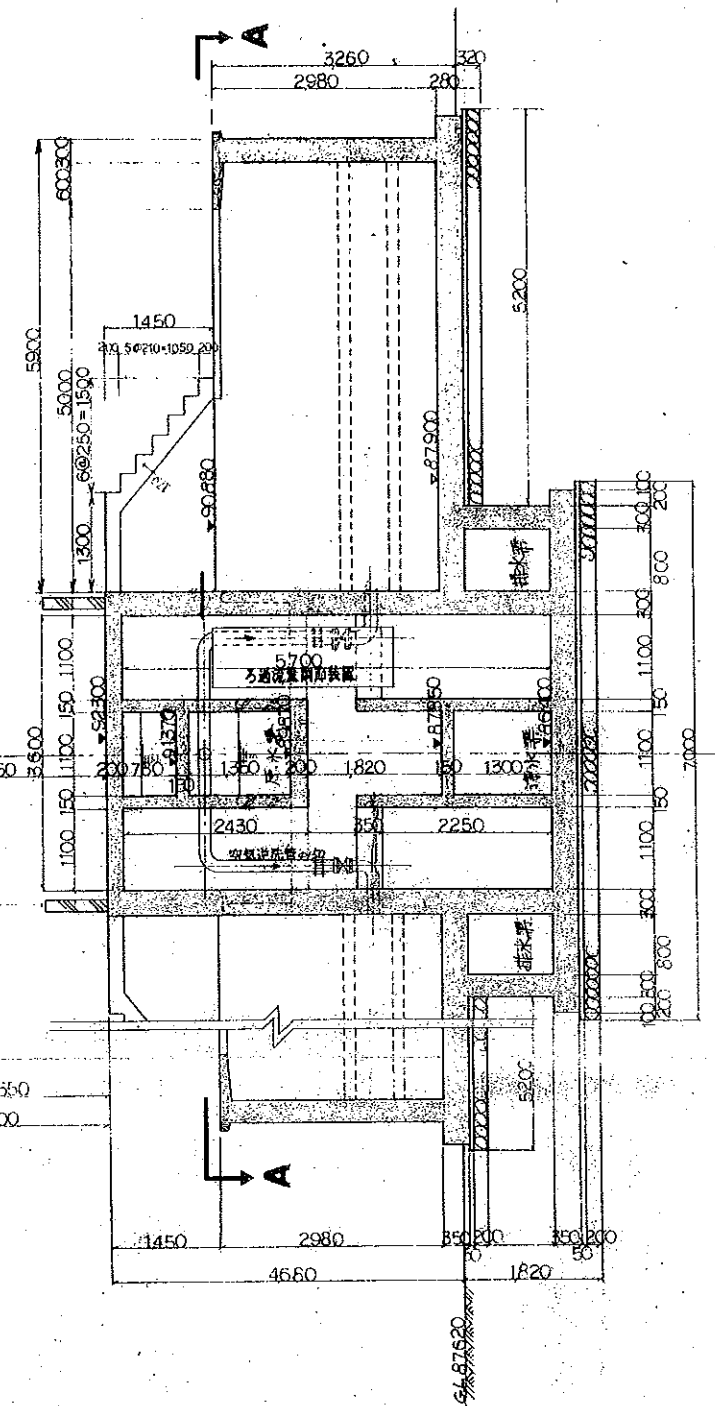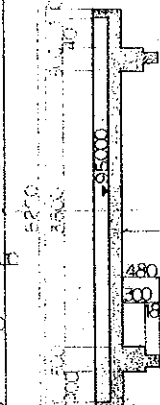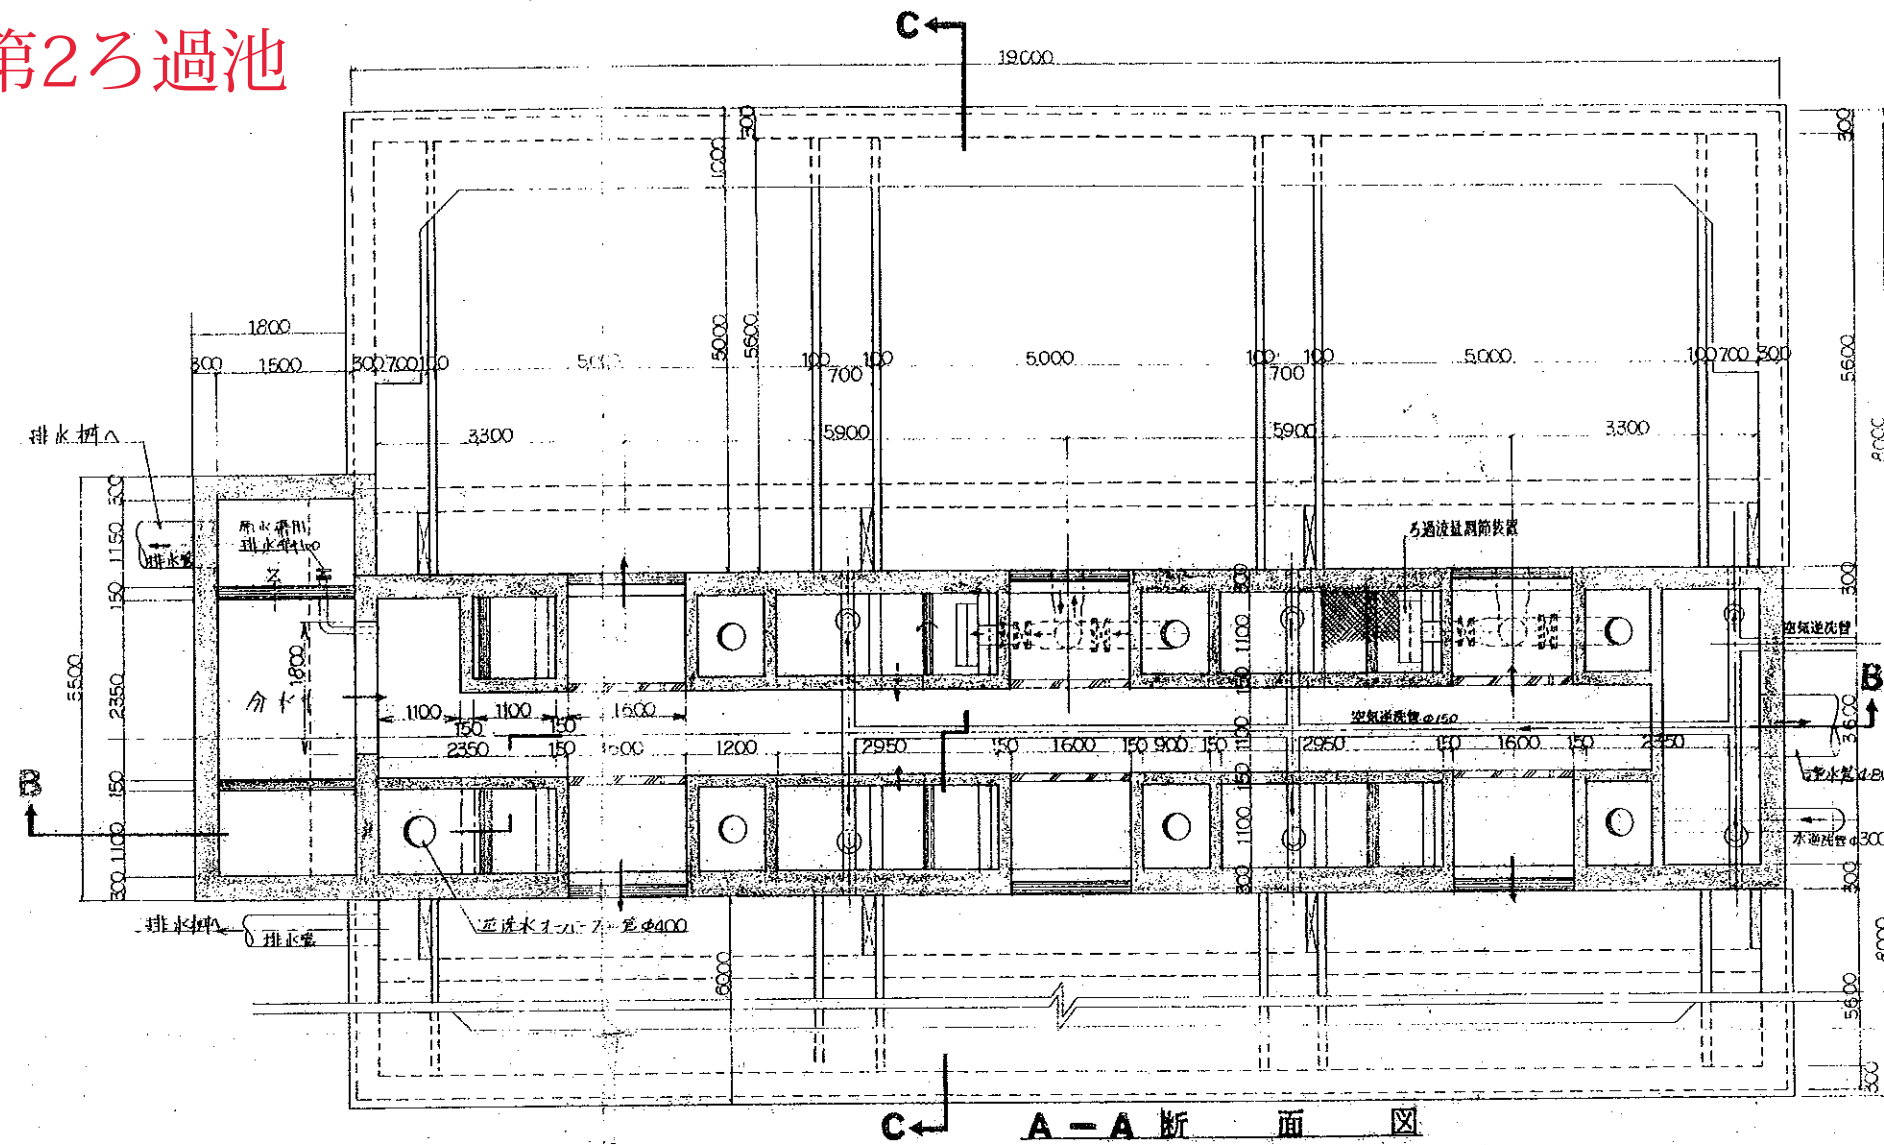


C-C 新 田

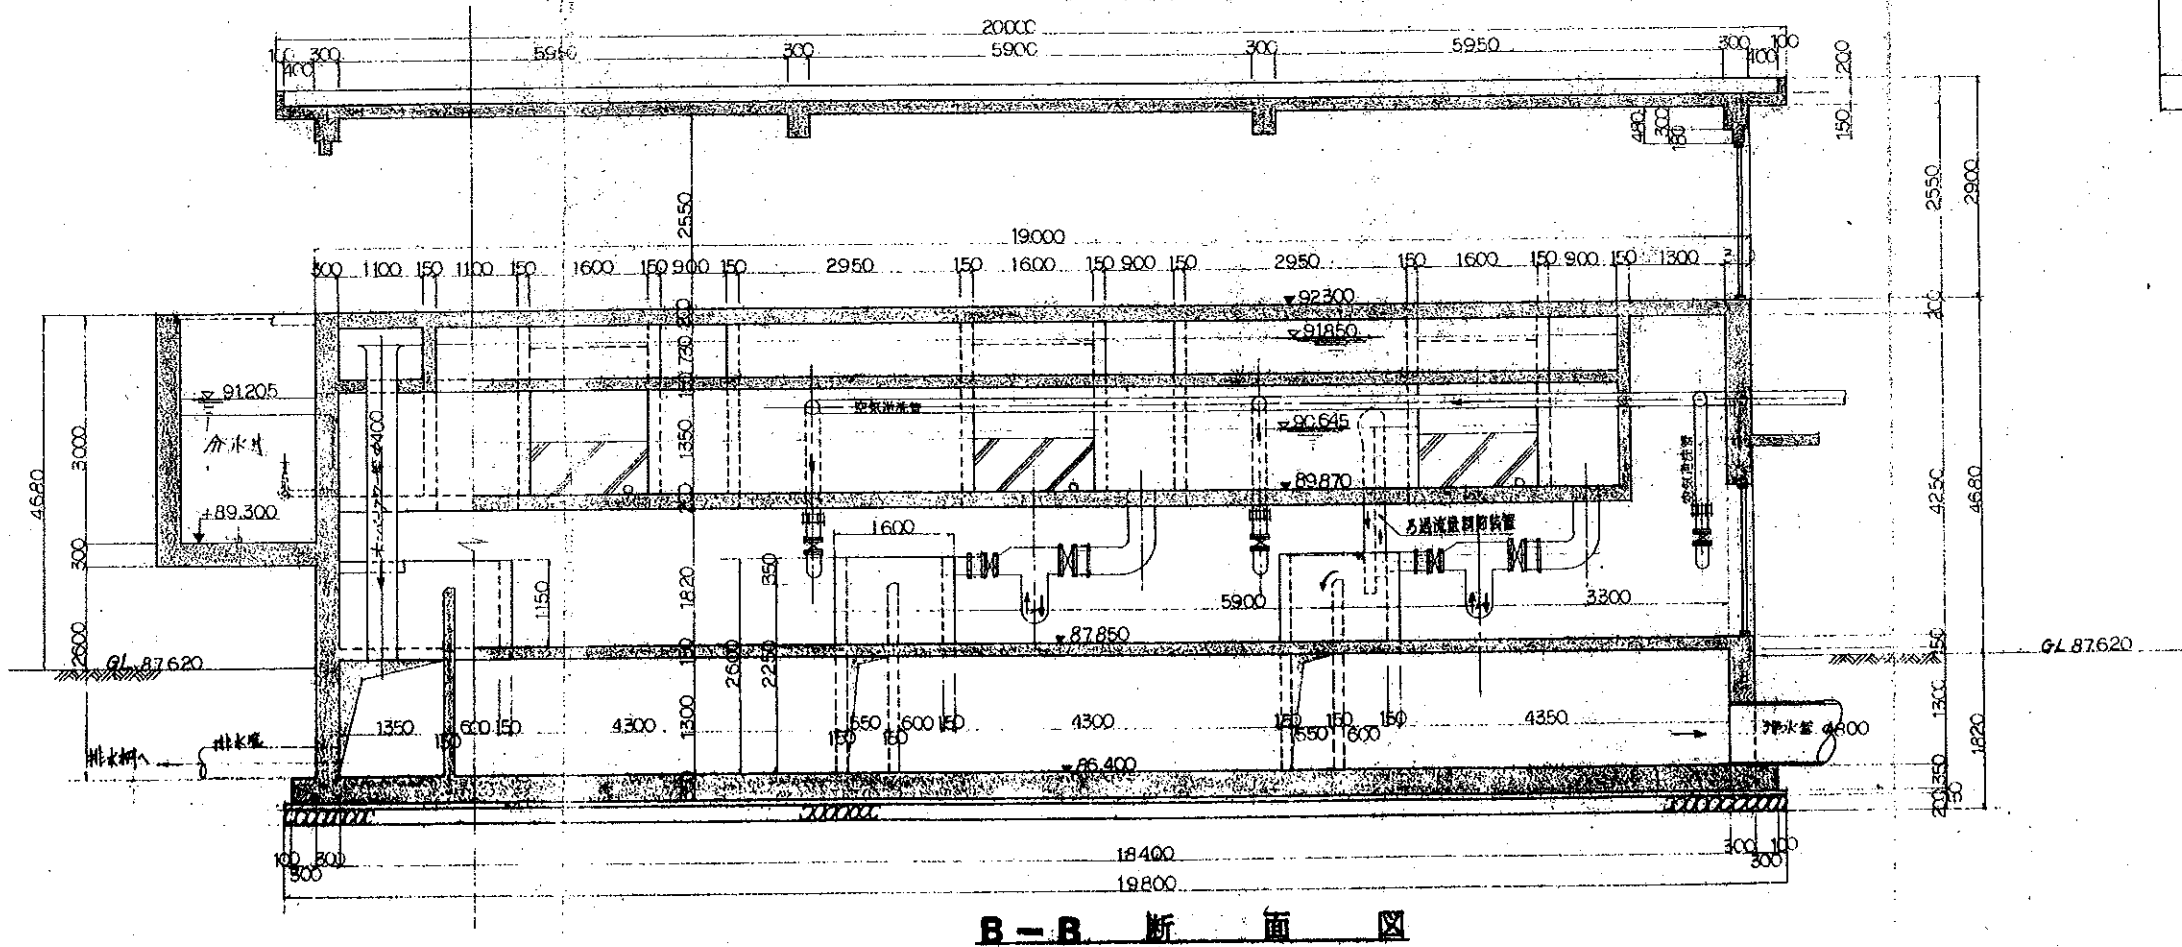

施工主名	長 浜 水 道 企 業 団 體													
工事名	第1期拡張工事之内流過池新設及び沈澱池改修工事													
図面名称	急速沈澱池構造図 その2					縮 尺	1/50							
						図 番	10							
						工 費	75021							
						年月日	51 / 8 /							
制図院						照査			設計			製図		

第2ろ過池

断面図 3-3

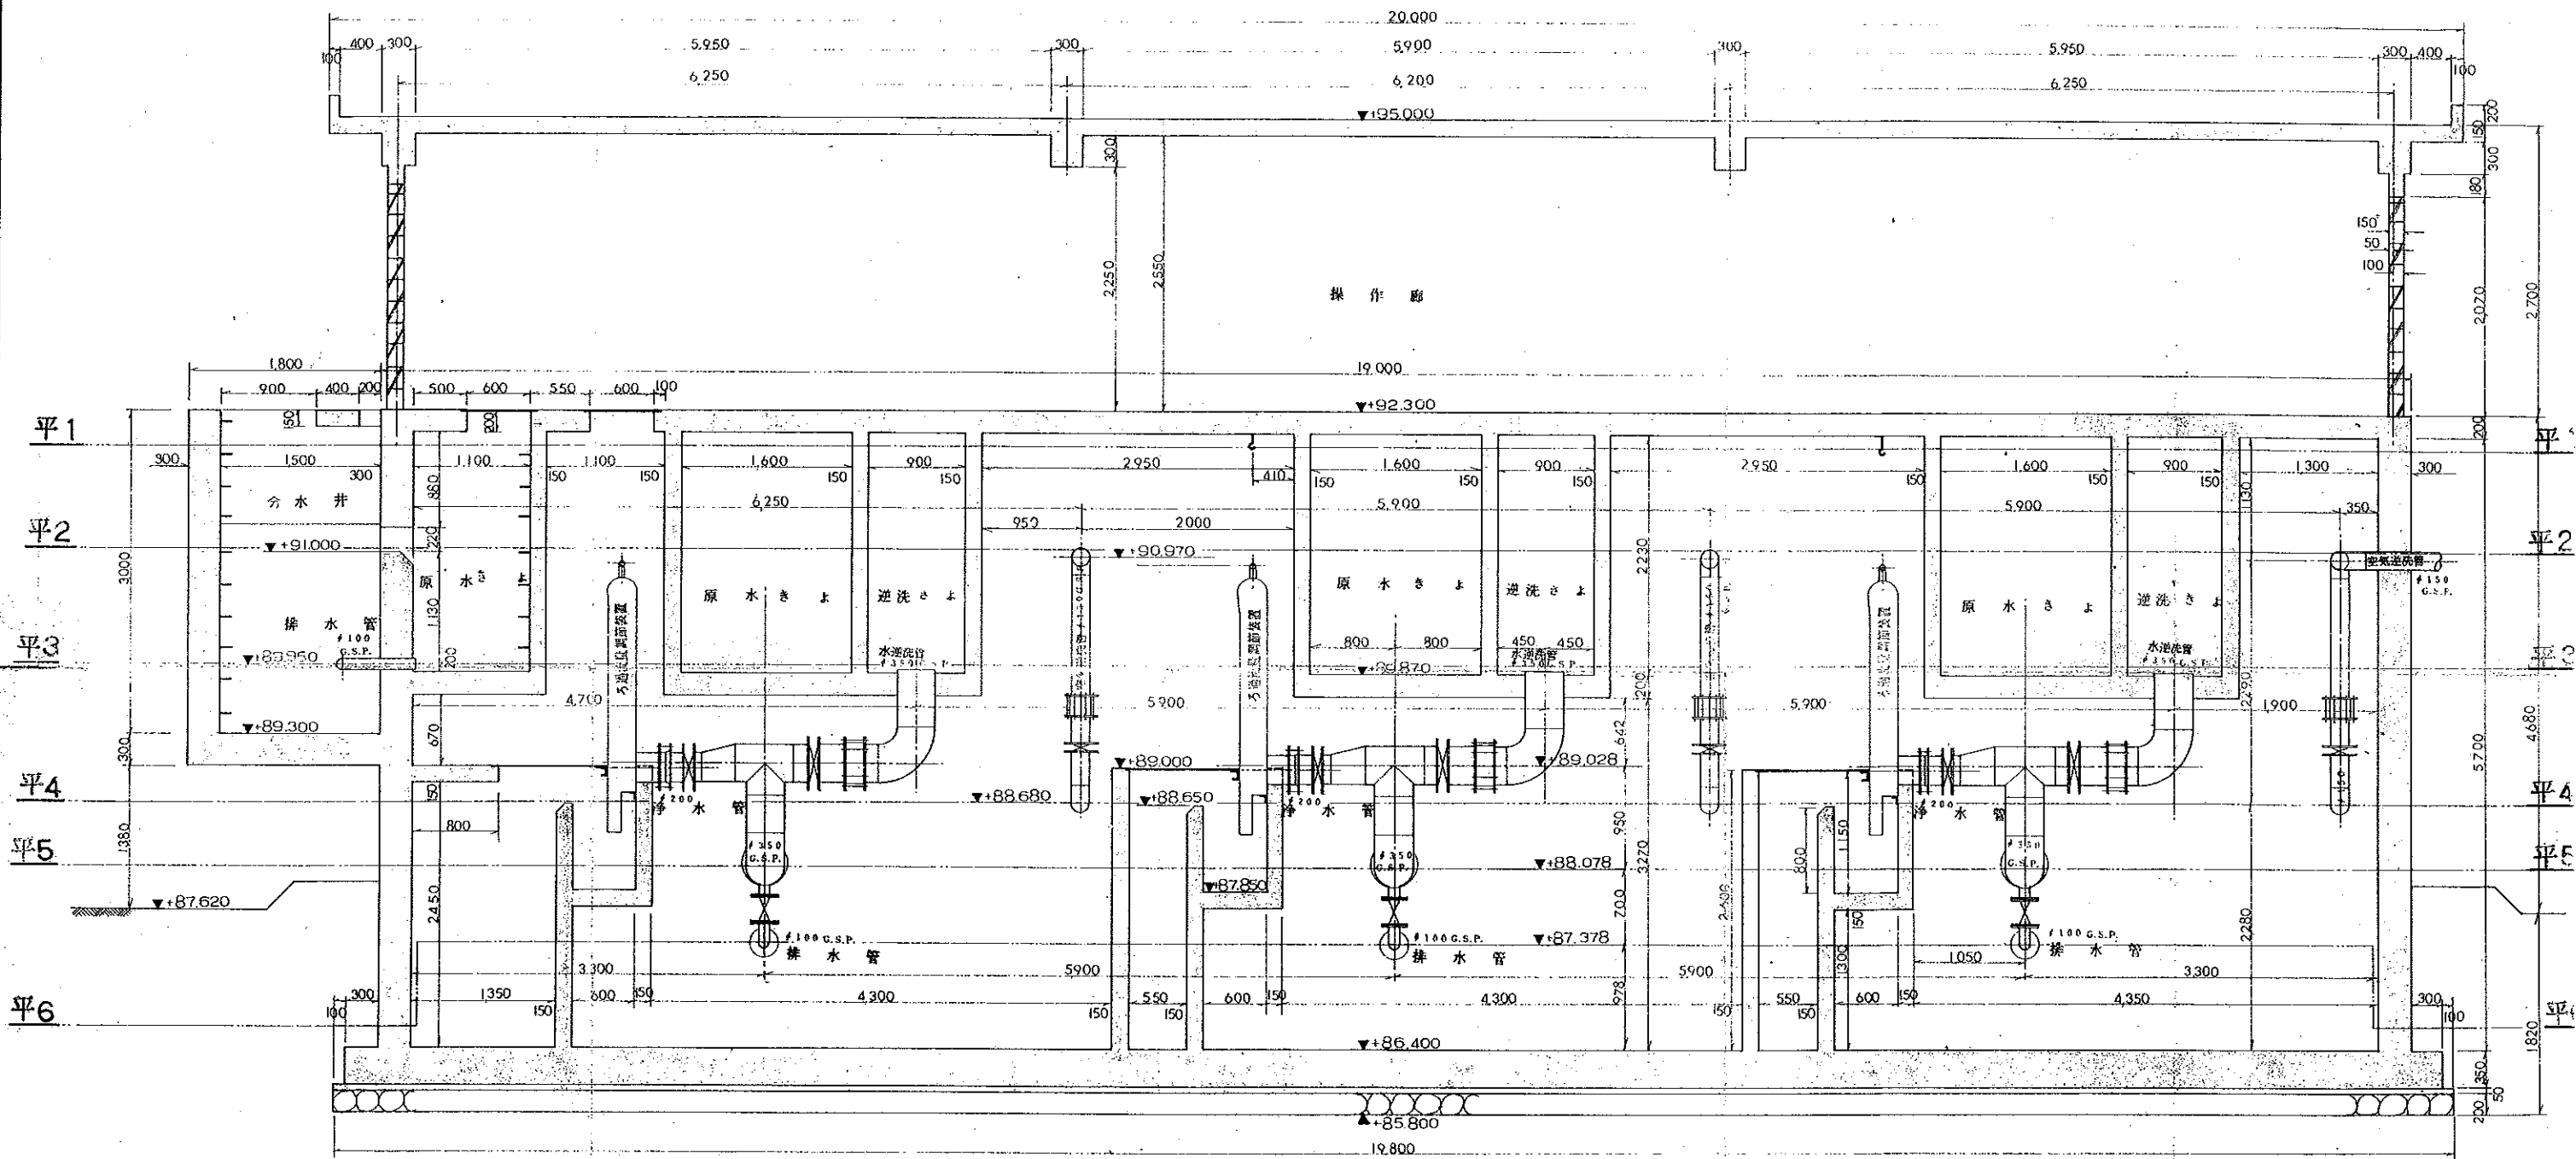

竣工 図 名 義	長 浜 水 道 企 業 団 殿		
	第1期拡張工事之内濾過池新設及び沈澱池改修工事		
	縮 尺	1/30	
		図 番	28
年 月 日	工 番		75021
	年 月 日		51 / 12 / 20
製 図	監 査	設 計	製 図
	井 上	井 上	井 上