

平面図 S=1/250

消火栓設置工

管布設延長：単口地下式消火栓1基

DIP φ 75 L=0.5m
HIVP φ 75 L0.8m

土工：H=1.2m(As5) W=1.0m L=1.8m

管撤去延長：HIVP φ 100 L=2.5m

土工：H=1.2m(As5) W=0.6m L=2.0m

PE 30φ

A
A'

DIP φ 200

DIP φ 250

HIVP φ 75

V P / 50φ

消火栓撤去工

管撤去延長：地上式消火栓 1基

土工：H=1.2m(Gr) W=0.6 L=1.2m

 
管撤去延長：SGP80A L2.5m

土工：H=1.2m(As5) W=0.6 L=1.3m

管撤去延長：HIVP φ 75 L=1.0m

管布設延長：HIVP φ 75 L=1.0m
土工：H=1.2m(As5) W=0.8m L=2.0m


B
B'




配管詳細図 S=1/25

地下式消火栓設置部

設置前

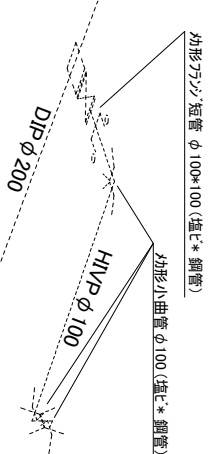


設置後

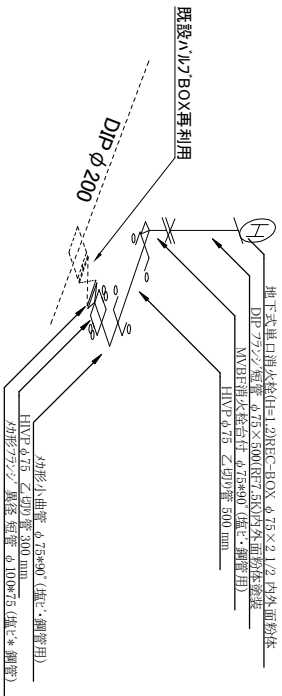


地上式消火栓撤去部

撤去前

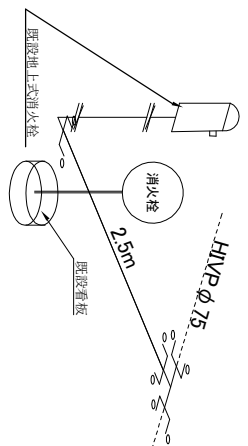

撤去後

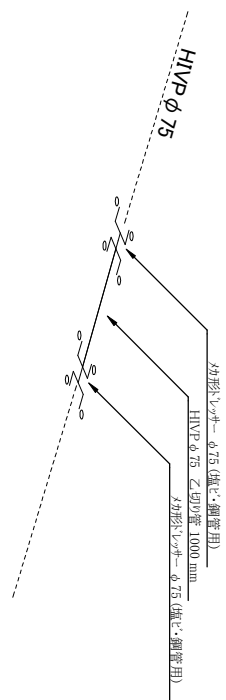

令和8年度

工事名 内保町消火栓移設工事

工事場所 長浜市内保町

図面名称 平面図、配管詳細図 縮尺 1/250 1/25 A1

部署 作成者

作成年月日 工事番号

工期 全3葉の内 1 基礎の図面枠

長浜水道企業団