
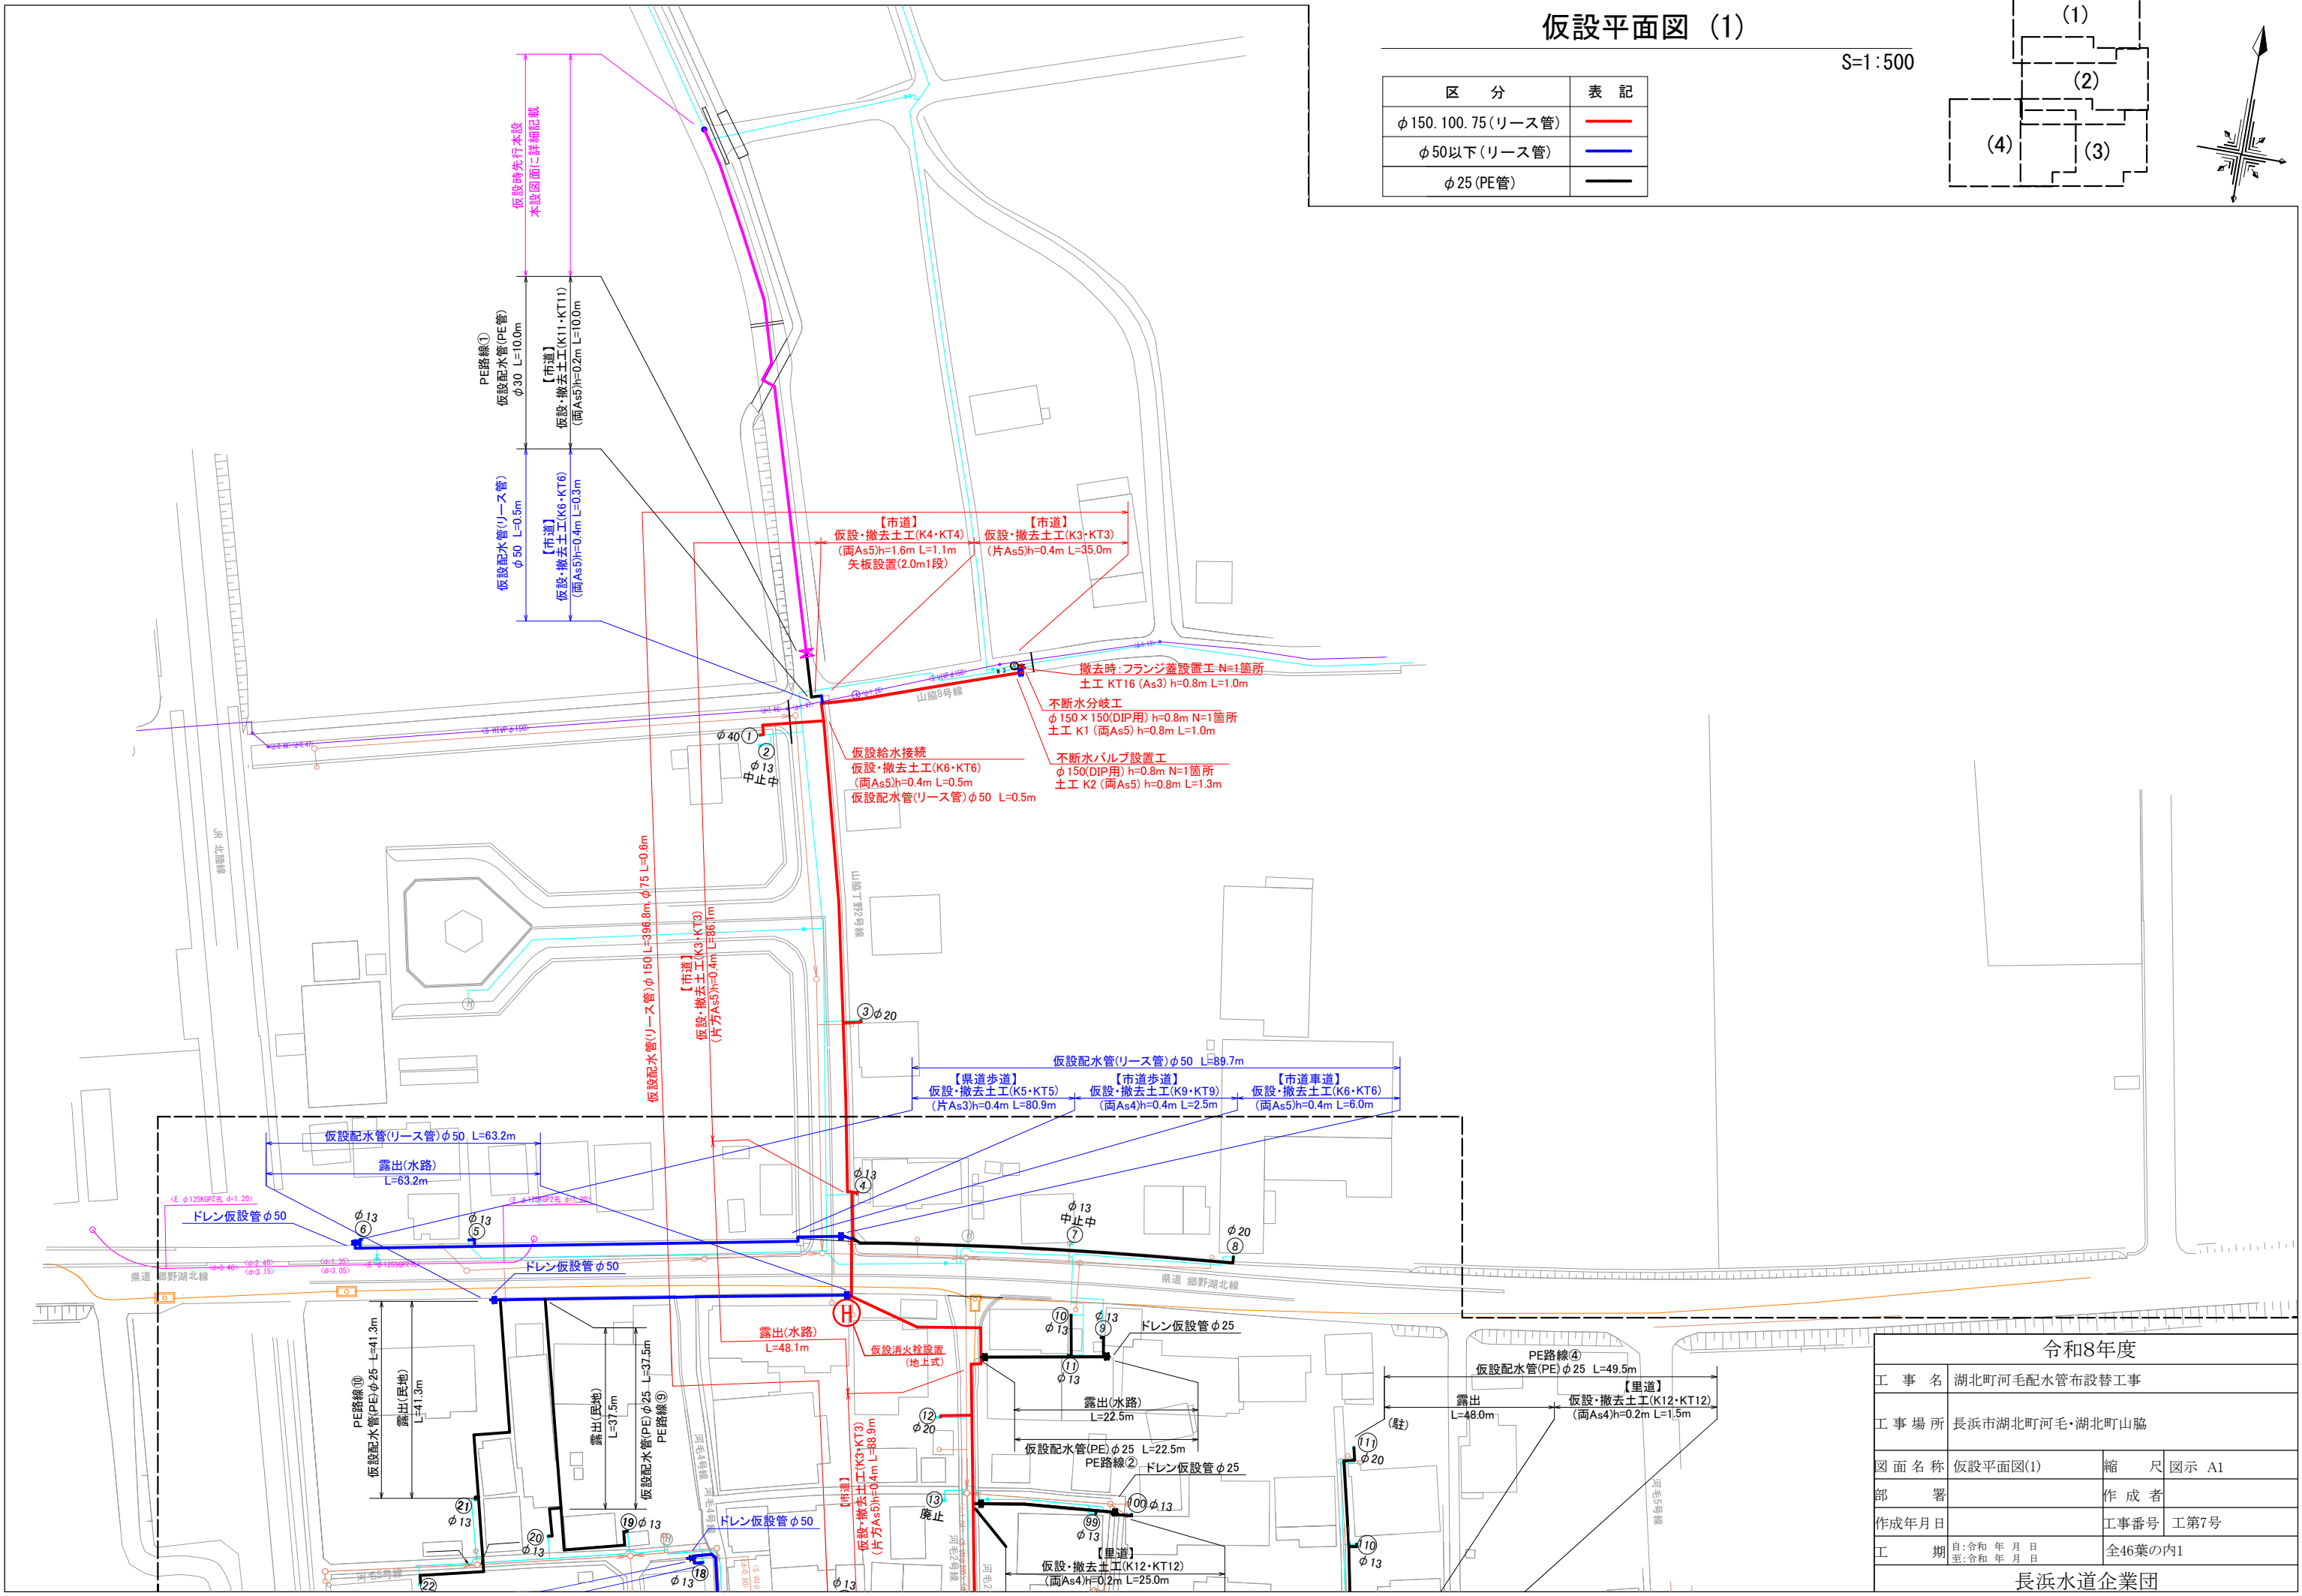
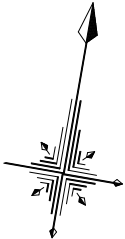



仮設平面図 (1)

S=1:500

区 分	表 記
φ 150. 100. 75 (リース管)	—
φ 50以下 (リース管)	—
φ 25 (PE管)	—

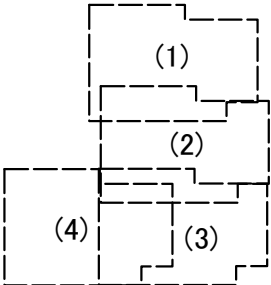


令和8年度			
工 事 名	湖北町河毛配水管布設替工事		
工 事 場 所	長浜市湖北町河毛・湖北町山脇		
図 面 名 称	仮設平面図(1)	縮 尺	図示 A1
部 署		作 成 者	
作成年月日		工事番号	工第7号
工 期	自:令和 年 月 日 至:令和 年 月 日	全46葉の内1	
長浜水道企業団			

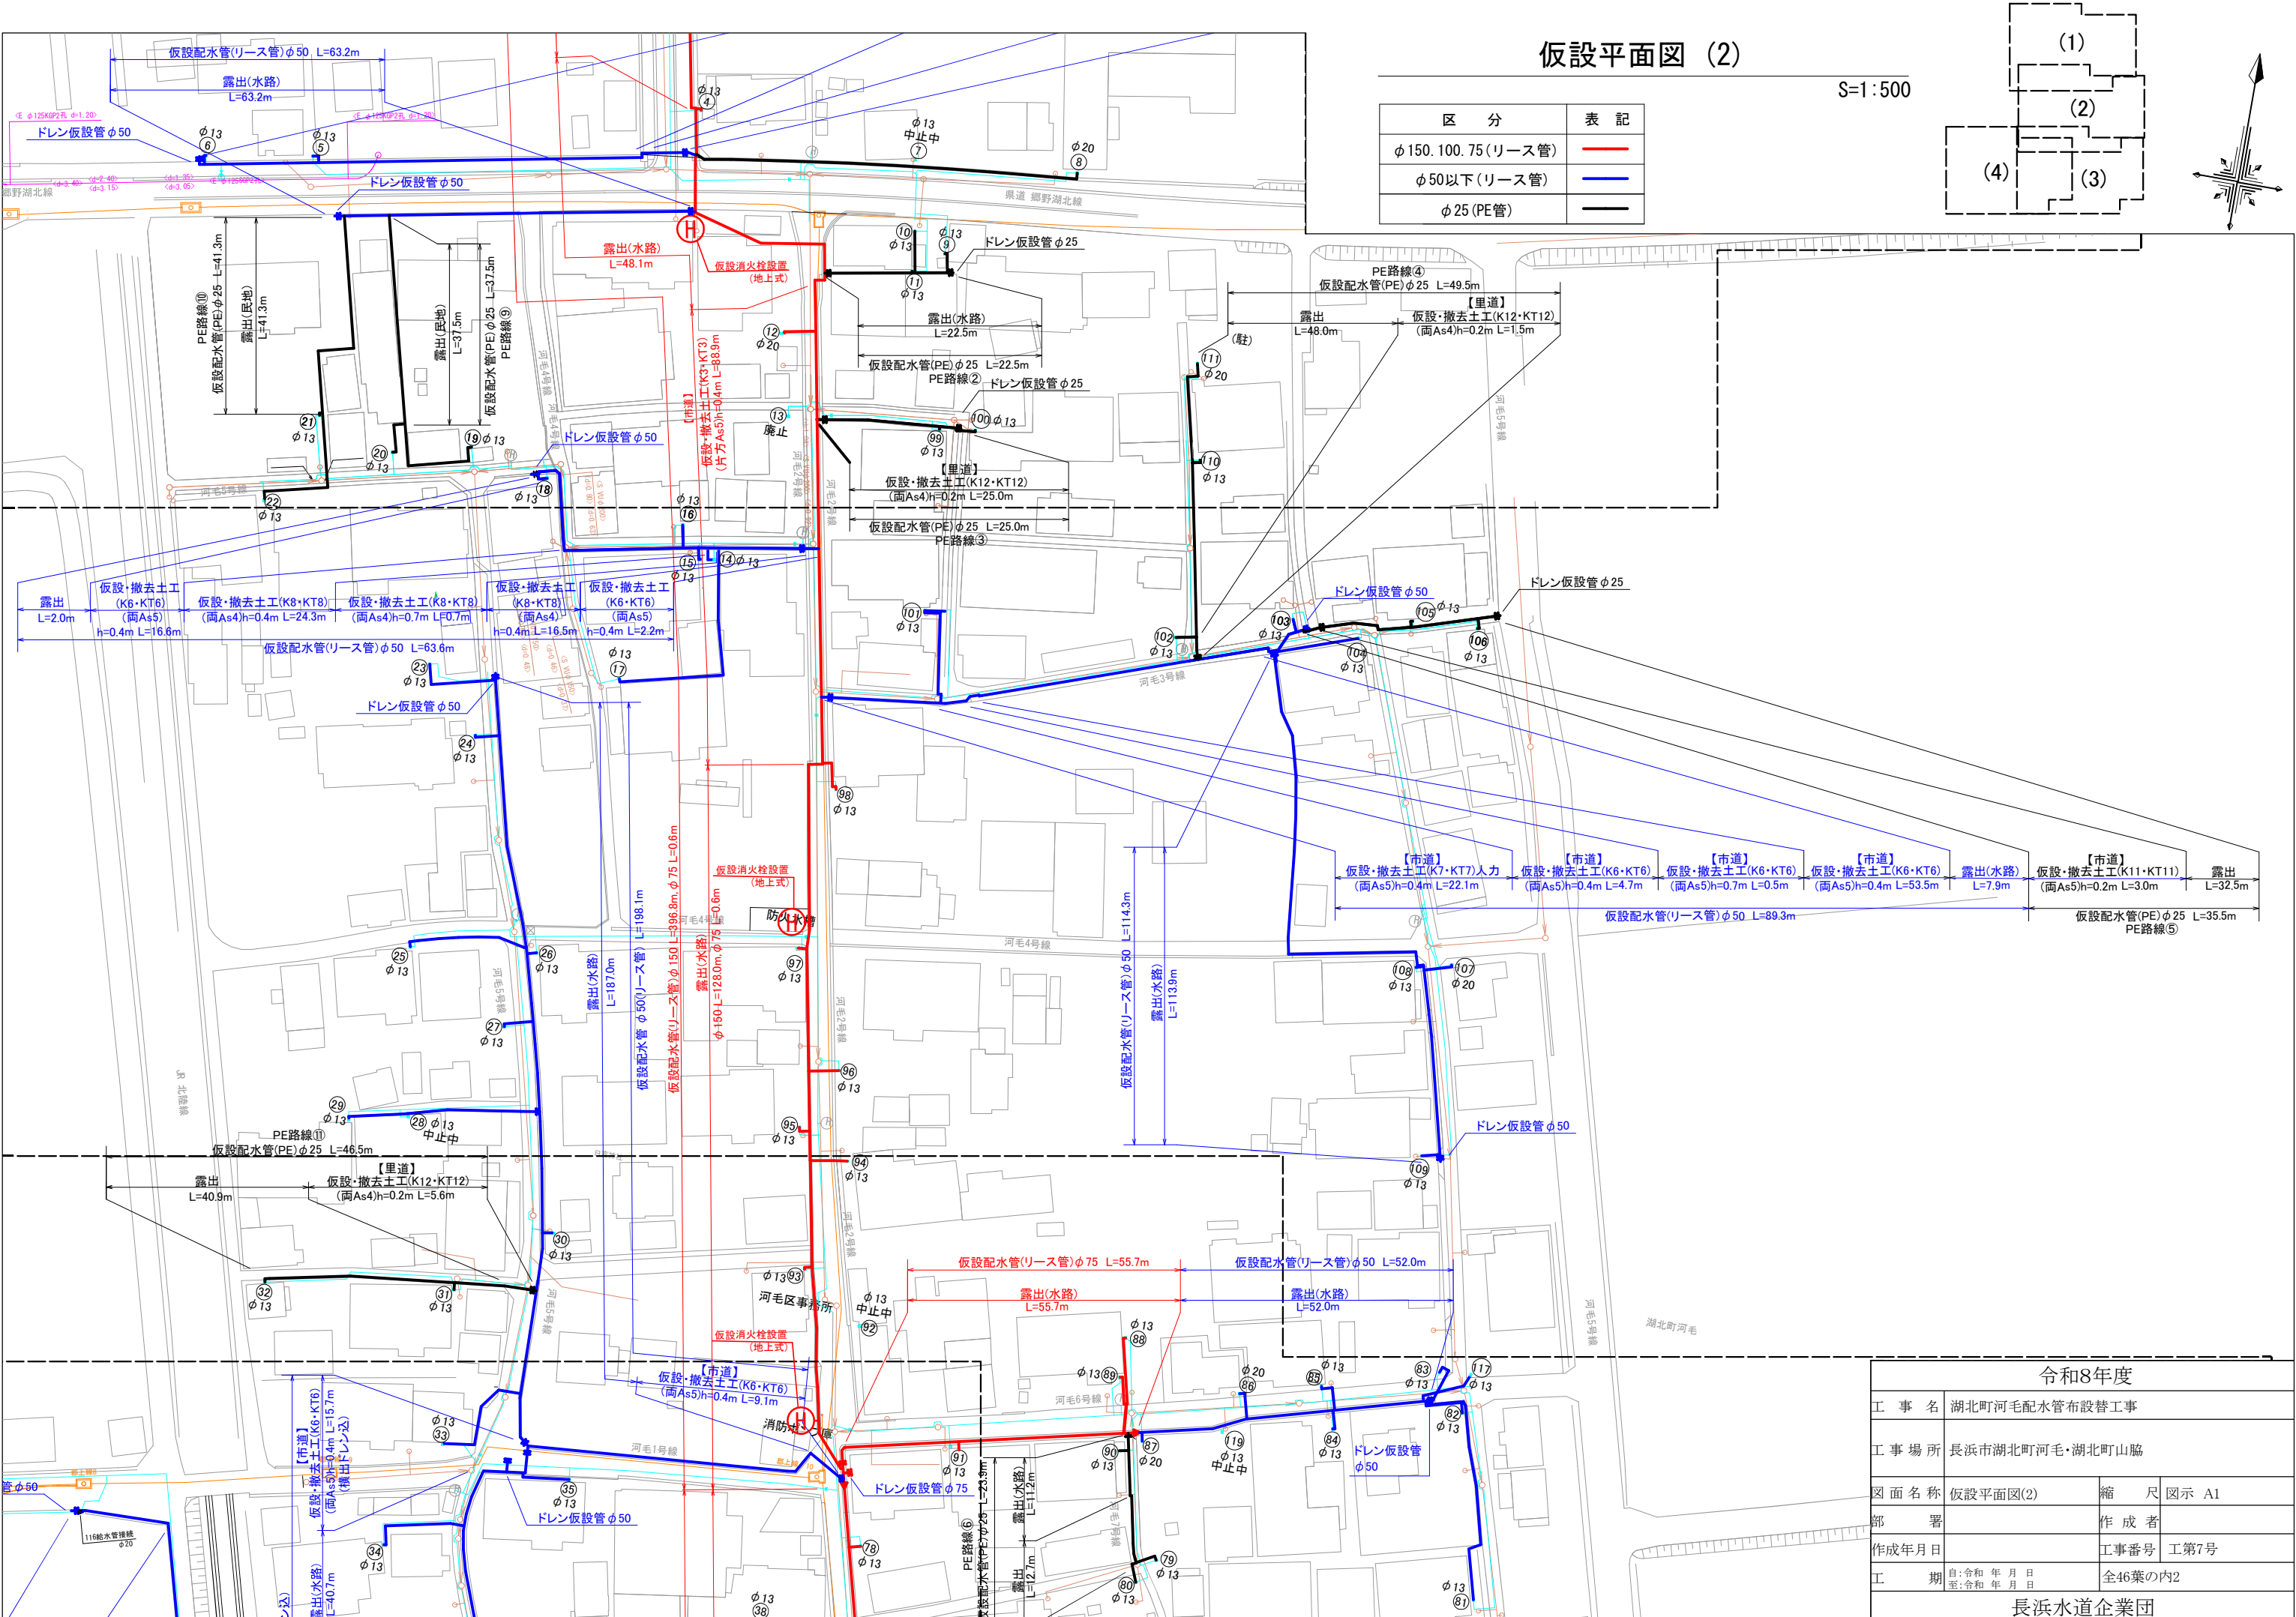

仮設平面図 (2)

S=1:500



区 分	表 記
φ 150. 100. 75 (リース管)	—
φ 50以下 (リース管)	—
φ 25 (PE管)	—

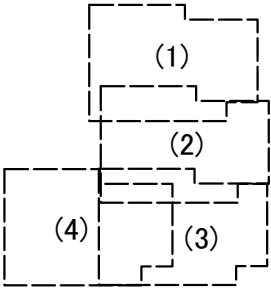

令和8年度			
工 事 名	湖北町河毛配水管布設替工事		
工 事 場 所	長浜市湖北町河毛・湖北町山脇		
図 面 名 称	仮設平面図(2)	縮 尺	図示 A1
部 署		作 成 者	
作成年月日		工事番号	工第7号
工 期	自:令和 年 月 日 至:令和 年 月 日	全46葉の内2	
長浜水道企業団			

S=1 : 500


区 分	表 記
φ 150. 100. 75 (リース管)	
φ 50以下 (リース管)	
φ 25 (PE管)	

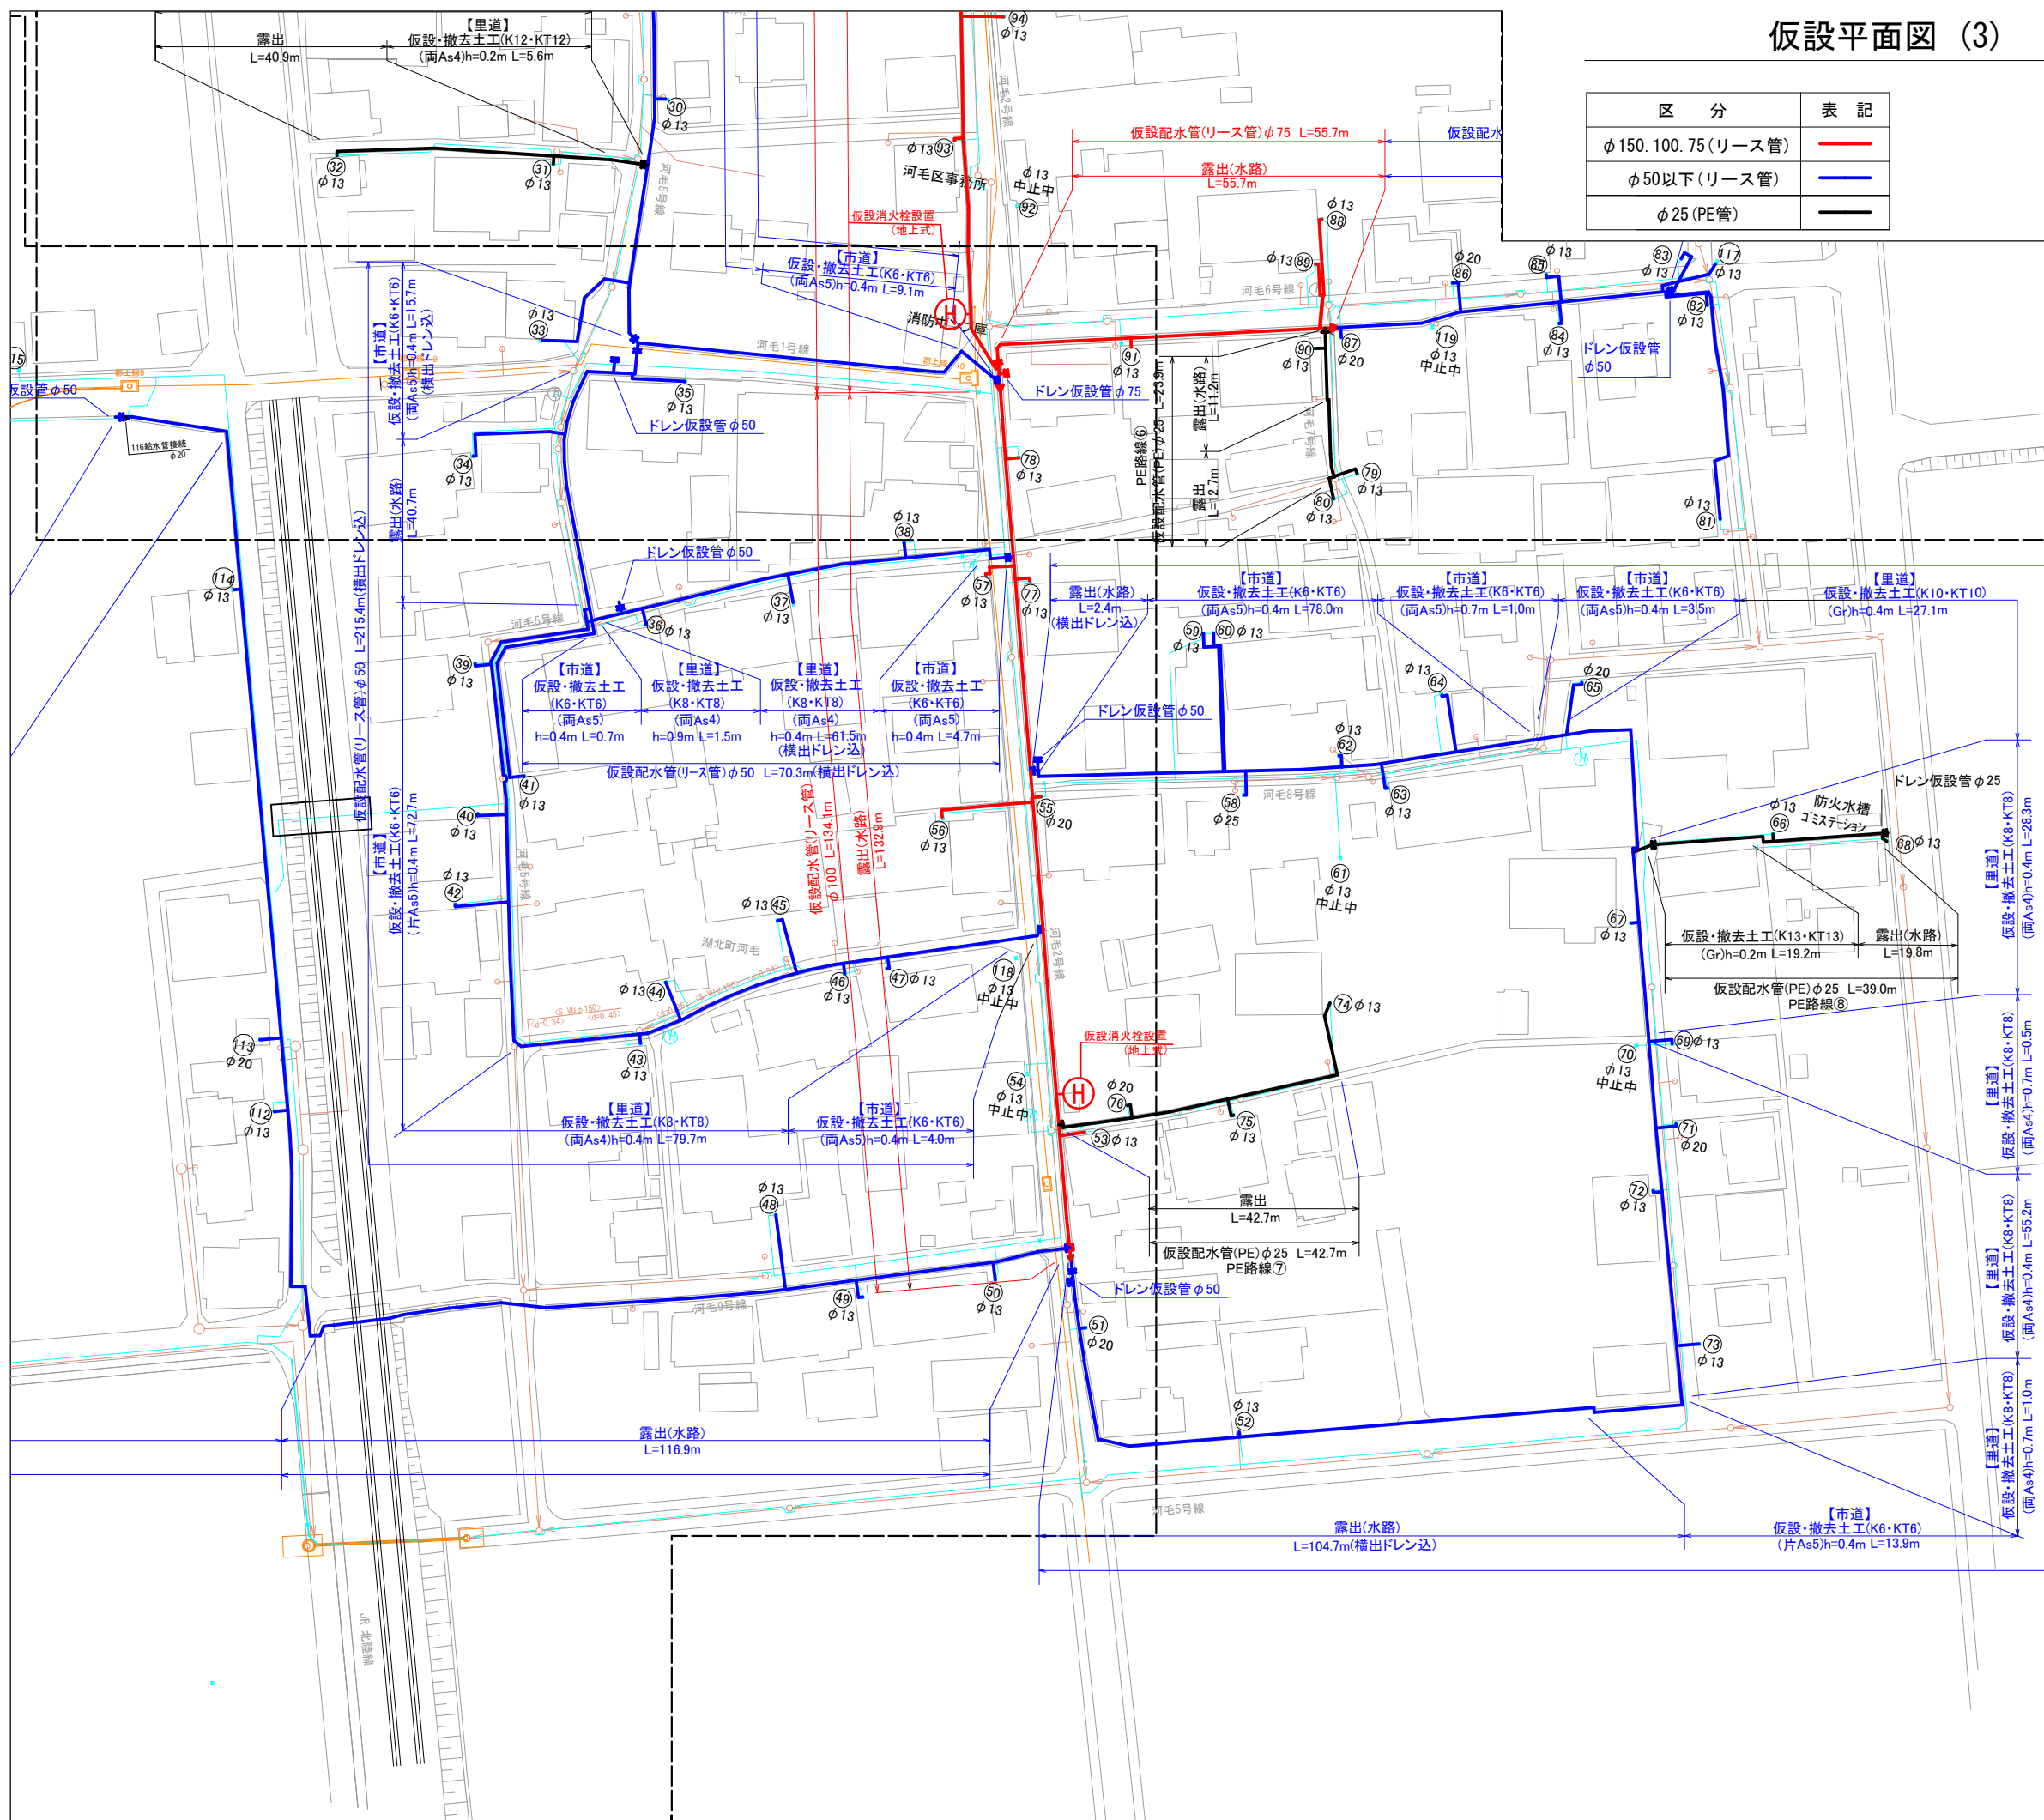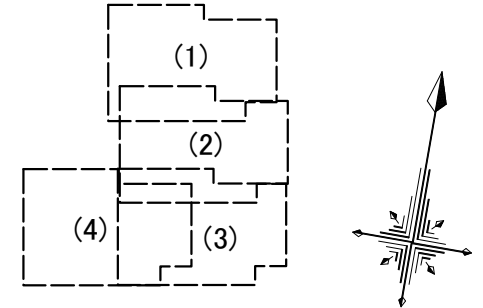

令和8年度			
工 事 名	湖北町河毛配水管布設替工事		
工 事 場 所	長浜市湖北町河毛・湖北町山脇		
図 面 名 称	仮設平面図(3)	縮 尺	図示 A1
部 署		作 成 者	
作成年月日		工事番号	工第7号
工 期	自:令和 年 月 日 至:令和 年 月 日	全46葉の内3	
長浜水道企業団			


区 分	表 記
φ 150. 100. 75 (リース管)	
φ 50以下 (リース管)	
φ 25 (PE管)	

The diagram shows a four-armed cross with a central square. The four regions are numbered: (1) is the top arm, (2) is the right arm, (3) is the bottom arm, and (4) is the left arm. To the right of the cross is a compass rose with an arrow pointing towards the top-right, indicating North.

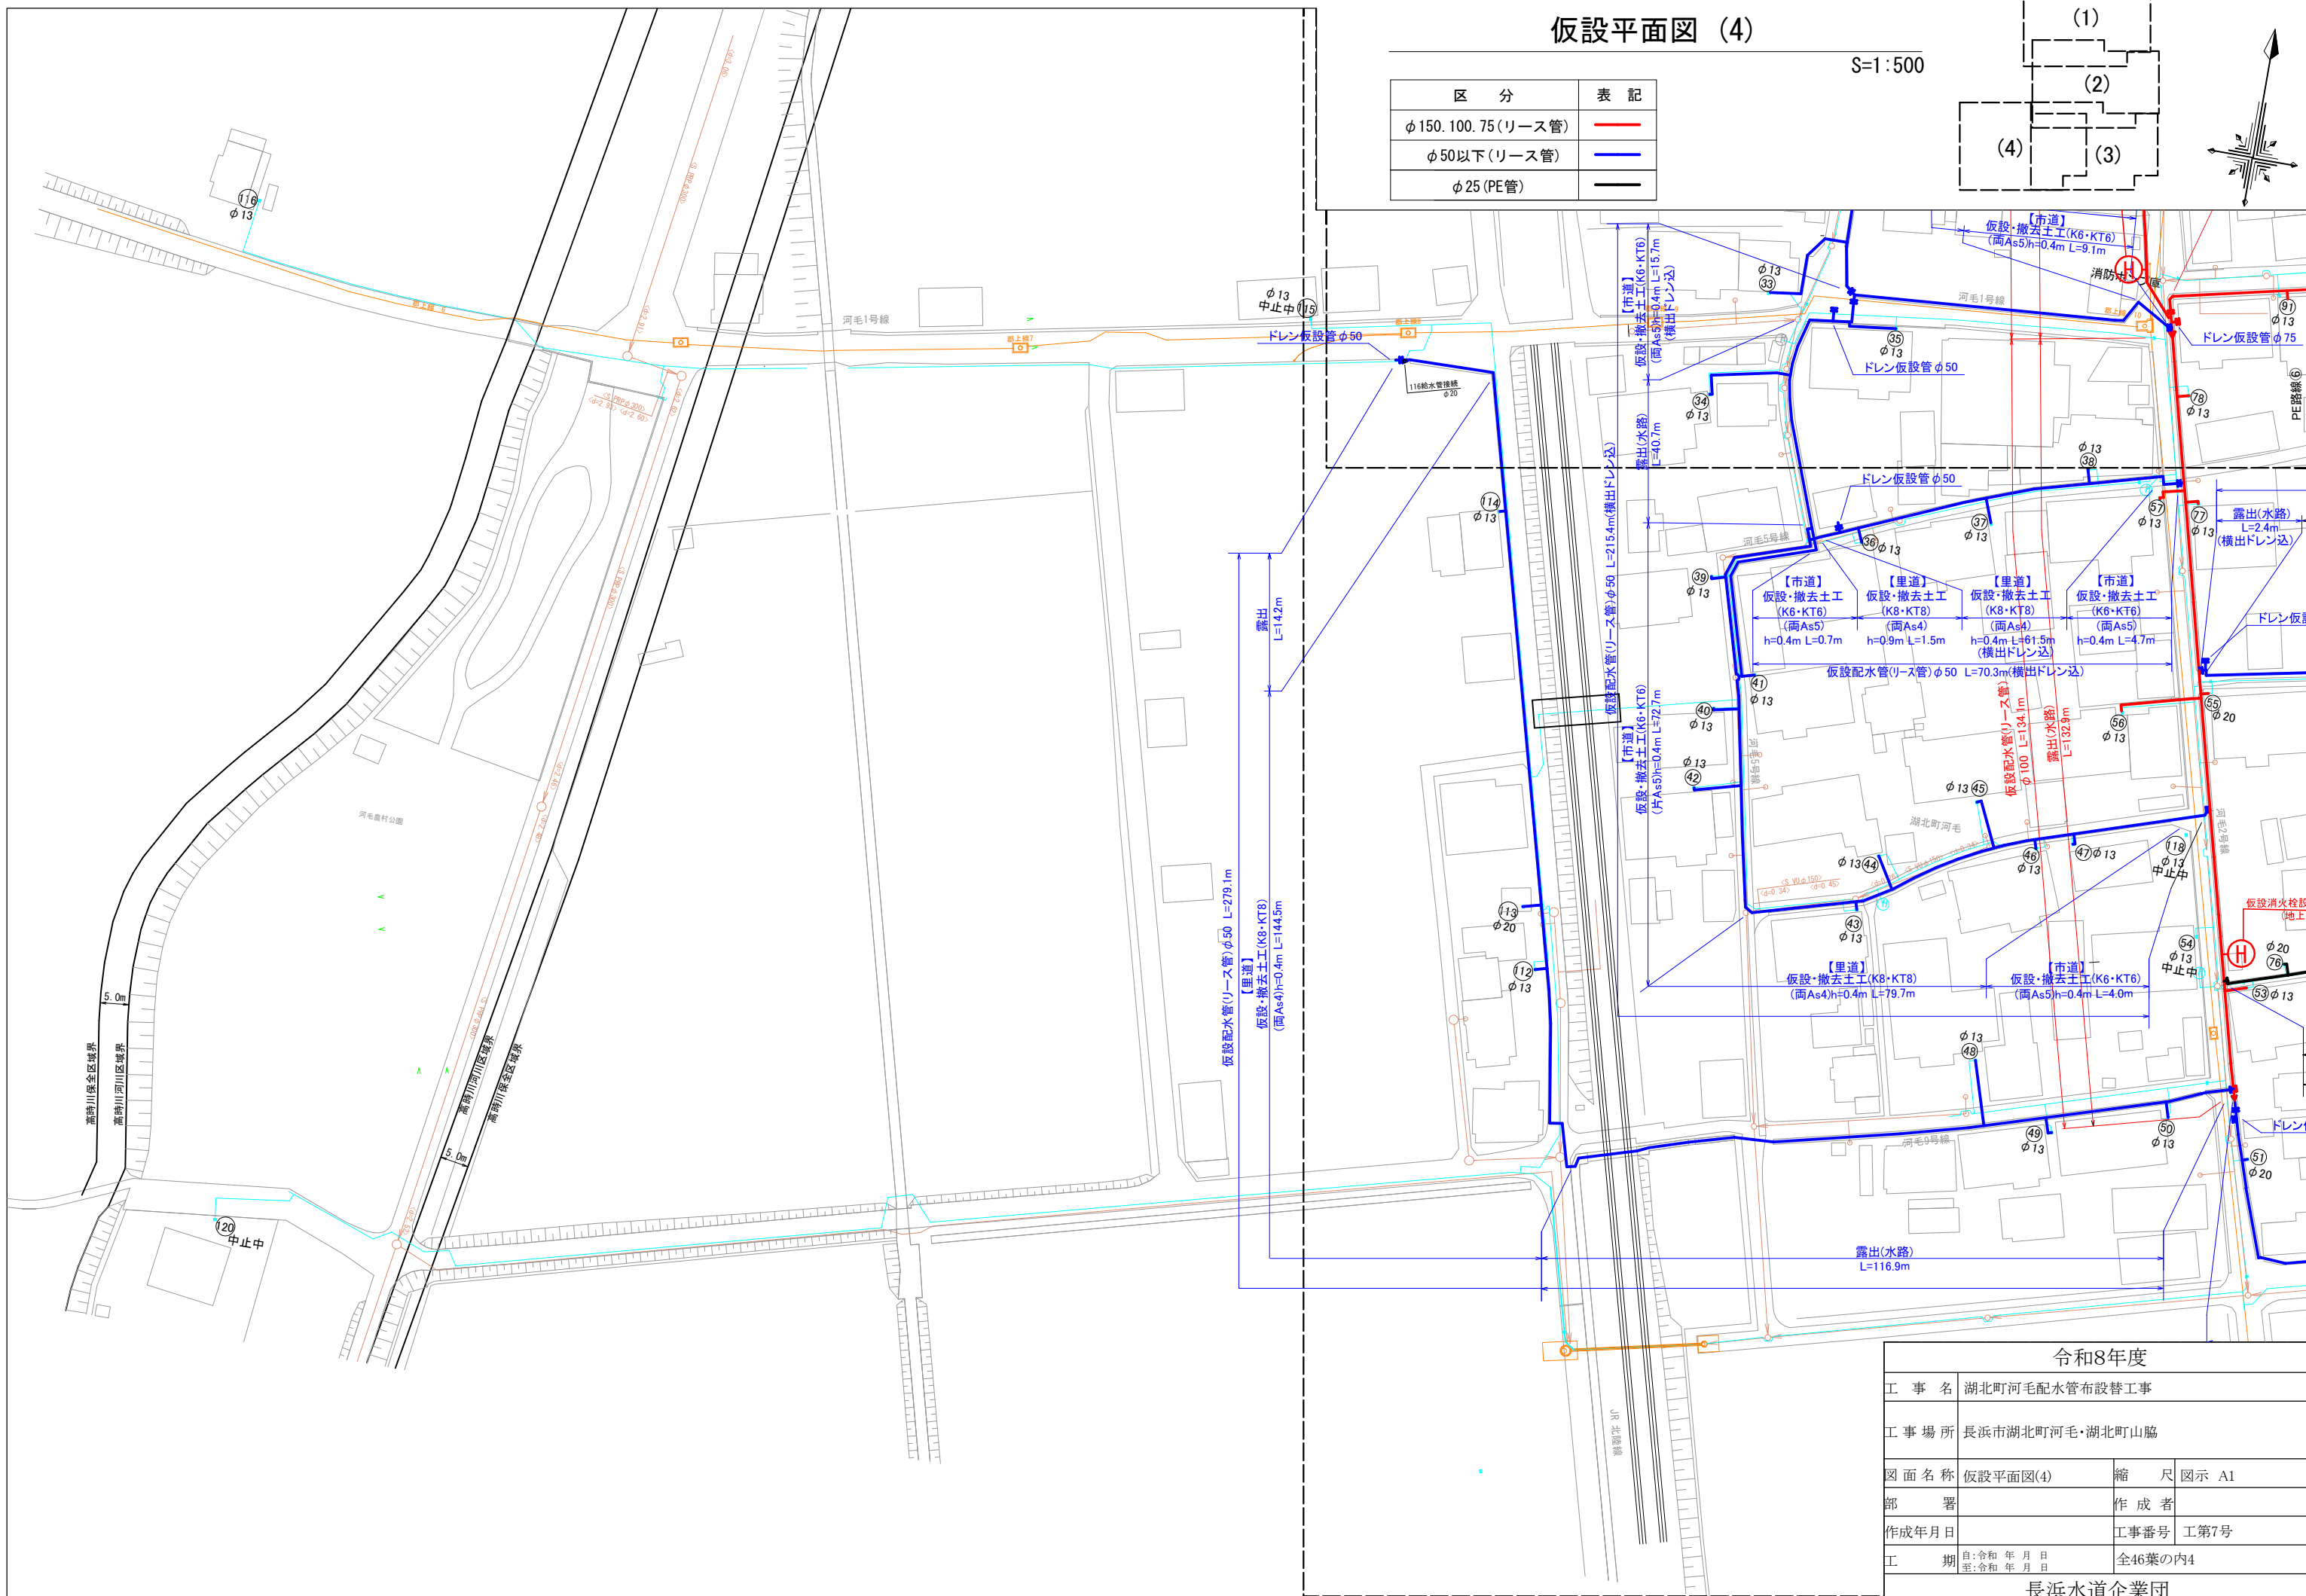


令和8年度			
工 事 名	湖北町河毛配水管布設替工事		
工 事 場 所	長浜市湖北町河毛・湖北町山脇		
図 面 名 称	仮設平面図(4)	縮 尺	図示 A1
部 署		作 成 者	
作成年月日		工事番号	工第7号
工 期	自:令和 年 月 日 至:令和 年 月 日	全46葉の内4	
長浜水道企業団			

本管：リース管
(露出部保温チューブ設置)

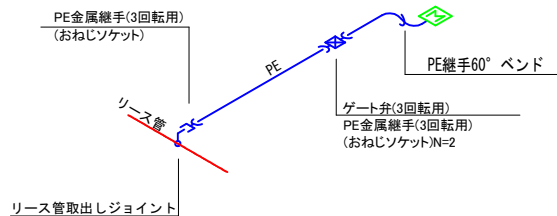

S=Free

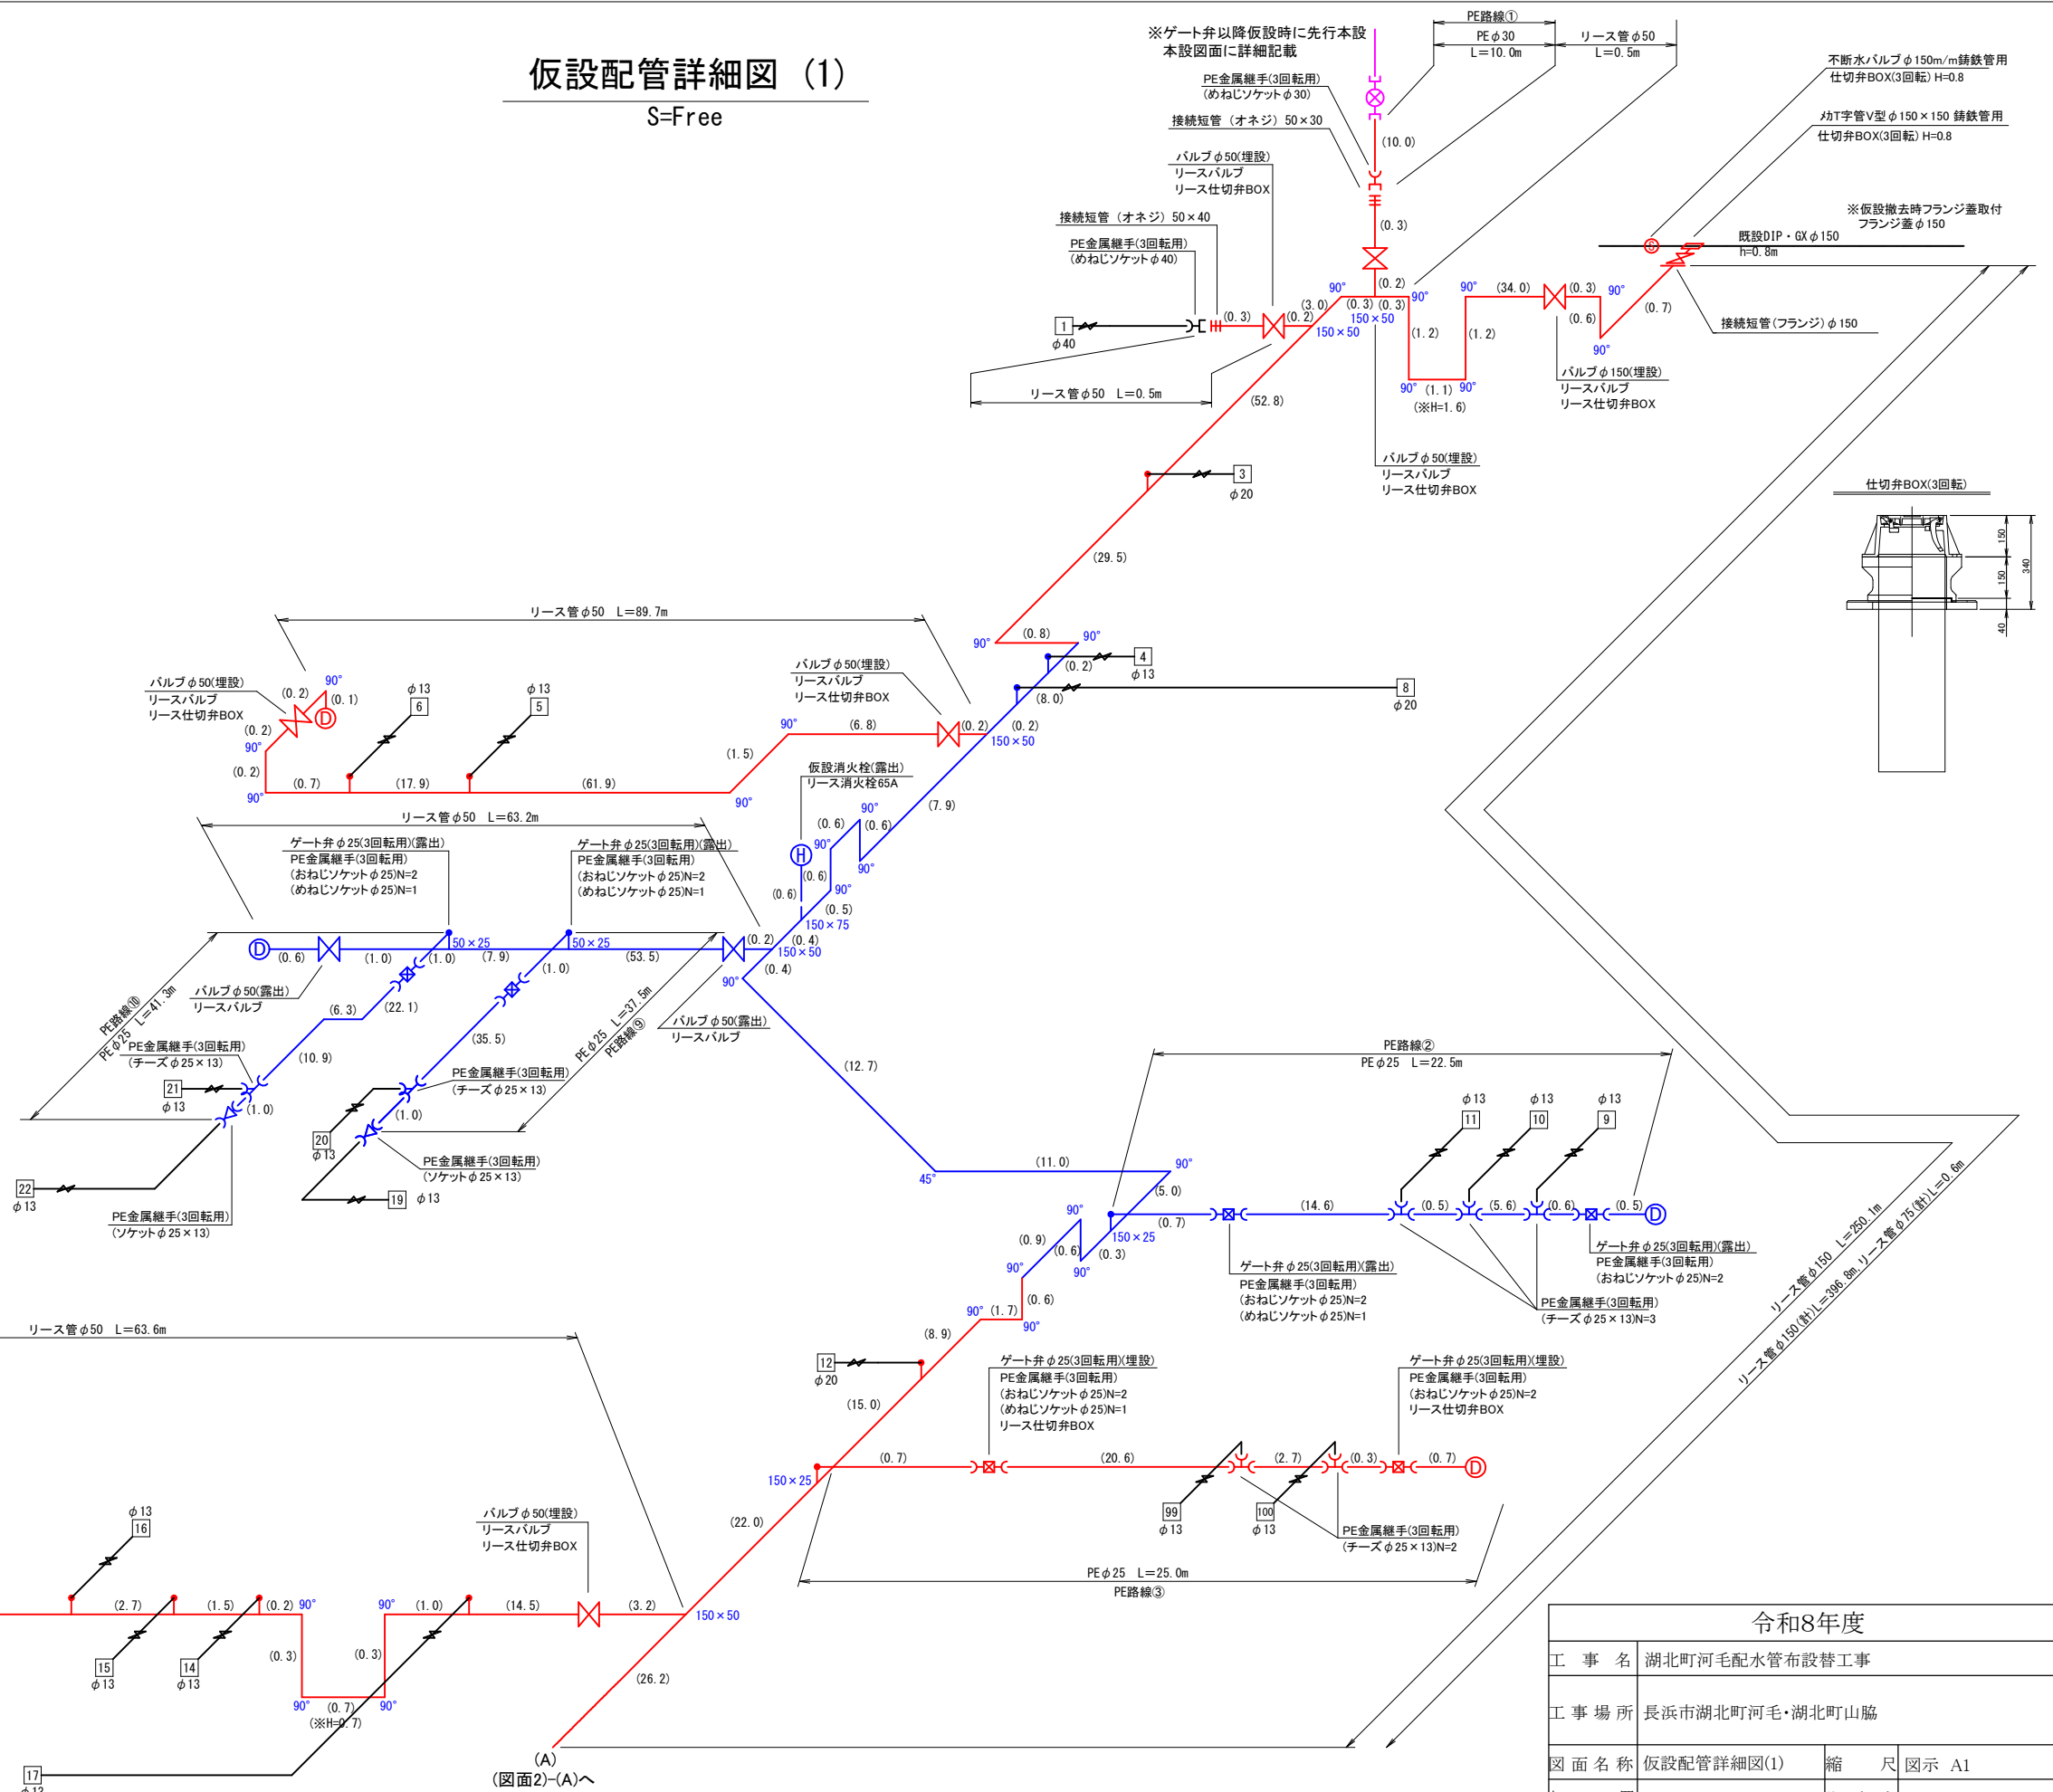

品 名	記号
仮設バルブ	
仮設消火栓	
レギュレーター	
接続短管(オネジ)	


区 分	表記
リース管(埋設)	—
リース管(露出)	—
ホリエチレン管(埋設)	—
ホリエチレン管(露出)	—

令和8年度			
工 事 名	湖北町河毛配水管布設替工事		
工 事 場 所	長浜市湖北町河毛・湖北町山脇		
図 面 名 称	仮設配管詳細図(1)	縮 尺	図示 A1
部 署		作 成 者	
作成年月日		工事番号	工第7号
工 期	自:令和 年 月 日 至:令和 年 月 日	全46葉の内5	
長浜水道企業団			

仮設給水管取出し標準図

仮設配管詳細図 (2)

S=Free

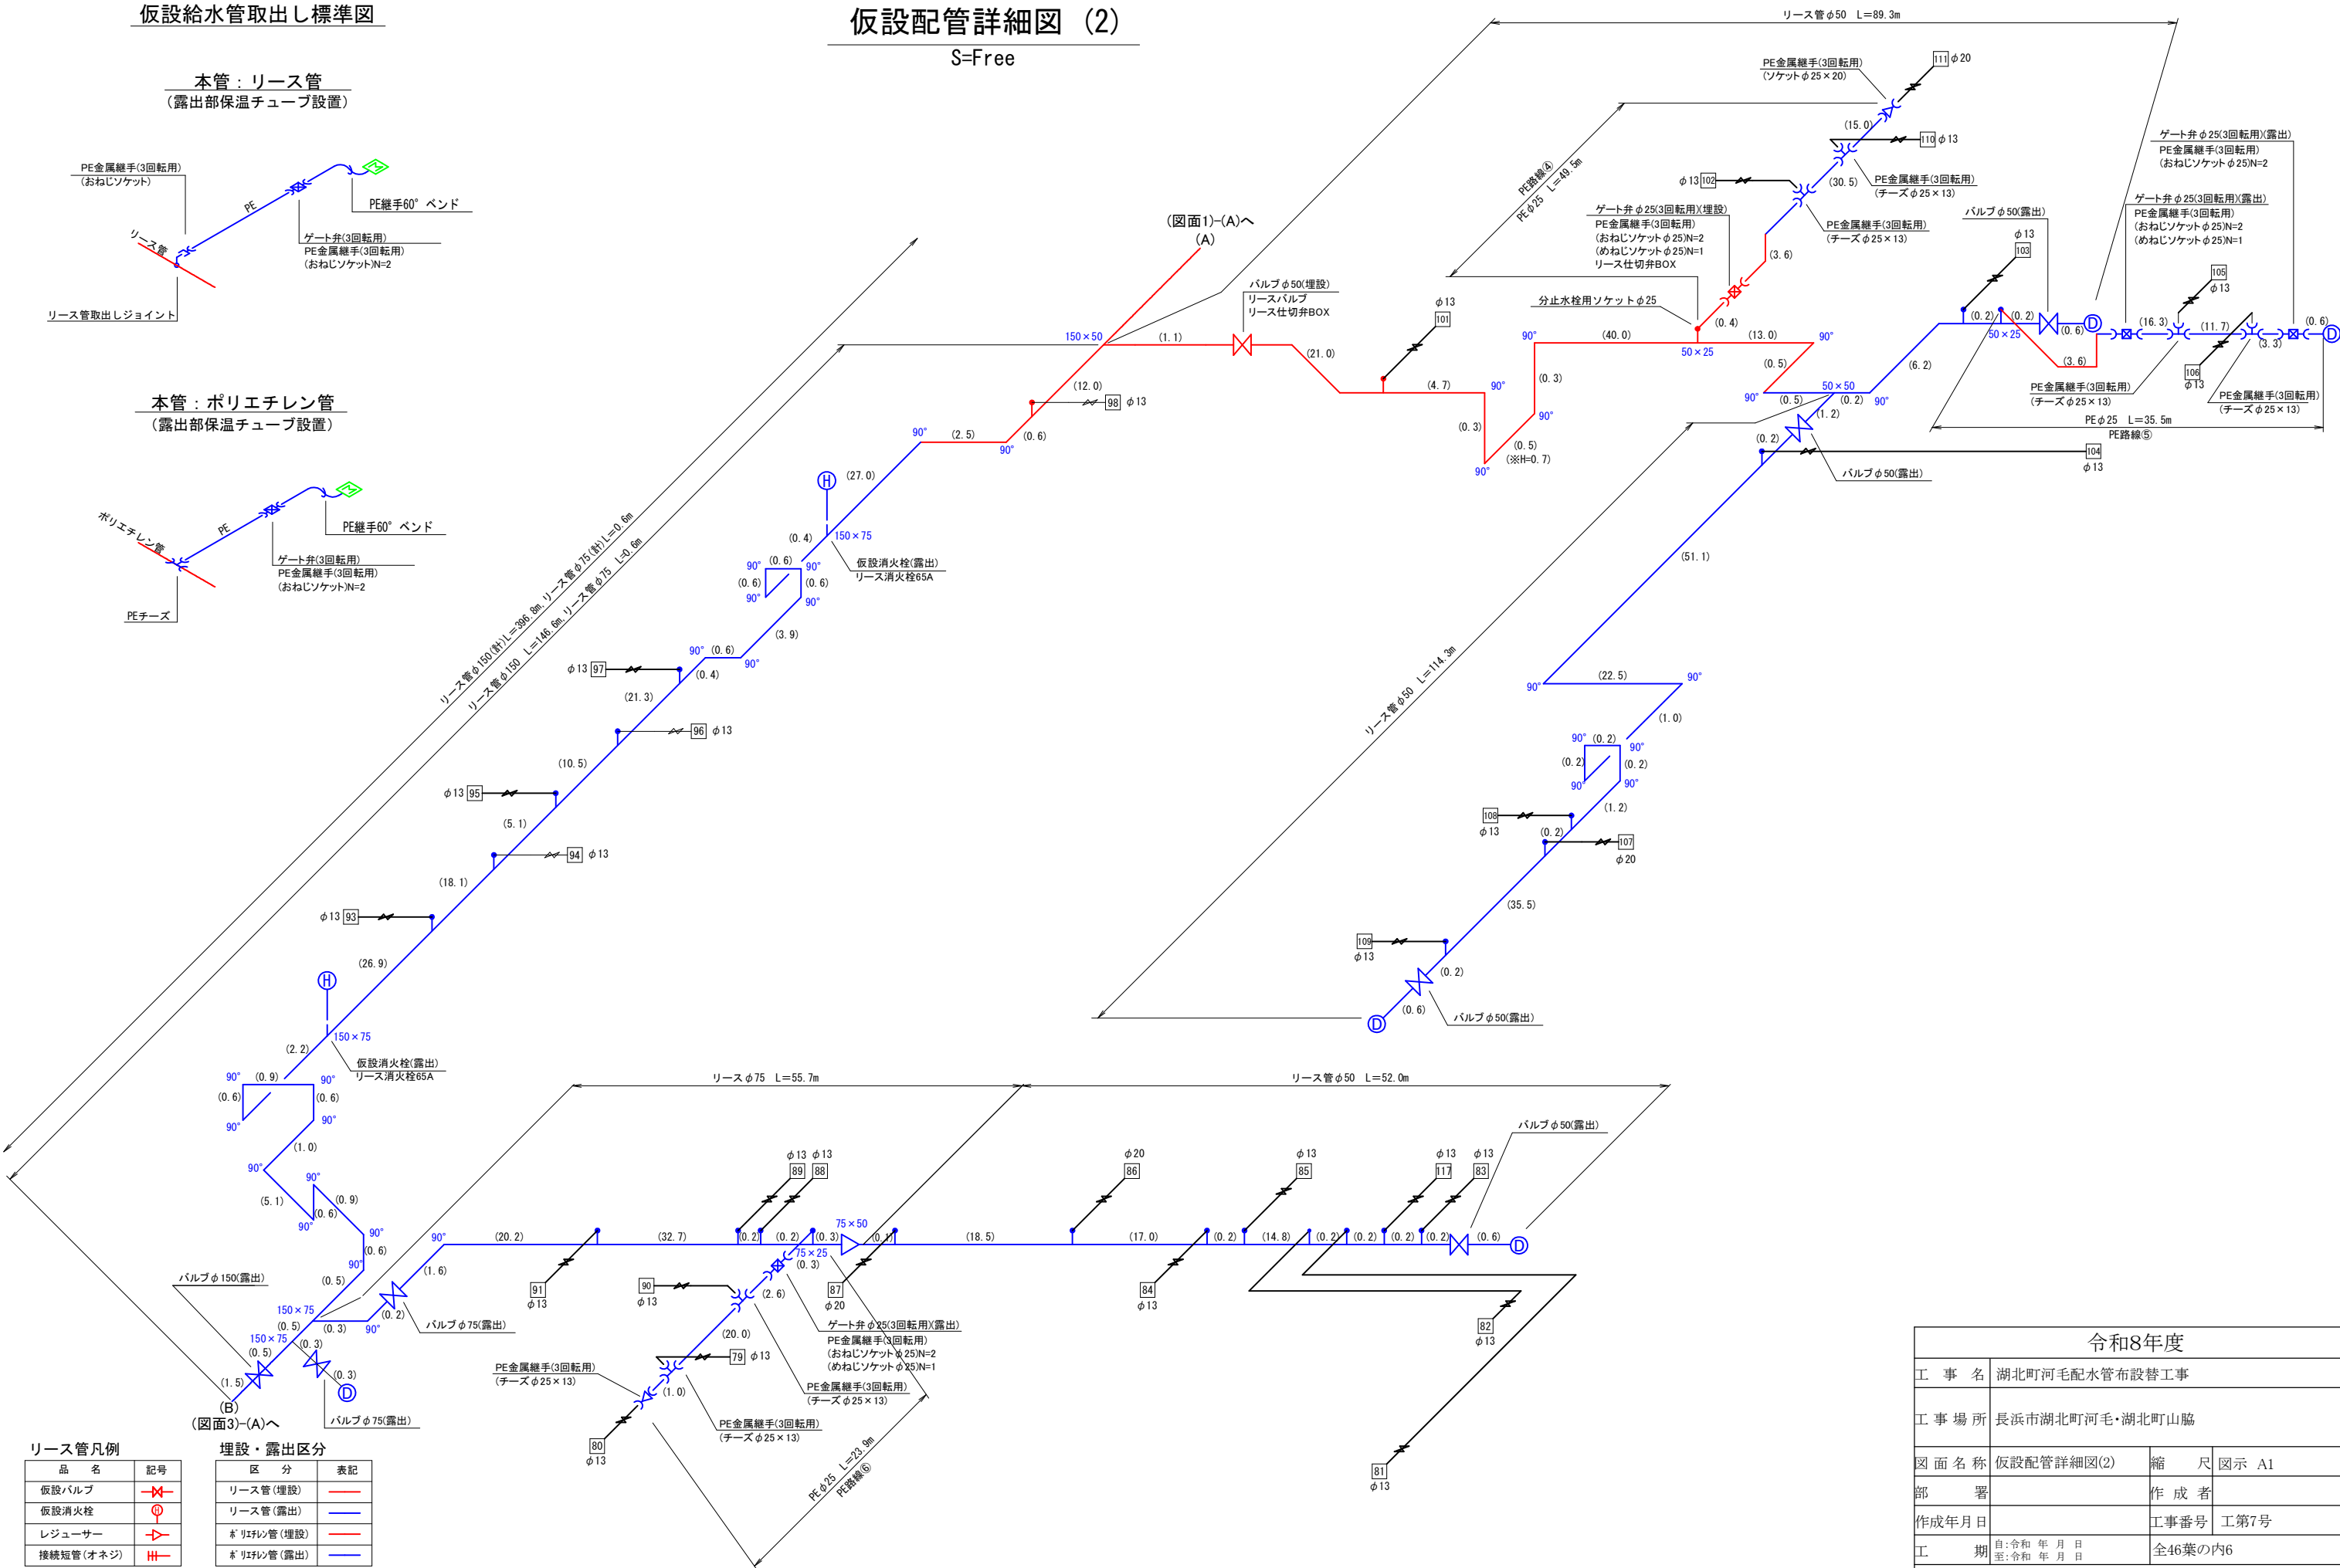

リース管凡例	
品名	記号
仮設バルブ	
仮設消火栓	
レジャーサー	
接続短管(オネジ)	



埋設・露出区分	
区分	表記
リース管(埋設)	
リース管(露出)	
※リフレイン管(埋設)	
※リフレイン管(露出)	

令和8年度			
工 事 名	湖北町河毛配水管布設替工事		
工 事 場 所	長浜市湖北町河毛・湖北町山脇		
図 面 名 称	仮設配管詳細図(2)	縮 尺	図示 A1
部 署		作 成 者	
作成年月日		工事番号	工第7号
工 期	自:令和 年 月 日 至:令和 年 月 日	全46葉の内6	
長浜水道企業団			

仮設給水管取出し標準図

仮設配管詳細図 (3)

S=Free

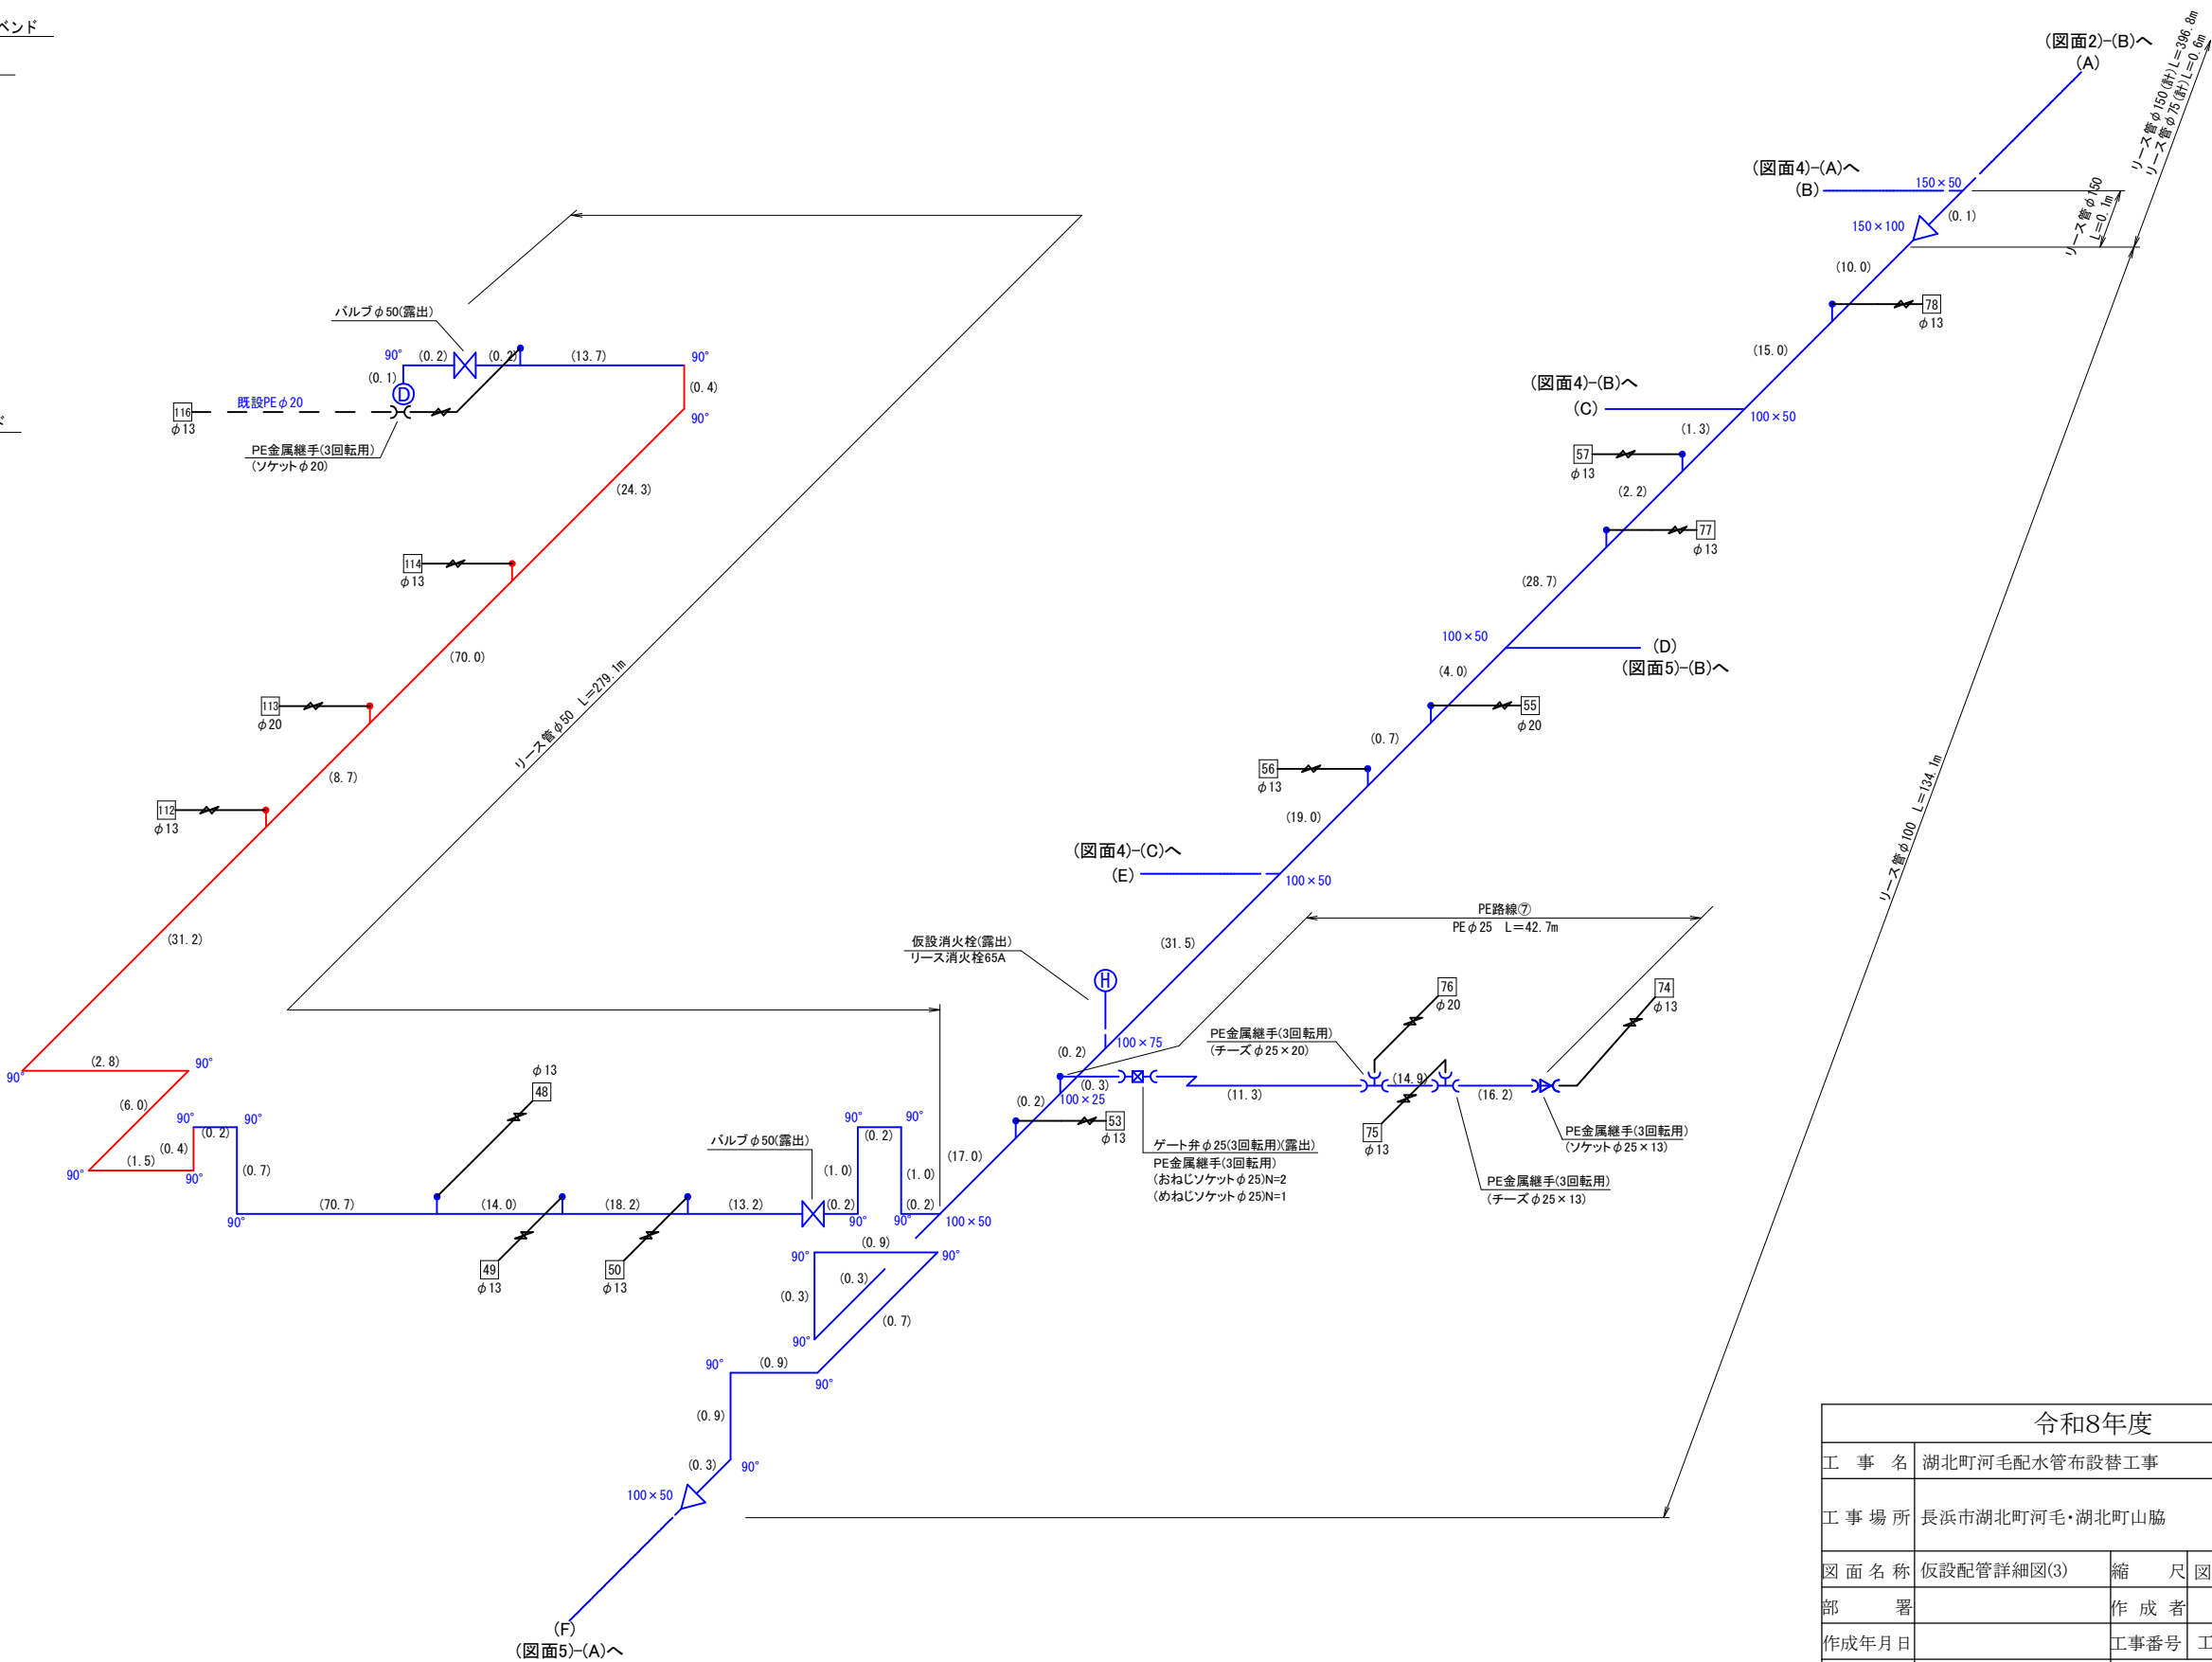
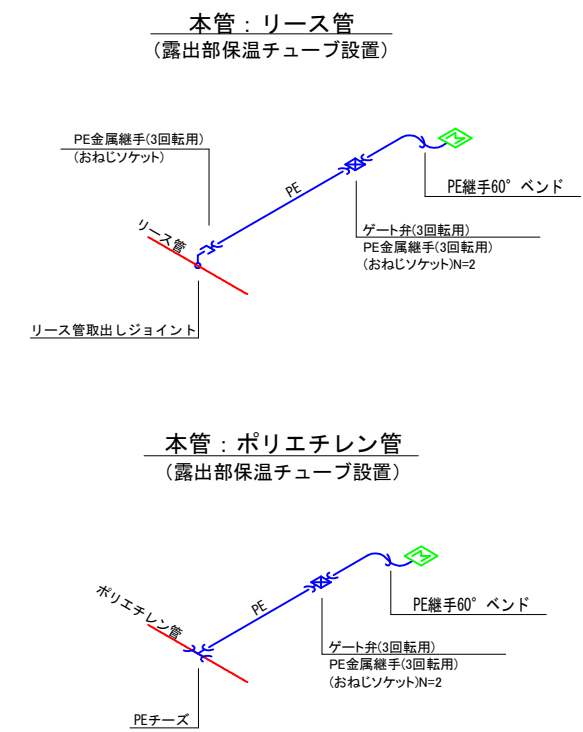


リース管凡例		埋設・露出区分	
品名	記号	区分	表記
仮設バルブ		リース管(埋設)	—
仮設消火栓		リース管(露出)	—
レジャーサー		※ リーフン管(埋設)	—
接続短管(オネジ)		※ リーフン管(露出)	—

令和8年度			
工 事 名	湖北町河毛配水管布設替工事		
工 事 場 所	長浜市湖北町河毛・湖北町山脇		
図 面 名 称	仮設配管詳細図(3)	縮 尺	図示 A1
部 署		作 成 者	
作成年月日		工事番号	工第7号
工 期	自:令和 年 月 日 至:令和 年 月 日	全46葉の内7	
長浜水道企業団			

仮設配管詳細図 (4)


本管：リース管
(露出部保温チューブ設置)

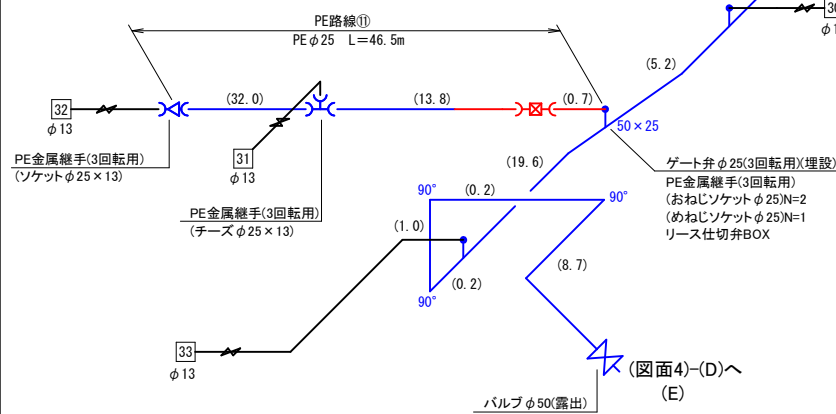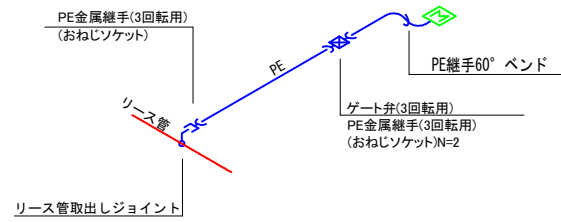

区 分	表記
リース管(埋設)	—
リース管(露出)	—
ホリエチレン管(埋設)	—
ホリエチレン管(露出)	—

リース管凡例

品 名	記号
仮設バルブ	
仮設消火栓	
レギュレーター	
接続短管(オネジ)	

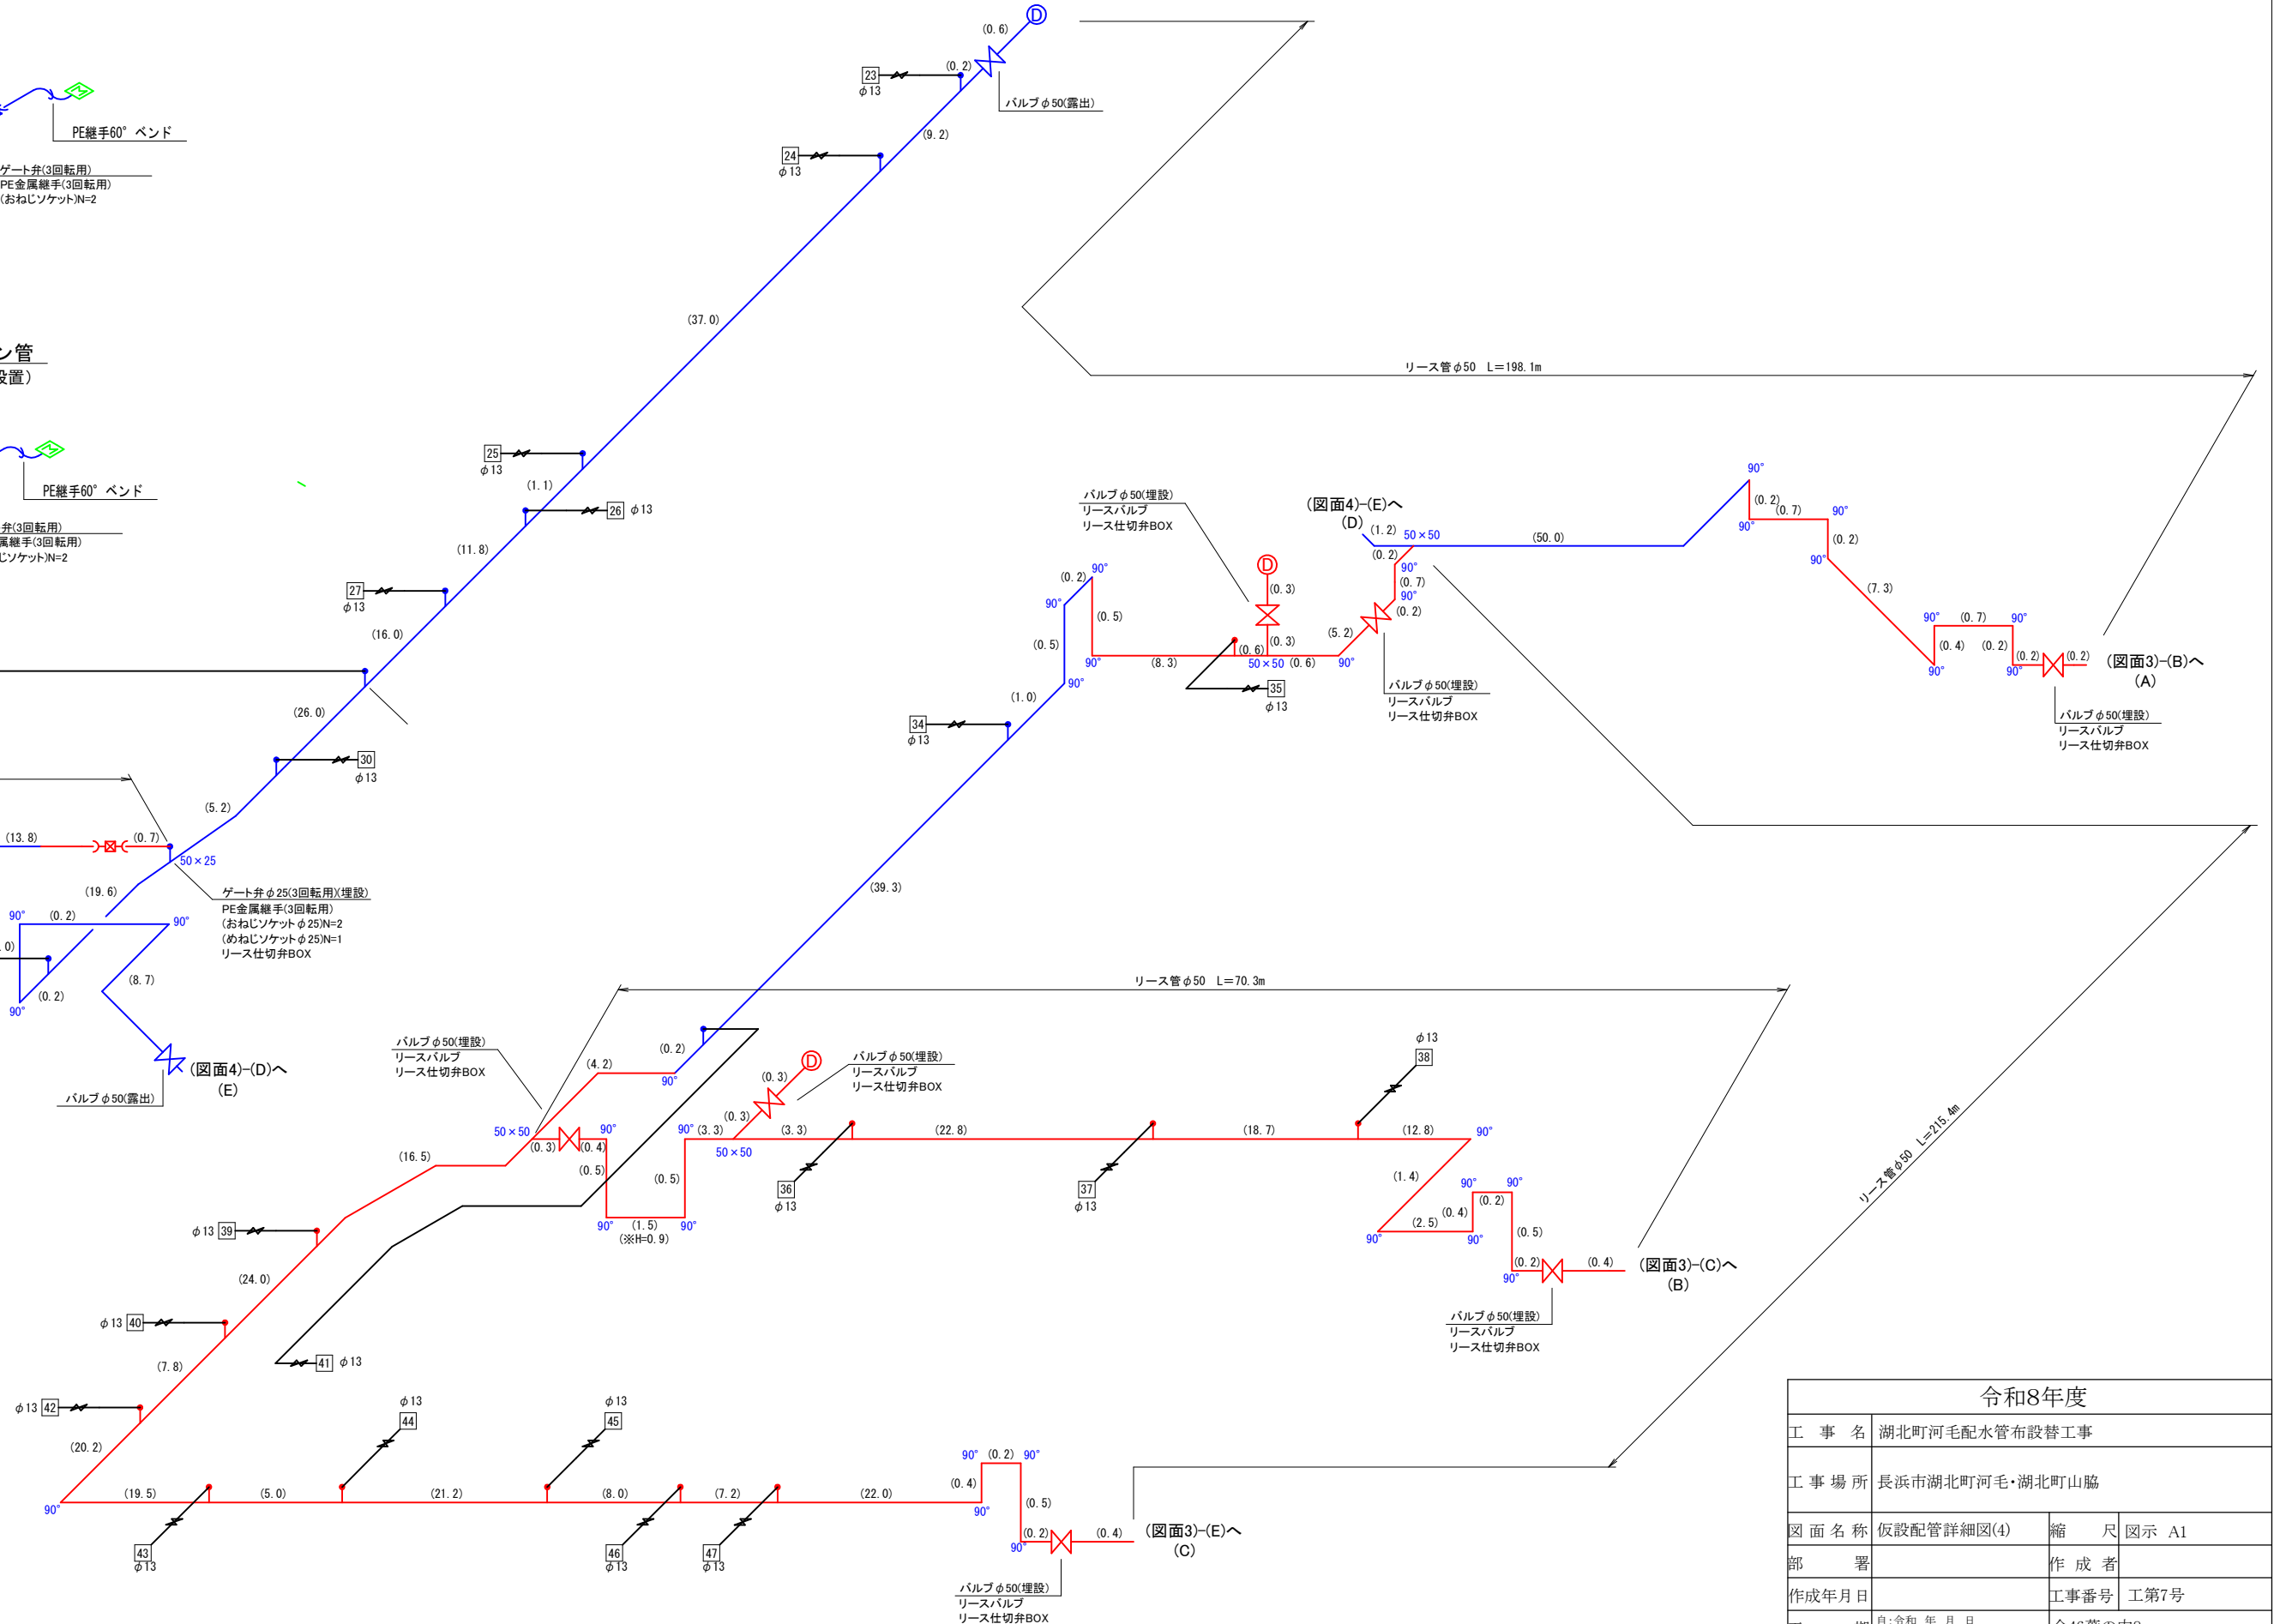


令和8年度			
工 事 名	湖北町河毛配水管布設替工事		
工 事 場 所	長浜市湖北町河毛・湖北町山脇		
図 面 名 称	仮設配管詳細図(4)	縮 尺	図示 A1
部 署		作 成 者	
作成年月日		工事番号	工第7号
工 期	自:令和 年 月 日 至:令和 年 月 日	全46葉の内8	
長浜水道企業団			

仮設給水管取出し標準図



仮設配管詳細図 (5)

S=Free

本管：リース管
(露出部保温チューブ設置)

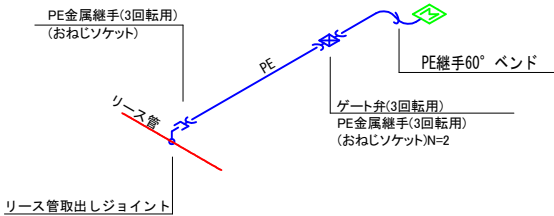

本管：ポリエチレン管
(露出部保温チューブ設置)

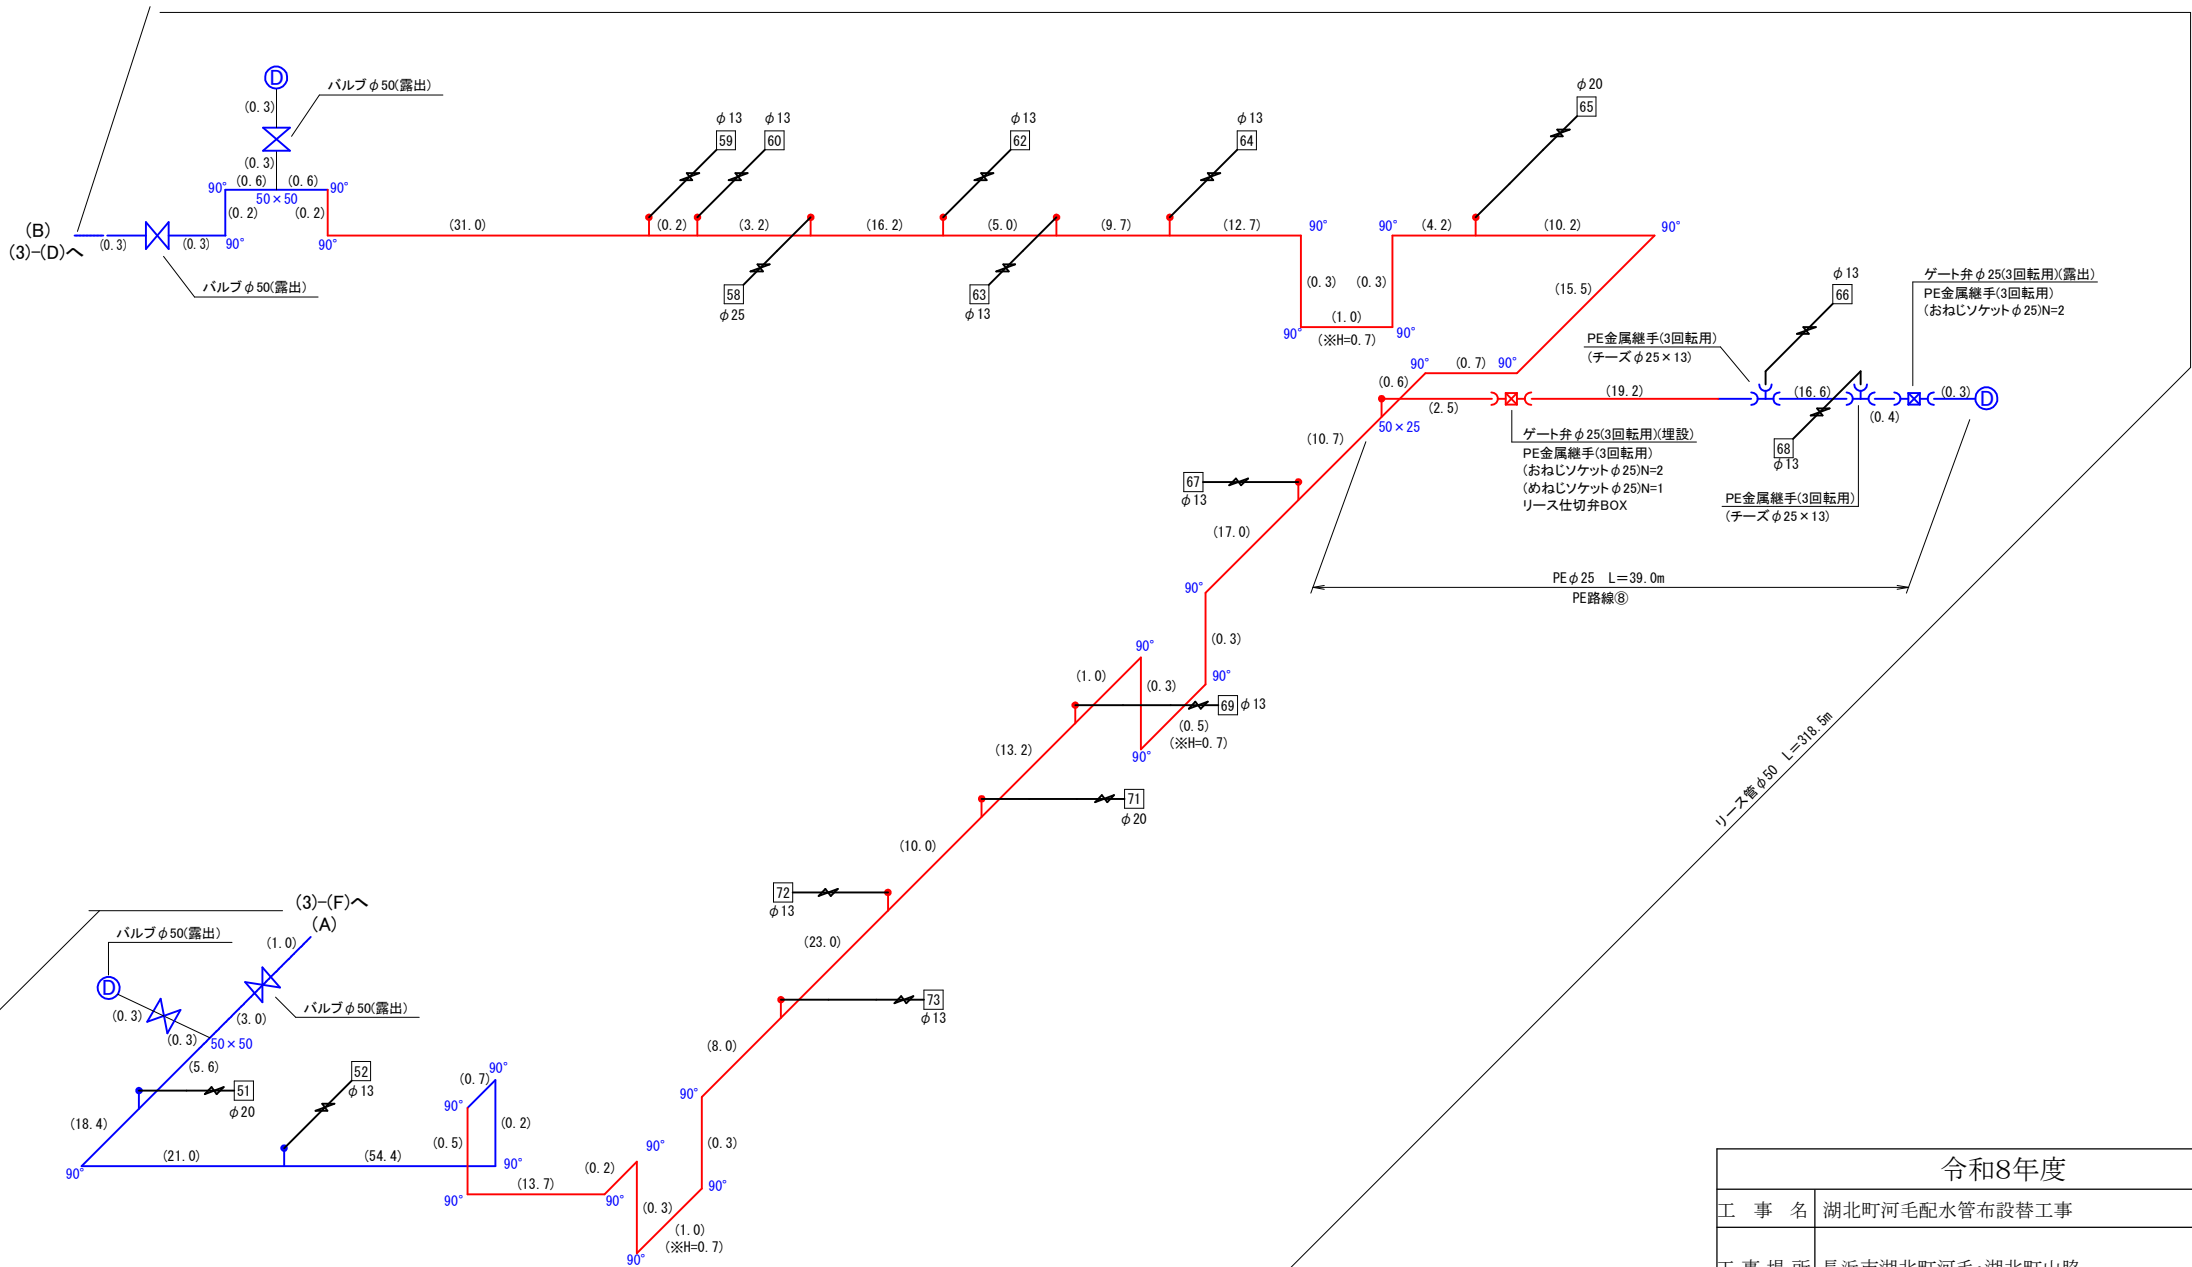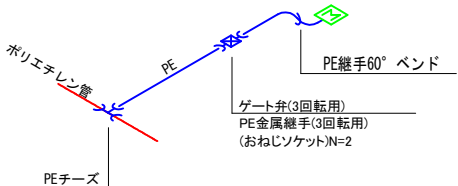

埋設・露出区分

区分	表記
リース管(埋設)	—
リース管(露出)	—
※ リーフレイン管(埋設)	—
※ リーフレイン管(露出)	—

リース管凡例

品名	記号
仮設バルブ	—
仮設消火栓	—
レギュレーター	—
接続短管(オネジ)	—

令和8年度




工事名	湖北町河毛配水管布設替工事		
工事場所	長浜市湖北町河毛・湖北町山脇		
図面名称	仮設配管詳細図(5)	縮尺	図示 A1
部署		作成者	
作成年月日		工事番号	工第7号
工期	自:令和 年 月 日 至:令和 年 月 日	全46葉の内9	

長浜水道企業団


本設平面図 (1)

S=1:500


区 分	表記
φ 150, 100, 75	—
φ 50以下	—

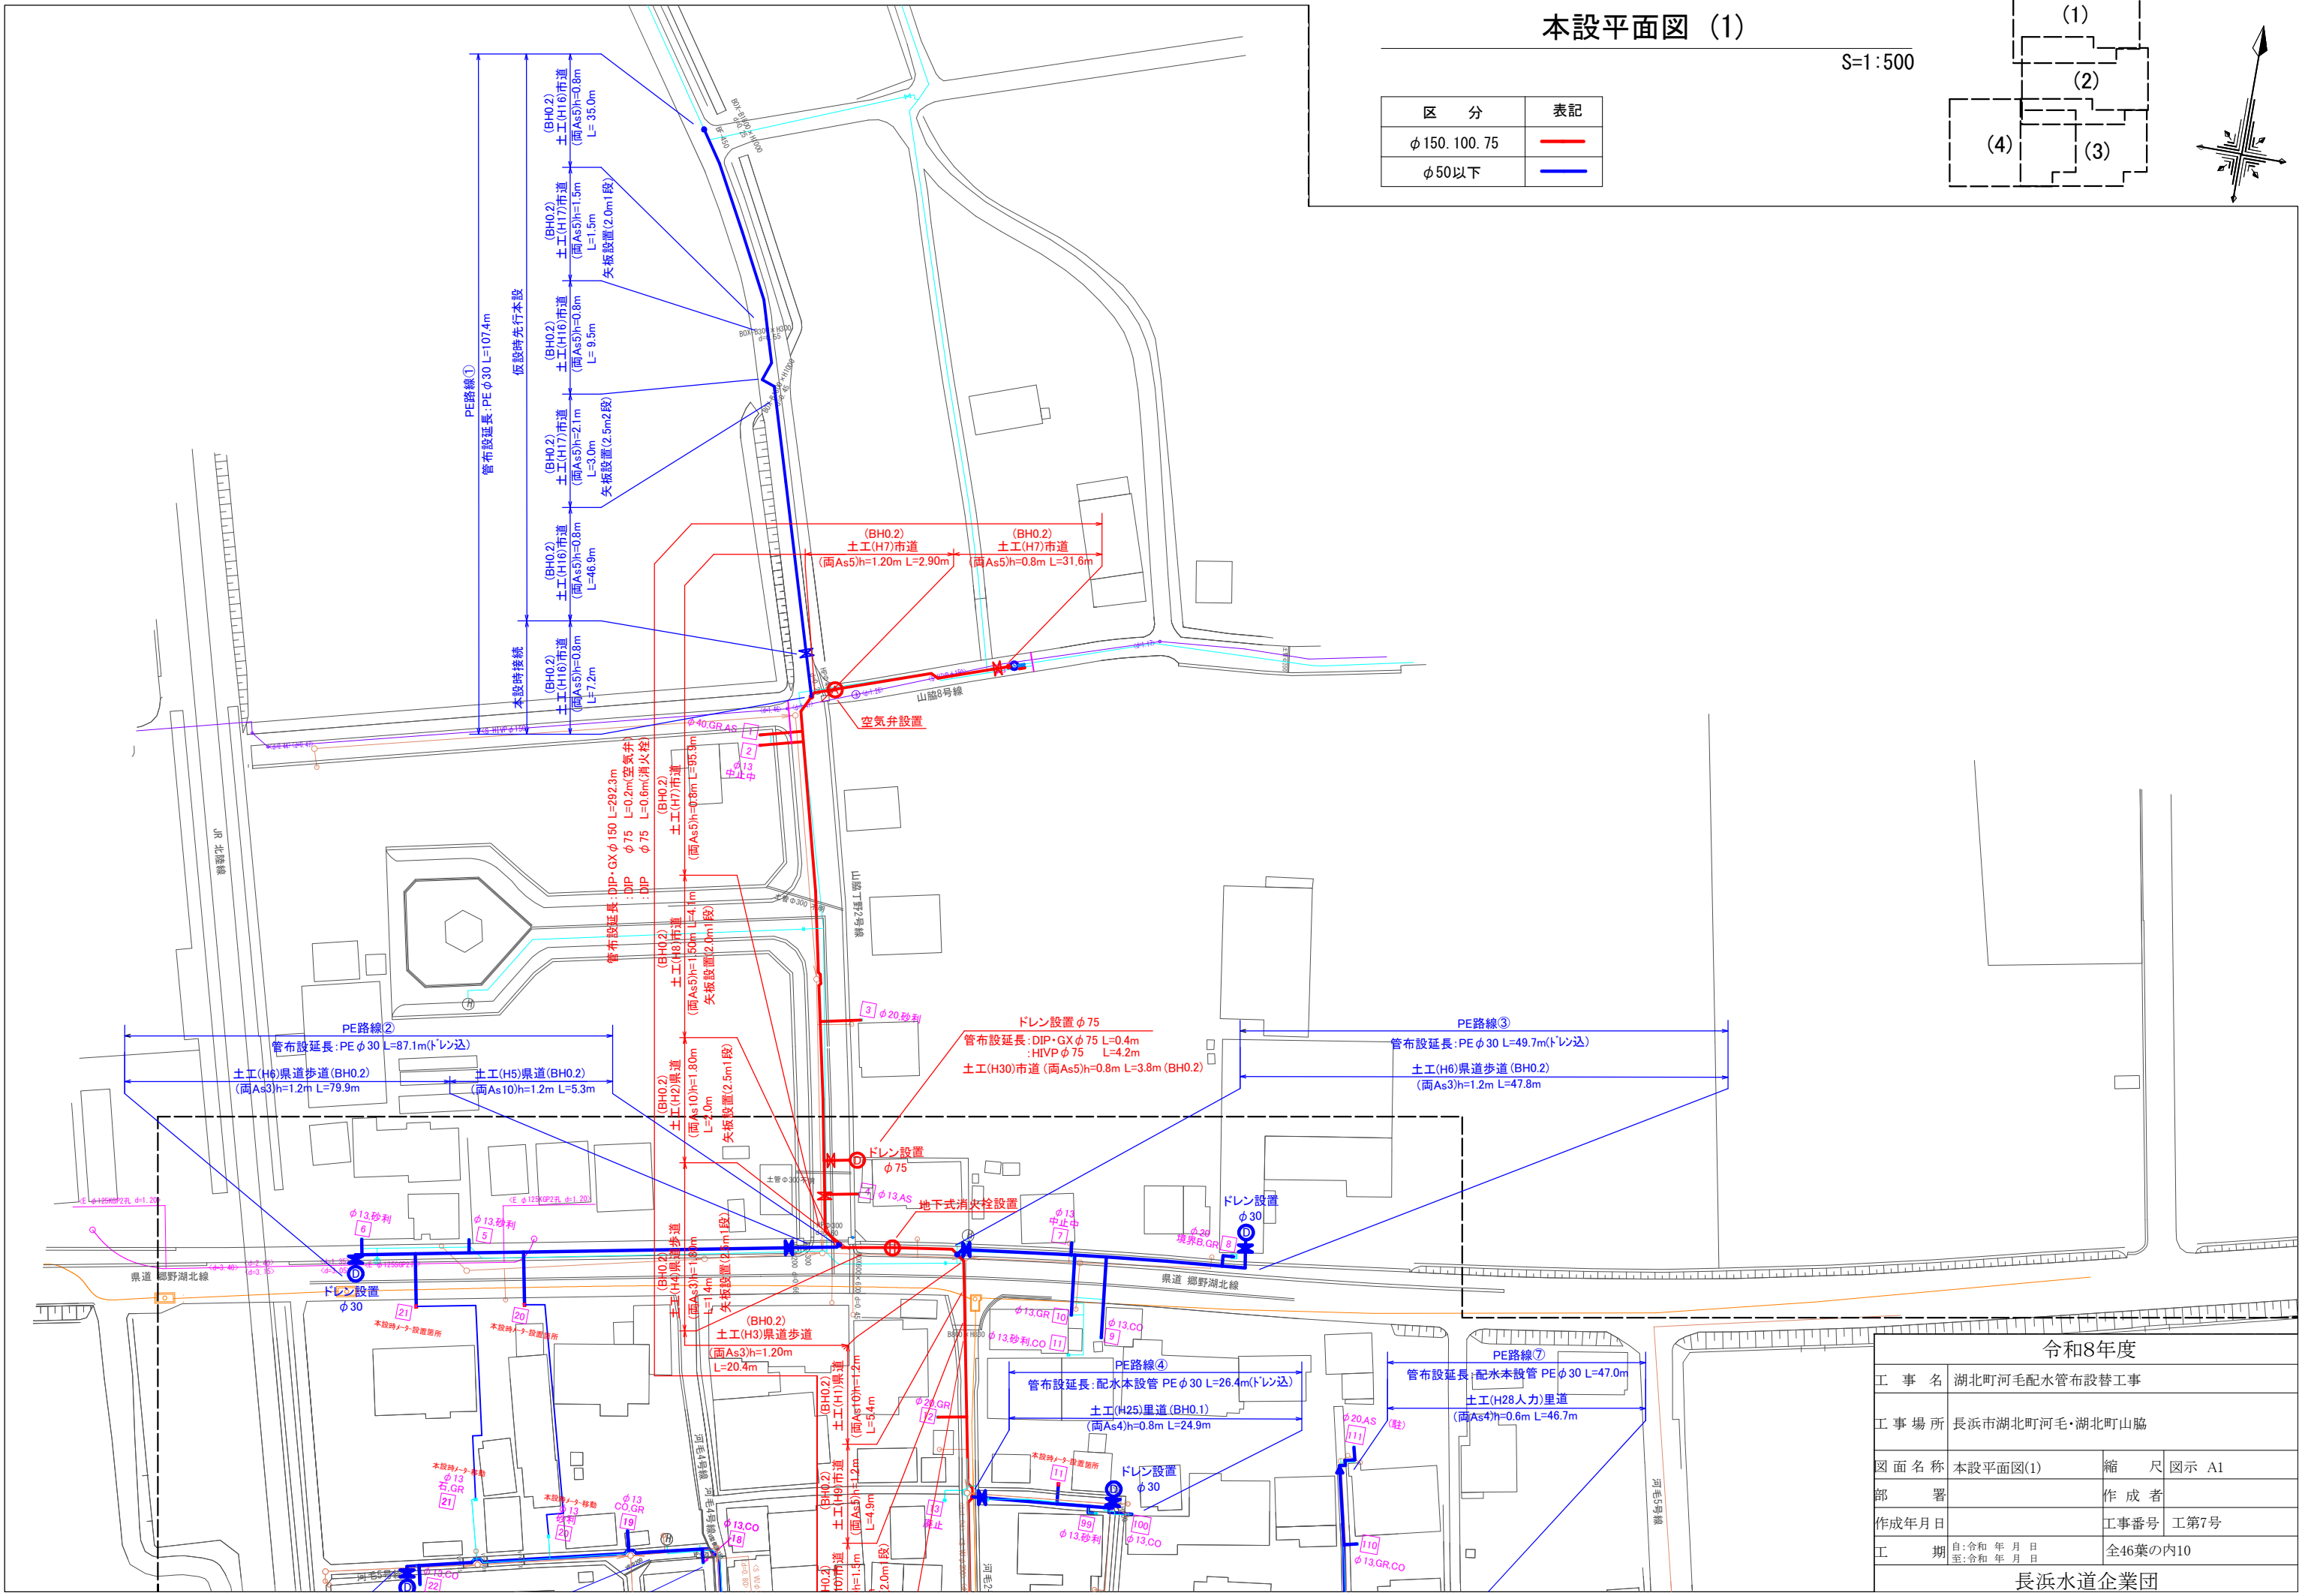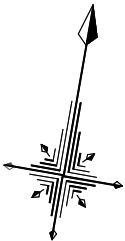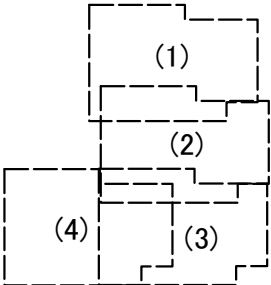

令和8年度			
工 事 名	湖北町河毛配水管布設替工事		
工 事 場 所	長浜市湖北町河毛・湖北町山脇		
図 面 名 称	本設平面図(1)	縮 尺	図示 A1
部 署		作 成 者	
作成年月日		工事番号	工第7号
工 期	自:令和 年 月 日 至:令和 年 月 日	全46葉の内10	
長浜水道企業団			

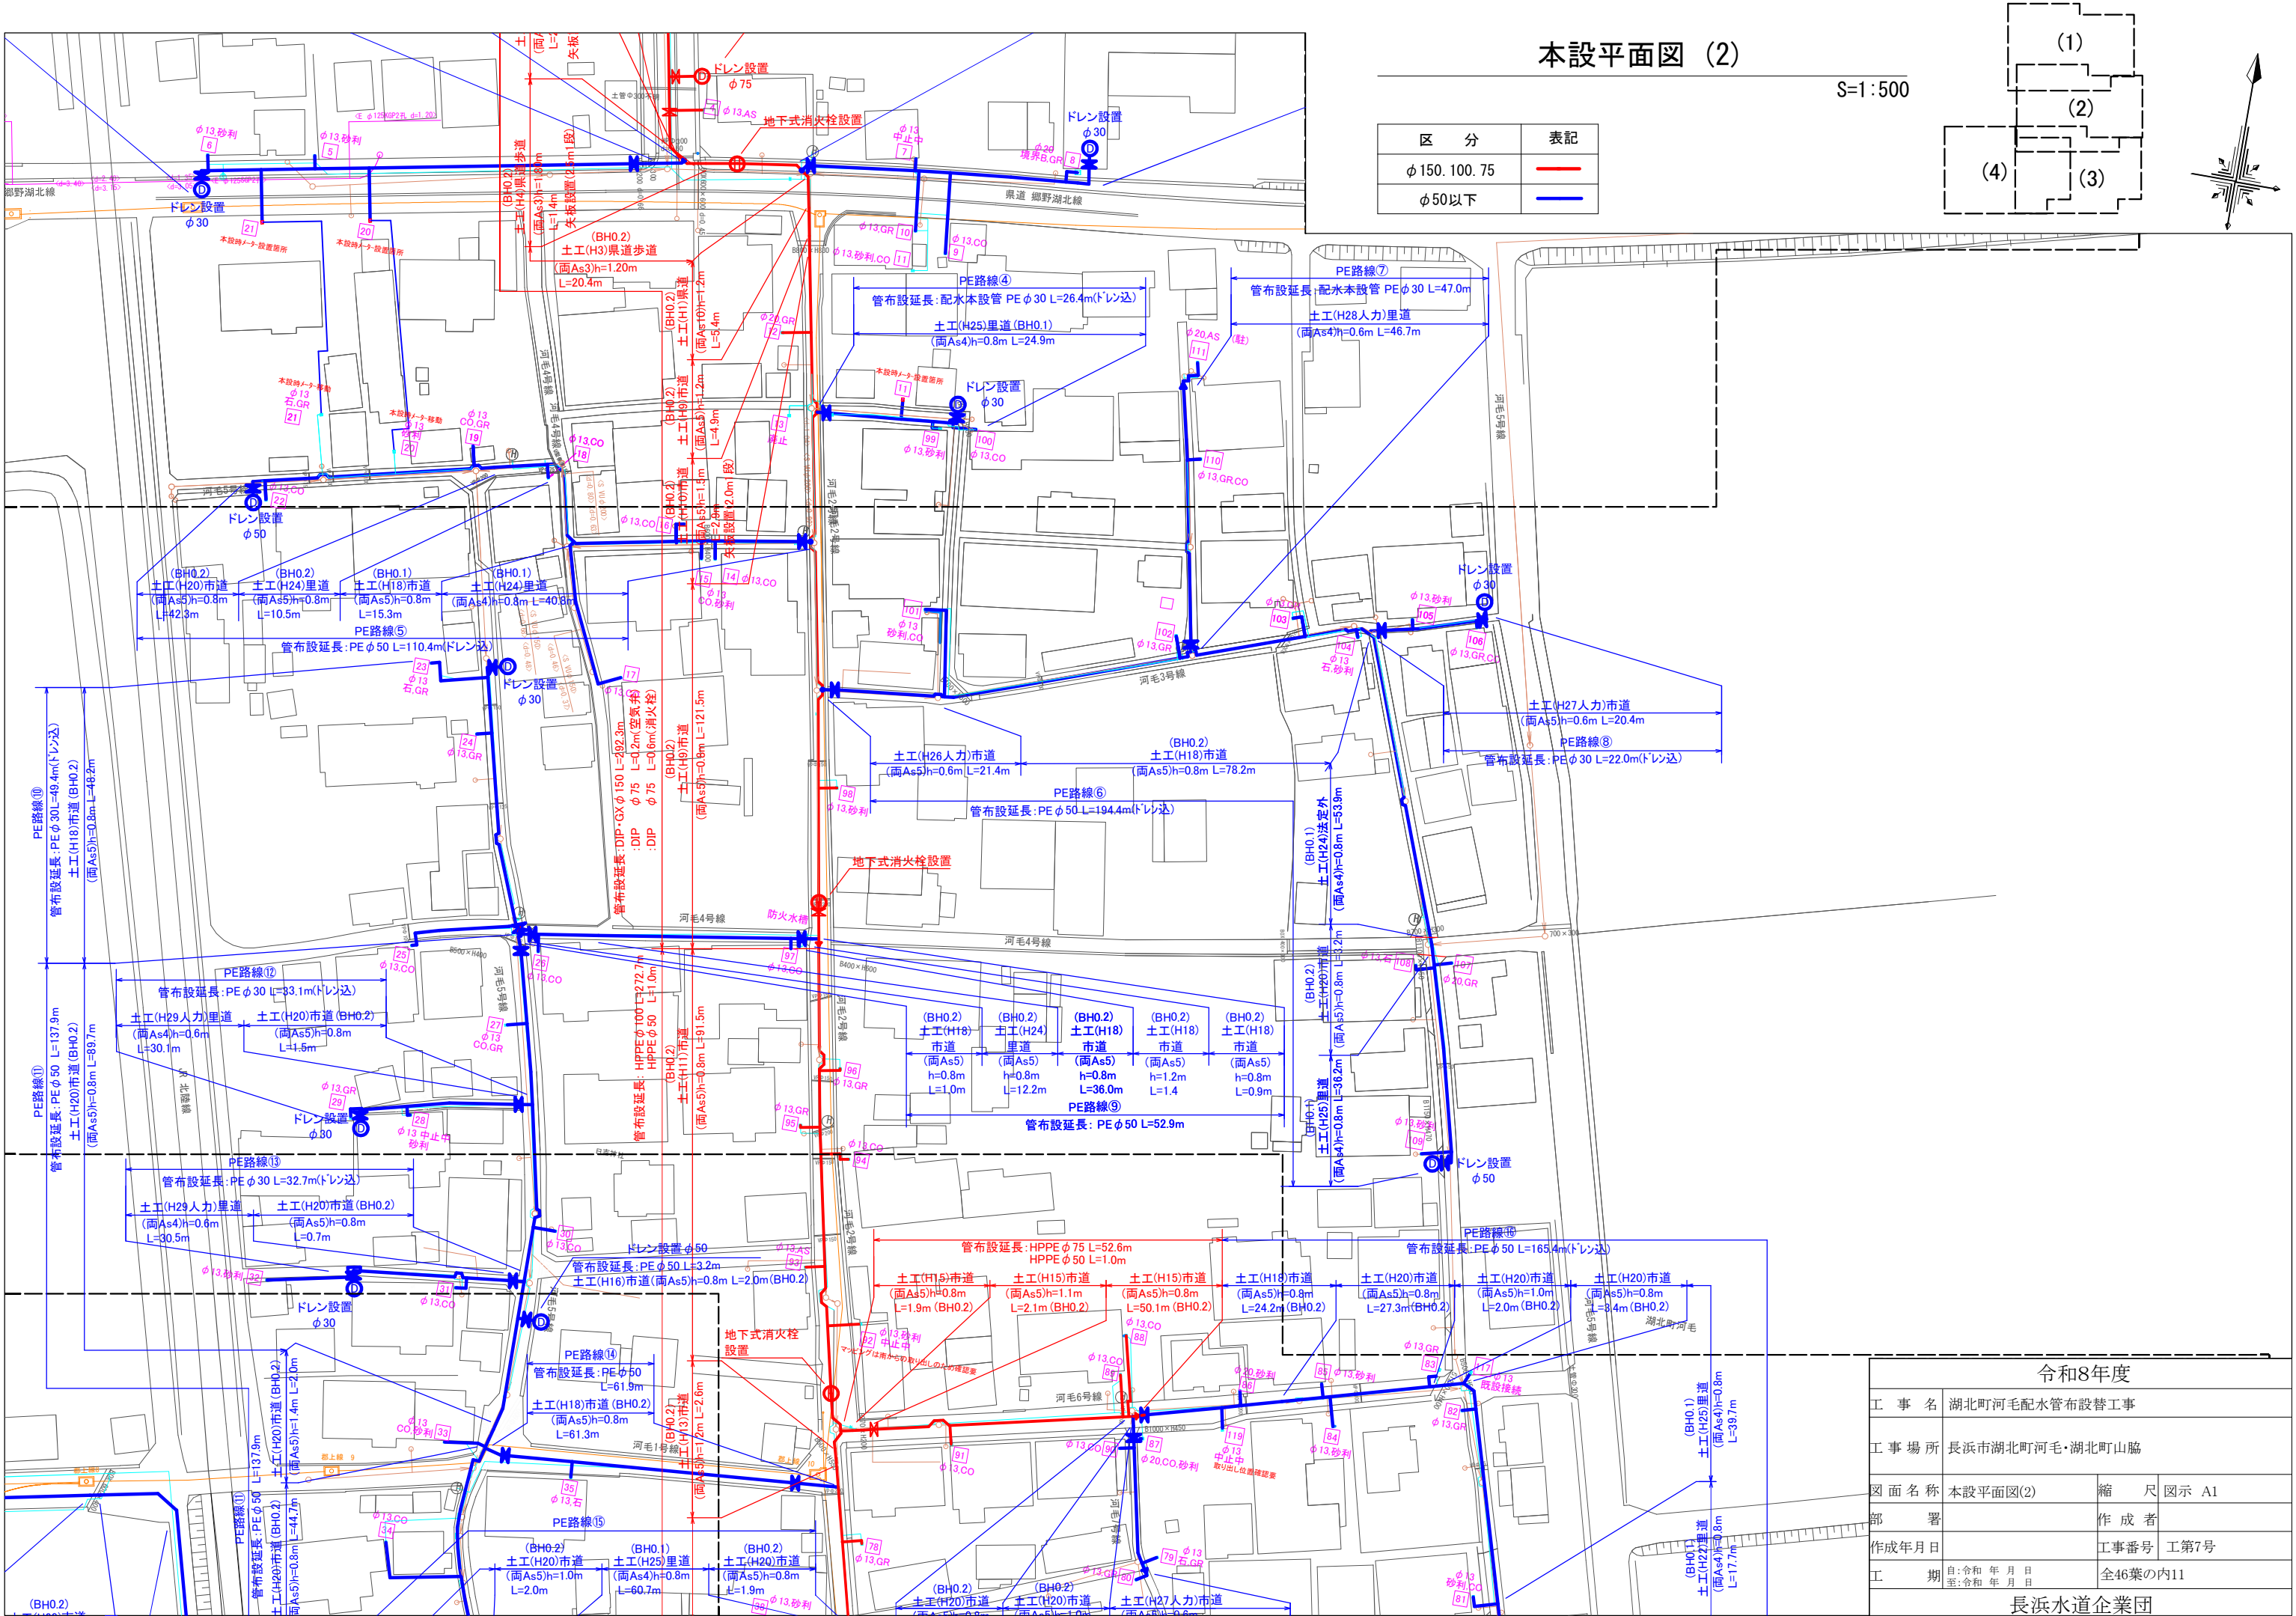

令和8年度			
工 事 名	湖北町河毛配水管布設替工事		
工 事 場 所	長浜市湖北町河毛・湖北町山脇		
図 面 名 称	本設平面図(2)	縮 尺	図示 A1
部 署		作 成 者	
作成年月日		工事番号	工第7号
工 期	自:令和 年 月 日 至:令和 年 月 日	全46葉の内11	
長浜水道企業団			


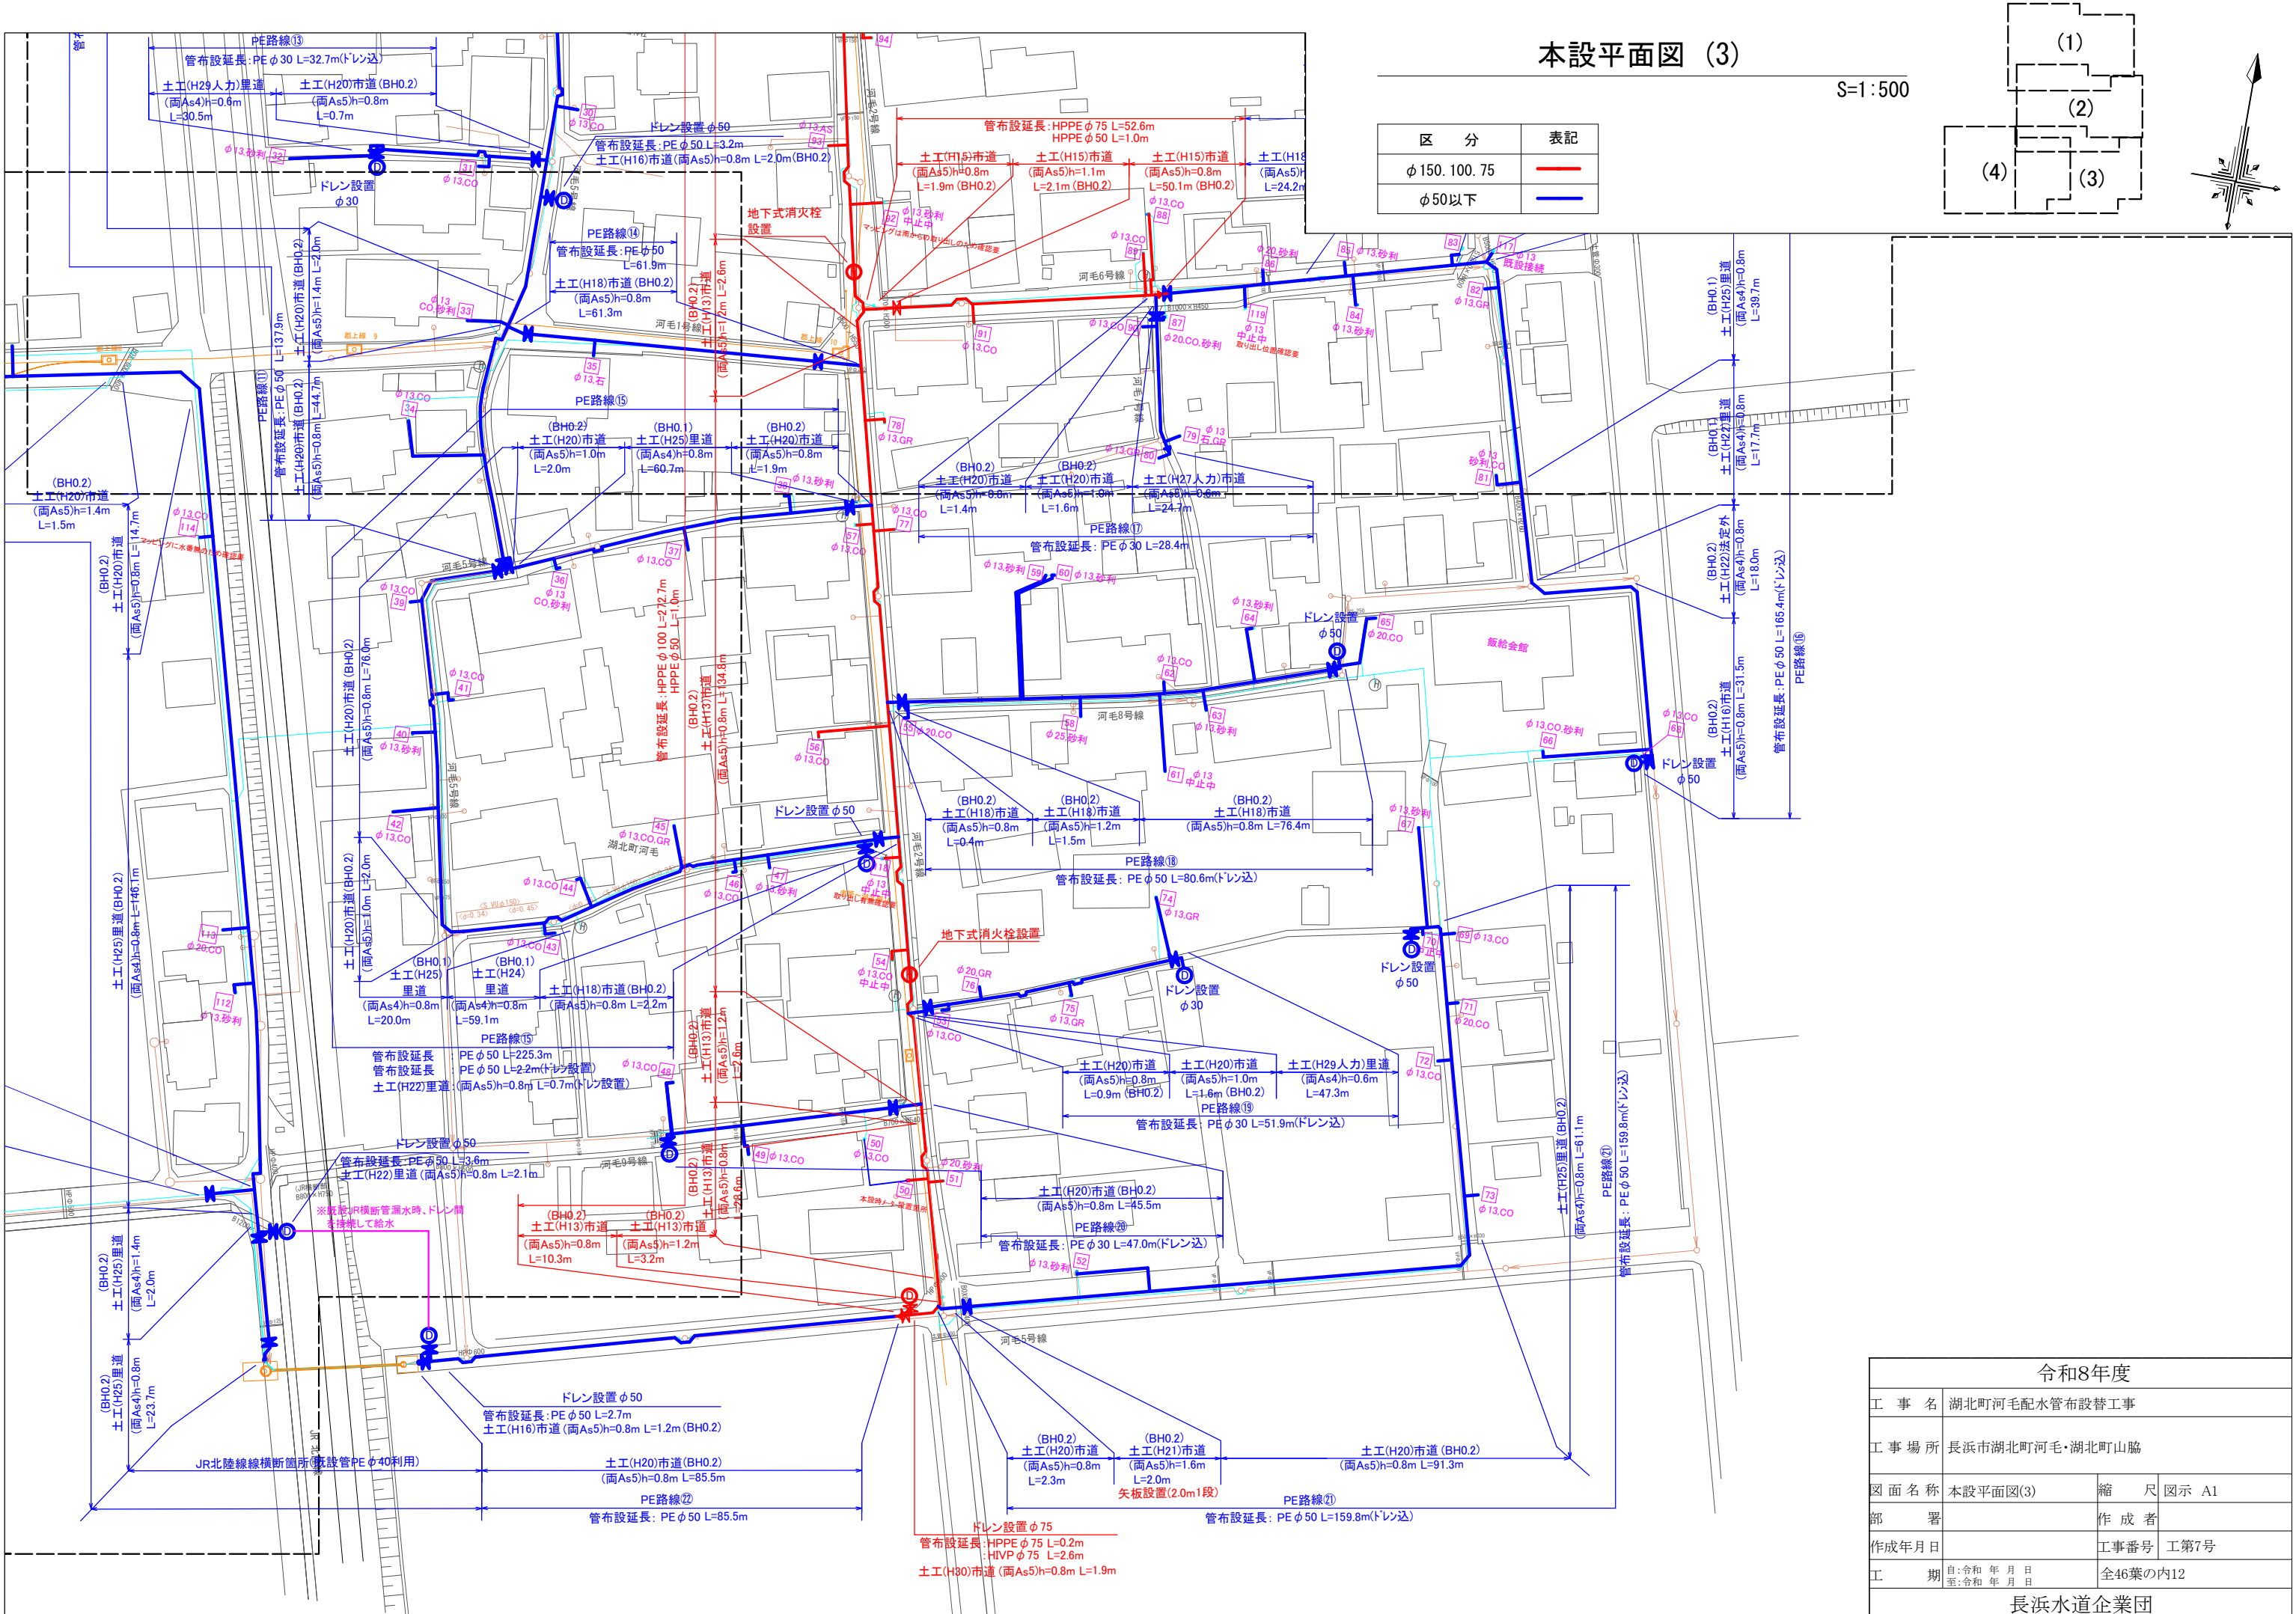


令和8年度			
工 事 名	湖北町河毛配水管布設替工事		
工 事 場 所	長浜市湖北町河毛・湖北町山脇		
図 面 名 称	本設平面図(3)	縮 尺	図示 A1
部 署		作 成 者	
作成年月日		工事番号	工第7号
工 期	自:令和 年 月 日 至:令和 年 月 日	全46葉の内12	
長浜水道企業団			

本設平面図 (4)

S=1:500

区 分	表記
φ 150. 100. 75	—
φ 50以下	—

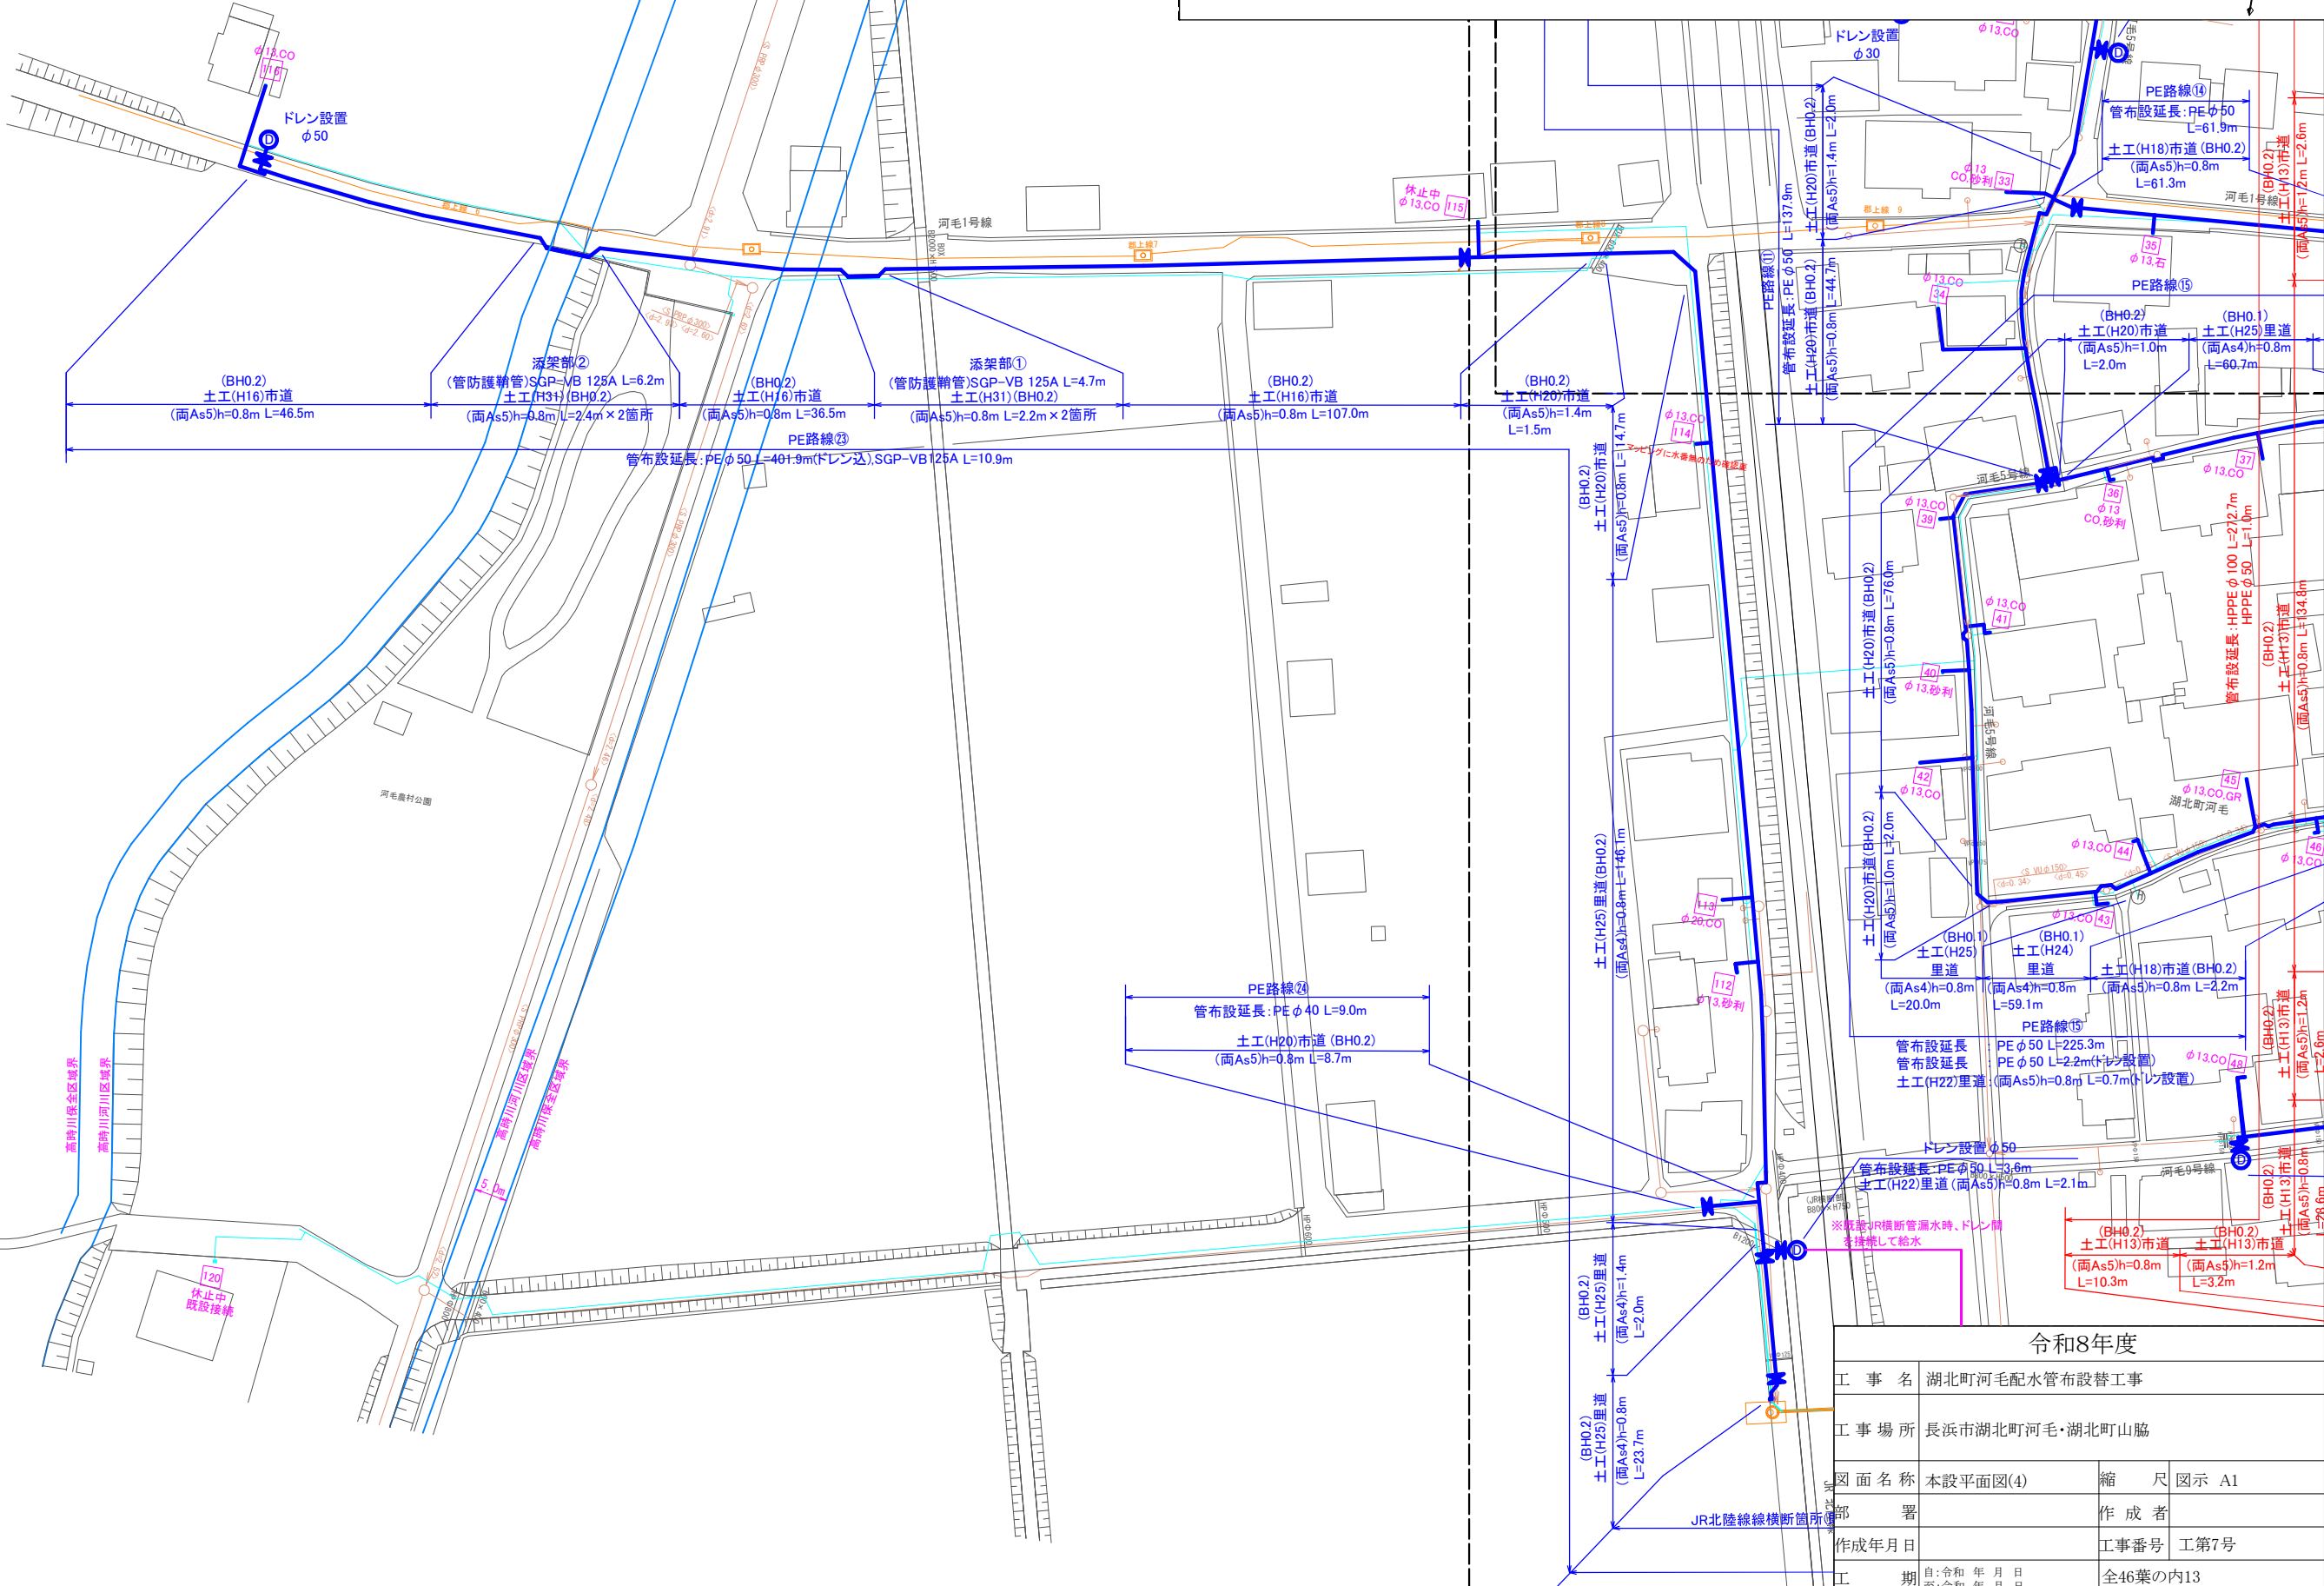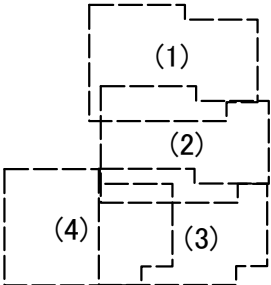

令和8年度			
工 事 名 湖北町河毛配水管布設替工事			
工 事 場 所 長浜市湖北町河毛・湖北町山脇			
図 面 名 称	本設平面図(4)	縮 尺	図示 A1
部 署		作 成 者	
作成年月日		工事番号	工第7号
工 期	自:令和 年 月 日 至:令和 年 月 日	全46葉の内13	

長浜水道企業団

S=Free



	GX継手
	GX継手 (うけ)
	GX継手 (G-Link)




※ダクト用鋳鉄管仕様
切管 φ75～250mm S種GX形
内面エポキシ樹脂粉体塗装品
異形管 内面エポキシ樹脂粉体塗装品

注) ※切管寸法は参考数値であり、現場にて確認後に切断及び加工を行うこと。
※異形管と継輪は直接接合しないこと。

令和8年度			
工 事 名	湖北町河毛配水管布設替工事		
工 事 場 所	長浜市湖北町河毛・湖北町山脇		
図 面 名 称	本設配管詳細図(1)	縮 尺	図示 A1
部 署		作 成 者	
作成年月日		工事番号	工第7号
工 期	自:令和 年 月 日 至:令和 年 月 日	全46葉の内14	
長浜水道企業団			

本設配管詳細図(2)

S=Free

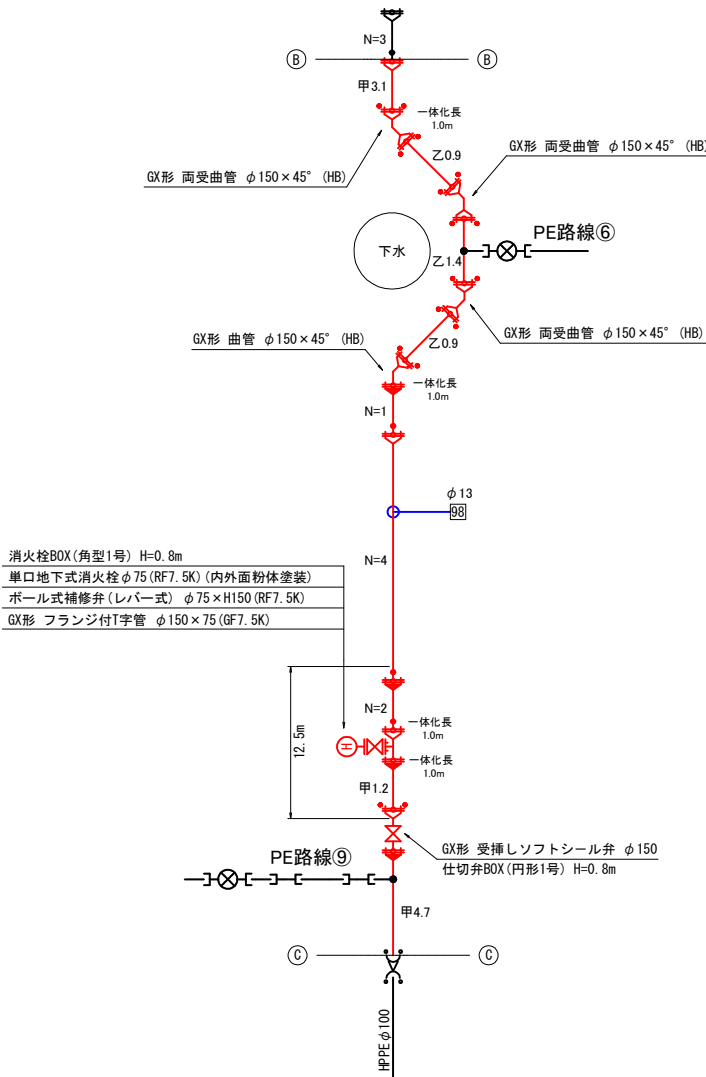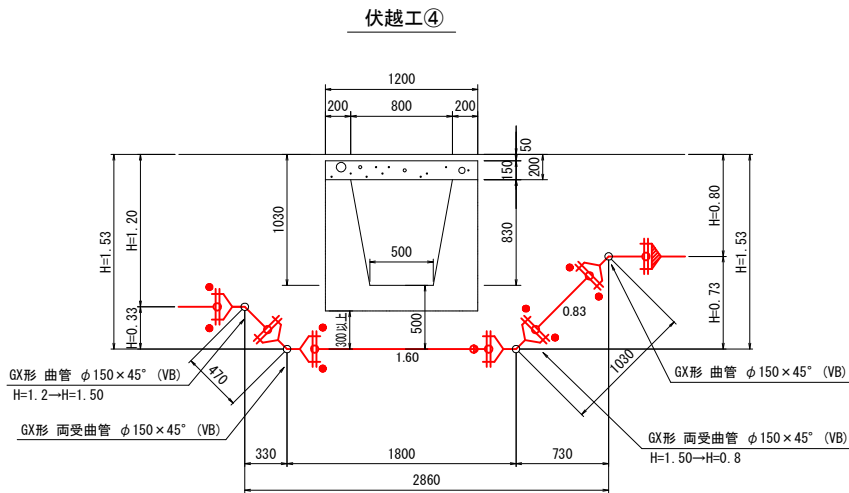
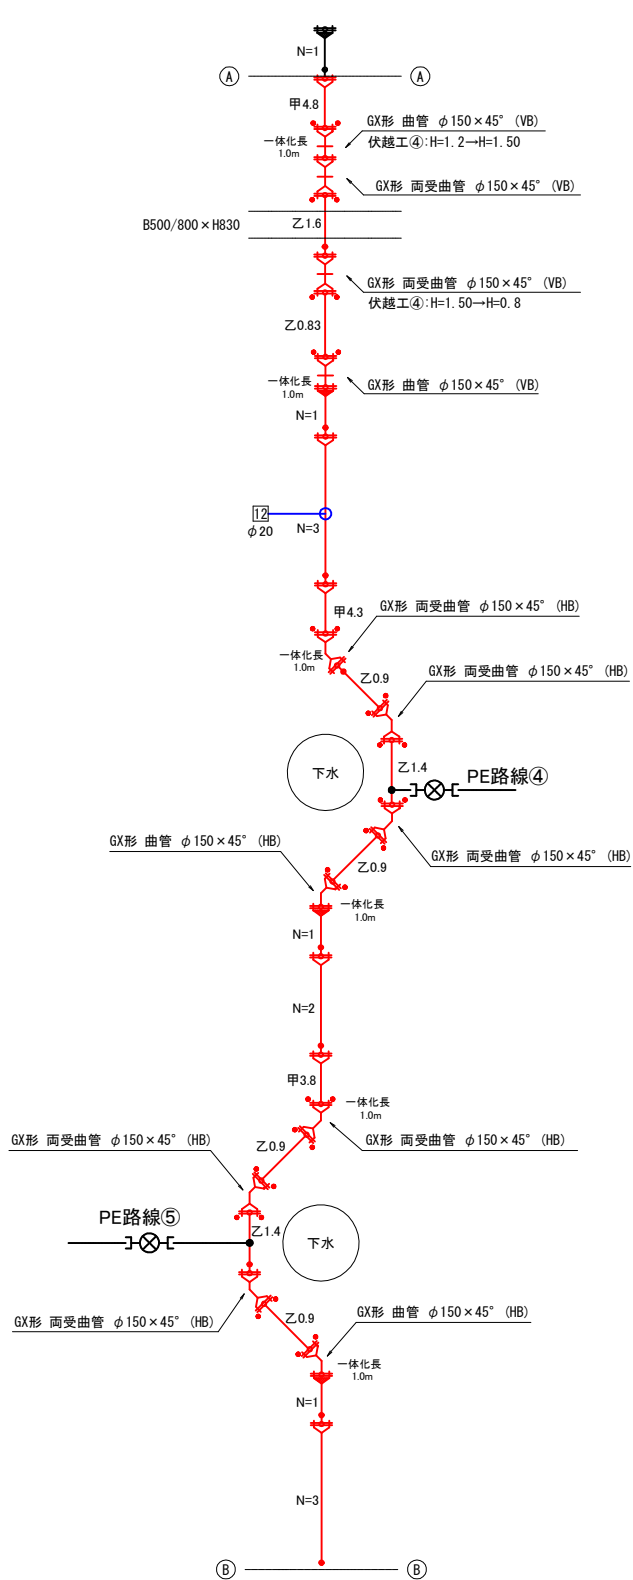


DP-GX形凡例		
	GX継手	※ダクタイル鋳鉄管仕様
	GX継手 (G-Link)	切 管 φ75~250mm S種GX形
		内面エポキシ樹脂粉体塗装品
		異形管 内面エポキシ樹脂粉体塗装品

注) ※切管寸法は参考数値であり、現場にて確認後に切断及び加工を行うこと。
※異形管と継輪は直接接合しないこと。


令和8年度			
工 事 名	湖北町河毛配水管布設替工事		
工 事 場 所	長浜市湖北町河毛・湖北町山脇		
図 面 名 称	本設配管詳細図(2)	縮 尺	図示 A1
部 署		作 成 者	
作成年月日		工事番号	工第7号
工 期	自:令和 年 月 日 至:令和 年 月 日	全46葉の内15	
長浜水道企業団			

S=Free

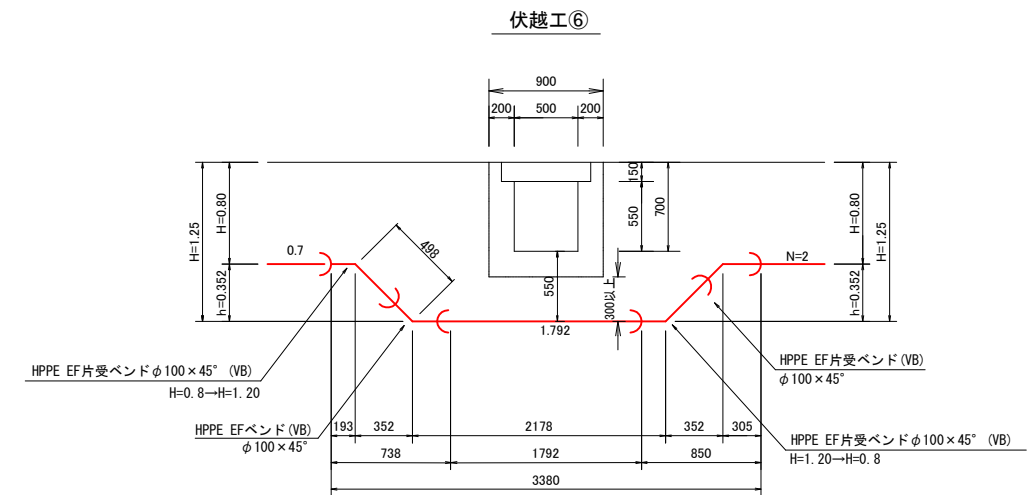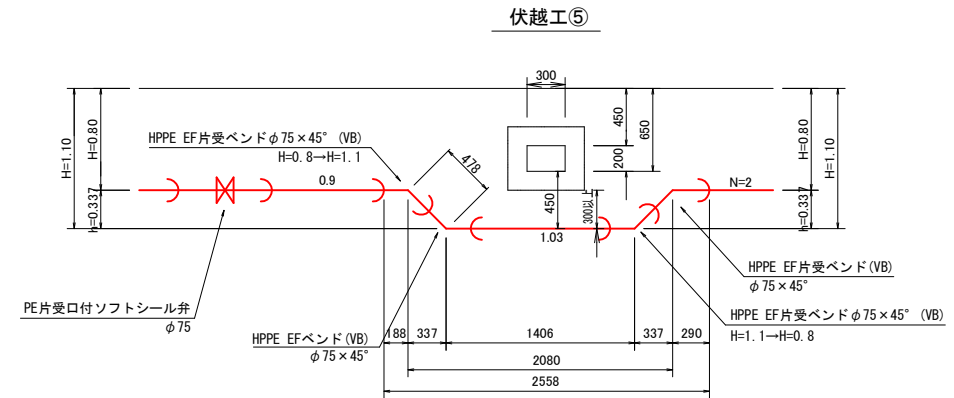

令和8年度			
工 事 名	湖北町河毛配水管布設替工事		
工 事 場 所	長浜市湖北町河毛・湖北町山脇		
図 面 名 称	本設配管詳細図(3)	縮 尺	図示 A1
部 署		作 成 者	
作成年月日		工事番号	工第7号
工 期	自:令和 年 月 日 至:令和 年 月 日	全46葉の内16	
長浜水道企業団			


S=Free

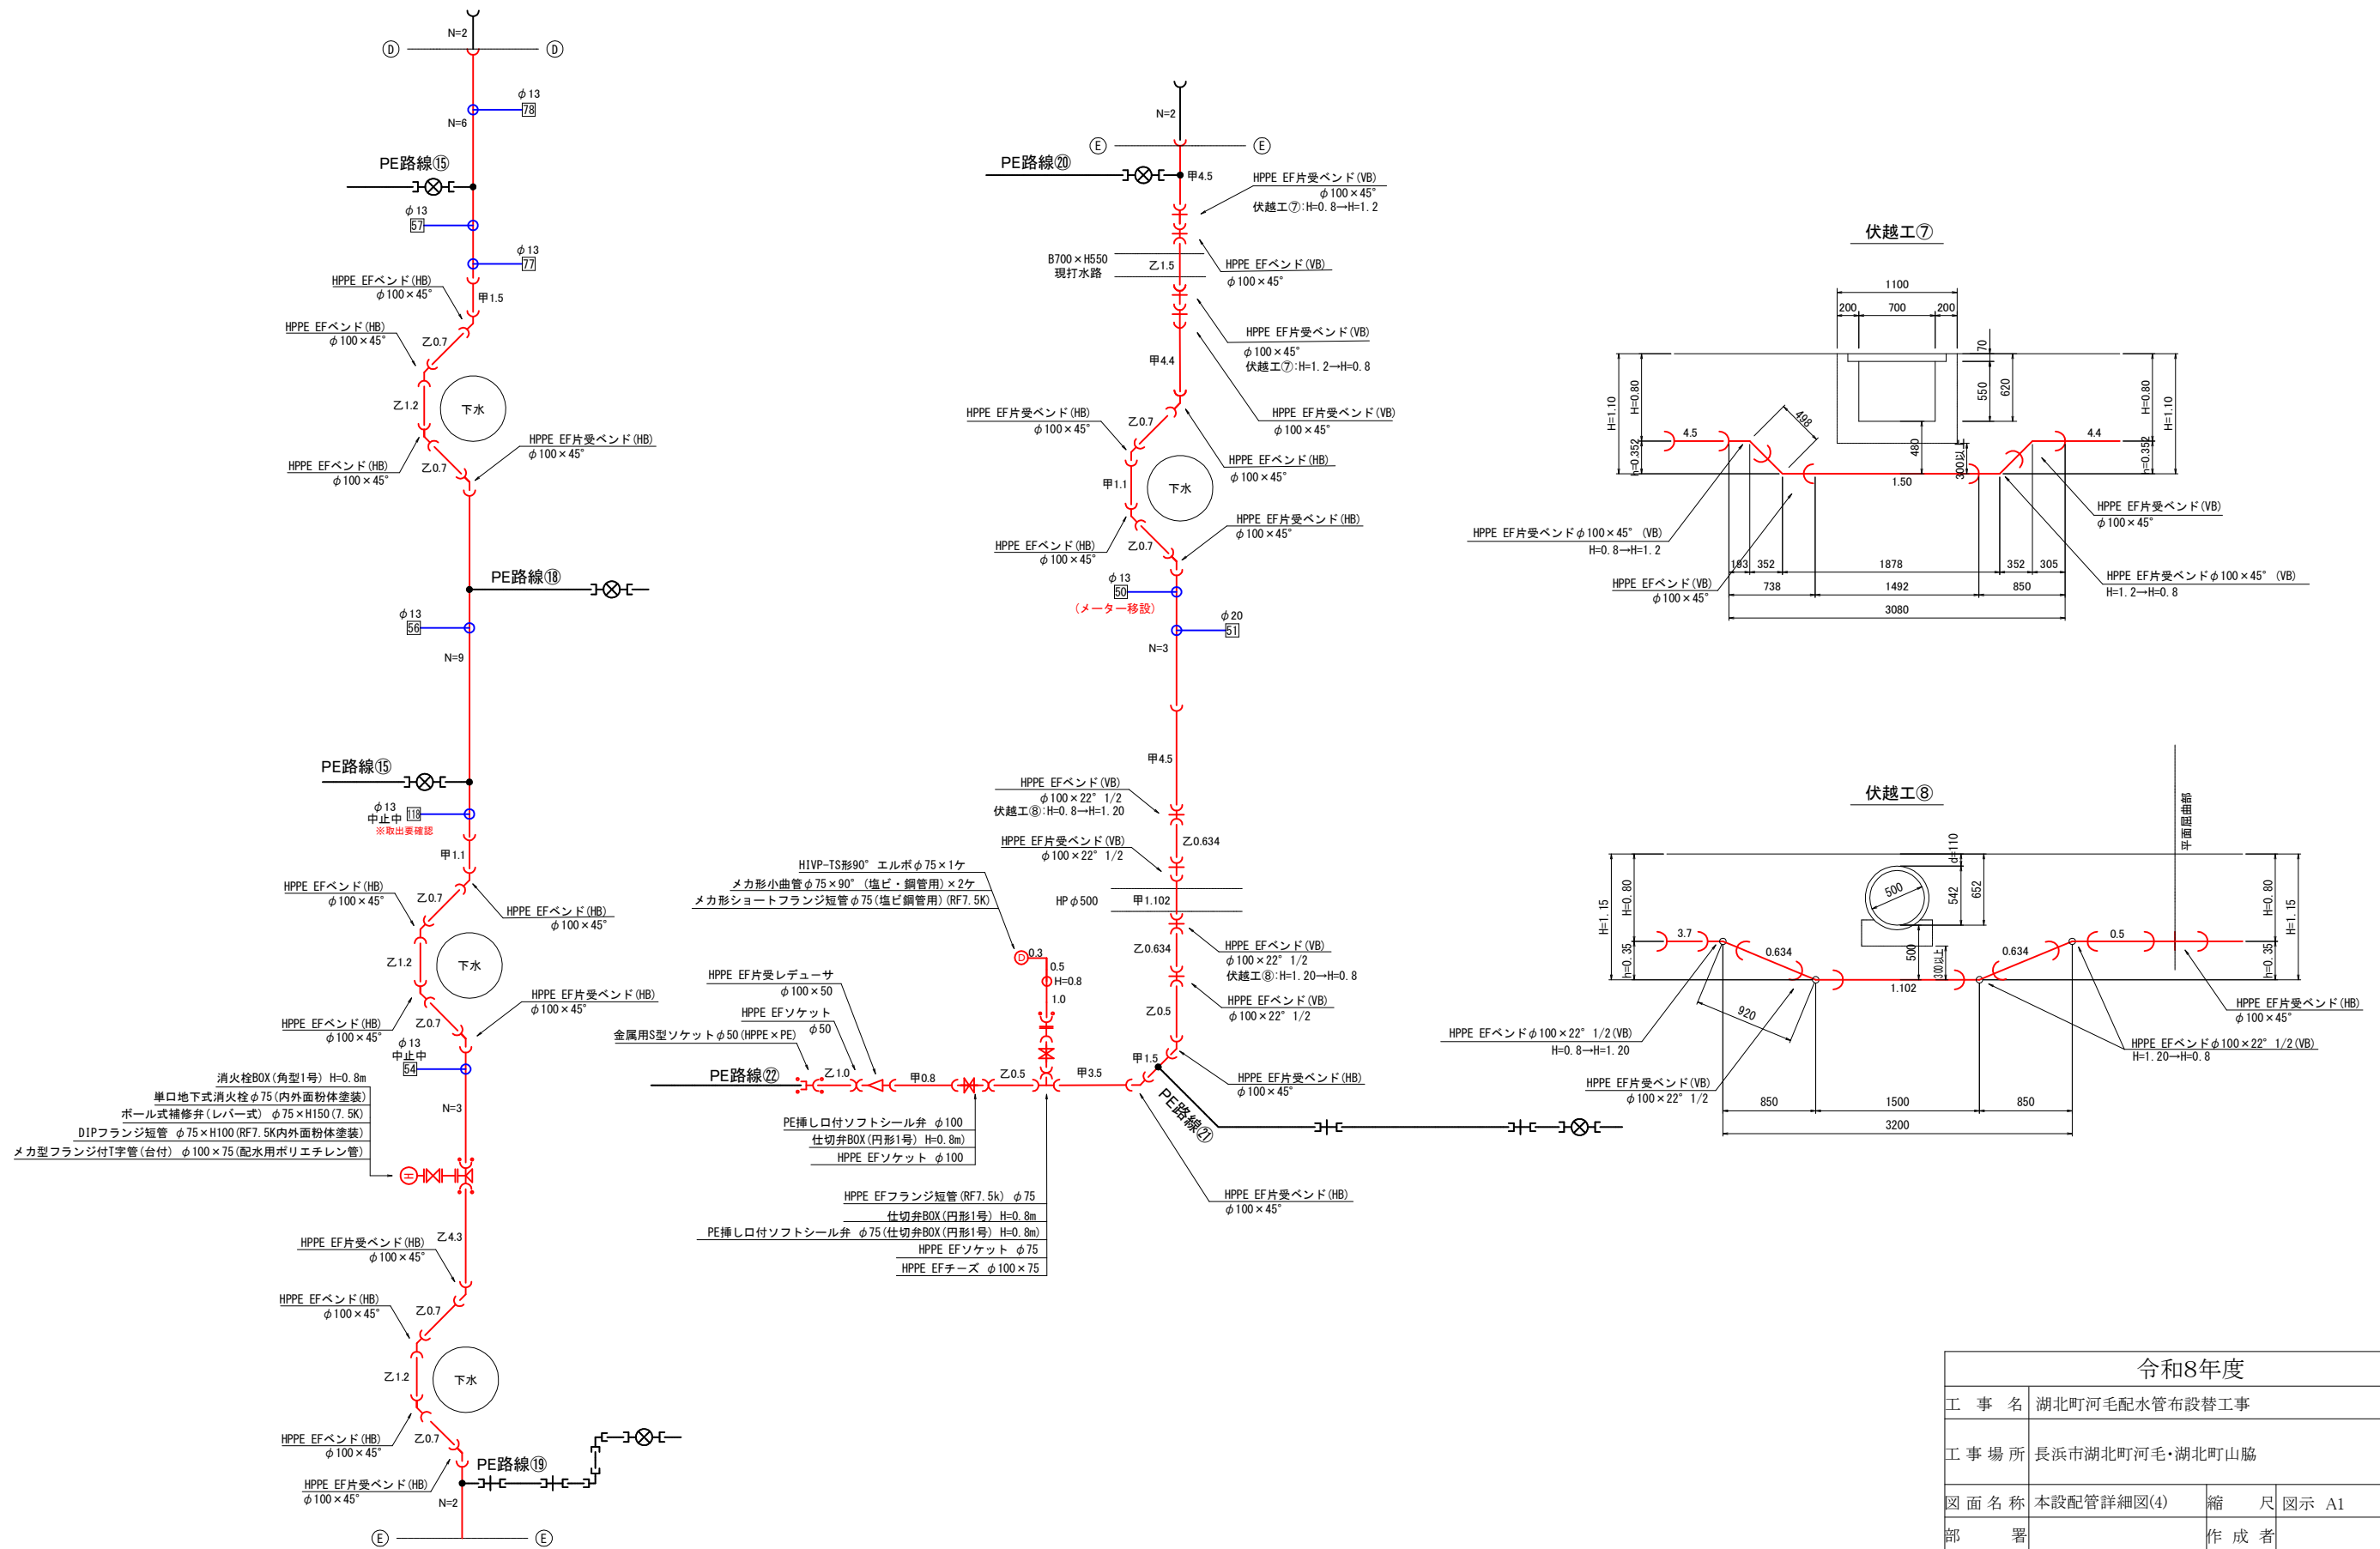


令和8年度			
工 事 名	湖北町河毛配水管布設替工事		
工 事 場 所	長浜市湖北町河毛・湖北町山脇		
図 面 名 称	本設配管詳細図(4)	縮 尺	図示 A1
部 署		作 成 者	
作成年月日		工事番号	工第7号
工 期	自:令和 年 月 日 至:令和 年 月 日	全4葉の内17	
長浜水道企業団			

本設配管詳細図(5)


S=Free

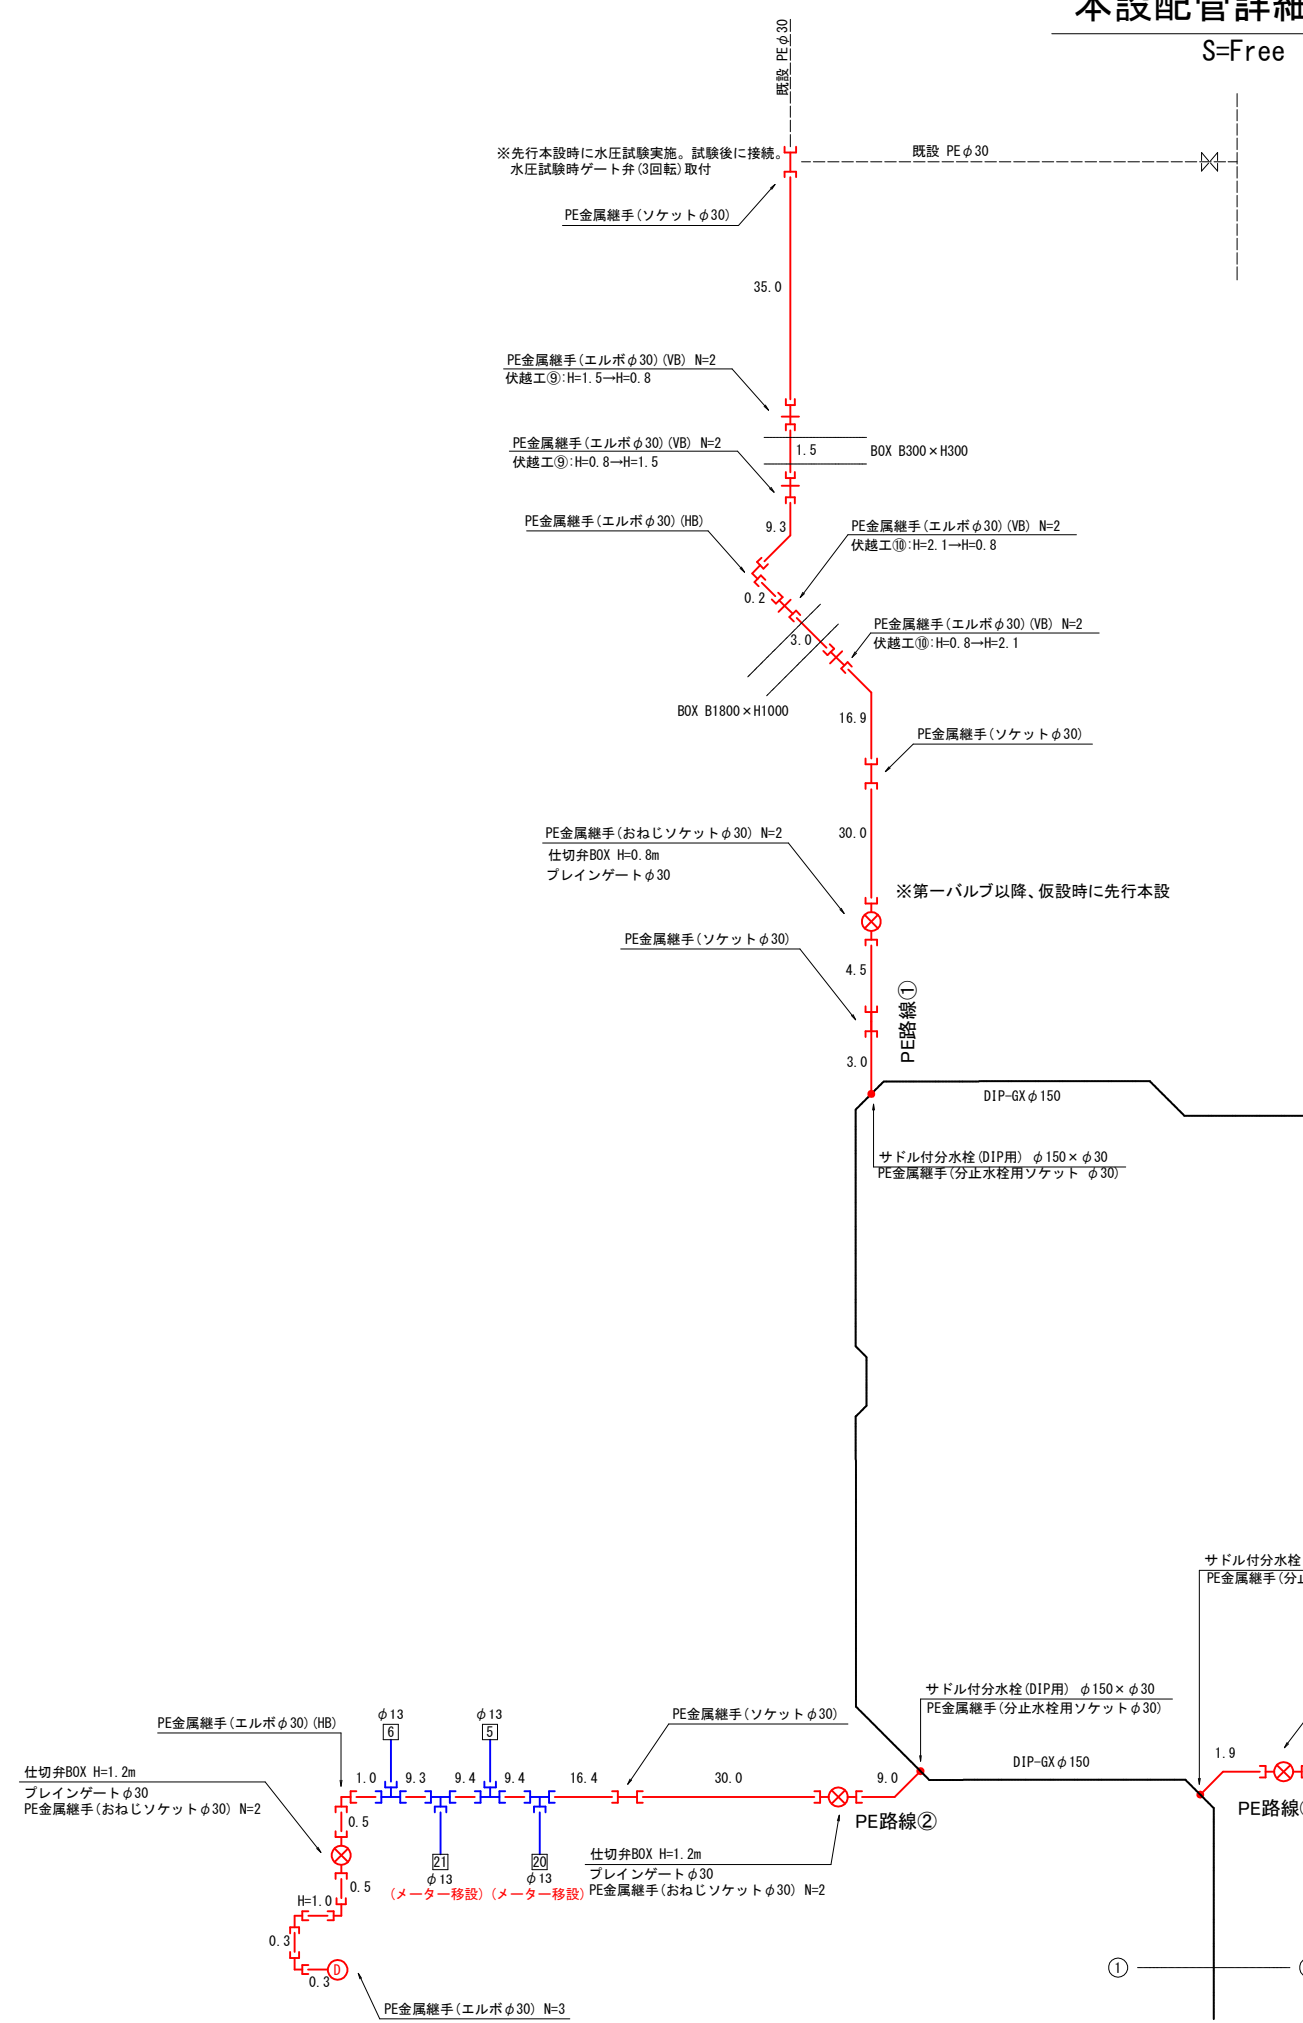

伏越工⑨

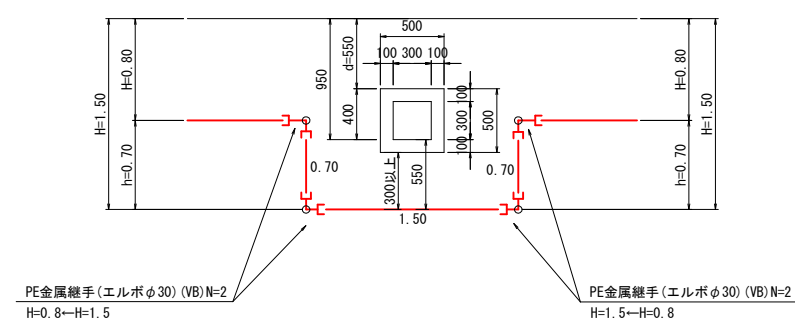


伏越工⑩

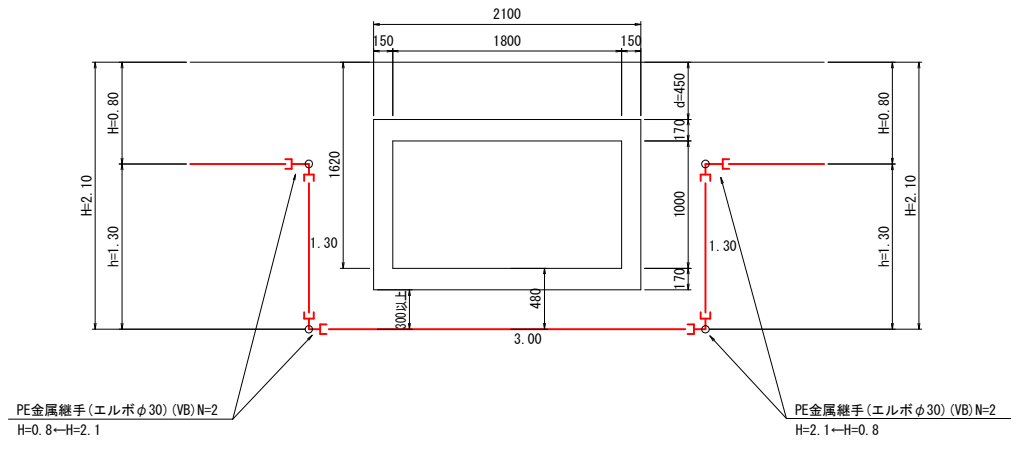

令和8年度				
工 事 名	湖北町河毛配水管布設替工事			
工 事 場 所	長浜市湖北町河毛・湖北町山脇			
図 面 名 称	本設配管詳細図(5)	縮 尺	図示 A1	
部 署		作 成 者		
作成年月日		工事番号	工第7号	
工 期	自:令和 年 月 日 至:令和 年 月 日	全46葉の内18		
長浜水道企業団				


本設配管詳細図(6)

S=Free

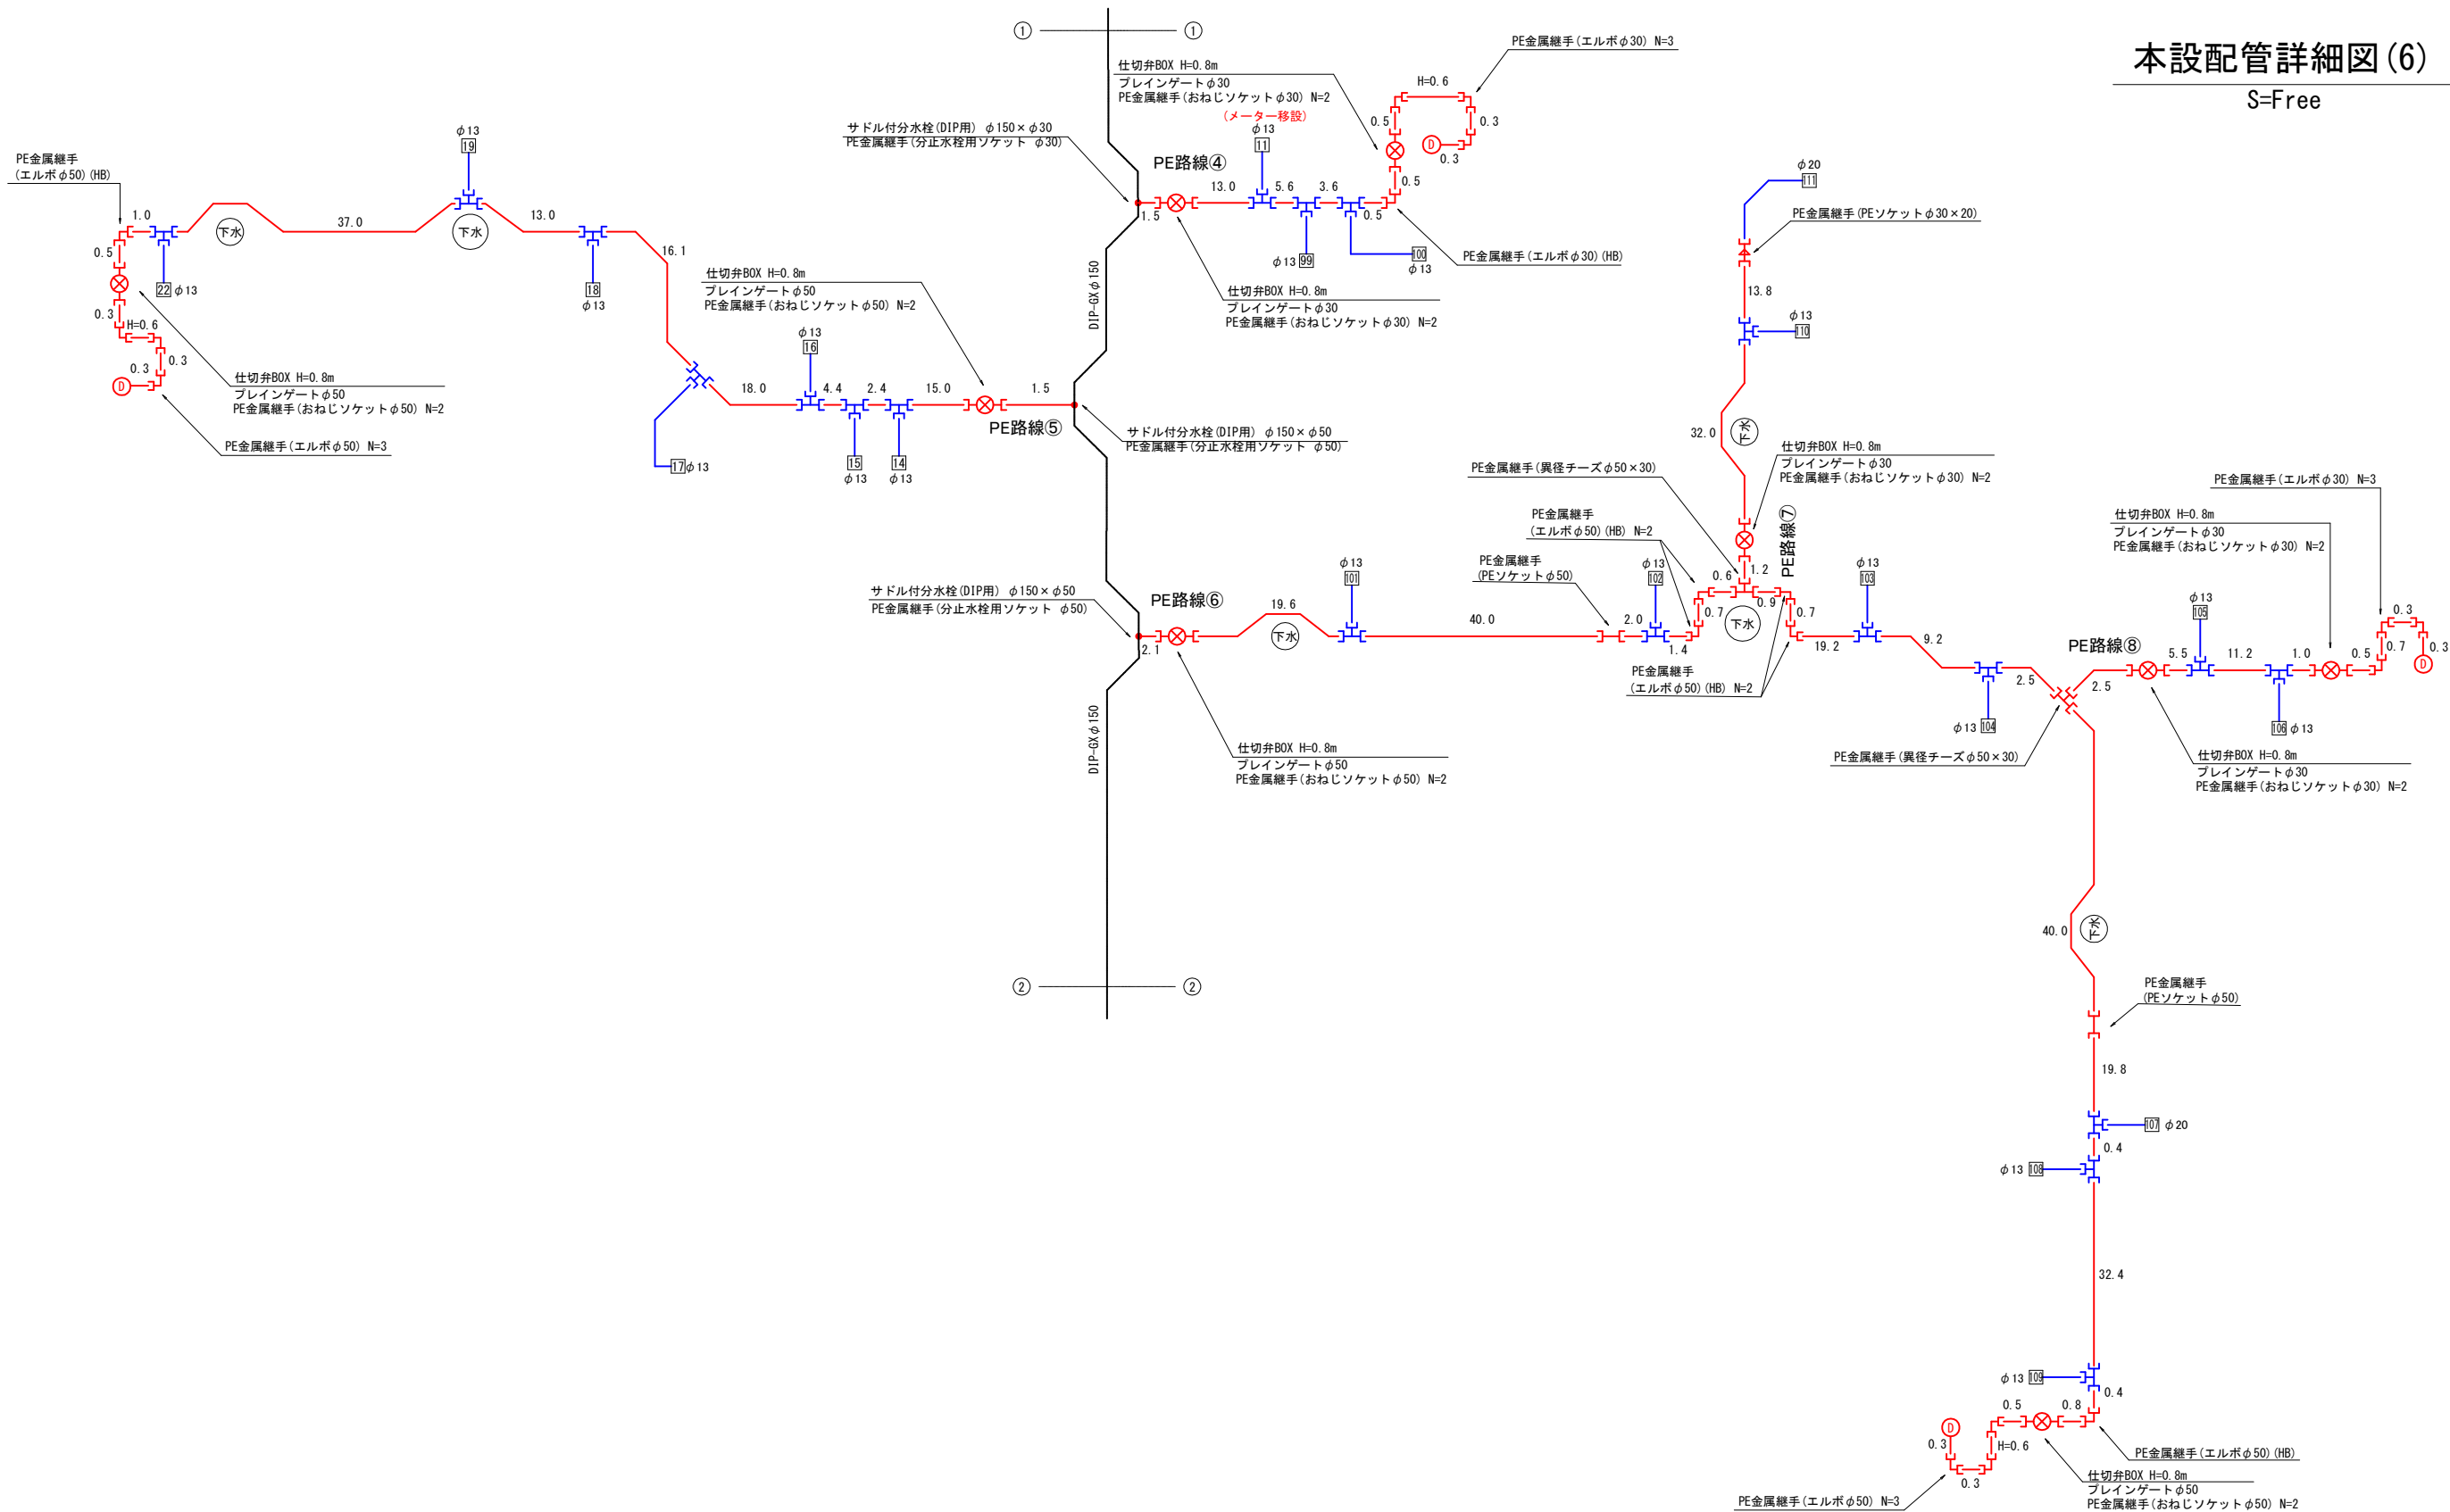


令和8年度			
工 事 名	湖北町河毛配水管布設替工事		
工 事 場 所	長浜市湖北町河毛・湖北町山脇		
図 面 名 称	本設配管詳細図(6)	縮 尺	図示 A1
部 署		作 成 者	
作成年月日		工事番号	工第7号
工 期	自:令和 年 月 日 至:令和 年 月 日	全46葉の内19	
長浜水道企業団			

S=Free

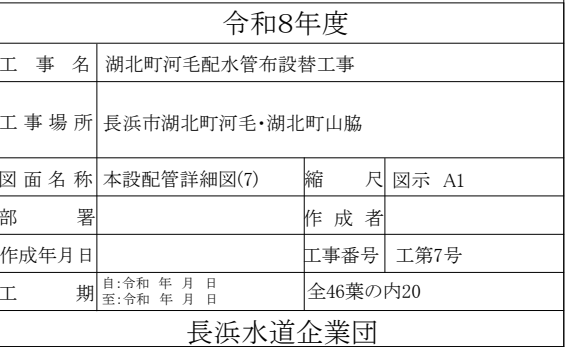

本設配管詳細図(8)


S=Free

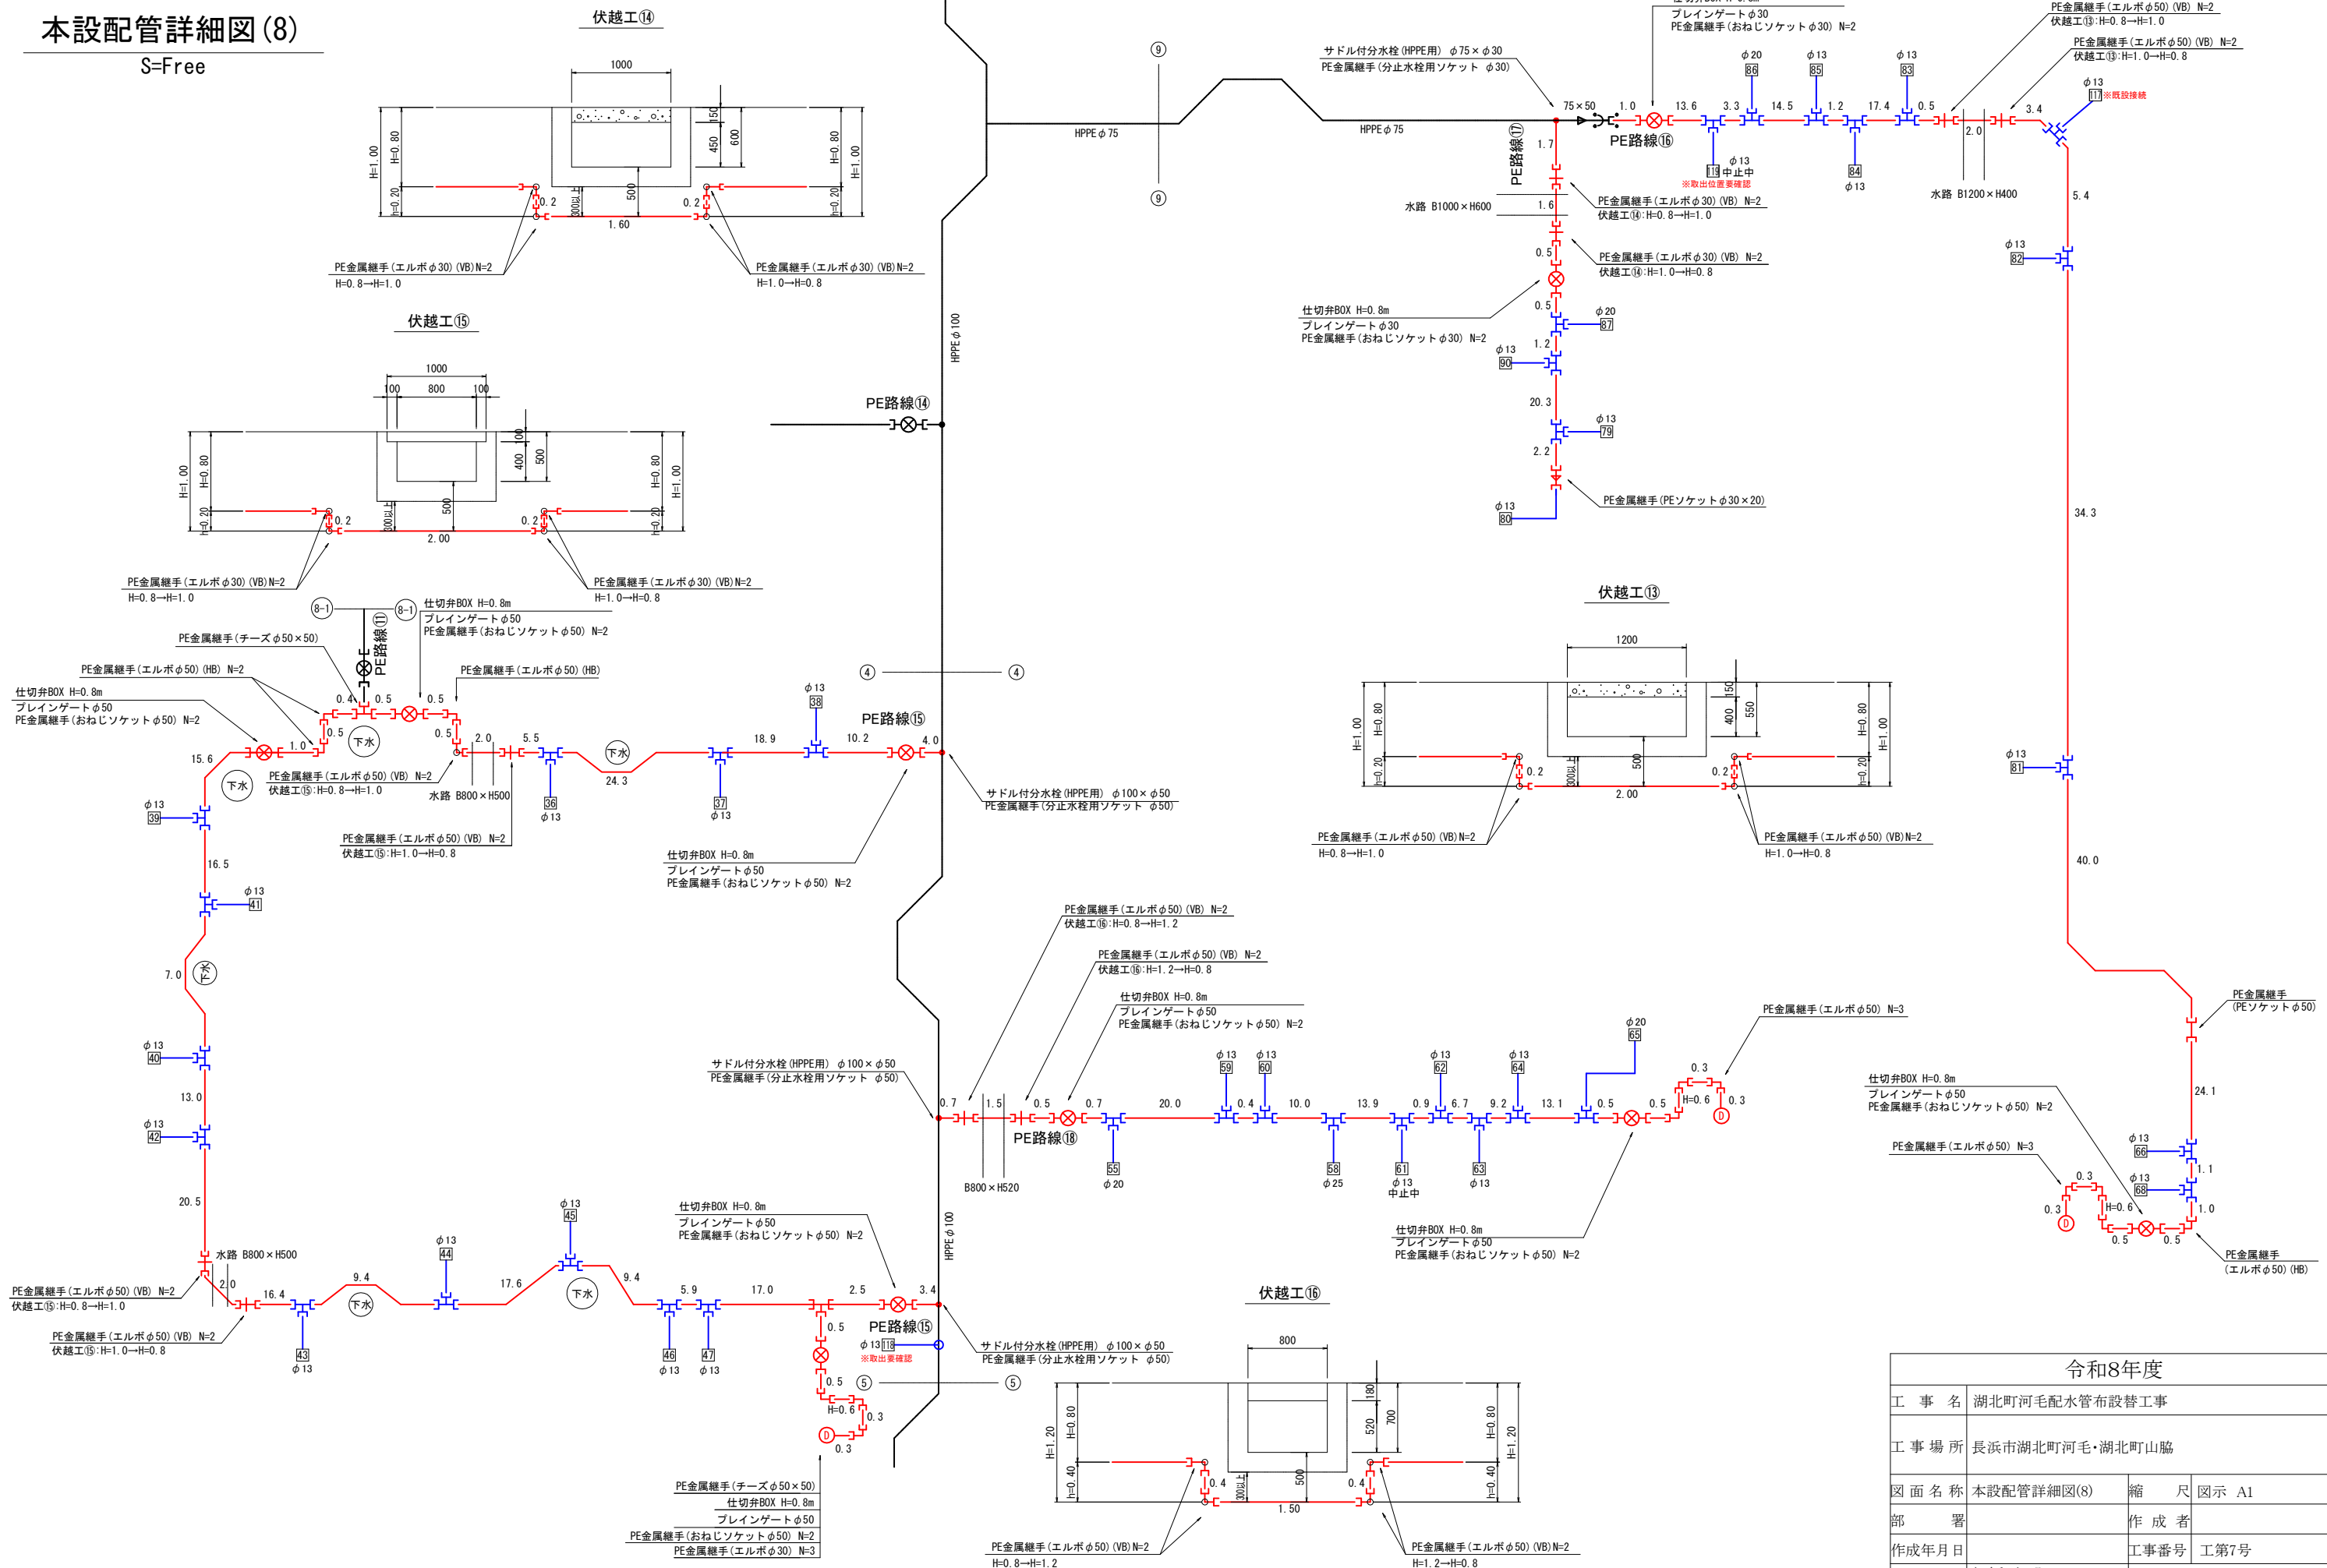

令和8年度			
工 事 名	湖北町河毛配水管布設替工事		
工 事 場 所	長浜市湖北町河毛・湖北町山脇		
図 面 名 称	本設配管詳細図(8)	縮 尺	図示 A1
部 署		作 成 者	
作成年月日		工事番号	工第7号
工 期	自:令和 年 月 日 至:令和 年 月 日	全46葉の内21	
長浜水道企業団			

本設配管詳細図(9)


S=Free

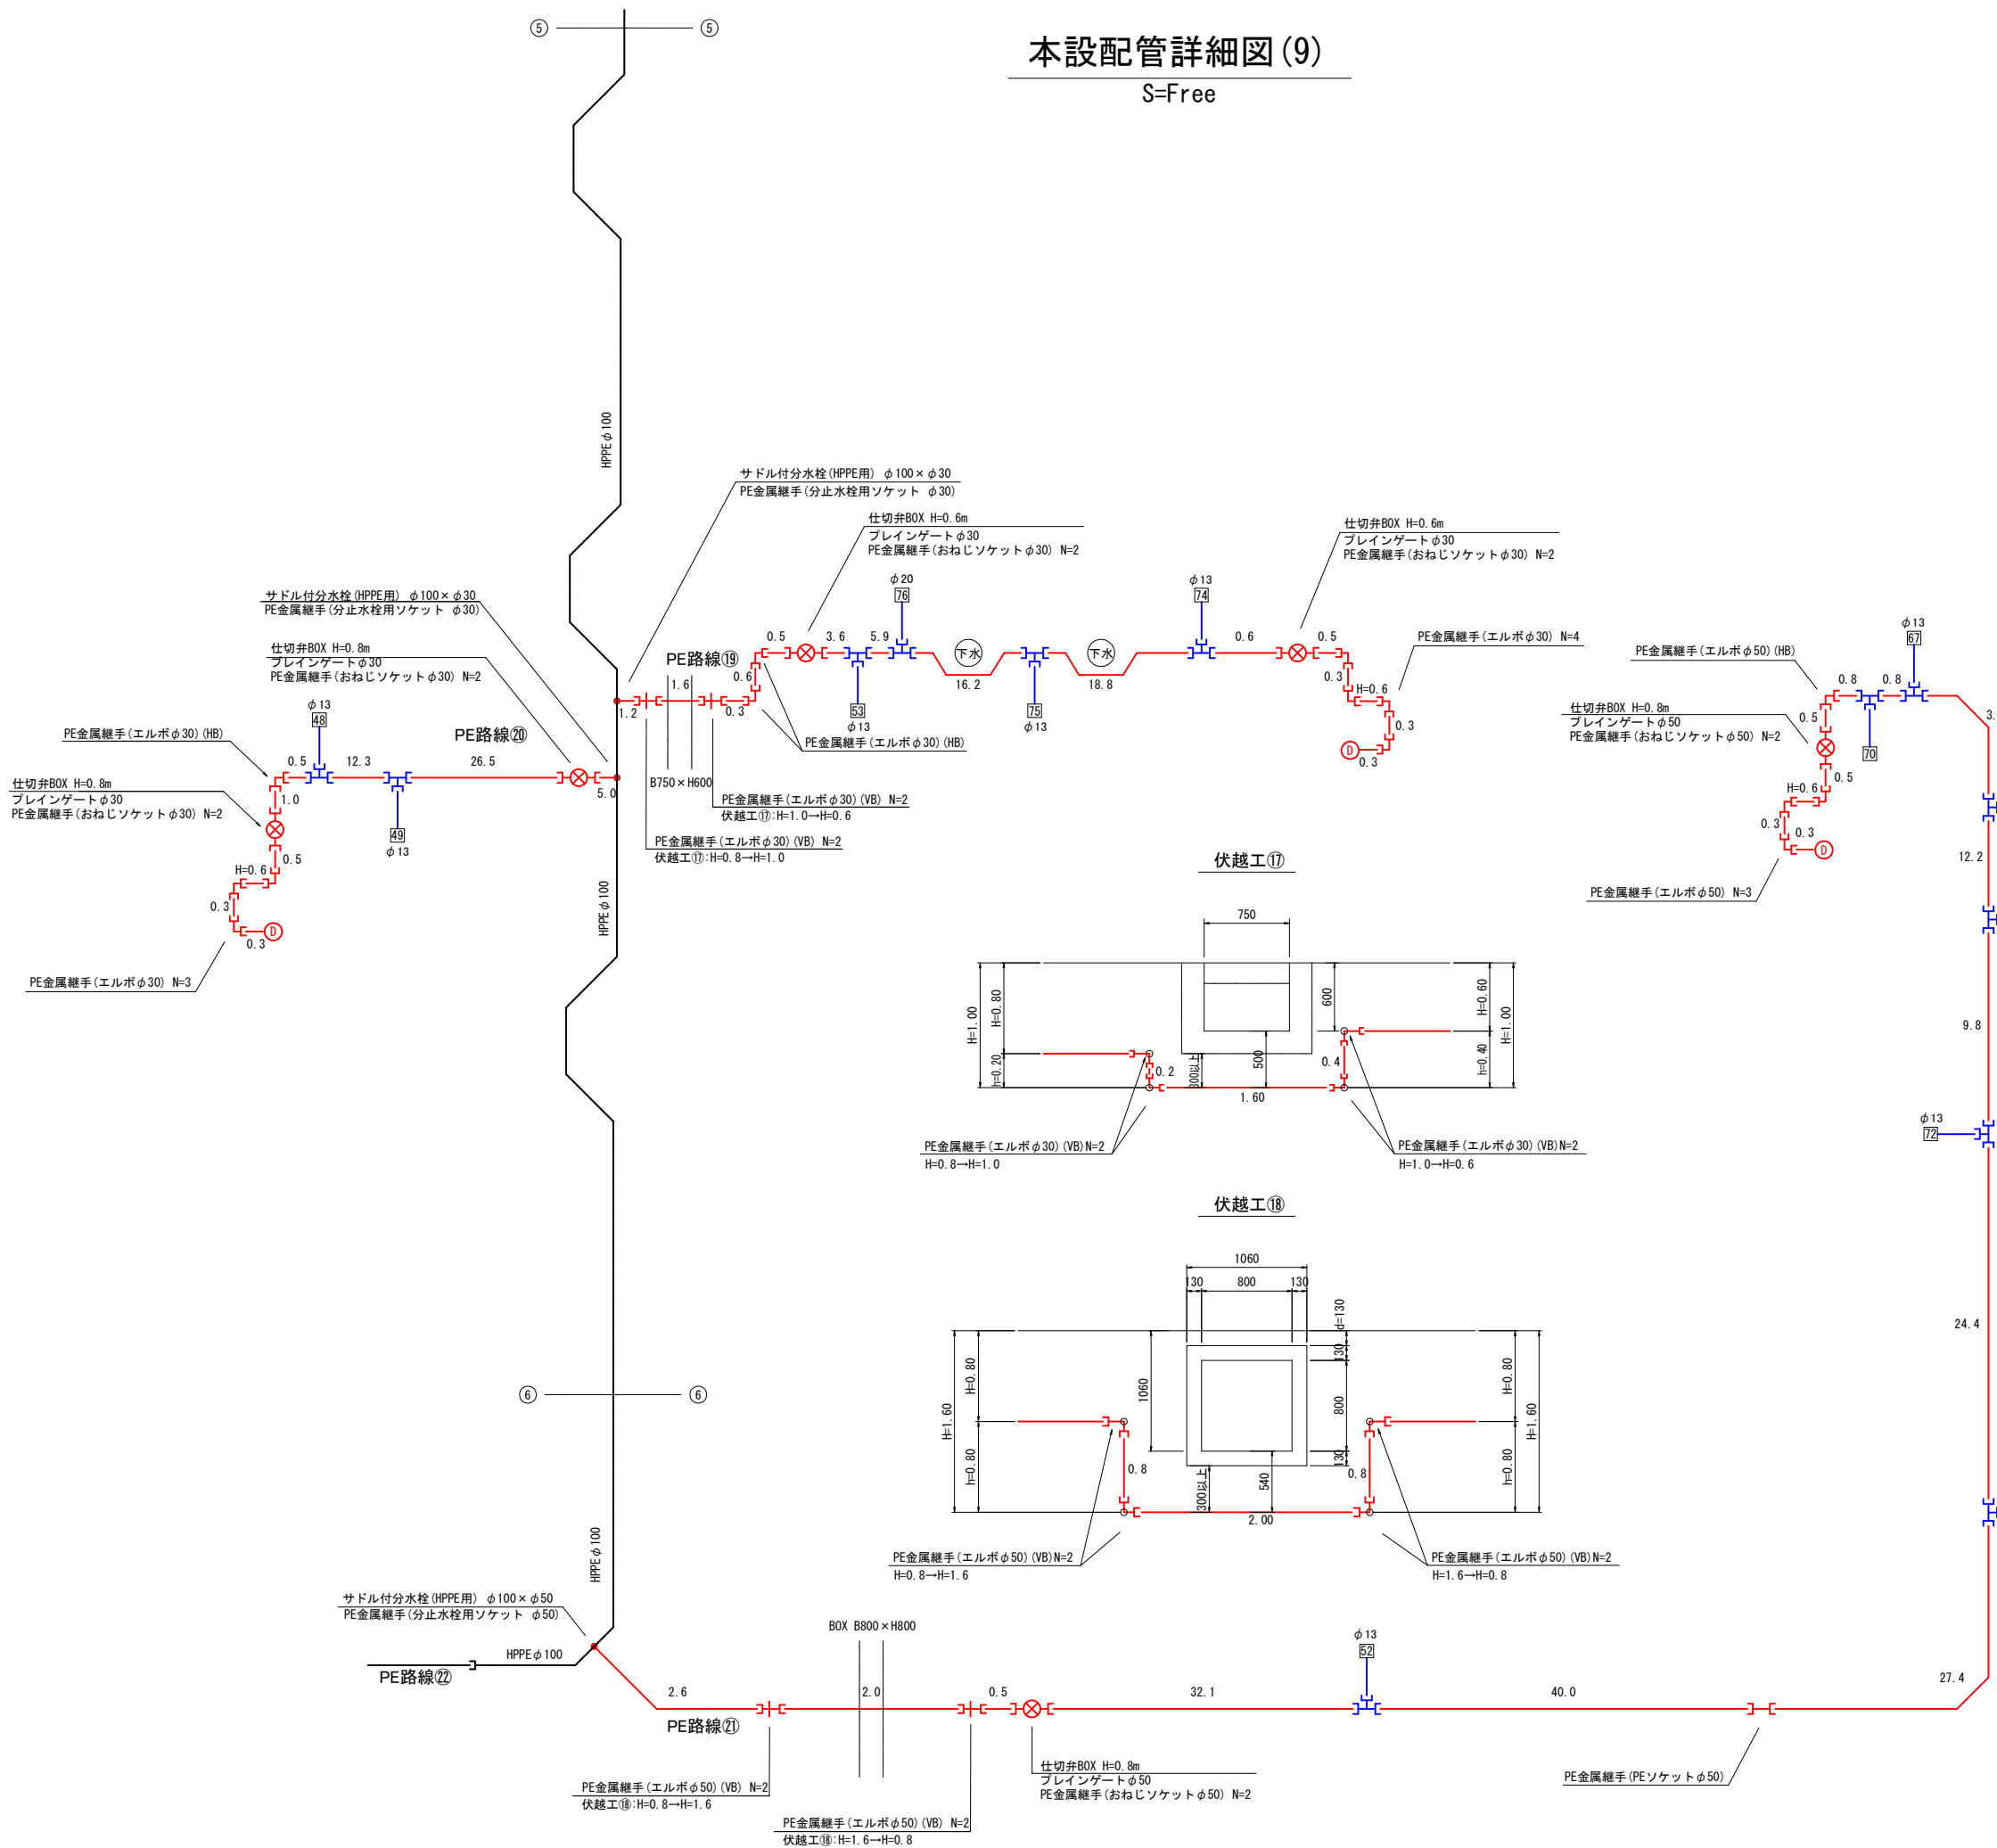

令和8年度			
工 事 名	湖北町河毛配水管布設替工事		
工 事 場 所	長浜市湖北町河毛・湖北町山脇		
図 面 名 称	本設配管詳細図(9)	縮 尺	図示 A1
部 署		作 成 者	
作成年月日		工事番号	工第7号
工 期	自:令和 年 月 日 至:令和 年 月 日	全46葉の内22	
長浜水道企業団			

本設配管詳細図(10)

S-Free

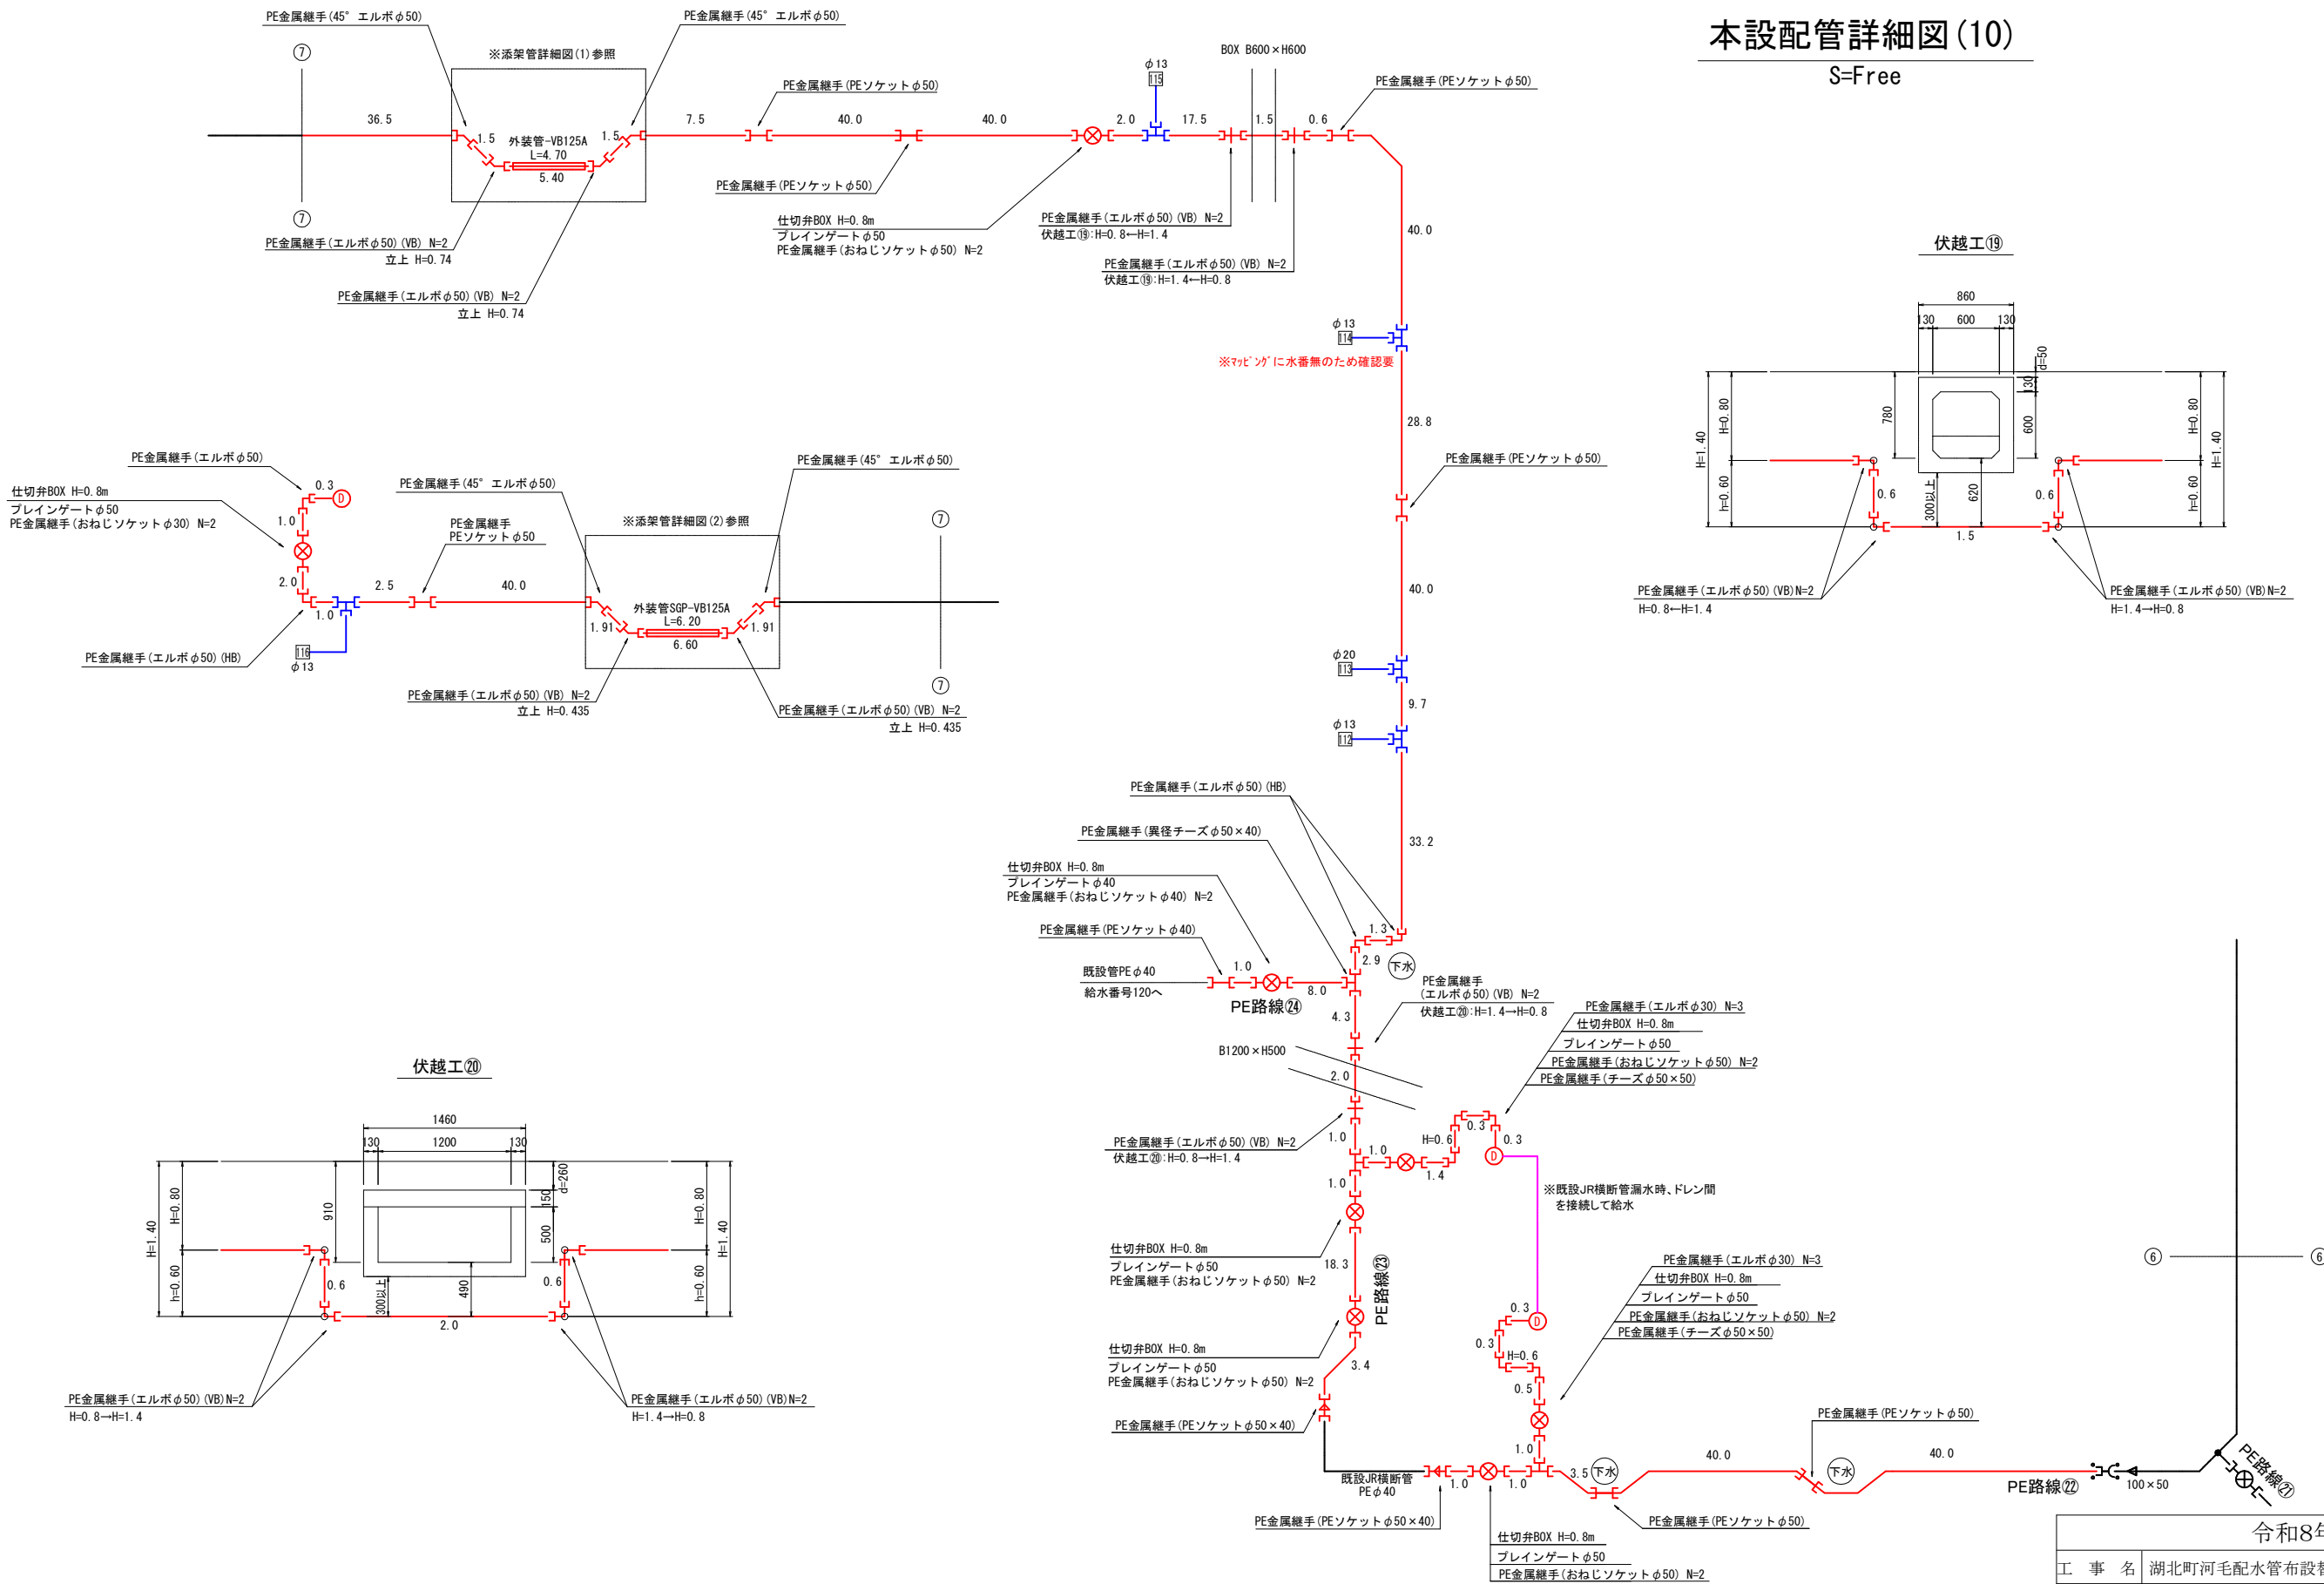


令和8年度			
工 事 名	湖北町河毛配水管布設替工事		
工 事 場 所	長浜市湖北町河毛・湖北町山脇		
図 面 名 称	本設配管詳細図(10)	縮 尺	図示 A1
部 署		作 成 者	
作成年月日		工事番号	工第7号
工 期	自:令和 年 月 日 至:令和 年 月 日	全46葉の内23	
長浜水道企業団			

配水管添架部詳細図(1)

(添架部①)

平面図


S=1:30

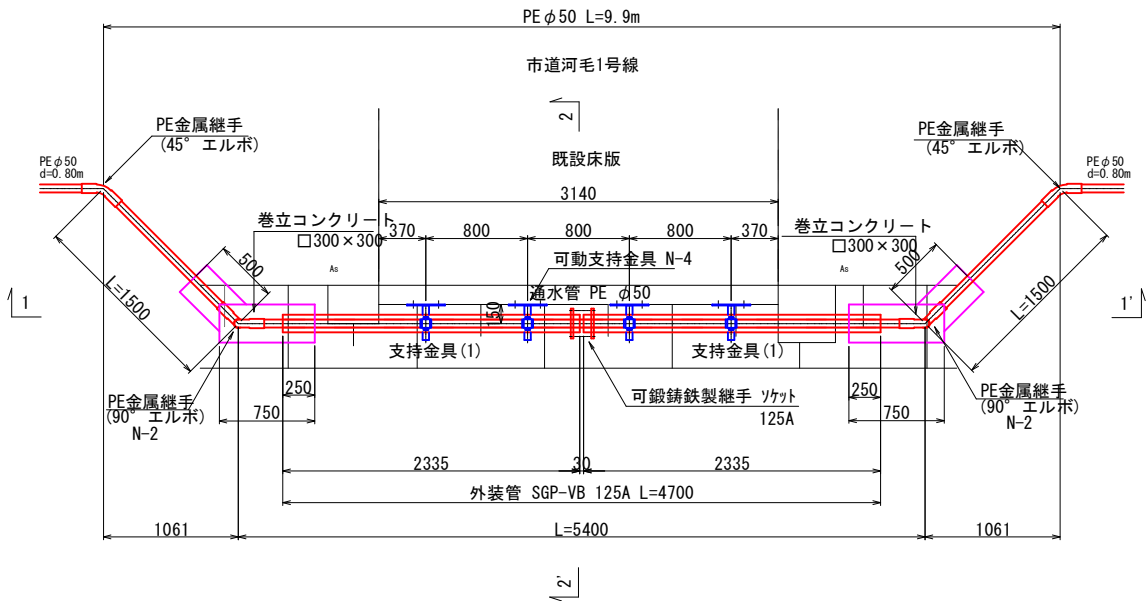

側面図

1 - 1'


S=1:30

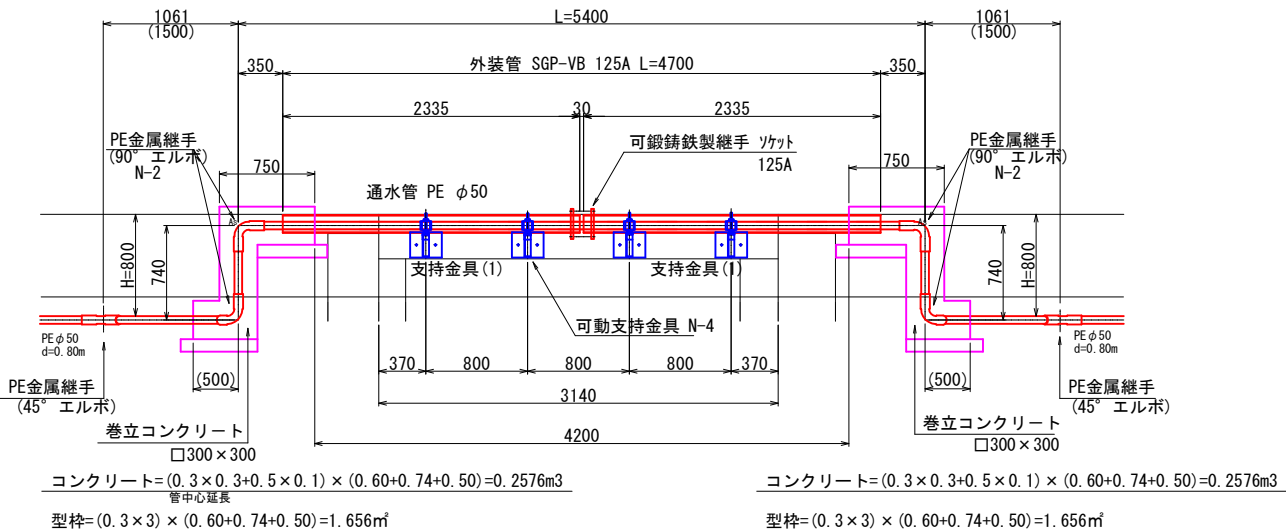

水管支持金具詳細図


支持金具(1)

S=1:10

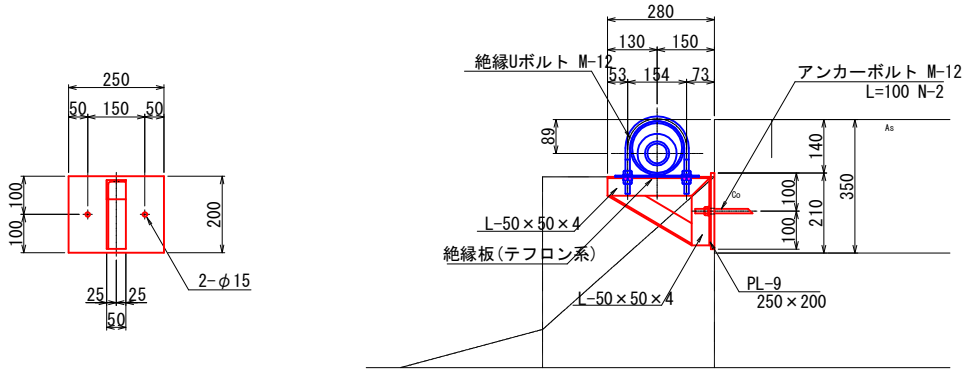

管梁詳細図


NOSCALE

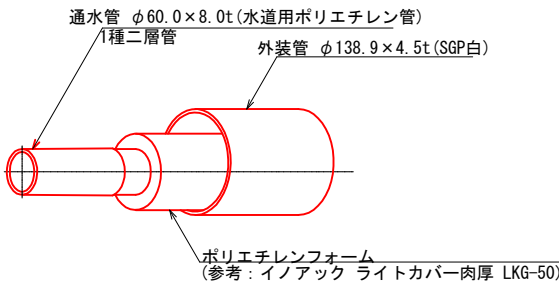

(備考)
1. 材質: φ60.0×8.0t (水道用ポリエチレン二層管)-通水管
φ138.9×4.5t (SGP 白)-外装管

巻立コンクリート断面図

S=1:10

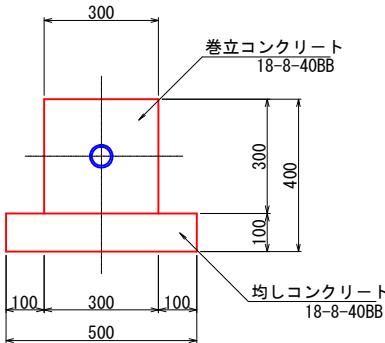

令和8年度


工 事 名	湖北町河毛配水管布設替工事		
工 事 場 所	長浜市湖北町河毛・湖北町山脇		
図 面 名 称		縮 尺	図示 A1
部 署		作 成 者	
作成年月日		工事番号	工第7号
工 期	自:令和 年 月 日 至:令和 年 月 日	全46葉の内24	
長浜水道企業団			

※制作の際は現地調査後に監督員と協議の上、寸法等を決定のこと。

配水管添架部詳細図(2)
(添架部②)

平面図


S=1:50

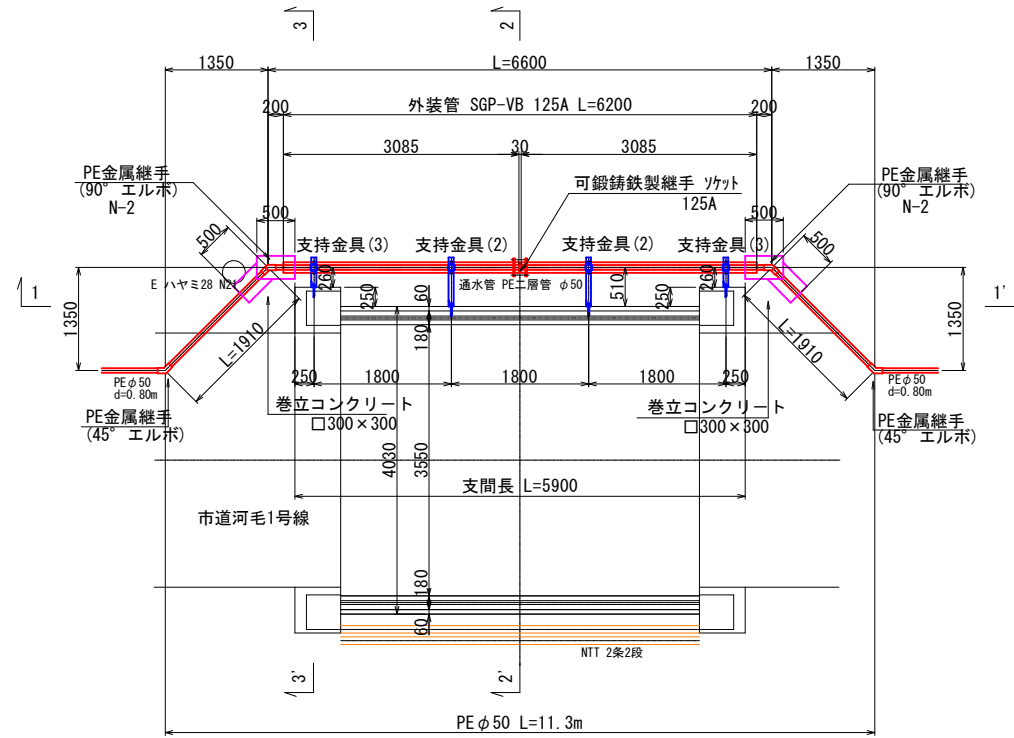

側面図

1 - 1'

S=1:50

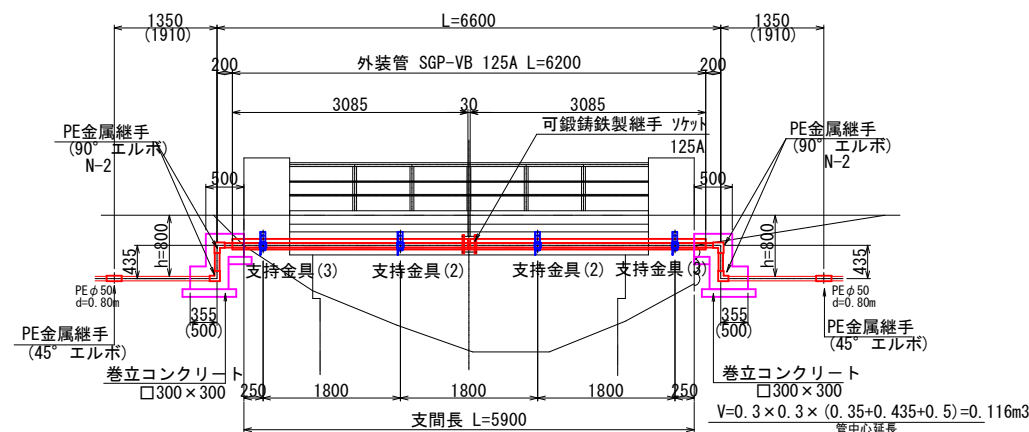


コンクリート=(0.3×0.3+0.5×0.1)×(0.35+0.435+0.5)=0.1799m³
管中心延長
型枠=(0.3×3)×(0.35+0.435+0.5)=1.1565m²

コンクリート=(0.3×0.3+0.5×0.1)×(0.35+0.435+0.5)=0.1799m³
管中心延長
型枠=(0.3×3)×(0.35+0.435+0.5)=1.1565m²

断面図

2 - 2'


S=1:30

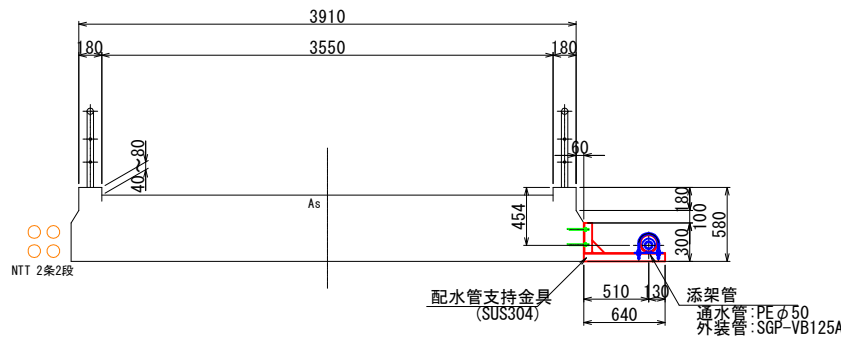

断面図


3 - 3'

S=1:30

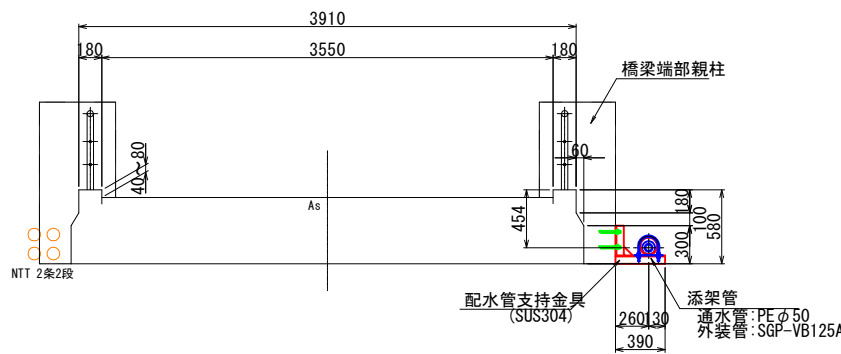

管梁詳細図


NOSCALE

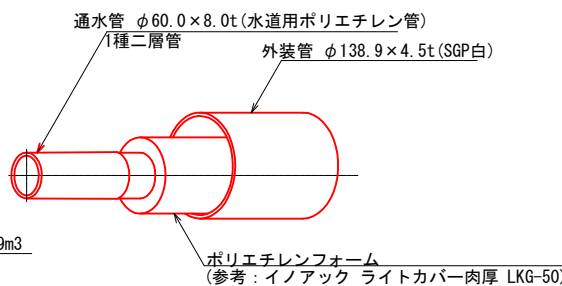

(備考)
1. 材質: φ60.0×8.0t (水道用ポリエチレン二層管)-通水管
φ138.9×4.5t (SGP 白)-外装管

巻立コンクリート断面図


S=1:10

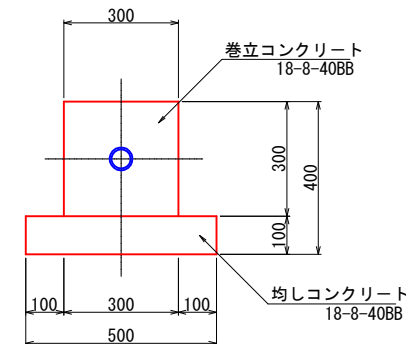

水管支持金具詳細図

支持金具(2)


S=1:10

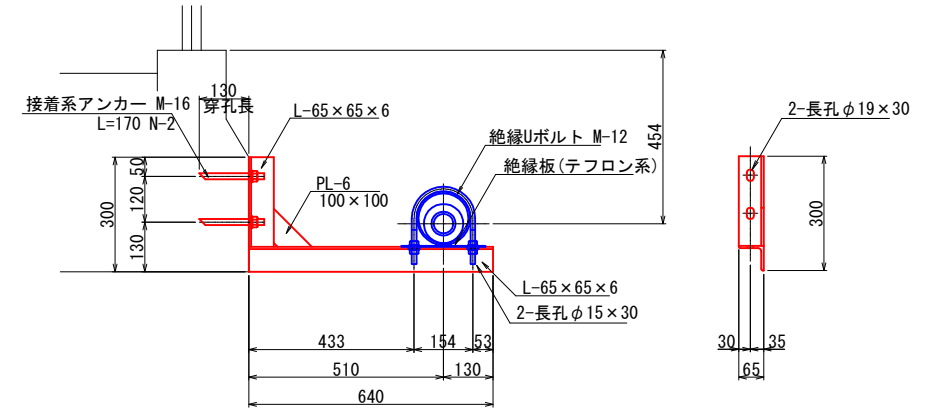

水管支持金具詳細図

支持金具(3)

S=1:10

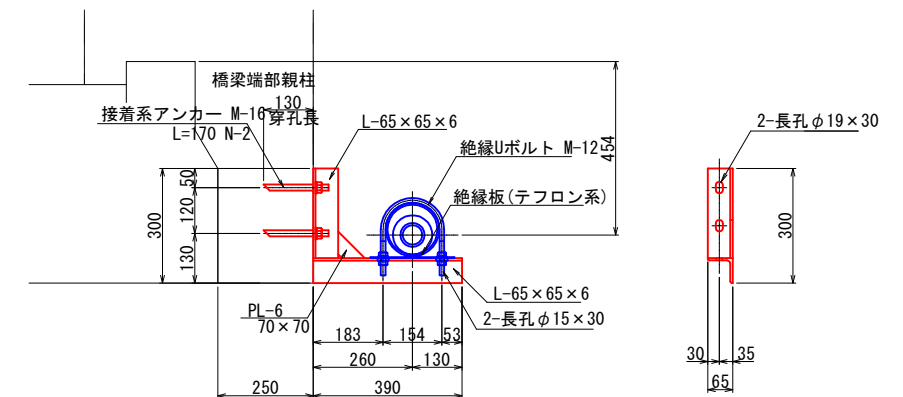

※制作の際は現地調査後に監督員と協議の上、寸法等を決定のこと。

令和8年度

工 事 名	湖北町河毛配水管布設替工事		
工 事 場 所	長浜市湖北町河毛・湖北町山脇		
図 面 名 称	配水管添架部詳細図(2)	縮 尺	図示 A1
部 署		作 成 者	
作成年月日		工事番号	工第7号
工 期	自:令和 年 月 日 至:令和 年 月 日	全46葉の内25	


長浜水道企業団

各種標準図

仕切弁BOX標準図

S=1:10

(円形1号)

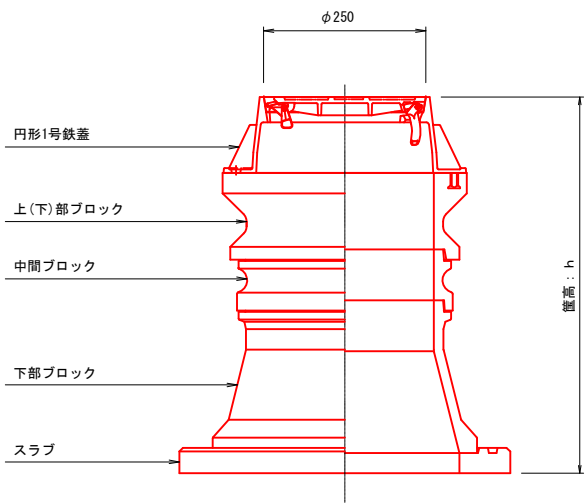


仕切弁BOX積上表 (円形1号)

仕切弁口径		φ50以下				φ75・φ100				φ150			
土被り (H)	m	0.6	0.8	1.2		0.8	0.9	1.0	1.1	1.2	0.8	0.9	1.0
筐 高 (h)	m	0.49	0.74	1.14		0.64	0.74	0.84	0.94	1.04	0.54	0.64	0.74
鉄蓋	H=150	個	1	1	1	1	1	1	1	1	1	1	1
上部ブ ロック	H=150	個		1	1	1	1	1	1	1	1	1	1
上下部ブ ロック	H=150	個											
	H=300	個											
中間ブ ロック	H=100	個		1		1	2	2	1	1		1	2
	H=200	個			1				1				1
	H=300	個			1				1				
下部ブ ロック	H=200	個				1	1			1			
	H=300	個	1	1	1			1	1	1		1	1
スラブ	H=40	個	1	1	1	1	1	1	1	1	1	1	1


給水管標準図(本設)

S=1:20

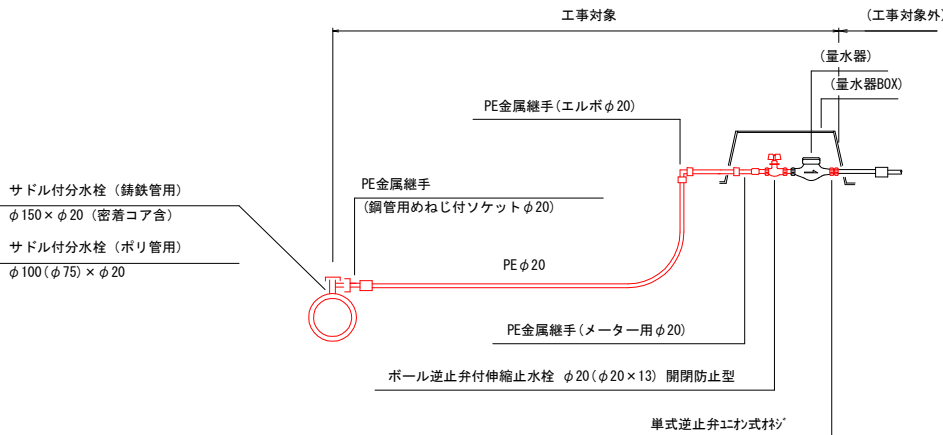

給水管標準図(本設)


S=1:20

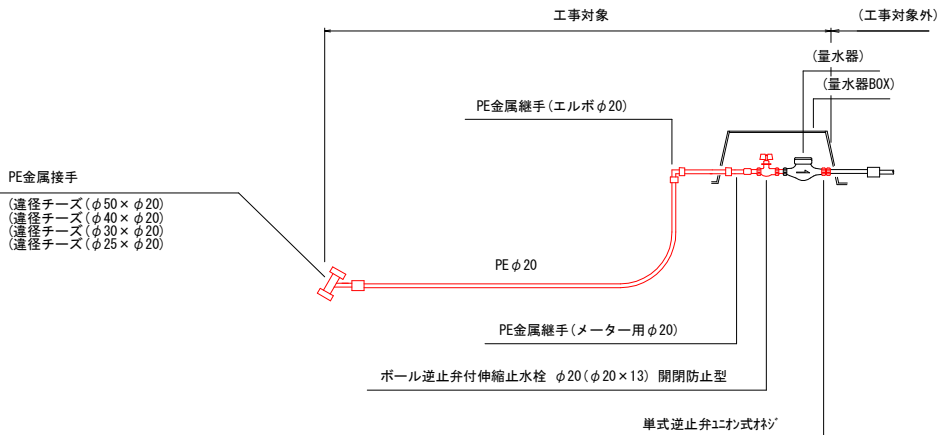

消火栓BOX標準図

S=1:10

(角形1号)

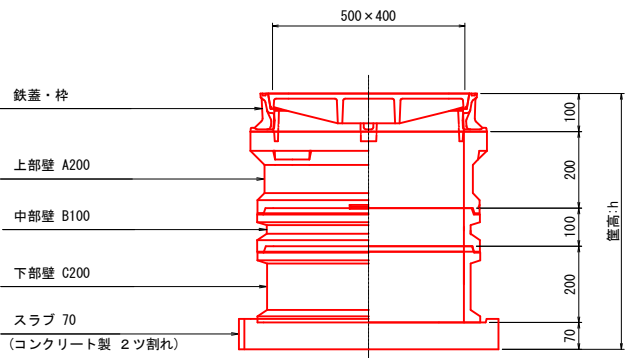


消火栓BOX積上表 (角型1号)

土被り (H)	m	0.8	1.2
筐高 (h)	m	0.67	1.07
鉄蓋・枠	H=100	個	1
上部壁	H=200	個	1
中部壁	H=100	個	1
中部壁	H=200	個	1
下部壁	H=200	個	1
下部壁	H=400	個	1
スラブ	H=70	個	1

空気弁BOX標準図(補修弁有)

S=1:10

(角形1号)

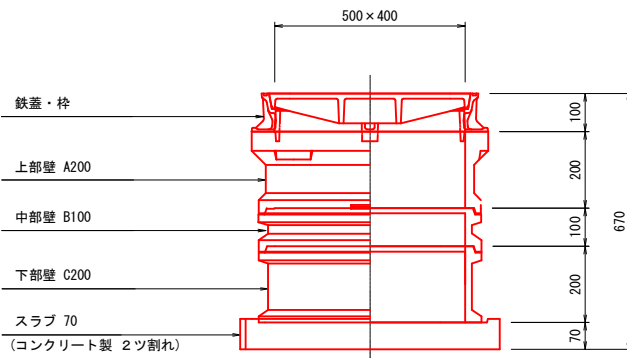




令和8年度

工 事 名	湖北町河毛配水管布設替工事		
工 事 場 所	長浜市湖北町河毛・湖北町山脇		
図 面 名 称	各種標準図	縮 尺	図示 A1
部 署		作 成 者	
作成年月日		工事番号	工第7号
工 期	自:令和 年 月 日 至:令和 年 月 日	全46葉の内26	
長浜水道企業団			

既設管撤去平面図 (1)

S=1:500



区 分	表記
φ150, 100, 75 (本設口径)	—
φ50以下 (本設口径)	—

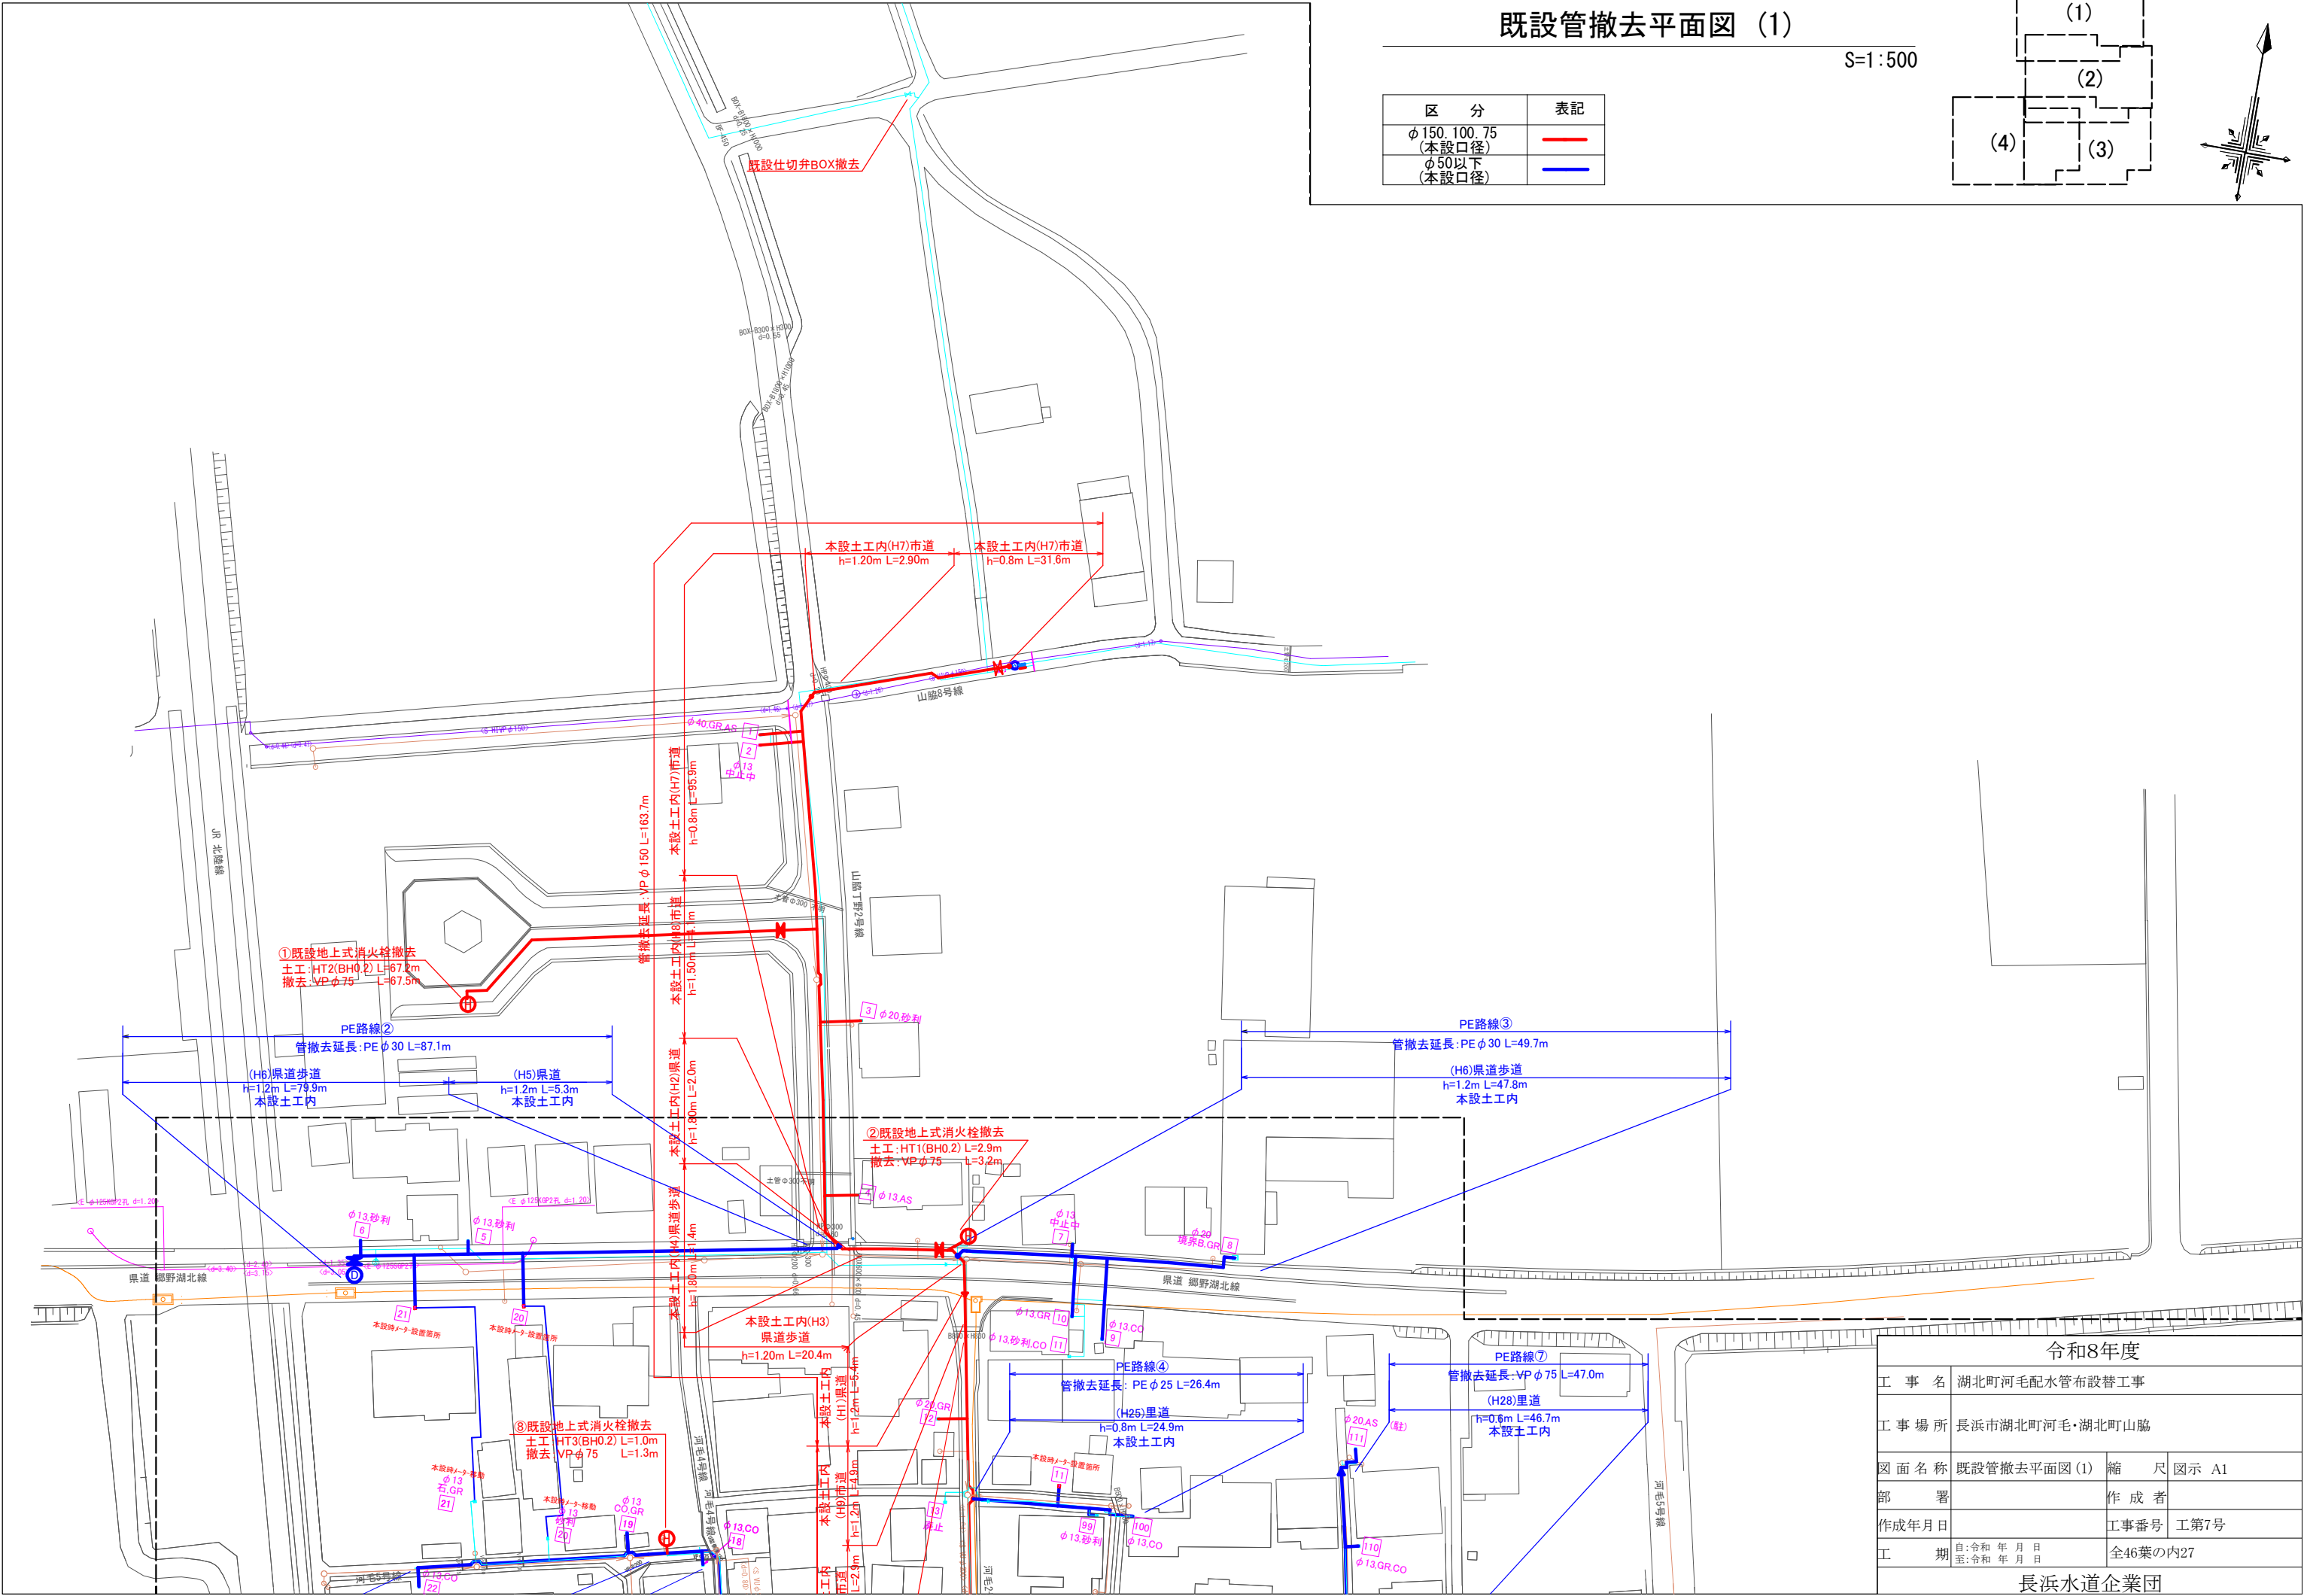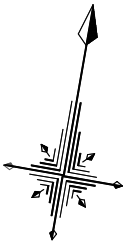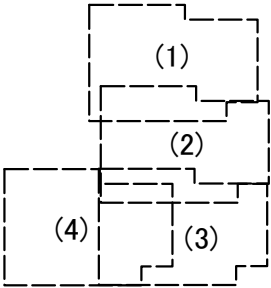


令和8年度			
工 事 名	湖北町河毛配水管布設替工事		
工 事 場 所	長浜市湖北町河毛・湖北町山脇		
図 面 名 称	既設管撤去平面図 (1)	縮 尺	図示 A1
部 署		作 成 者	
作成年月日		工事番号	工第7号
工 期	自:令和 年 月 日 至:令和 年 月 日	全46葉の内27	
長浜水道企業団			

既設管撤去平面図 (2)


S=1:500

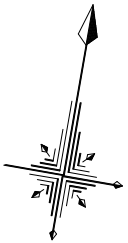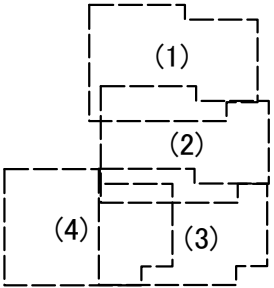

区 分	表 記
φ 150, 100, 75 (本設口径)	—
φ 50以下 (本設口径)	—

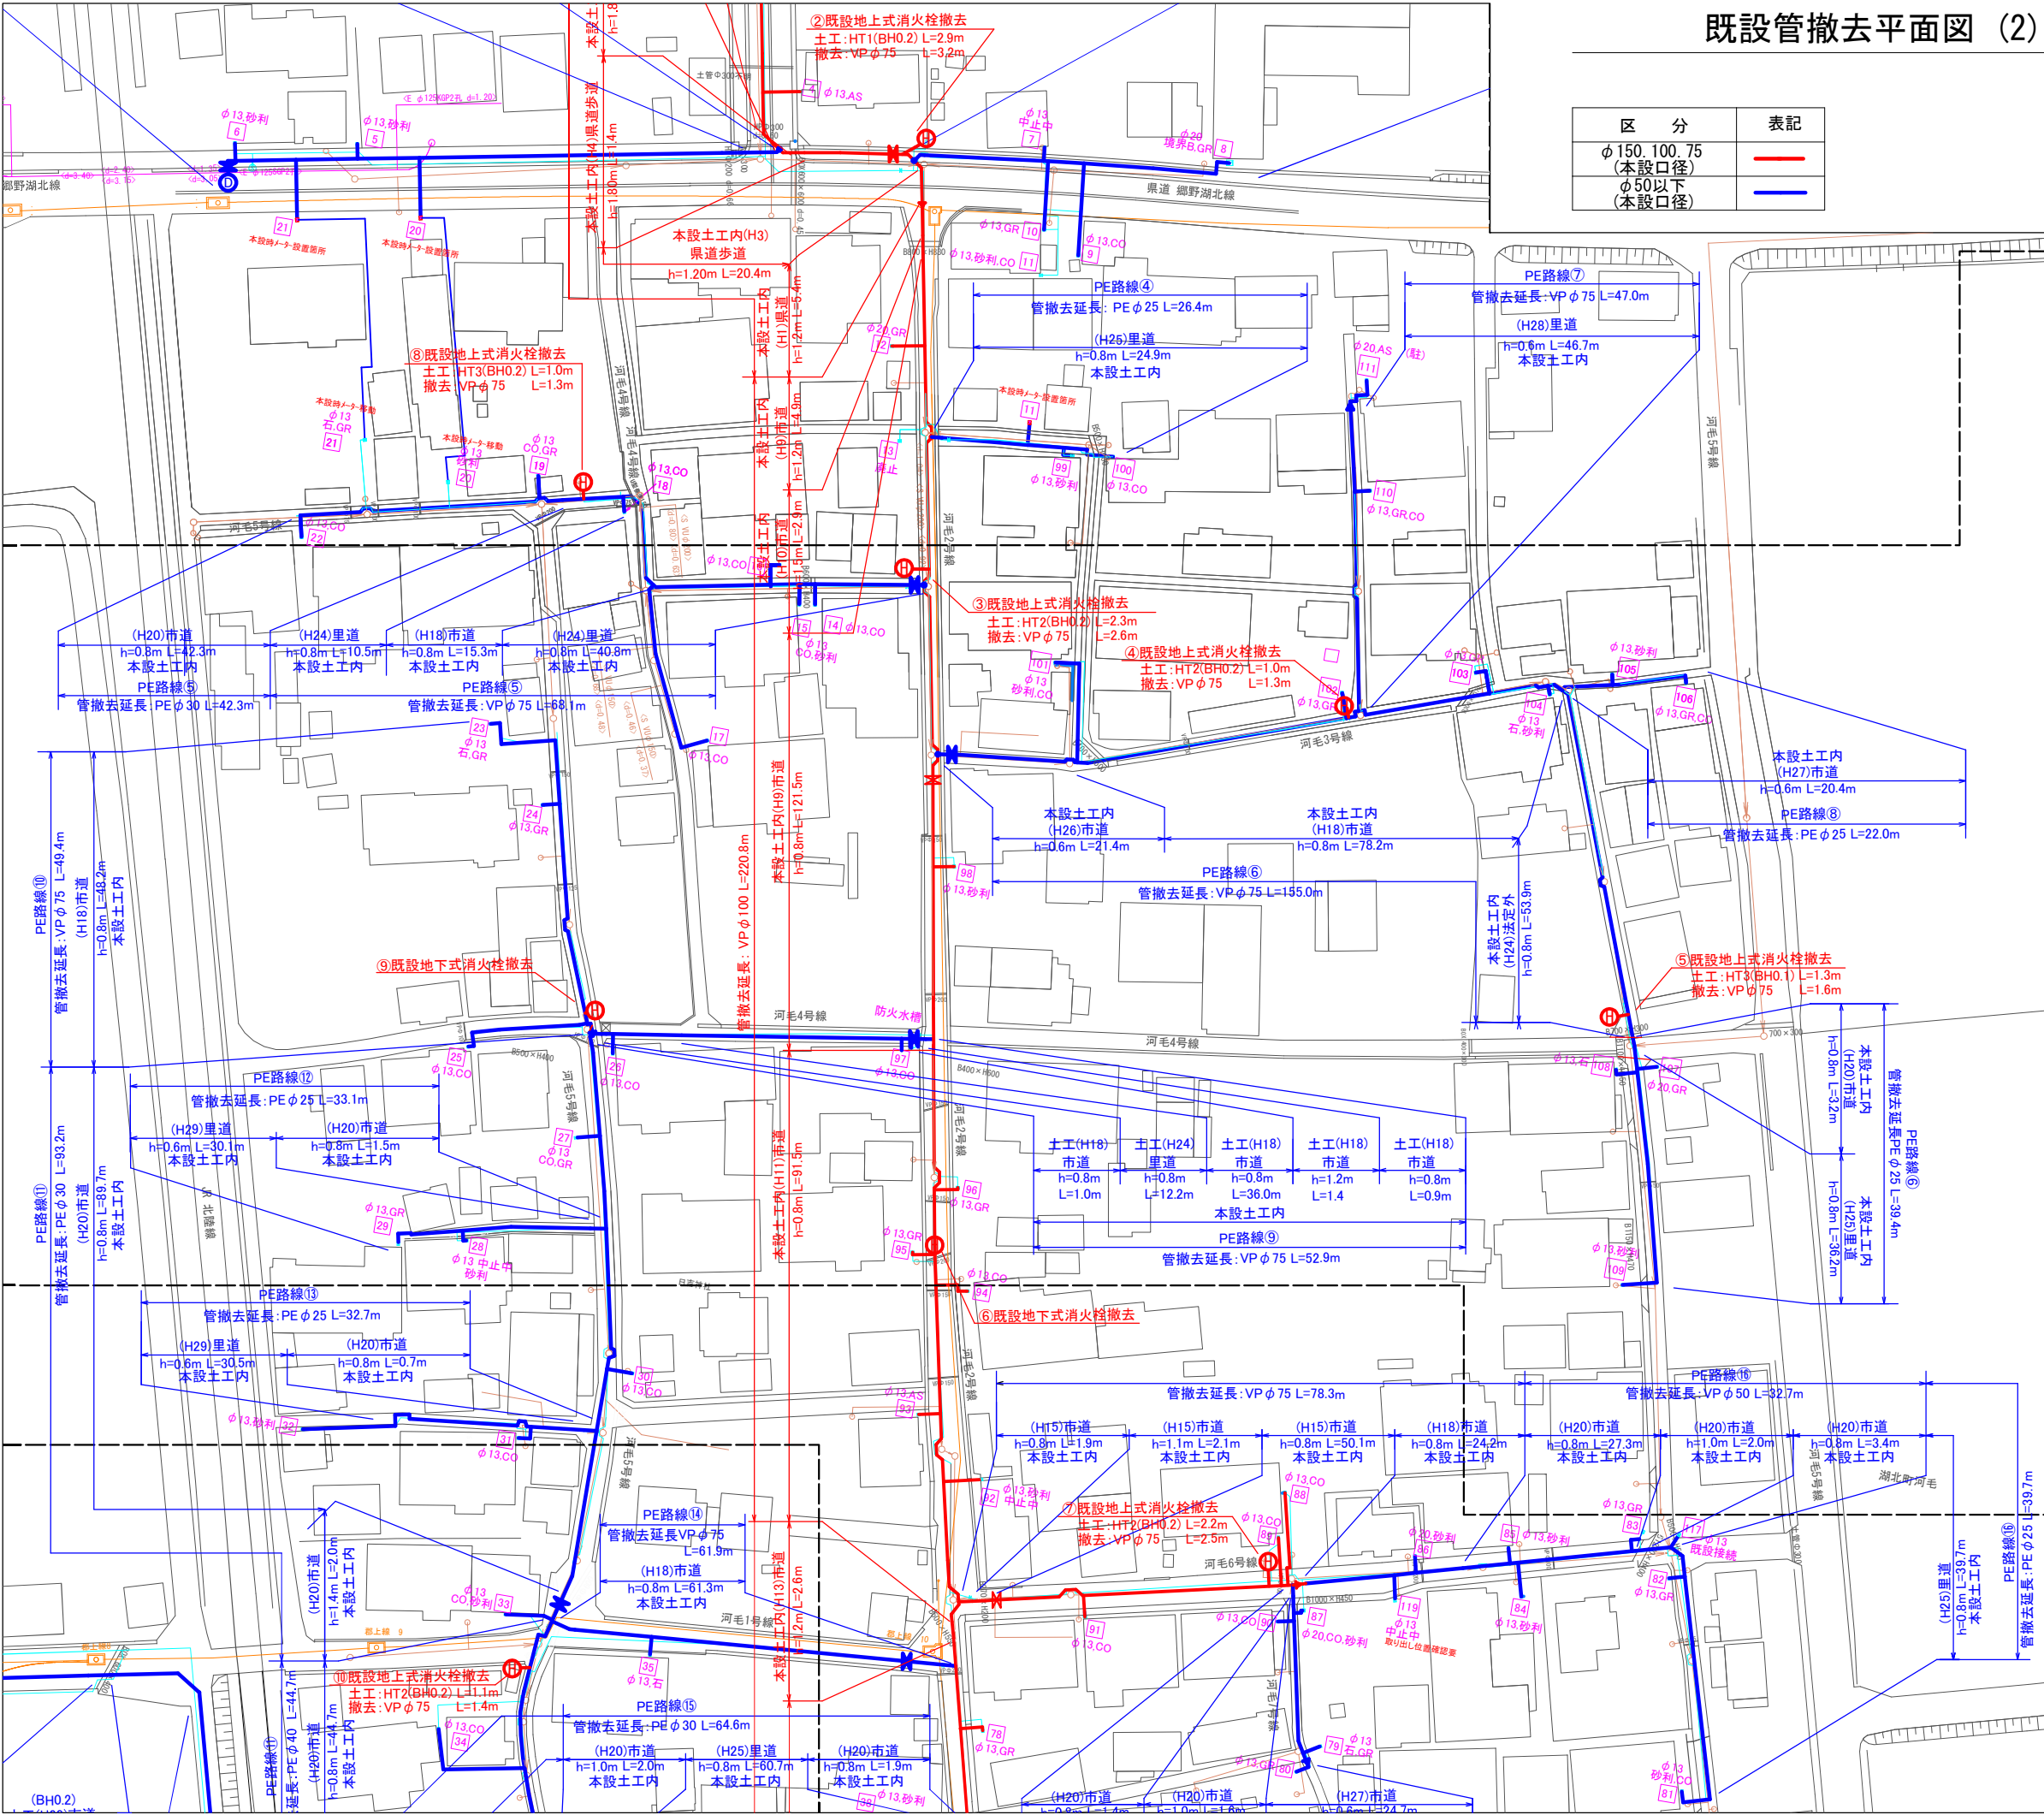

令和8年度			
工 事 名	湖北町河毛配水管布設替工事		
工 事 場 所	長浜市湖北町河毛・湖北町山脇		
図 面 名 称	既設管撤去平面図 (2)	縮 尺	図示 A1
部 署		作 成 者	
作成年月日		工事番号	工第7号
工 期	自:令和 年 月 日 至:令和 年 月 日	全46葉の内28	
長浜水道企業団			


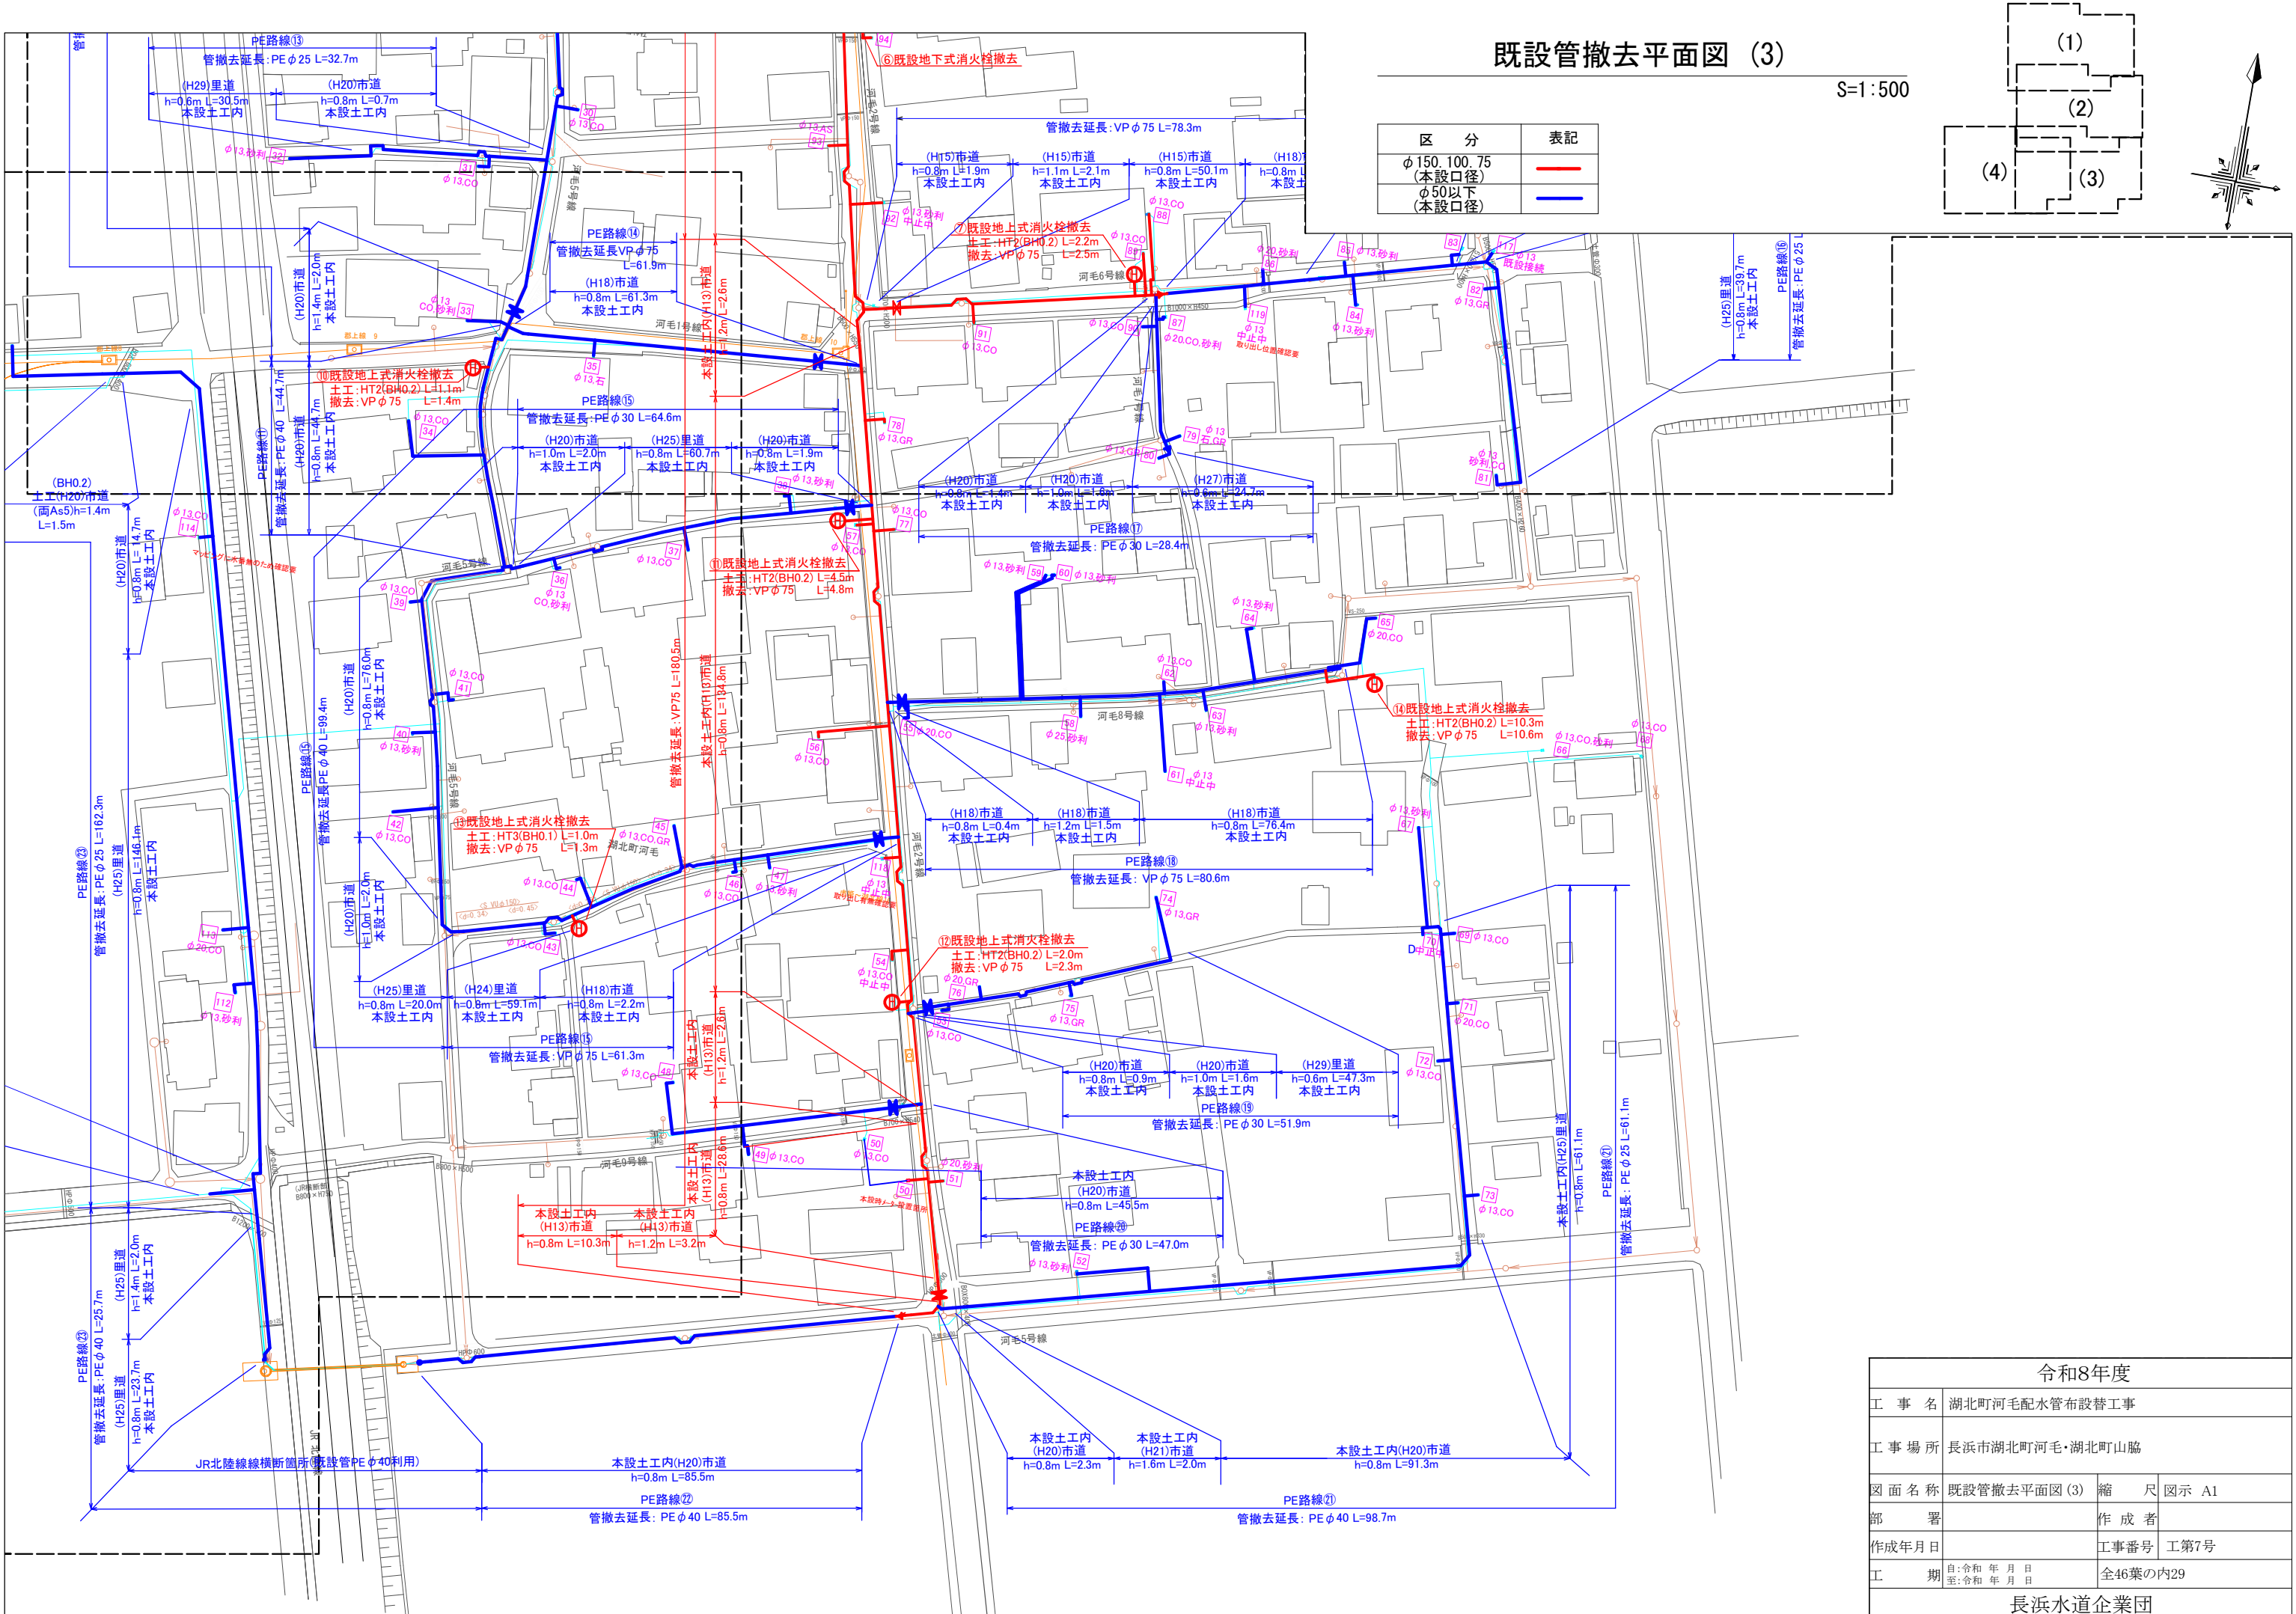


令和8年度			
工 事 名	湖北町河毛配水管布設替工事		
工 事 場 所	長浜市湖北町河毛・湖北町山脇		
図 面 名 称	既設管撤去平面図 (3)	縮 尺	図示 A1
部 署		作 成 者	
作成年月日		工事番号	工第7号
工 期	自:令和 年 月 日 至:令和 年 月 日	全46葉の内29	
長浜水道企業団			

既設管撤去平面図 (4)

S=1:500

区 分	表記
φ150, 100, 75 (本設口径)	—
φ50以下 (本設口径)	—

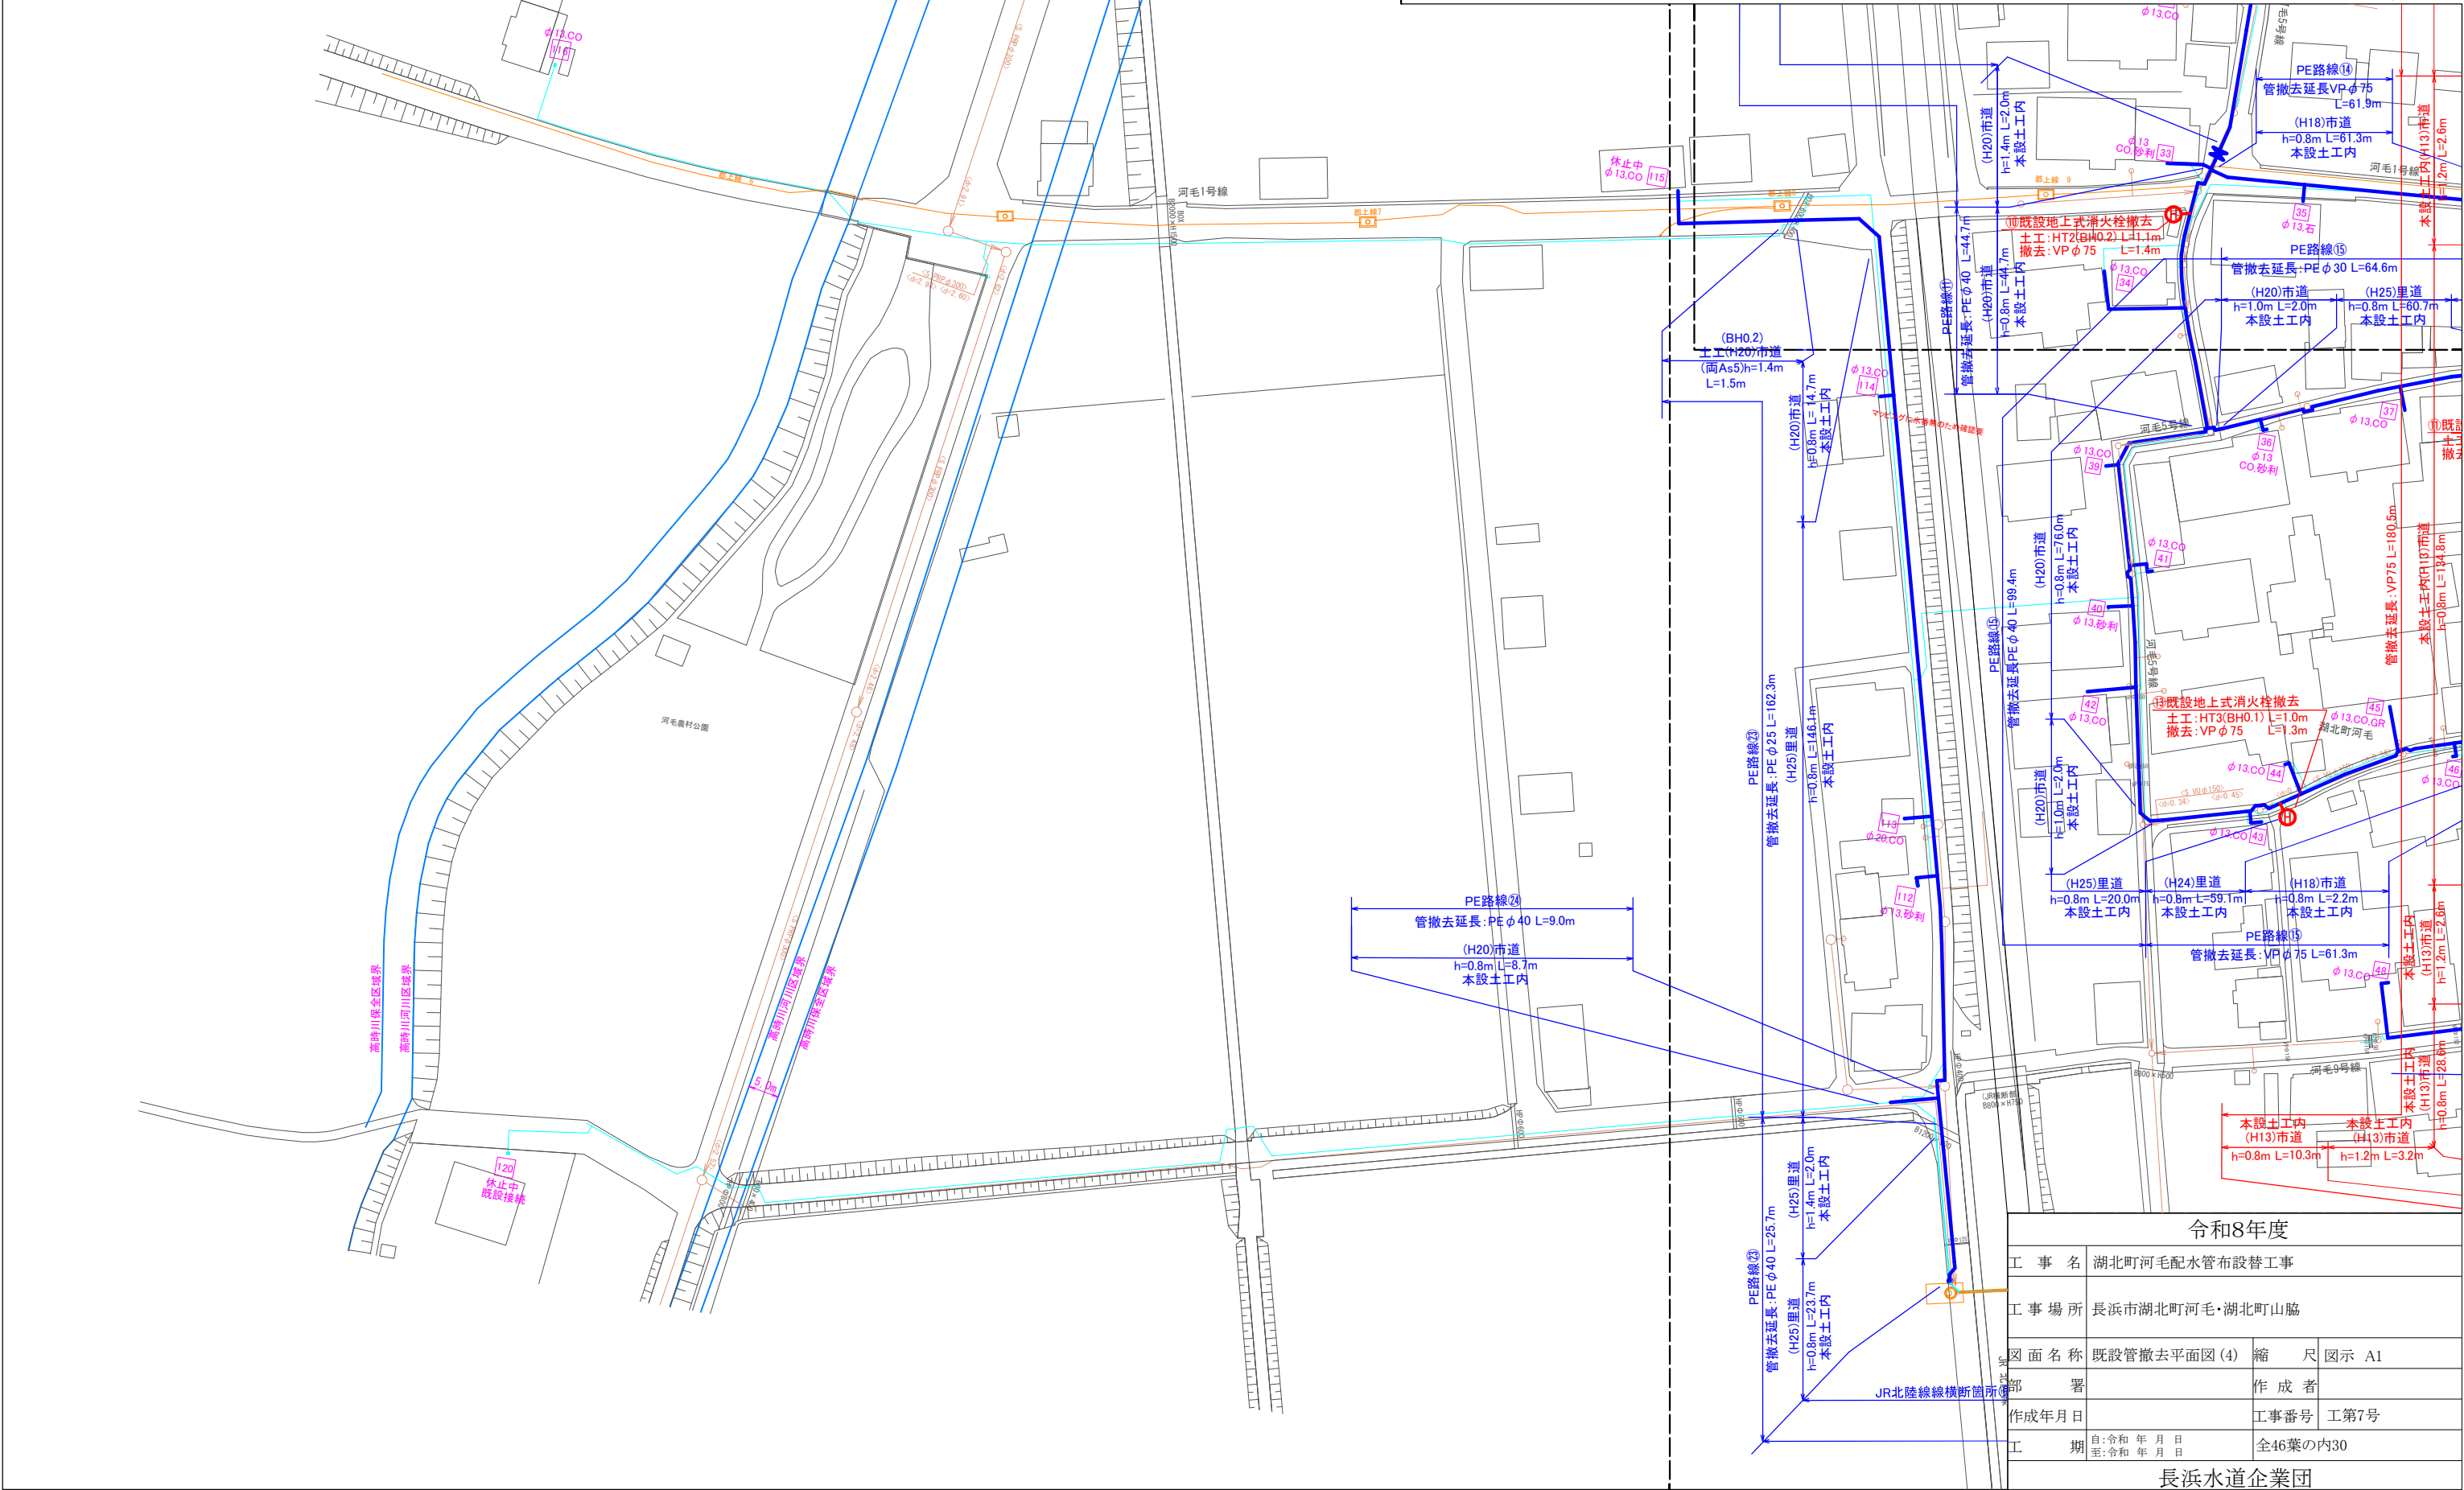
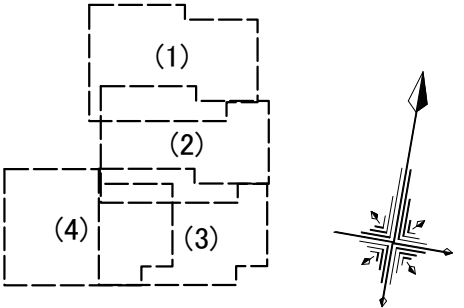


令和8年度			
工 事 名	湖北町河毛配水管布設替工事		
工 事 場 所	長浜市湖北町河毛・湖北町山脇		
図 面 名 称	既設管撤去平面図 (4)	縮 尺	図示 A1
部 署		作 成 者	
作成年月日		工事番号	工第7号
工 期	自:令和 年 月 日 至:令和 年 月 日	全46葉の内30	

既設管撤去平面図 (5)

S=1:250

区 分	表記
φ150, 100, 75 (本設口径)	—
φ50以下 (本設口径)	—














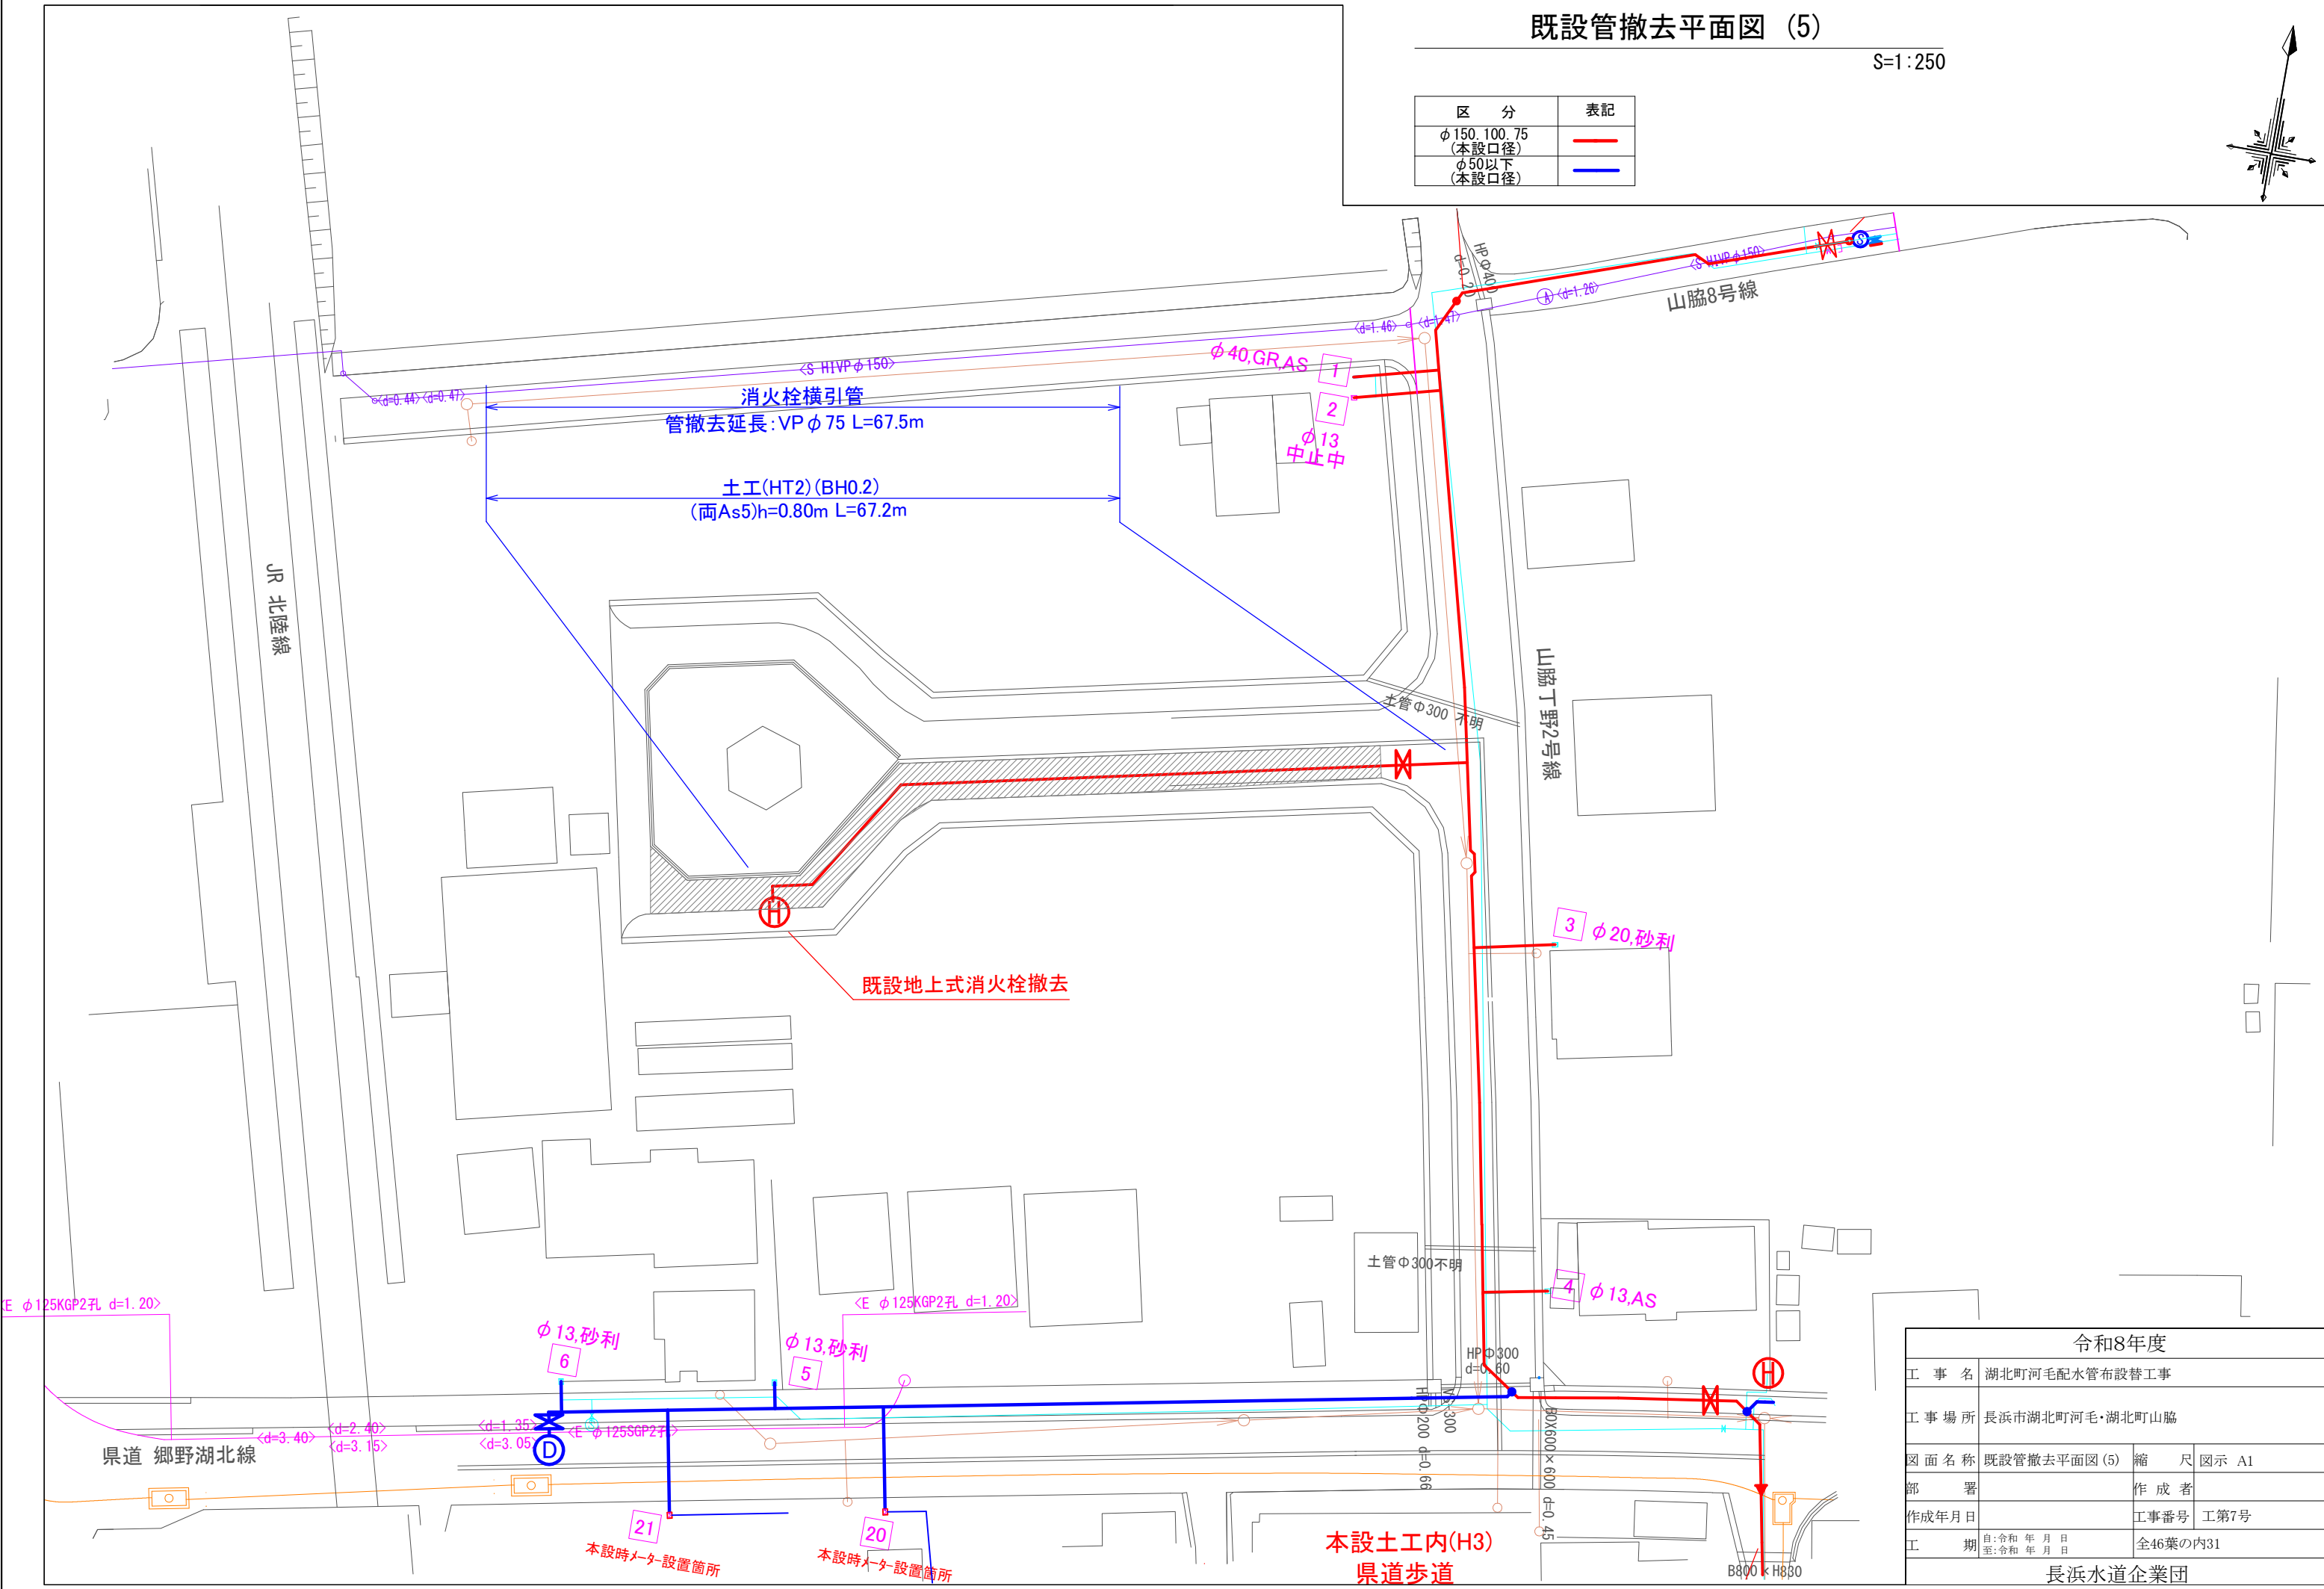
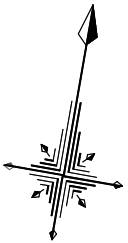


令和8年度			
工 事 名	湖北町河毛配水管布設替工事		
工 事 場 所	長浜市湖北町河毛・湖北町山脇		
図 面 名 称	既設管撤去平面図(5)	縮 尺	図示 A1
部 署		作 成 者	
作成年月日		工事番号	工第7号
工 期	自:令和 年 月 日 至:令和 年 月 日	全46葉の内31	
長浜水道企業団			

仮設土工断面図(1)

(仮設管設置土工)

S=1:20

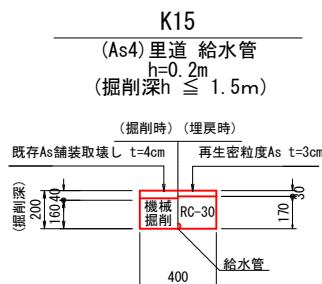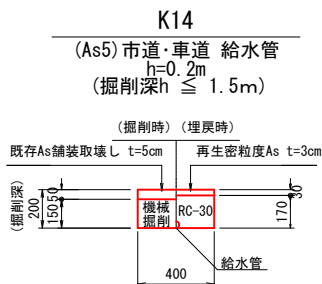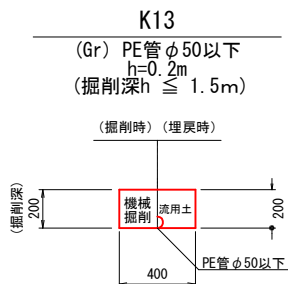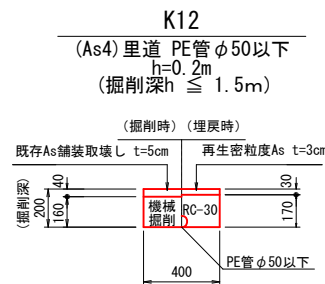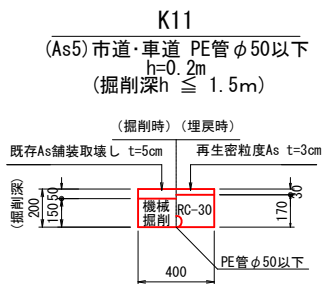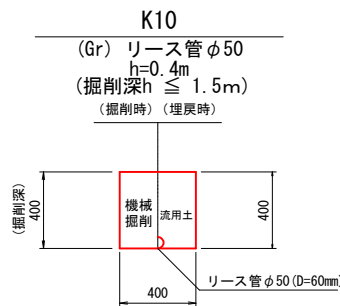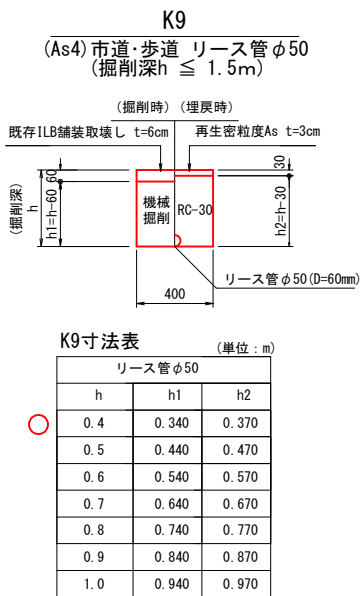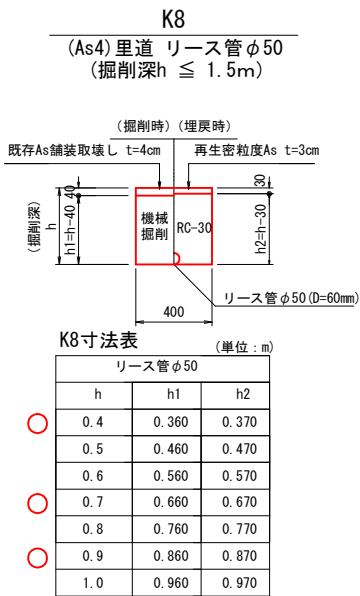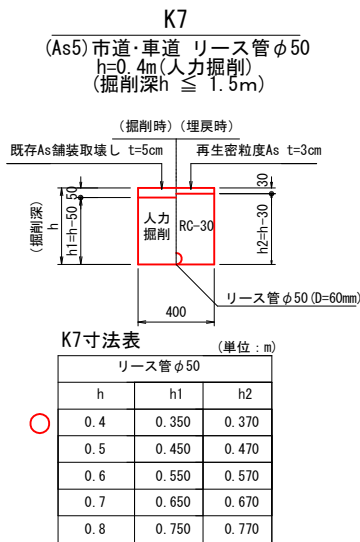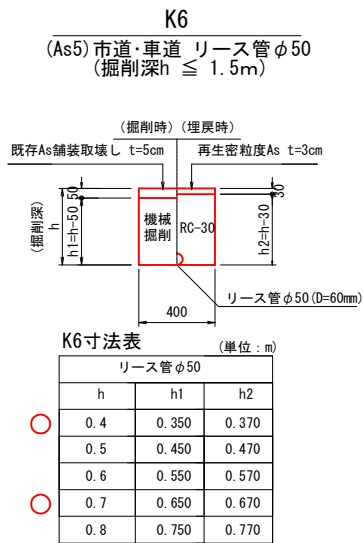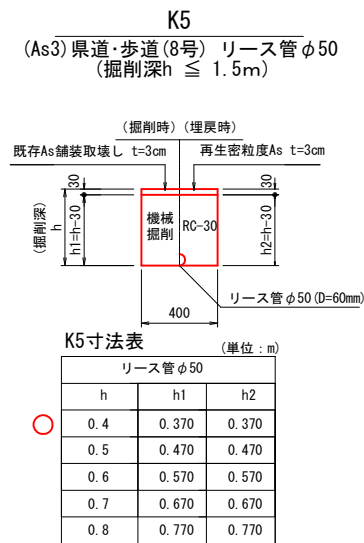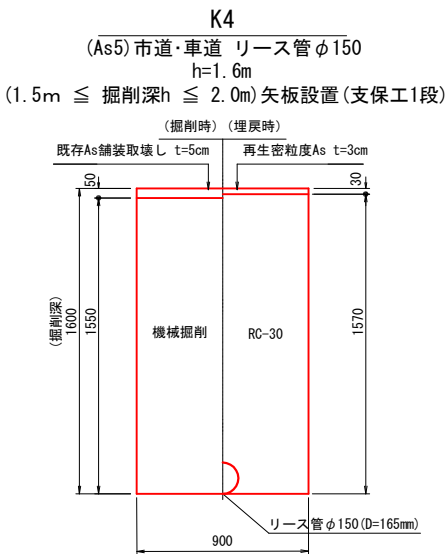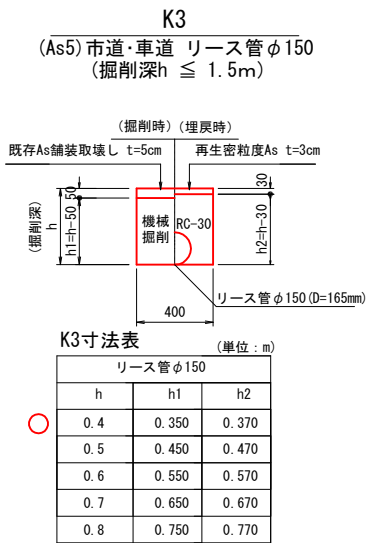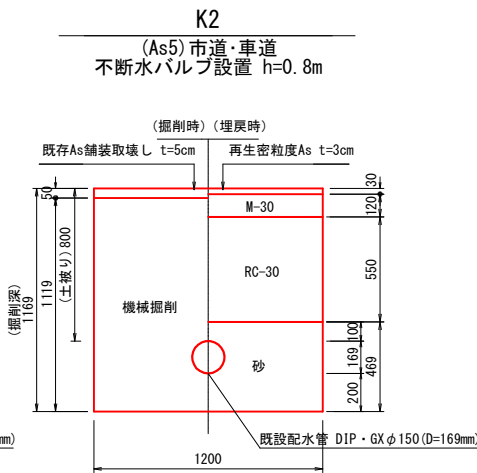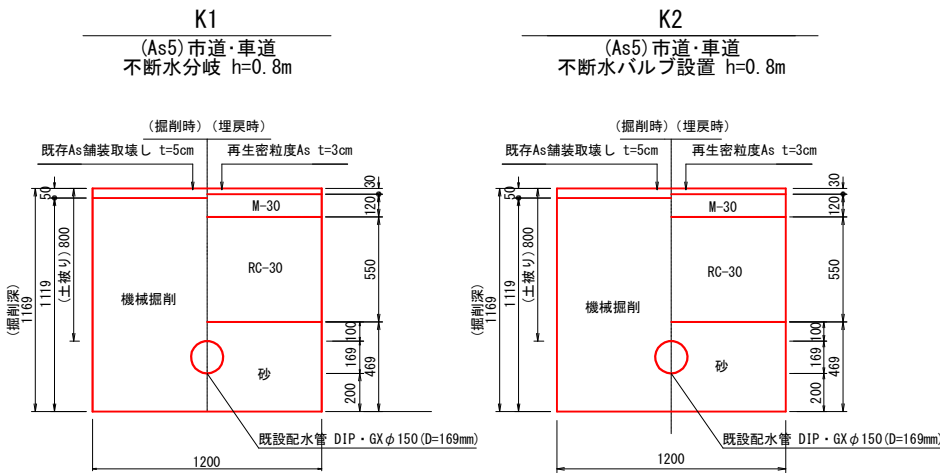


※流用土不足分については、RC-30にて埋戻

令和8年度			
工 事 名	湖北町河毛配水管布設替工事		
工 事 場 所	長浜市湖北町河毛・湖北町山脇		
図 面 名 称	仮設土工断面図(1)	縮 尺	図示 A1
部 署		作 成 者	
作成年月日		工事番号	工第7号
工 期	自:令和 年 月 日 至:令和 年 月 日	全46葉の内32	
長浜水道企業団			

仮設土工断面図(2)



(仮設管撤去土工)

S=1:20

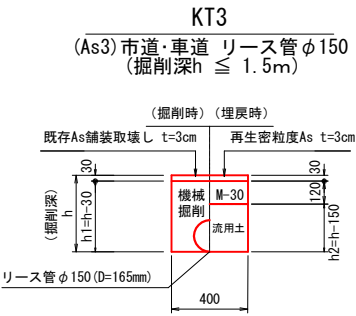


KT3寸法表 (単位: m)

リース管φ150			
h	h1	h2	
0.4	0.370	0.250	
0.5	0.470	0.350	
0.6	0.570	0.450	
0.7	0.670	0.550	

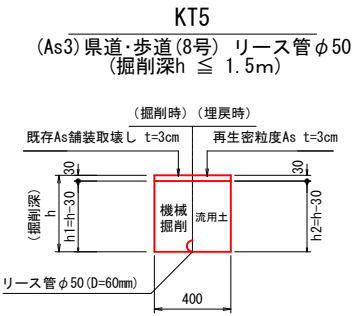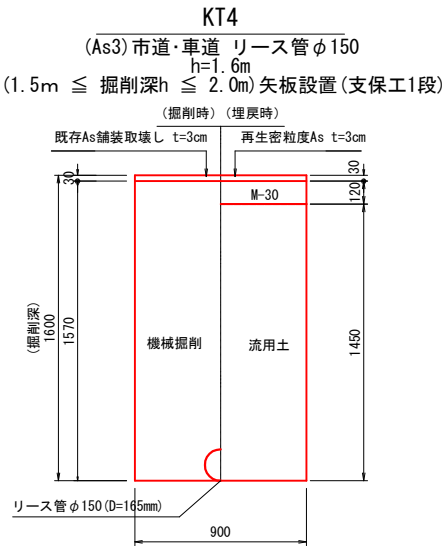


KT5寸法表 (単位: m)

リース管φ50			
h	h1	h2	
0.4	0.370	0.370	
0.5	0.470	0.470	
0.6	0.570	0.570	
0.7	0.670	0.670	

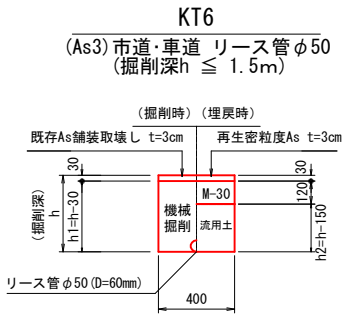


KT6寸法表 (単位: m)

リース管φ50			
h	h1	h2	
0.4	0.370	0.250	
0.5	0.470	0.350	
0.6	0.570	0.450	
0.7	0.670	0.550	

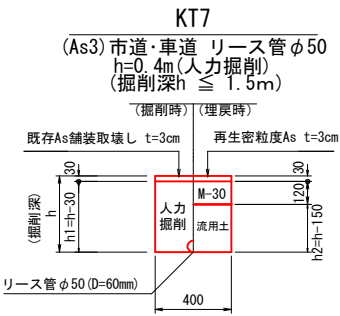


KT7寸法表 (単位: m)

リース管φ50			
h	h1	h2	
0.4	0.370	0.250	
0.5	0.470	0.350	
0.6	0.570	0.450	
0.7	0.670	0.550	

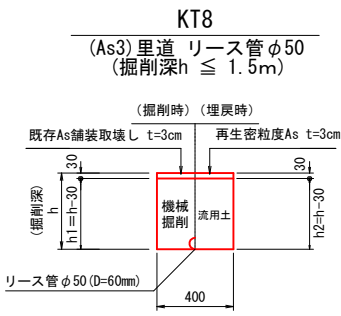








KT8寸法表 (単位: m)

リース管φ50			
h	h1	h2	
0.4	0.370	0.370	
0.5	0.470	0.470	
0.6	0.570	0.570	
0.7	0.670	0.670	
0.8	0.770	0.770	
0.9	0.870	0.870	
1.0	0.970	0.970	

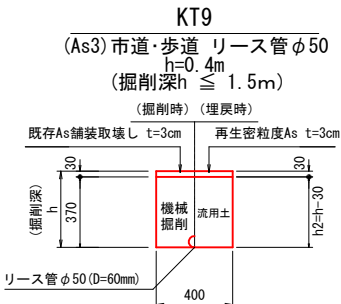

KT9寸法表 (単位: m)

リース管φ50			
h	h1	h2	
0.4	0.370	0.370	
0.5	0.470	0.470	
0.6	0.570	0.570	
0.7	0.670	0.670	
0.8	0.770	0.770	
0.9	0.870	0.870	
1.0	0.970	0.970	

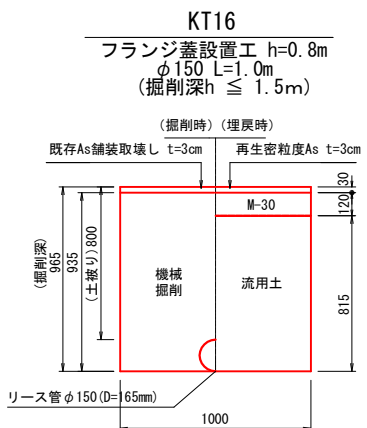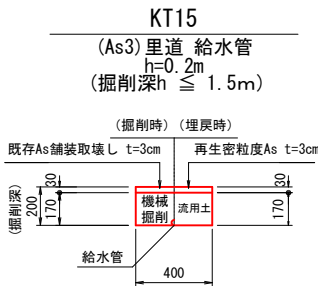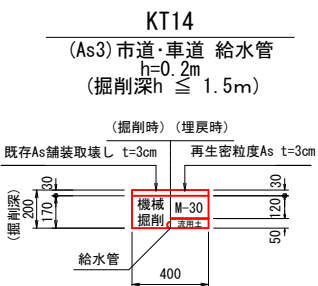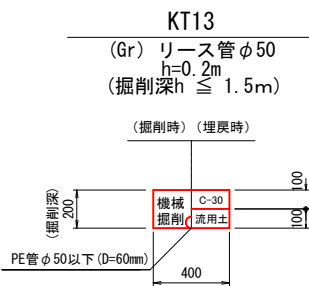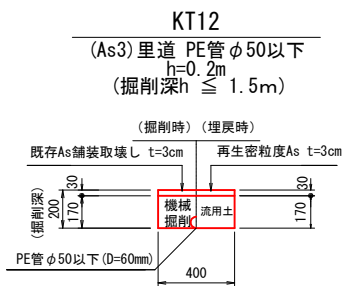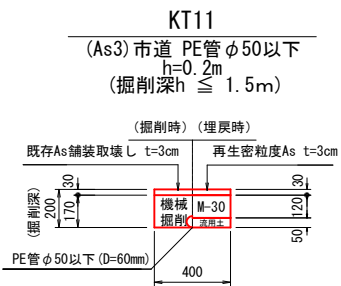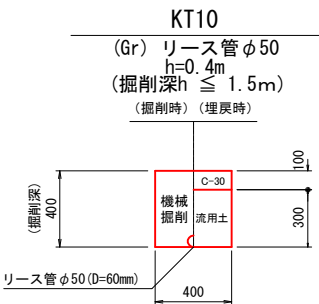


※流用土不足分については、RC-30にて埋戻

令和8年度			
工 事 名	湖北町河毛配水管布設替工事		
工 事 場 所	長浜市湖北町河毛・湖北町山脇		
図 面 名 称	仮設土工断面図(2)	縮 尺	図示 A1
部 署		作 成 者	
作成年月日		工事番号	工第7号
工 期	自:令和 年 月 日 至:令和 年 月 日	全46葉の内33	
長浜水道企業団			


本設土工断面図(1)

S=1:20

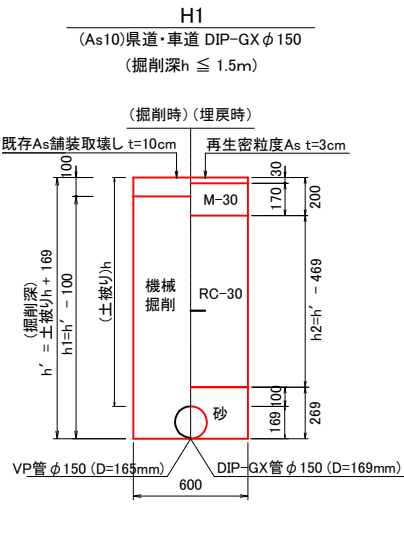


H1寸法表 (単位: m)

土被りh	h'	h1	h2
1.20	1.369	1.269	0.900

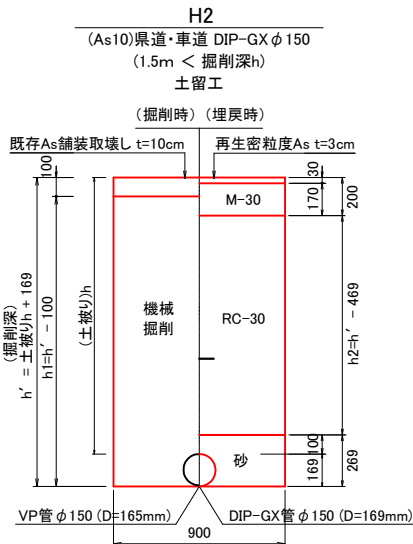


H2寸法表 (単位: m)

土被りh	h'	h1	h2
1.80	1.969	1.869	1.500

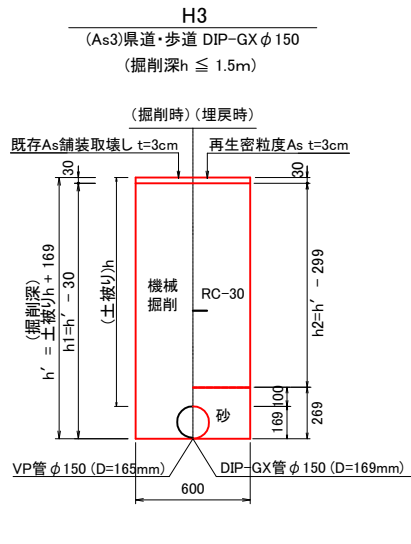


H3寸法表 (単位: m)

土被りh	h'	h1	h2
1.20	1.369	1.339	1.070

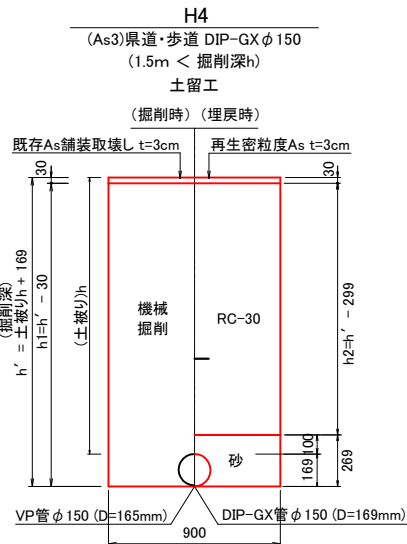


H4寸法表 (単位: m)

土被りh	h'	h1	h2
1.80	1.969	1.939	1.670

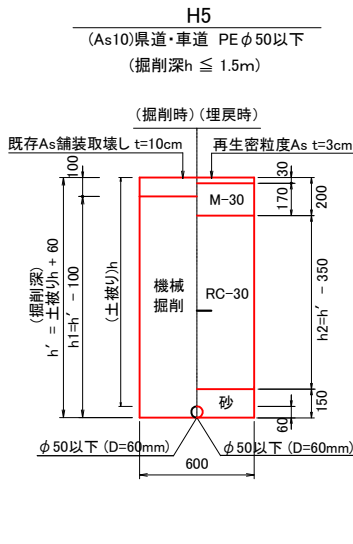


H5寸法表 (単位: m)

土被りh	h'	h1	h2
1.20	1.260	1.160	0.910

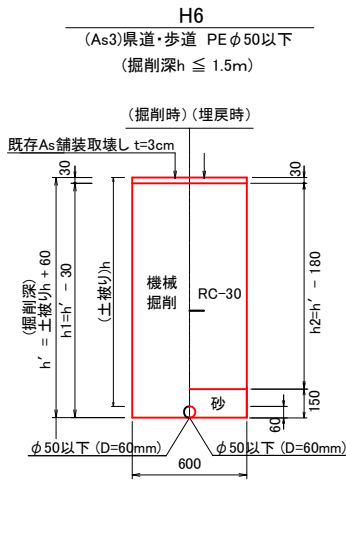


H6寸法表 (単位: m)

土被りh	h'	h1	h2
1.20	1.260	1.230	1.080

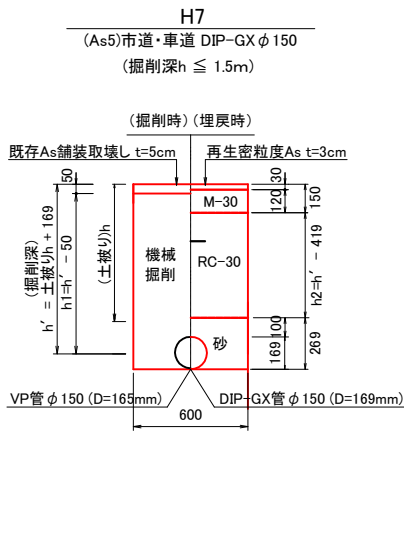


H7寸法表 (単位: m)

土被りh	h'	h1	h2
0.80	0.969	0.919	0.550
1.20	1.369	1.319	0.950

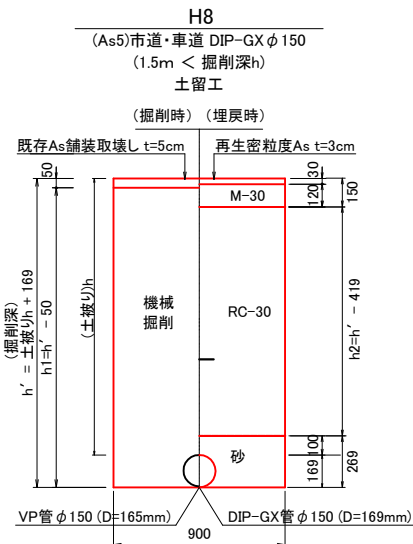


H8寸法表 (単位: m)

土被りh	h'	h1	h2
1.50	1.669	1.619	1.250

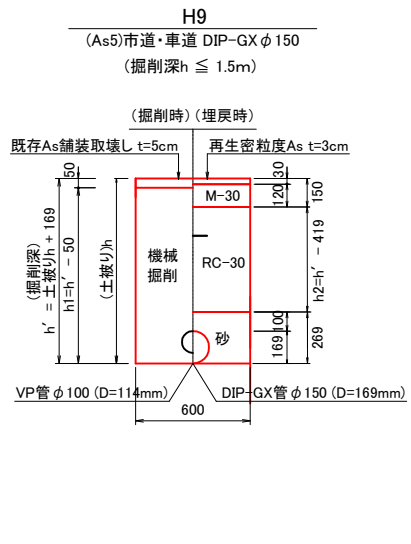


H9寸法表 (単位: m)

土被りh	h'	h1	h2
0.80	0.969	0.919	0.550
1.20	1.369	1.319	0.950

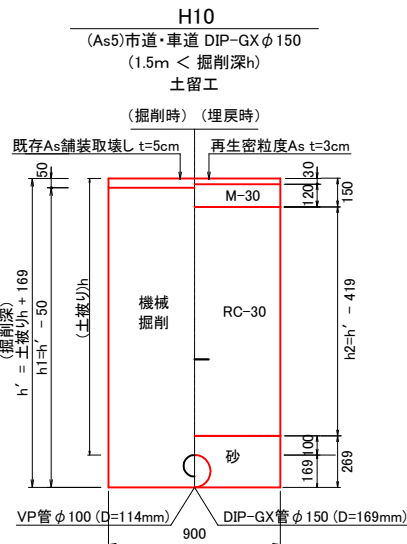


H10寸法表 (単位: m)

土被りh	h'	h1	h2
1.50	1.669	1.619	1.250

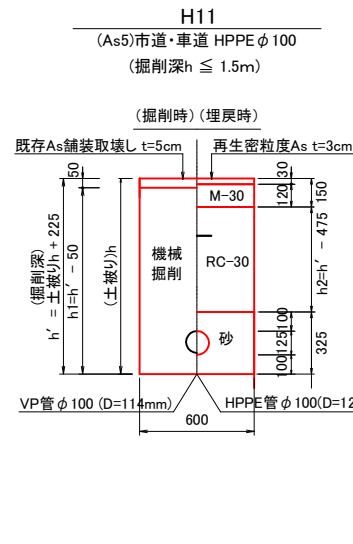

H11寸法表 (単位: m)

土被りh	h'	h1	h2
0.80	1.025	0.975	0.550

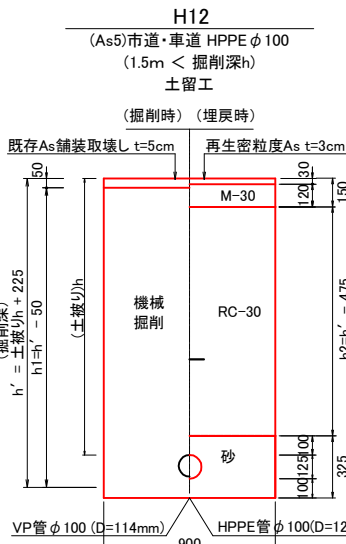












H12寸法表 (単位: m)

土被りh	h'	h1	h2

埋設標示シート 管天500に設置

令和8年度			
工 事 名	湖北町河毛配水管布設替工事		
工 事 場 所	長浜市湖北町河毛・湖北町山脇		
図 面 名 称	本設土工断面図(1)	縮 尺	図示 A1
部 署		作 成 者	
作成年月日		工事番号	工第7号
工 期	自:令和 年 月 日 至:令和 年 月 日	全46葉の内34	
長浜水道企業団			







S=1:20

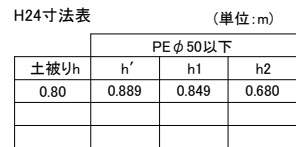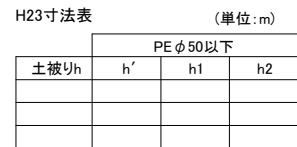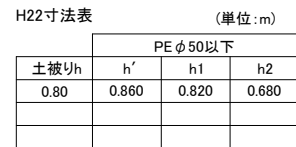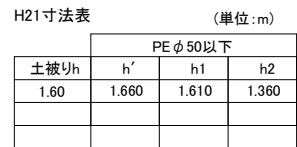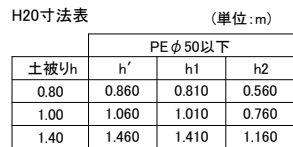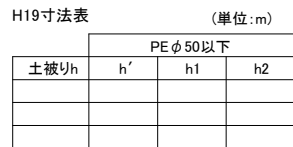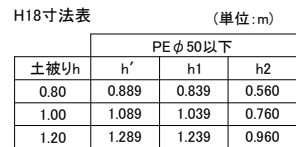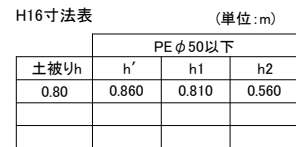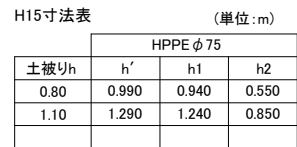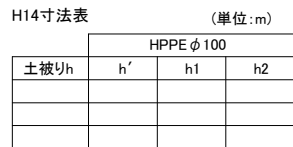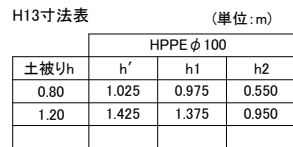

令和8年度			
工 事 名	湖北町河毛配水管布設替工事		
工 事 場 所	長浜市湖北町河毛・湖北町山脇		
図 面 名 称	本設土工断面図(2)	縮 尺	図示 A1
部 署		作 成 者	
作成年月日		工事番号	工第7号
工 期	自:令和 年 月 日 至:令和 年 月 日	全46葉の内35	
長浜水道企業団			

本設土工断面図(3)

S=1:20

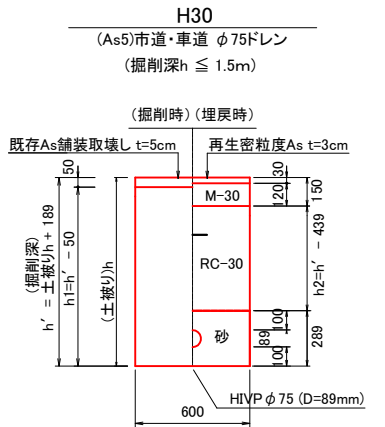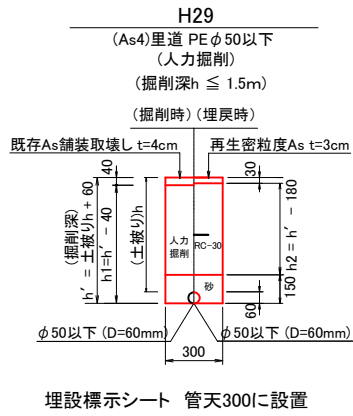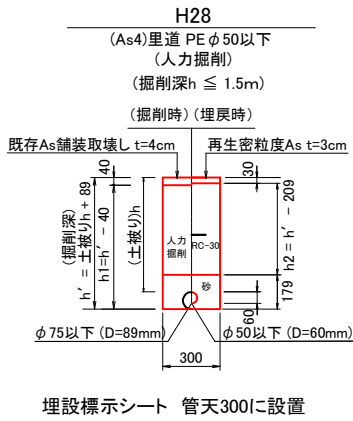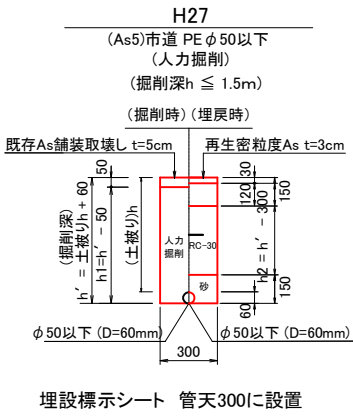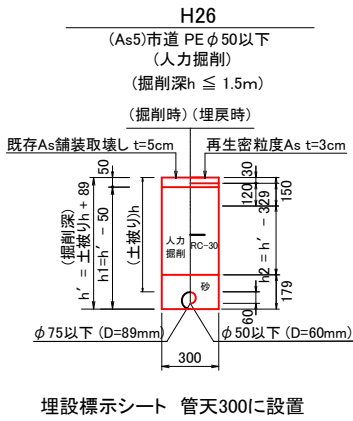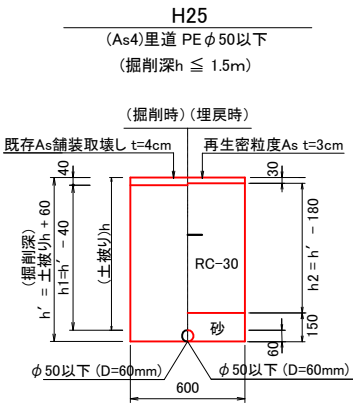

H25寸法表 (単位:m)

PE φ 50以下			
土被りh	h'	h1	h2
0.80	0.860	0.820	0.680
1.40	1.460	1.420	1.280

H26寸法表 (単位:m)

PE φ 50以下			
土被りh	h'	h1	h2
0.60	0.689	0.639	0.360

H27寸法表 (単位:m)

PE φ 50以下			
土被りh	h'	h1	h2
0.60	0.660	0.610	0.360

H28寸法表 (単位:m)



PE φ 50以下			
土被りh	h'	h1	h2
0.60	0.689	0.649	0.480

H29寸法表 (単位:m)

PE φ 50以下			
土被りh	h'	h1	h2
0.60	0.660	0.620	0.480


H30寸法表 (単位:m)

HIVP φ 75			
土被りh	h'	h1	h2
0.80	0.989	0.939	0.550

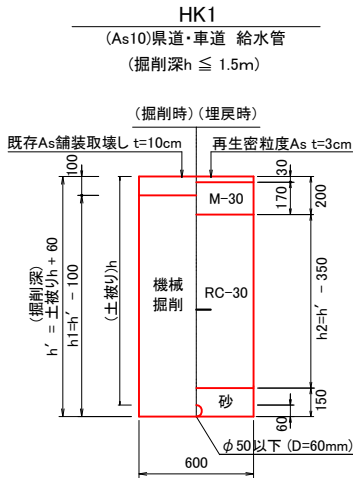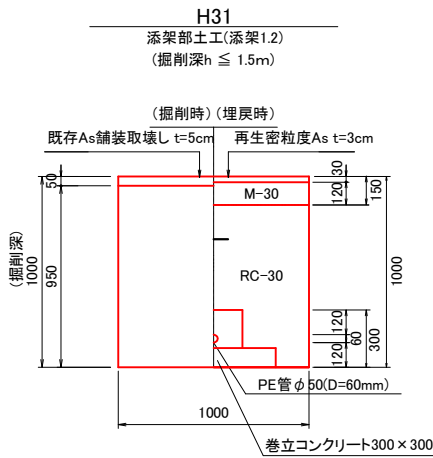


HK1寸法表 (単位:m)

PE φ 50以下			
土被りh	h'	h1	h2
1.20	1.260	1.160	0.910

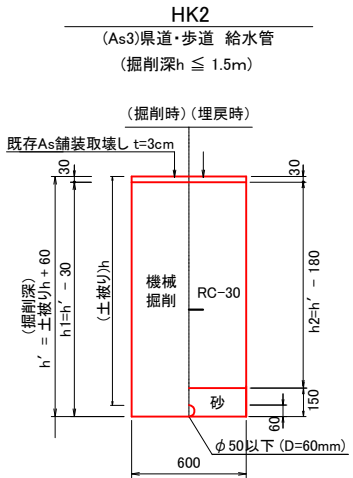


HK2寸法表 (単位:m)

PE φ 50以下			
土被りh	h'	h1	h2
1.20	1.260	1.230	1.080

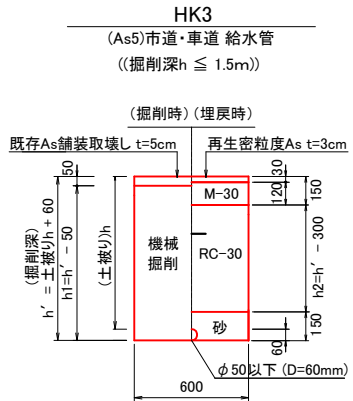


HK3寸法表 (単位:m)

PE φ 50以下			
土被りh	h'	h1	h2
0.80	0.860	0.810	0.560

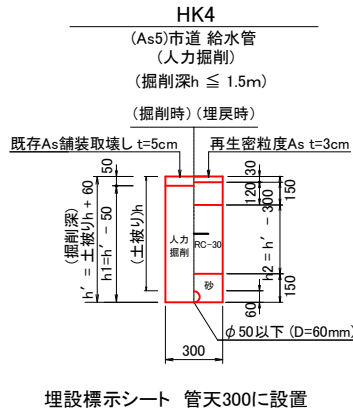

HK4寸法表 (単位:m)

PE φ 50以下			
土被りh	h'	h1	h2
0.60	0.660	0.610	0.360

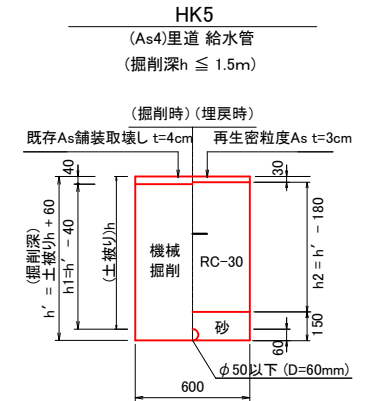

HK5寸法表 (単位:m)


PE φ 50以下			
土被りh	h'	h1	h2
0.80	0.860	0.820	0.680

埋設標示シート 管天500に設置

令和8年度			
工 事 名	湖北町河毛配水管布設替工事		
工 事 場 所	長浜市湖北町河毛・湖北町山脇		
図 面 名 称	本設土工断面図(3)	縮 尺	図示 A1
部 署		作 成 者	
作成年月日		工事番号	工第7号
工 期	自:令和 年 月 日 至:令和 年 月 日	全46葉の内36	
長浜水道企業団			

本設土工断面図(4)


S=1:20

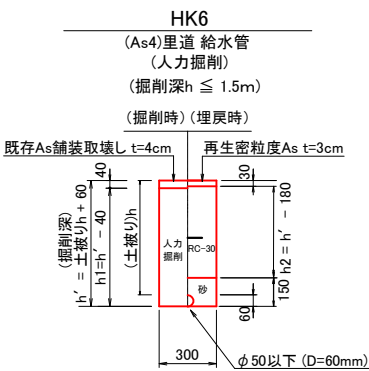

埋設標示シート 管天300に設置





HK6寸法表 (単位:m)

土被りh	PE $\phi 50$ 以下		
	h'	h1	h2
0.60	0.660	0.620	0.480

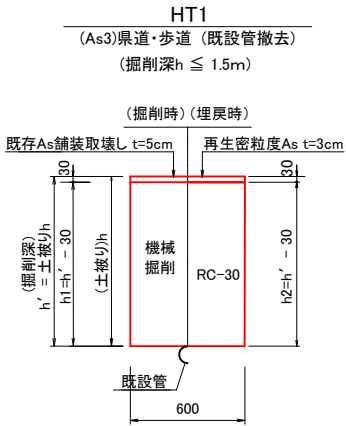


HT1寸法表 (単位:m)

土被りh	VP $\phi 75$ 以下		
	h'	h1	h2
1.20	1.200	1.170	1.170

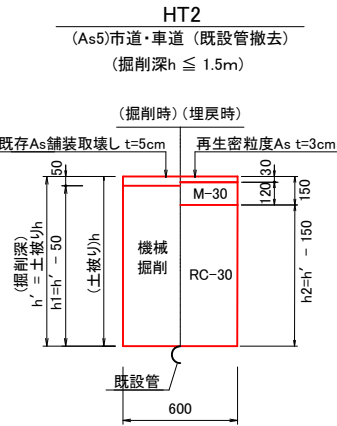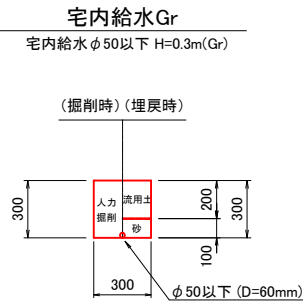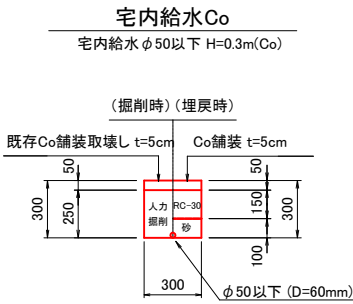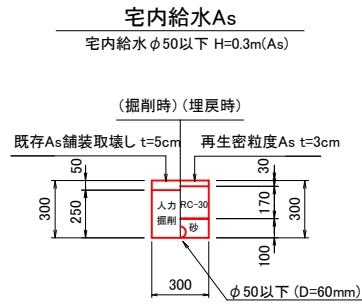

HT2寸法表 (単位:m)

土被りh	VP $\phi 75$ 以下		
	h'	h1	h2
0.80	0.800	0.750	0.650

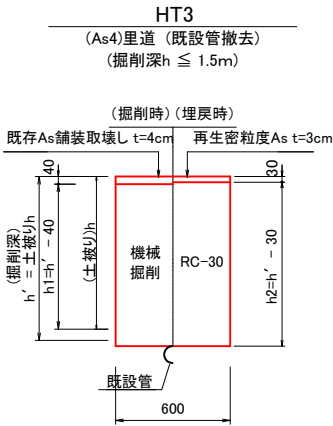

HT3寸法表 (単位:m)

土被りh	VP $\phi 75$ 以下		
	h'	h1	h2
0.80	0.800	0.760	0.770




埋設標示シート 管天500に設置

令和8年度			
工 事 名	湖北町河毛配水管布設替工事		
工 事 場 所	長浜市湖北町河毛・湖北町山脇		
図 面 名 称	本設土工断面図(4)	縮 尺	図示 A1
部 署		作 成 者	
作成年月日		工事番号	工第7号
工 期	自:令和 年 月 日 至:令和 年 月 日	全46葉の内37	
長浜水道企業団			


測点図(1)

S=1:500

区 分	表記
φ 150. 100. 75	—
φ 50以下	—

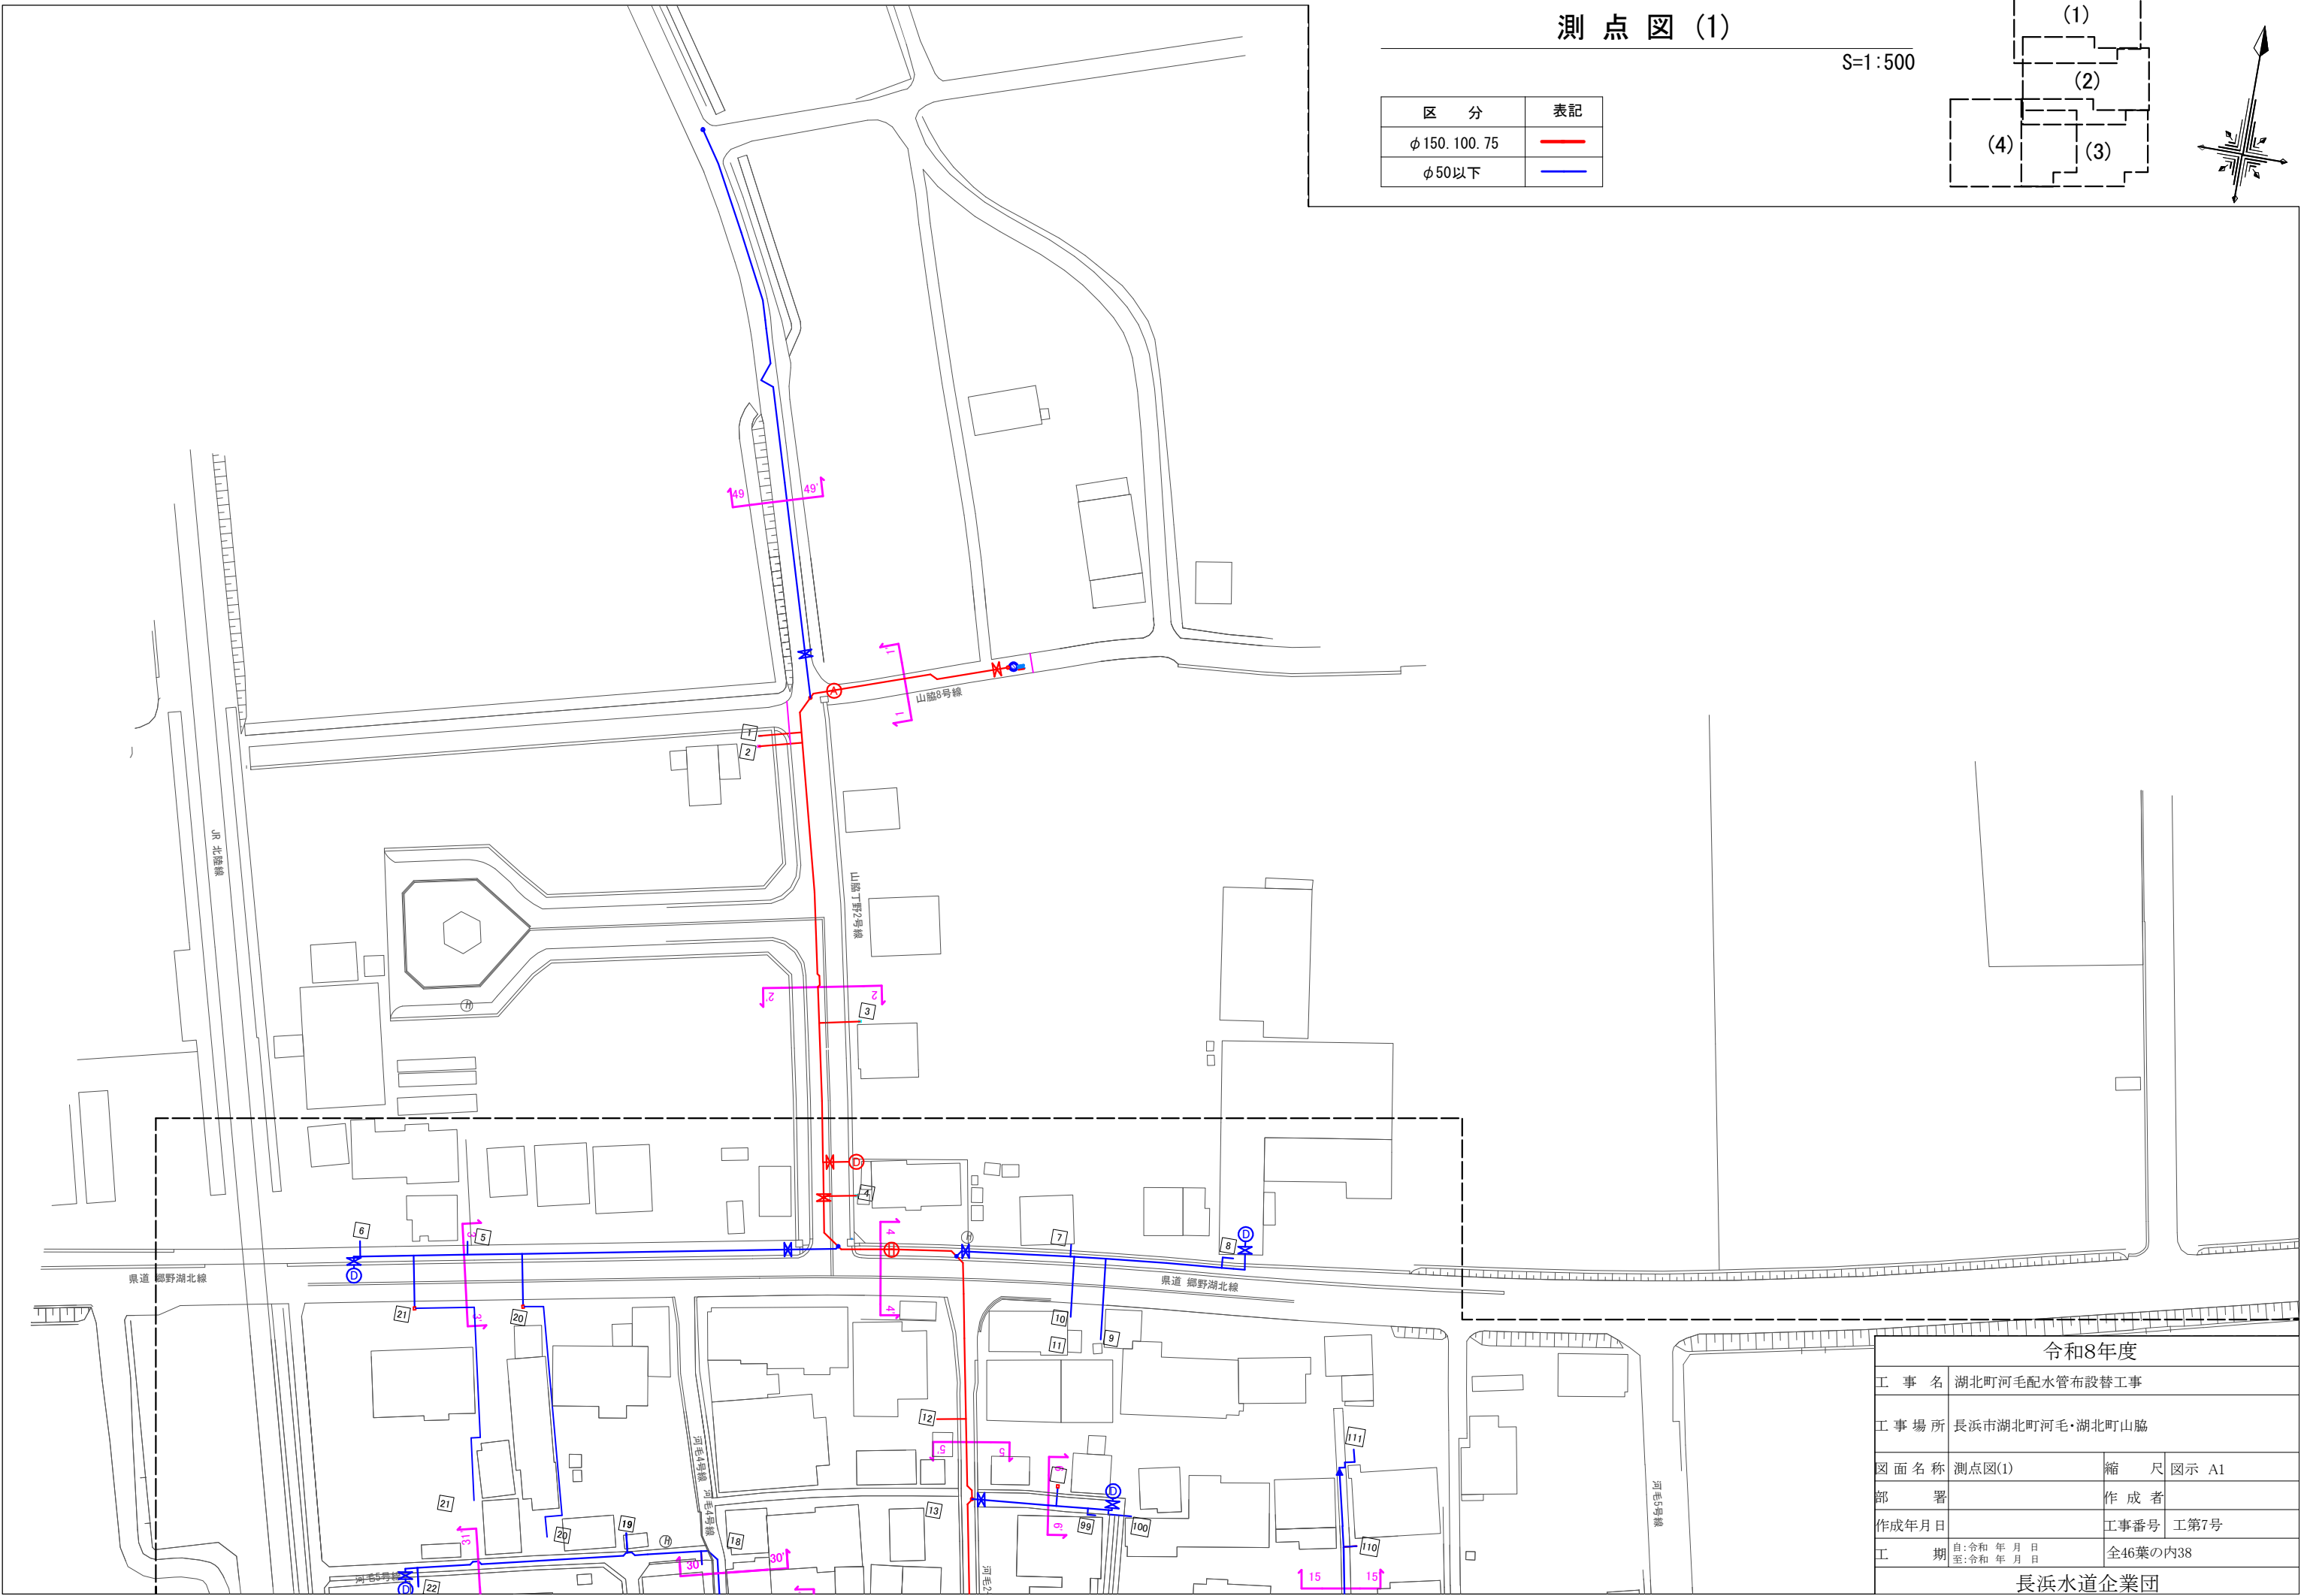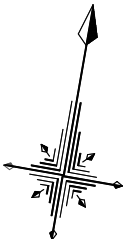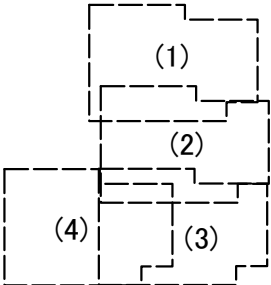



令和8年度			
工 事 名	湖北町河毛配水管布設替工事		
工 事 場 所	長浜市湖北町河毛・湖北町山脇		
図 面 名 称	測点図(1)	縮 尺	図示 A1
部 署		作 成 者	
作成年月日		工事番号	工第7号
工 期	自:令和 年 月 日 至:令和 年 月 日	全46葉の内38	
長浜水道企業団			

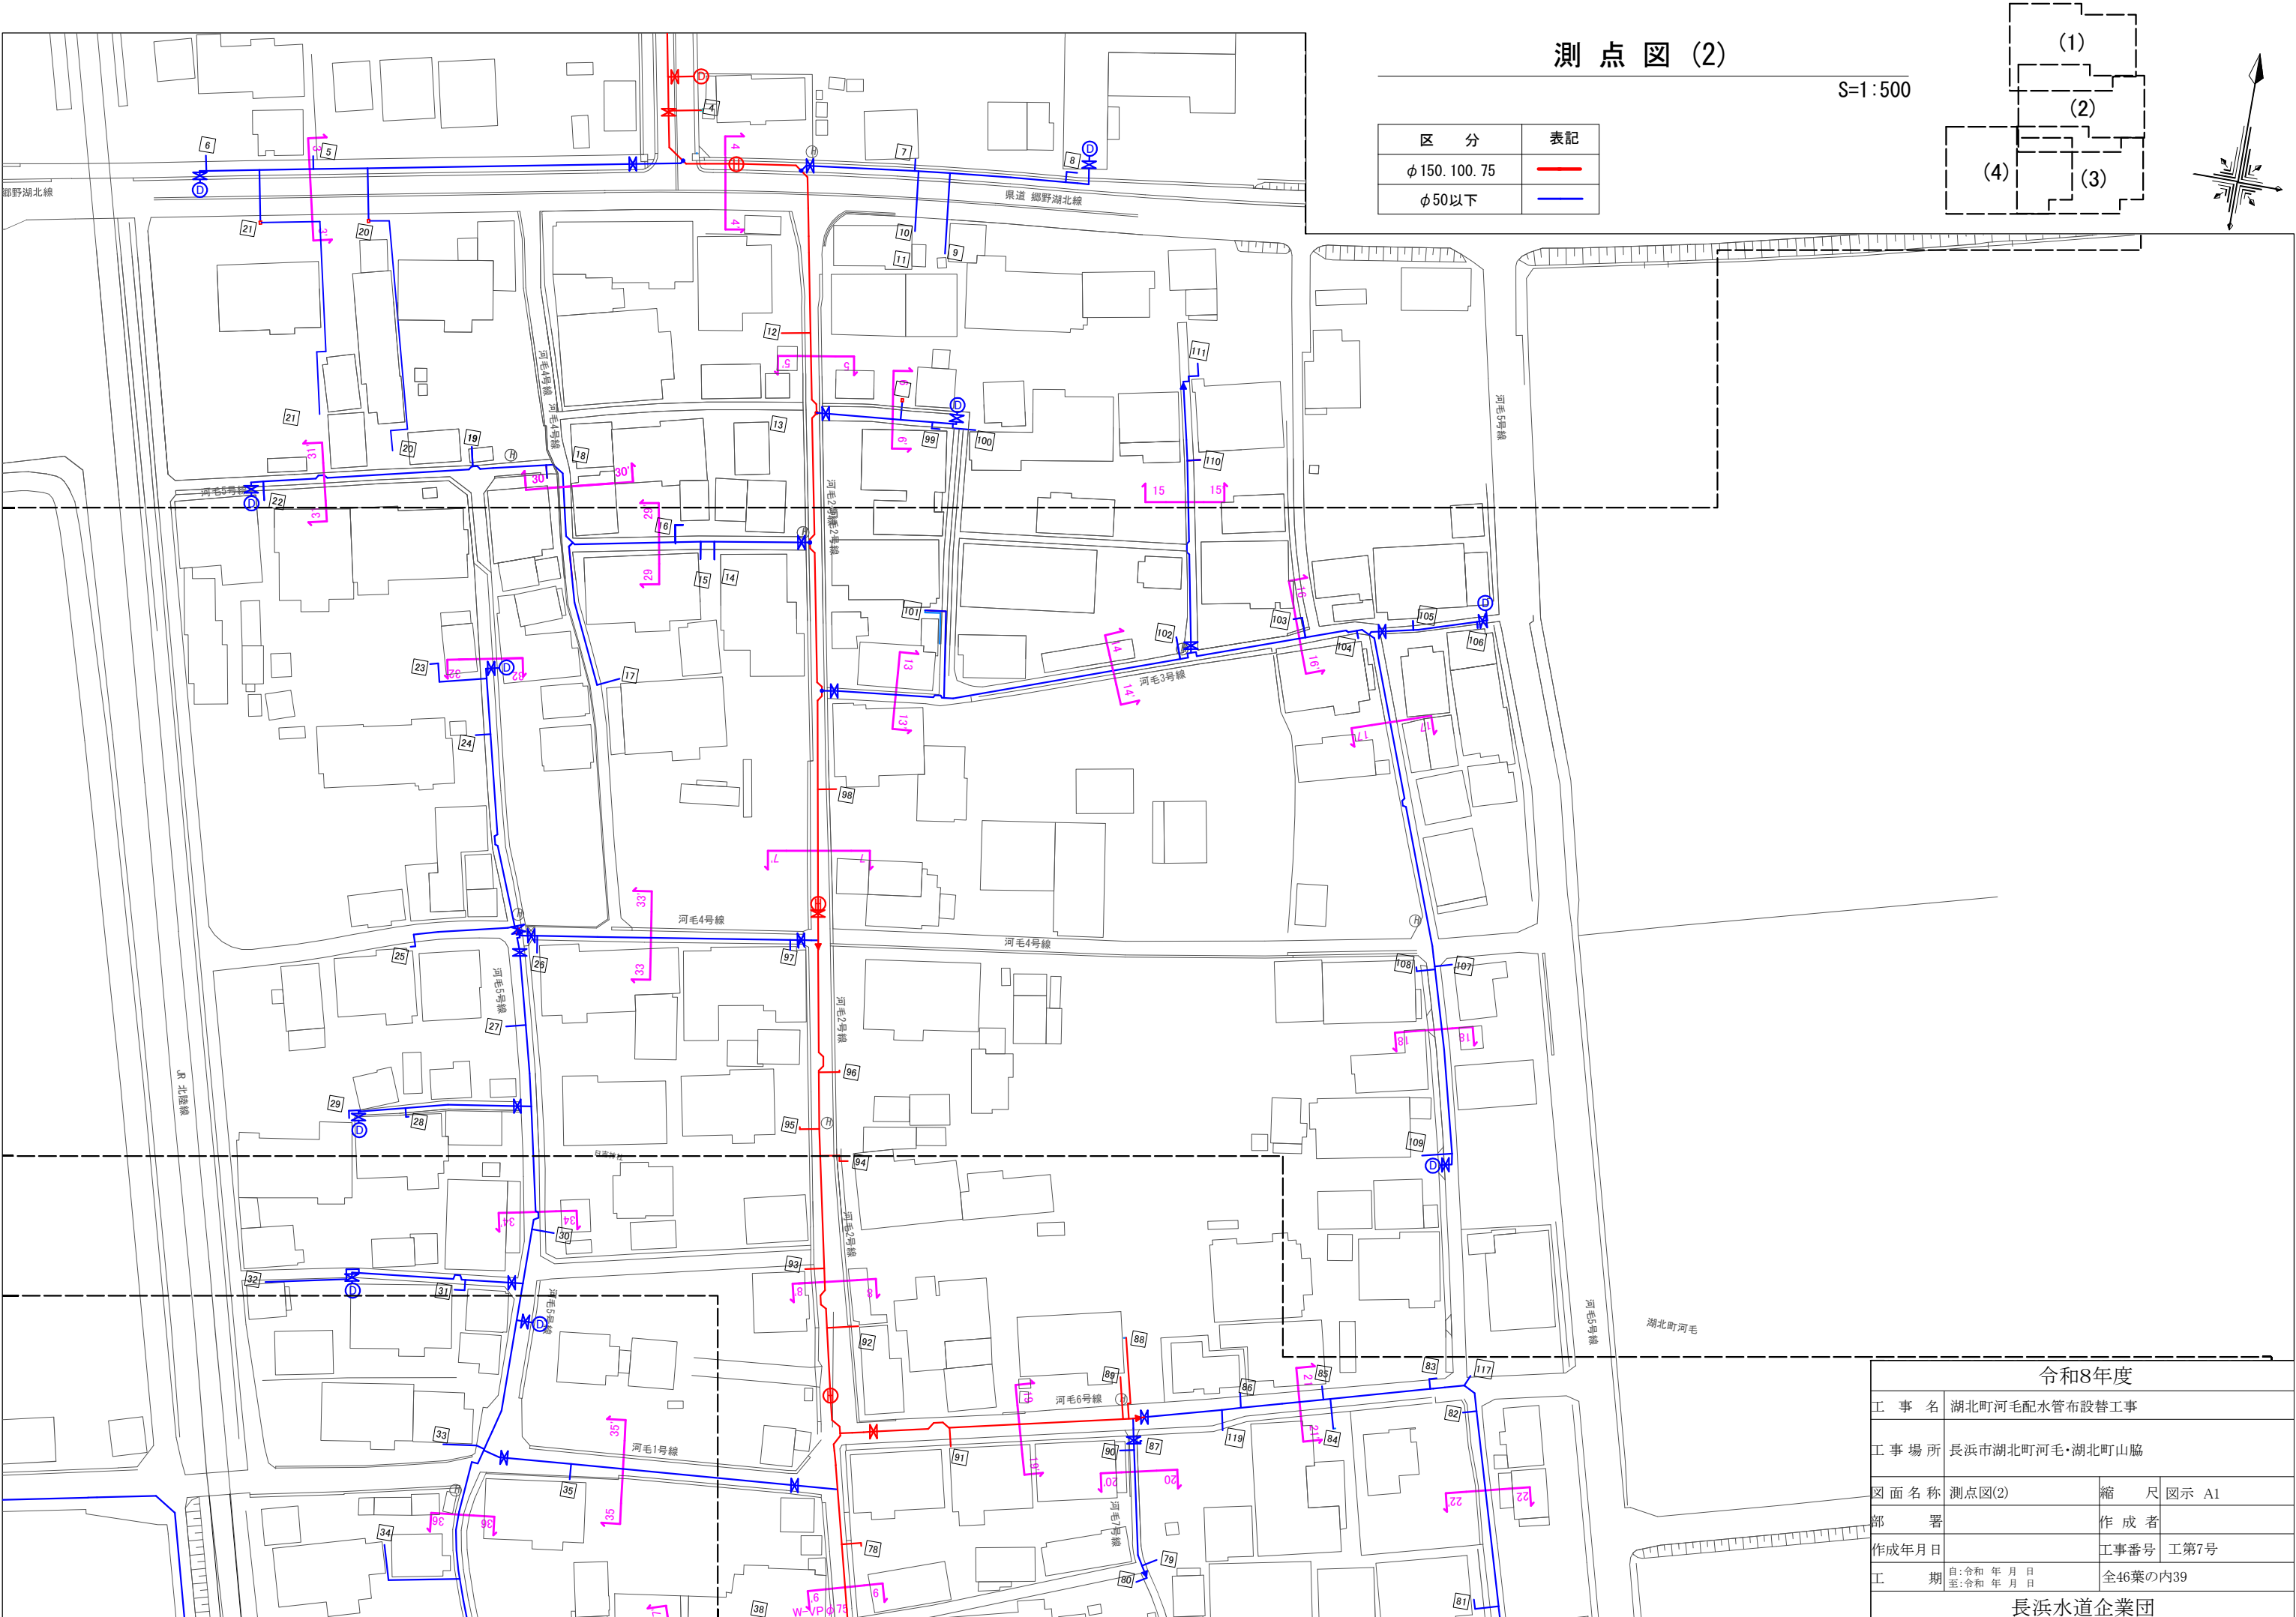

測点図(2)

S=1:500

区 分	表記
φ 150. 100. 75	—
φ 50以下	—


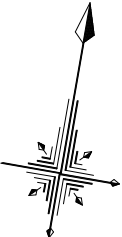
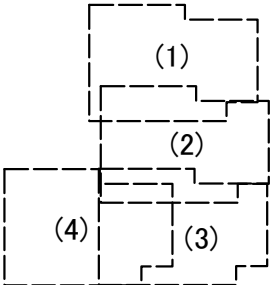


令和8年度			
工 事 名	湖北町河毛配水管布設替工事		
工 事 場 所	長浜市湖北町河毛・湖北町山脇		
図 面 名 称	測点図(2)	縮 尺	図示 A1
部 署		作 成 者	
作成年月日		工事番号	工第7号
工 期	自:令和 年 月 日 至:令和 年 月 日	全46葉の内39	
長浜水道企業団			

測点図(3)

S=1:500

区 分	表記
φ 150. 100. 75	—
φ 50以下	—

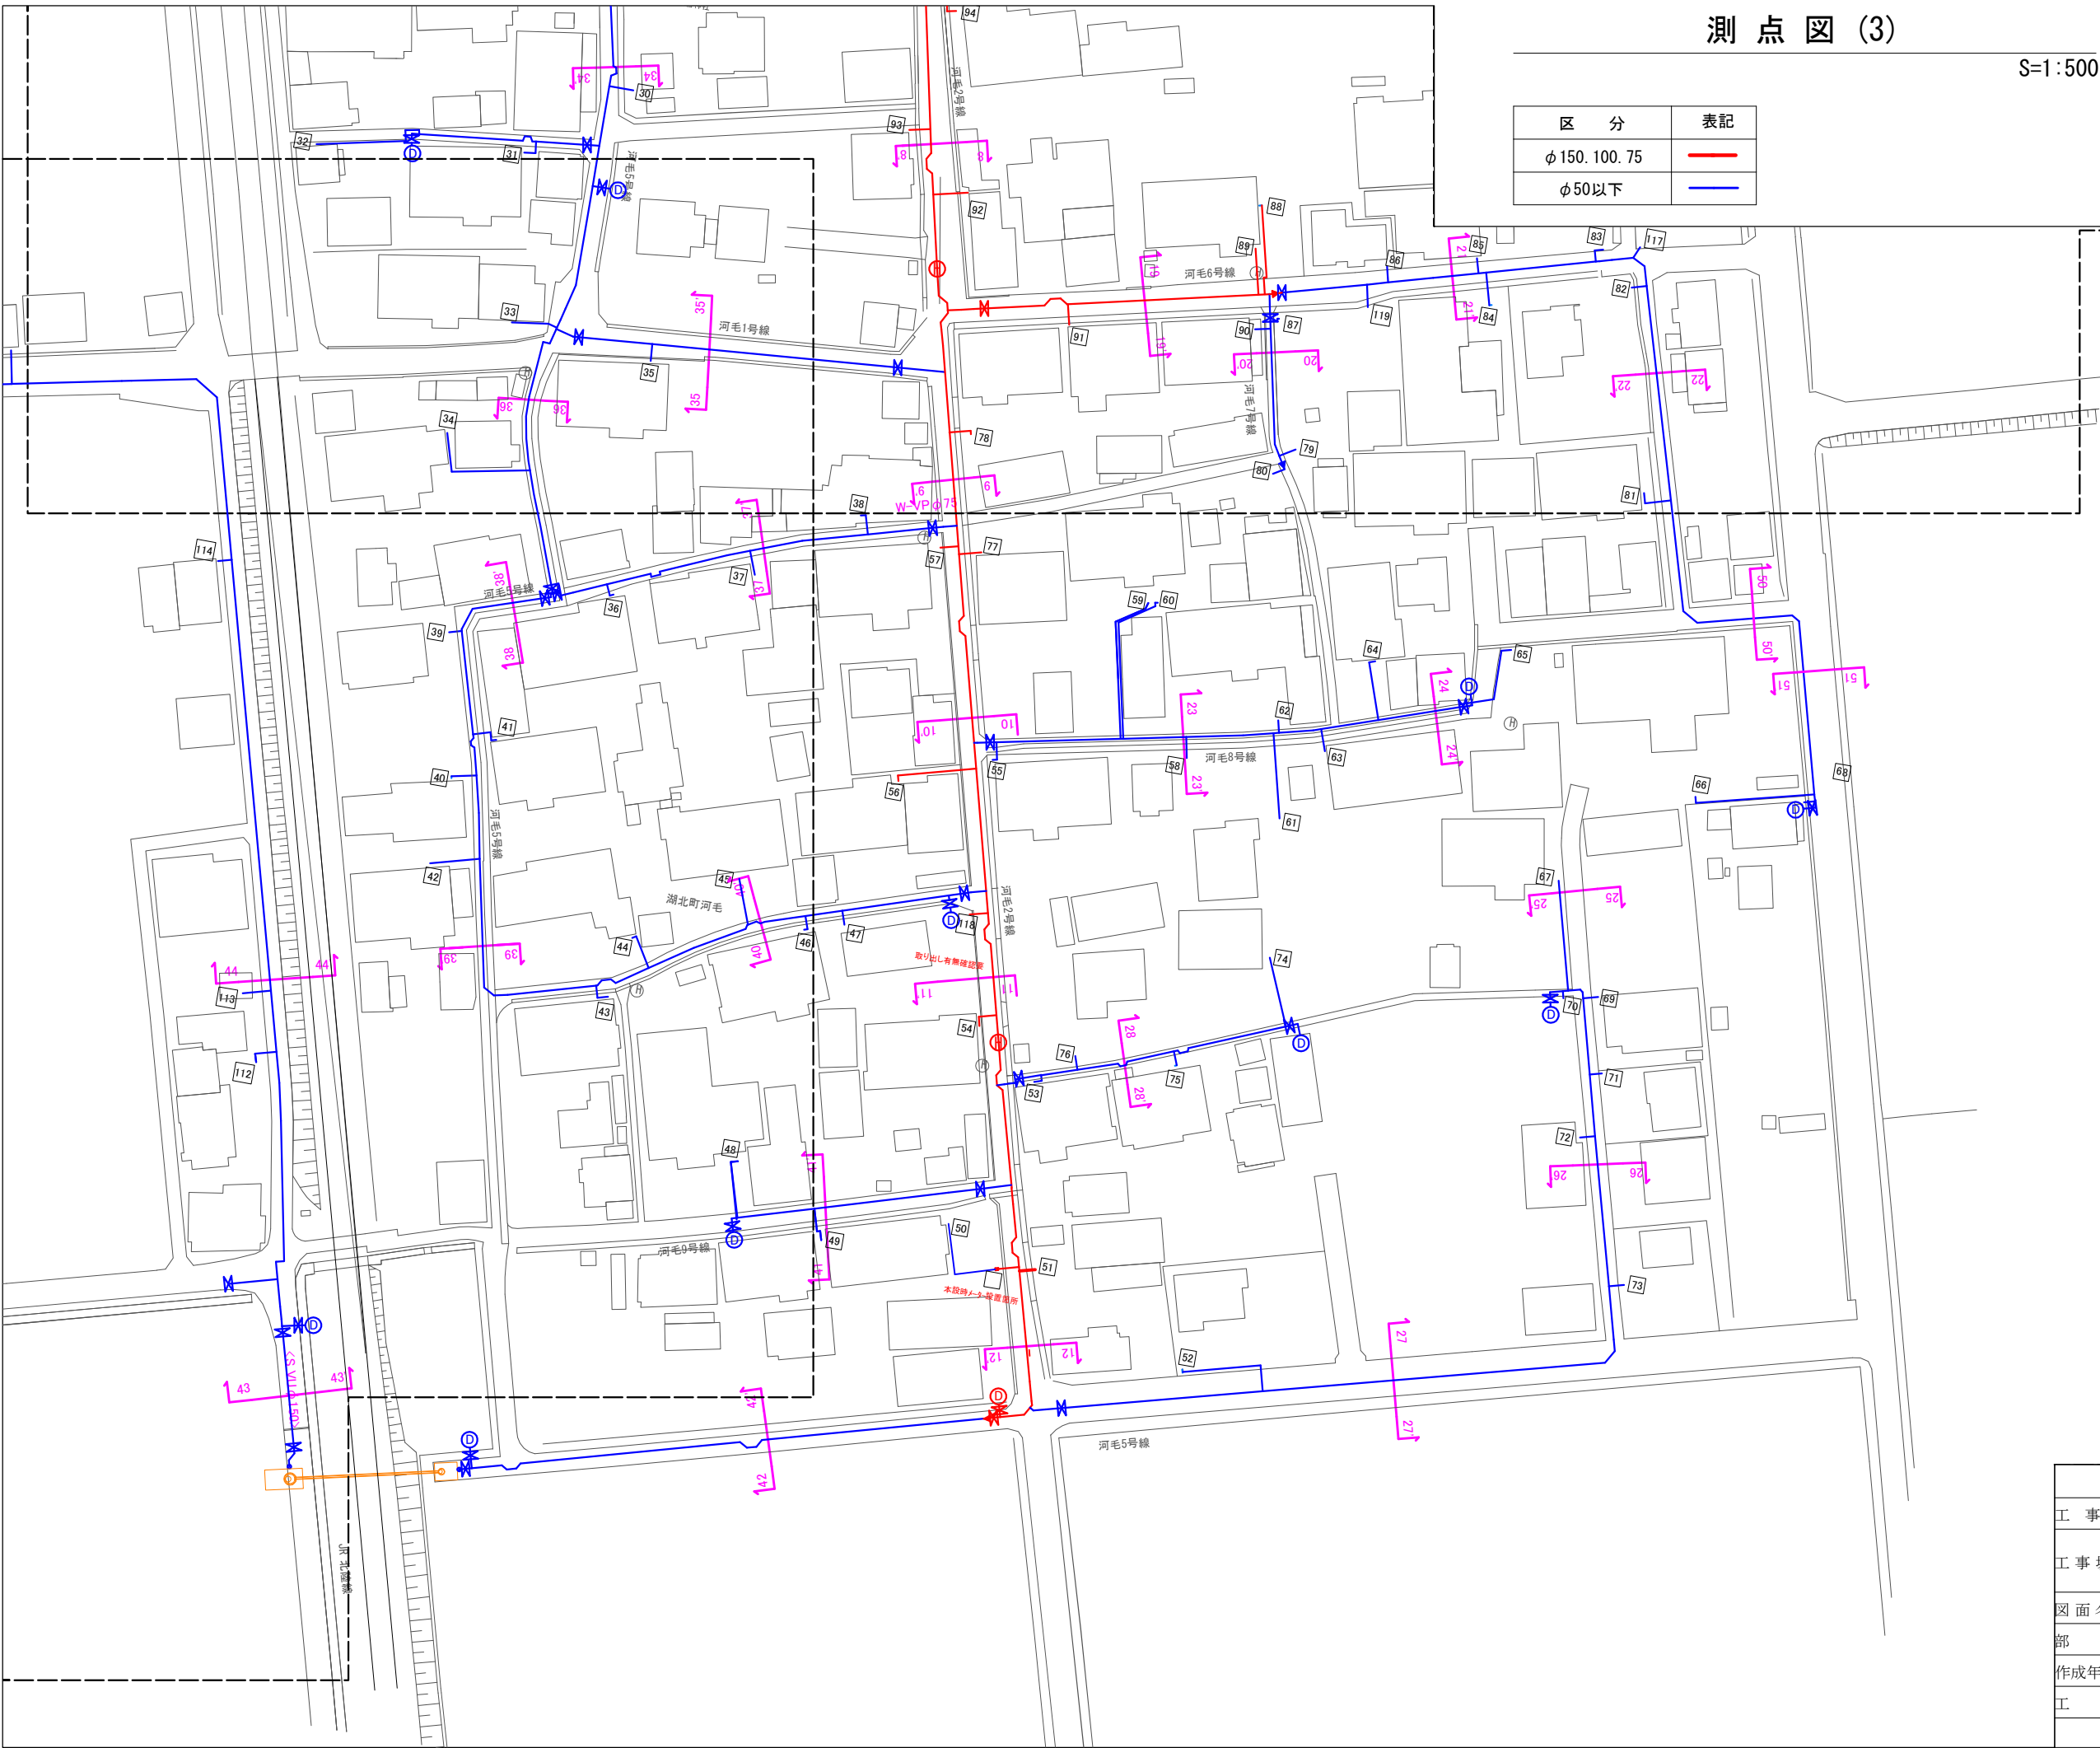
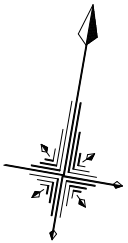
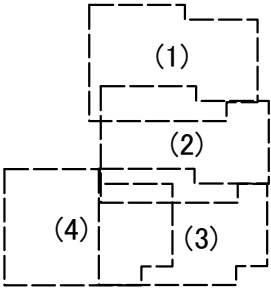


令和8年度			
工 事 名	湖北町河毛配水管布設替工事		
工 事 場 所	長浜市湖北町河毛・湖北町山脇		
図 面 名 称	測点図(3)	縮 尺	図示 A1
部 署		作 成 者	
作成年月日		工事番号	工第7号
工 期	自:令和 年 月 日 至:令和 年 月 日	全46葉の内40	
長浜水道企業団			

測点図(4)

S=1:500

区 分	表記
φ 150. 100. 75	—
φ 50以下	—

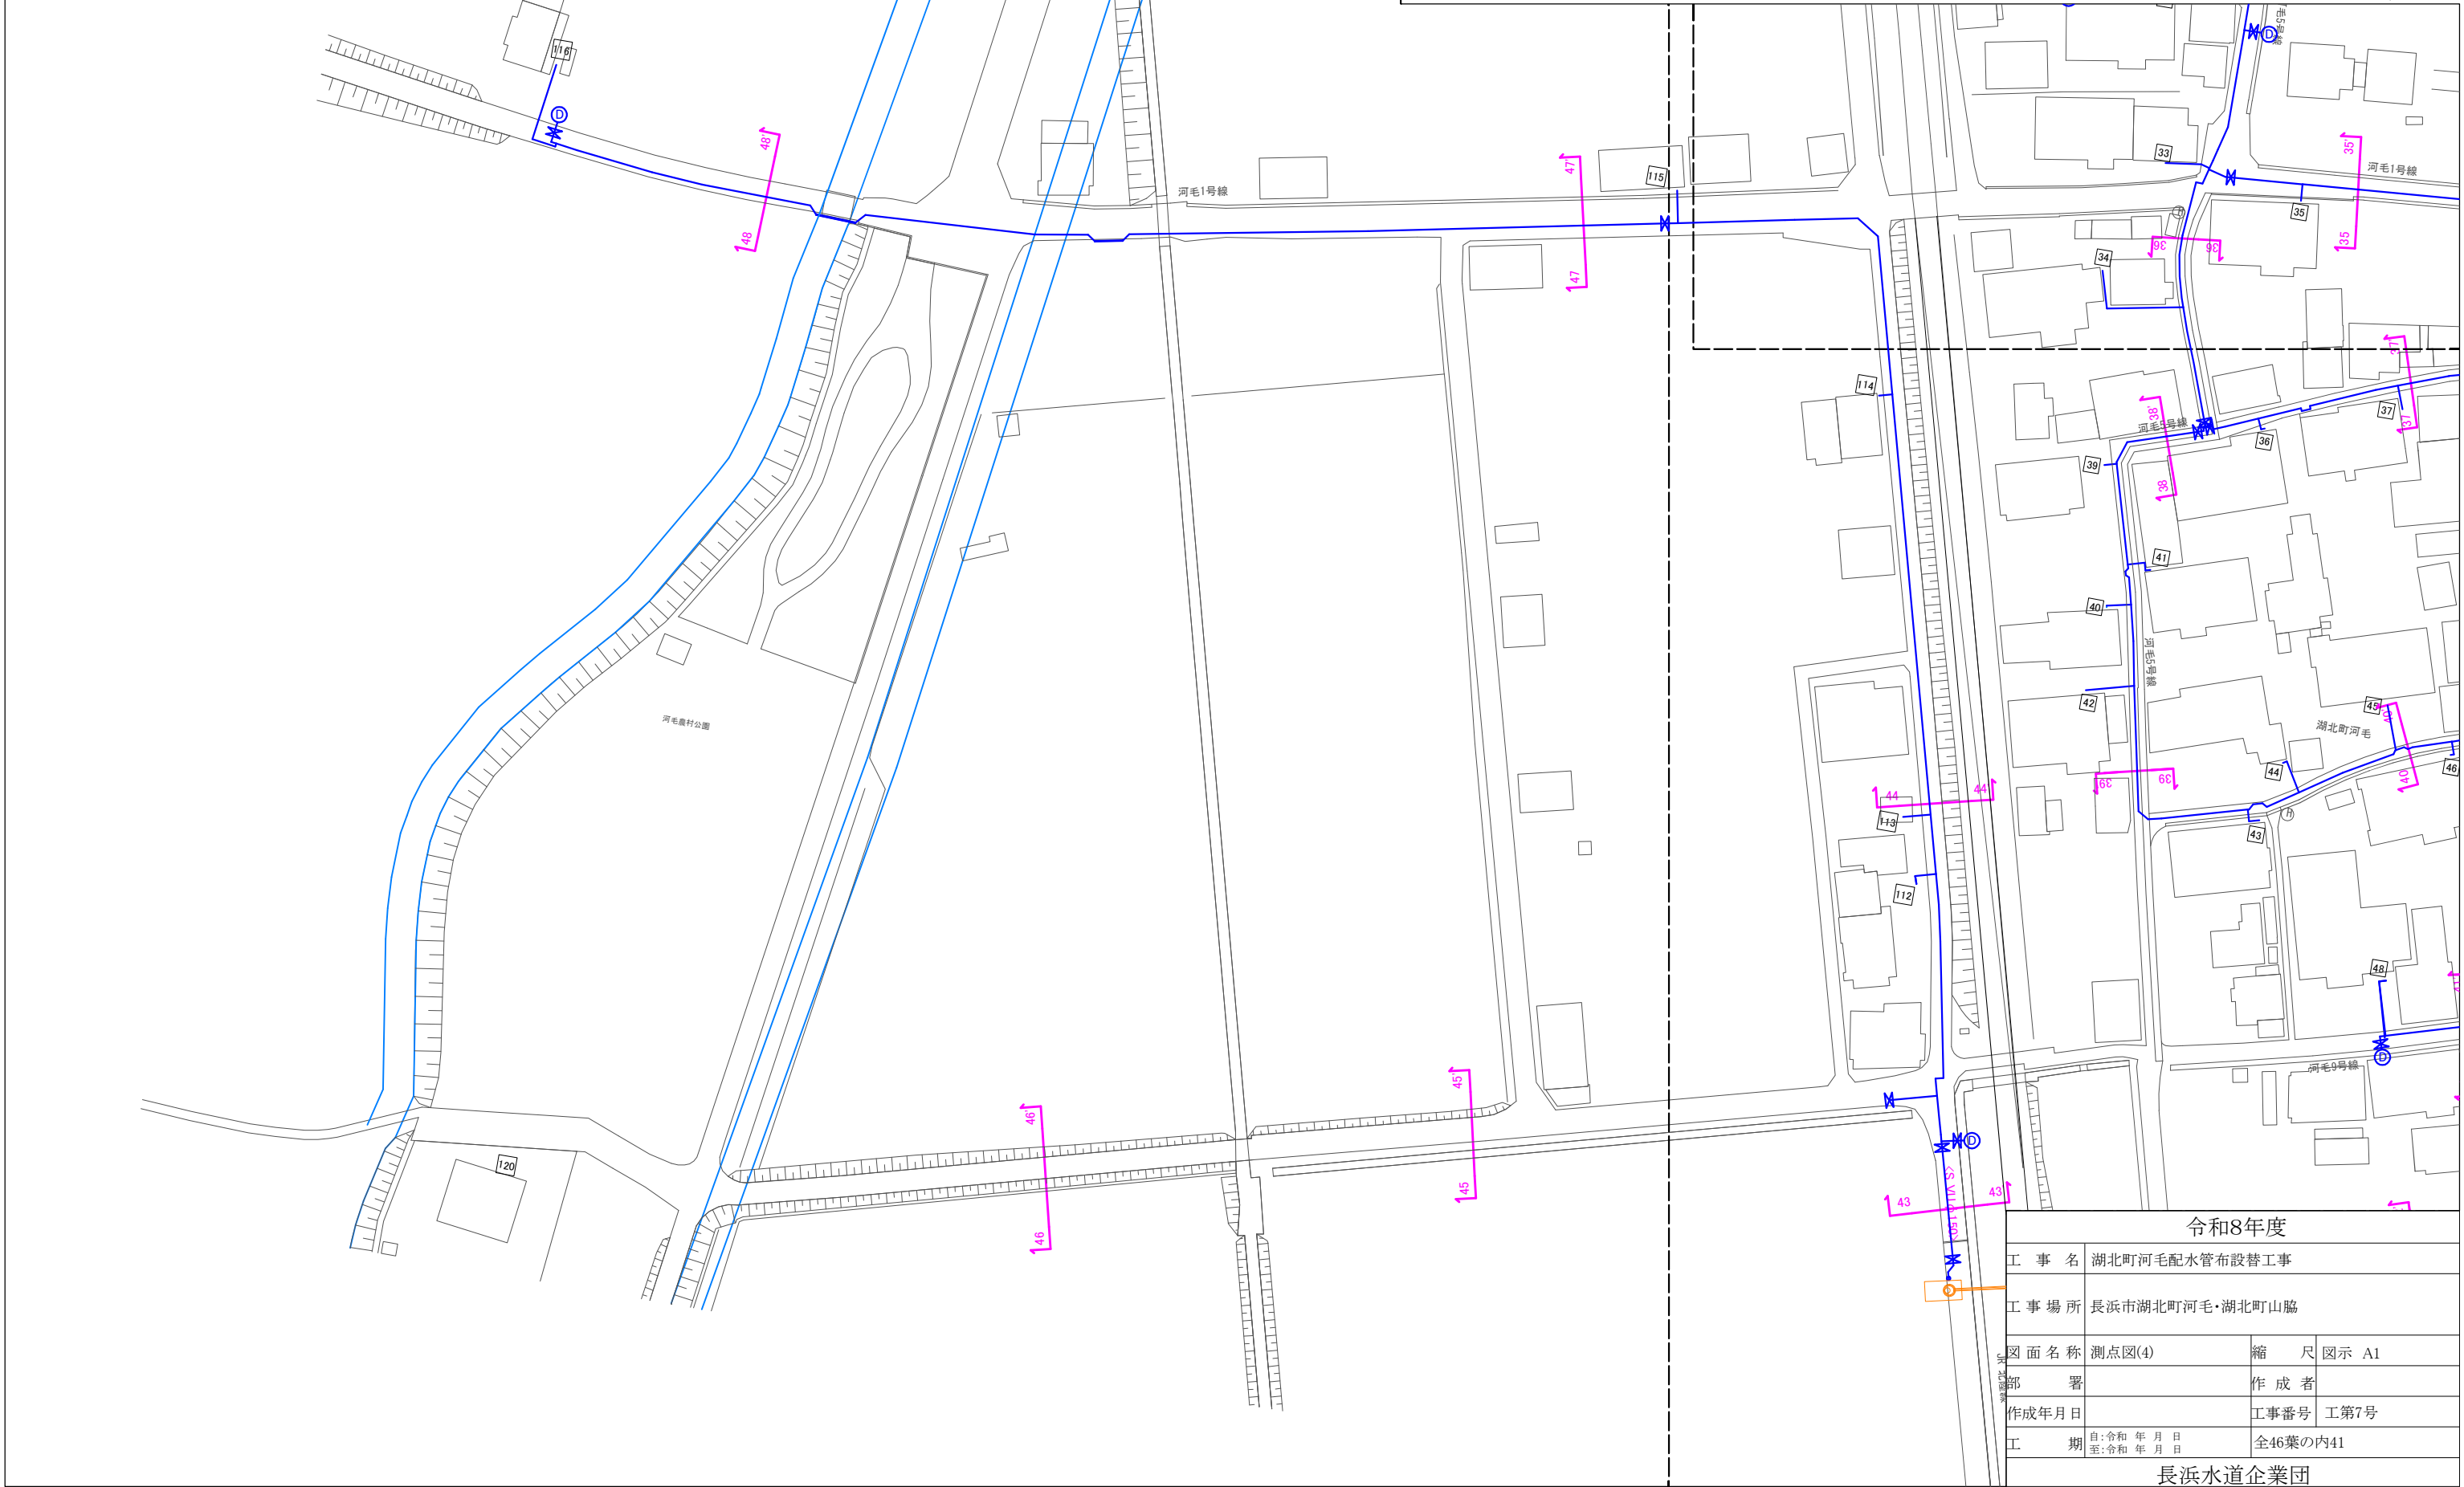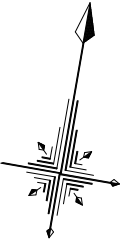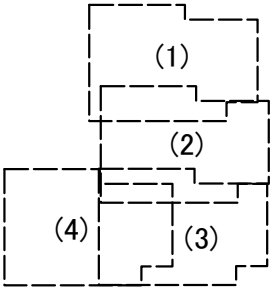


横断図(2)

S=1:50


15 - 15'

(河毛3号線)

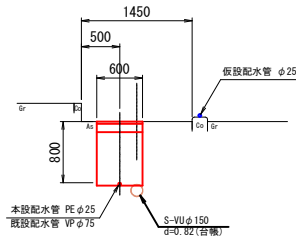


19 - 19'

(河毛6号線)

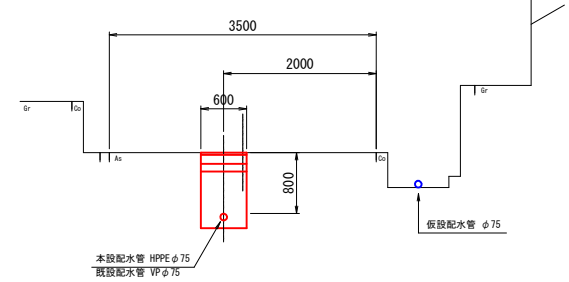


22 - 22'

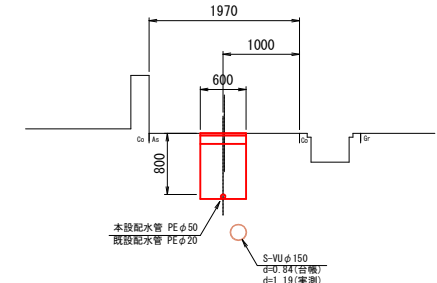


14 - 14'

(河毛3号線)

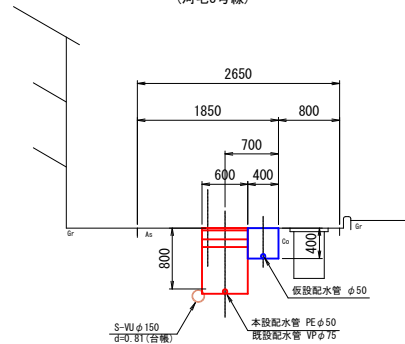


18 - 18'

(河毛3号線)

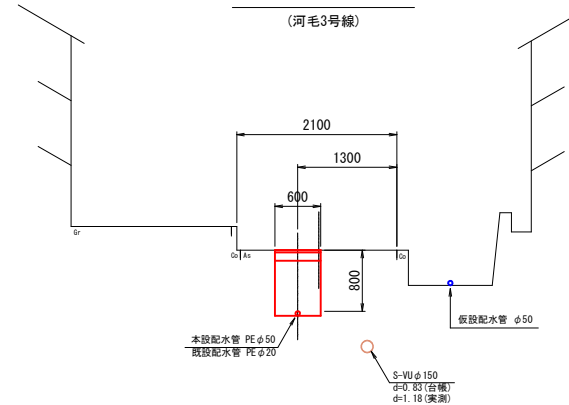


21 - 21'

(河毛6号線)

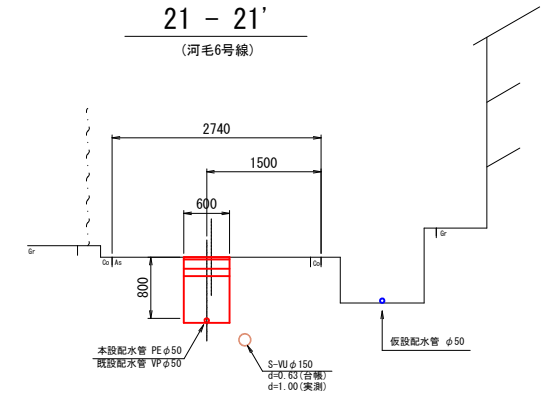


13 - 13'

(河毛3号線)

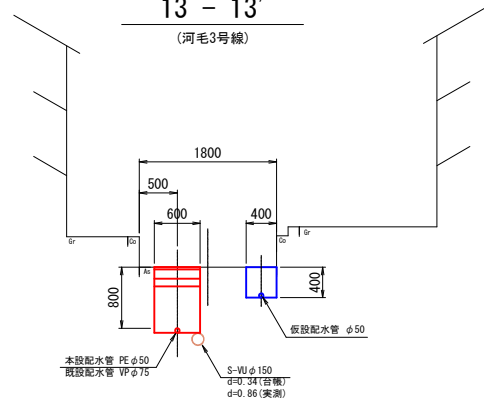


17 - 17'

(河毛3号線)

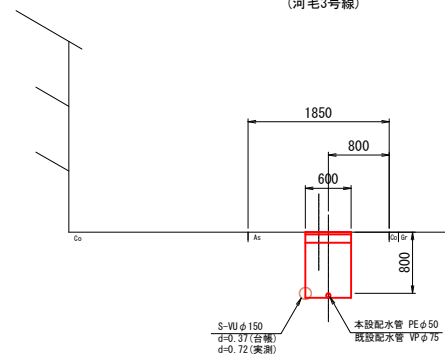


20 - 20'

(河毛7号線)

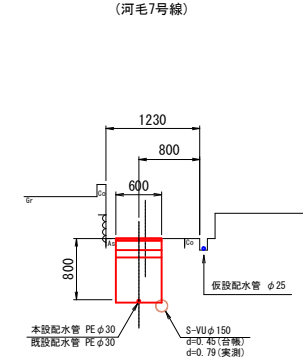


12 - 12'

(河毛2号線)

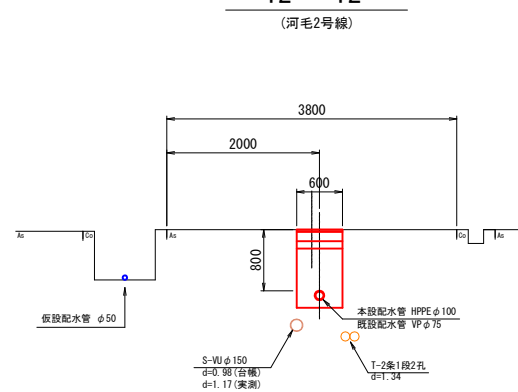

16 - 16'

(河毛3号線)











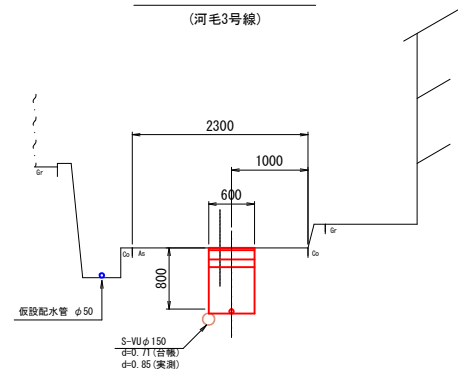


令和8年度

工 事 名	湖北町河毛配水管布設替工事		
工 事 場 所	長浜市湖北町河毛・湖北町山脇		
図 面 名 称	横断図(2)	縮 尺	図示 A1
部 署		作 成 者	
作成年月日		工事番号	工第7号
工 期	自:令和 年 月 日 至:令和 年 月 日	全46葉の内43	
長浜水道企業団			

横断図(3)












S=1:50

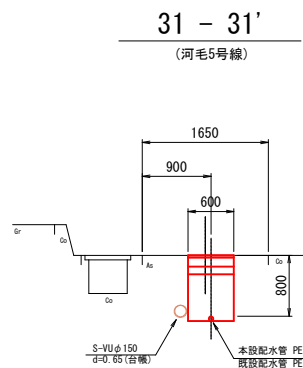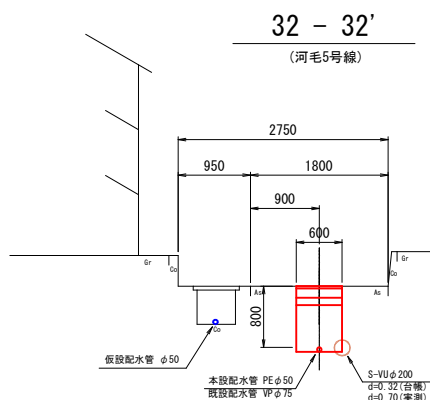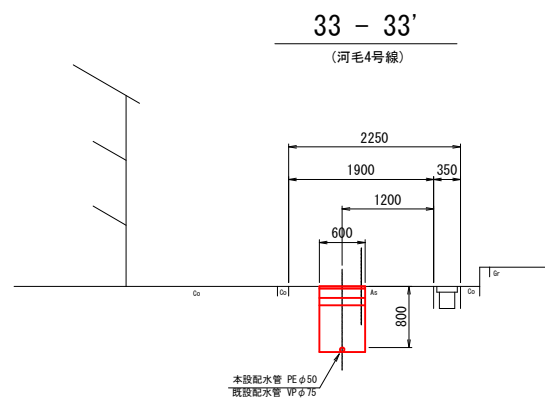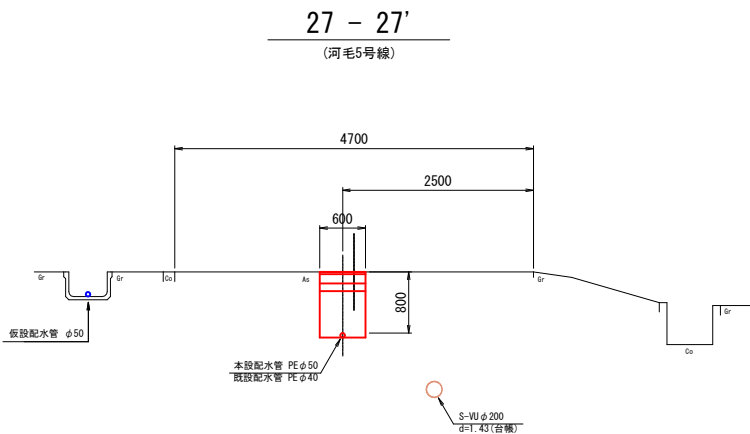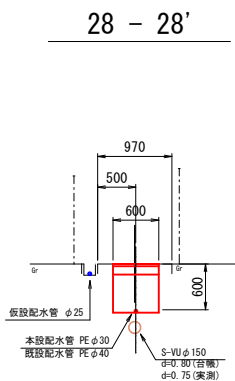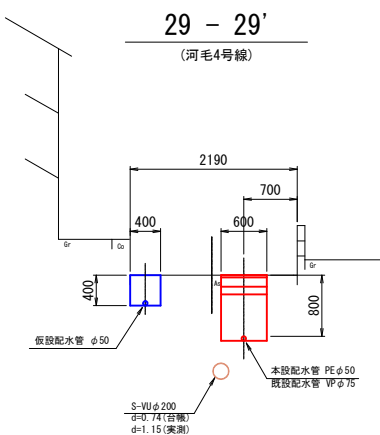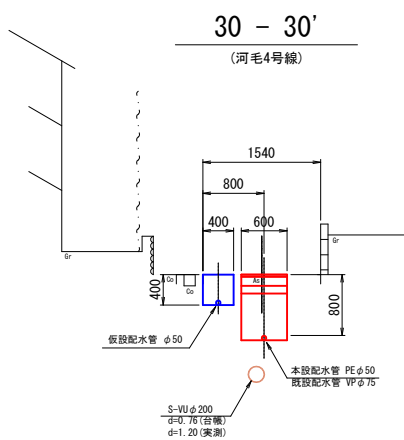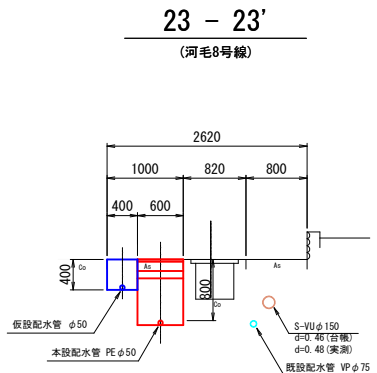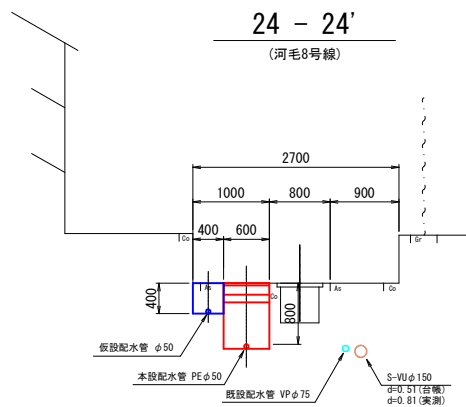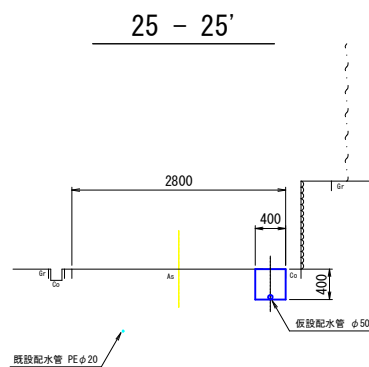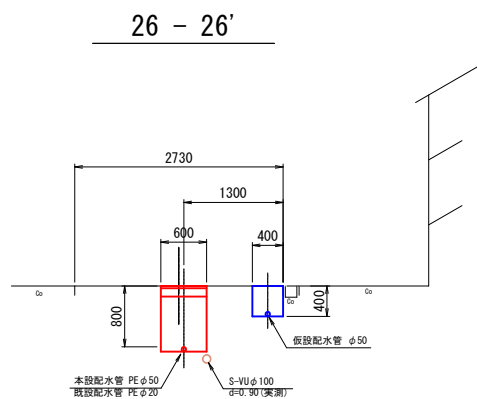

令和8年度			
工 事 名	湖北町河毛配水管布設替工事		
工 事 場 所	長浜市湖北町河毛・湖北町山脇		
図 面 名 称	横断図(3)	縮 尺	図示 A1
部 署		作 成 者	
作成年月日		工事番号	工第7号
工 期	自:令和 年 月 日 至:令和 年 月 日	全46葉の内44	
長浜水道企業団			

横断図(4)

S=1:50

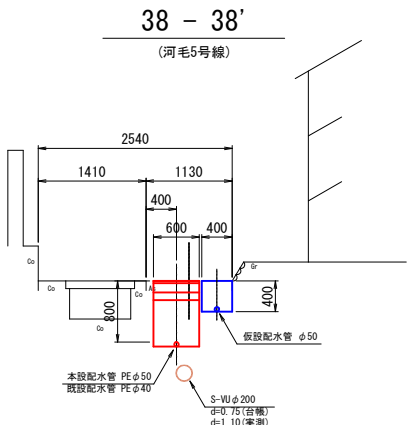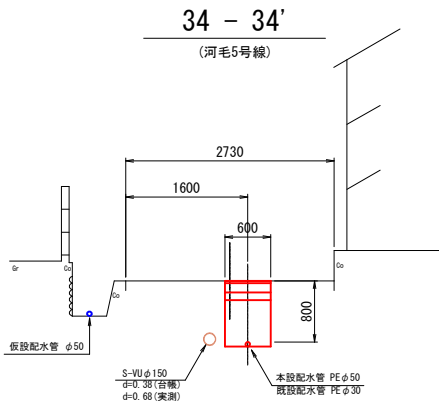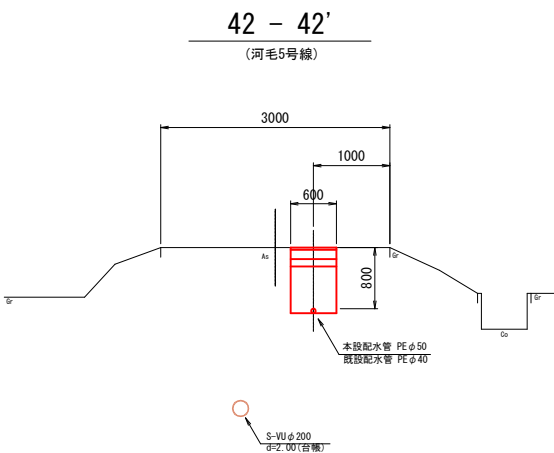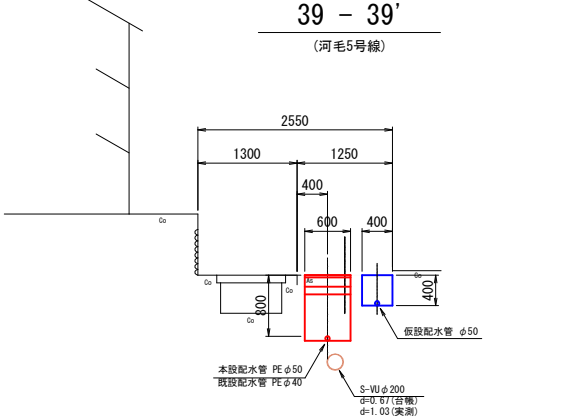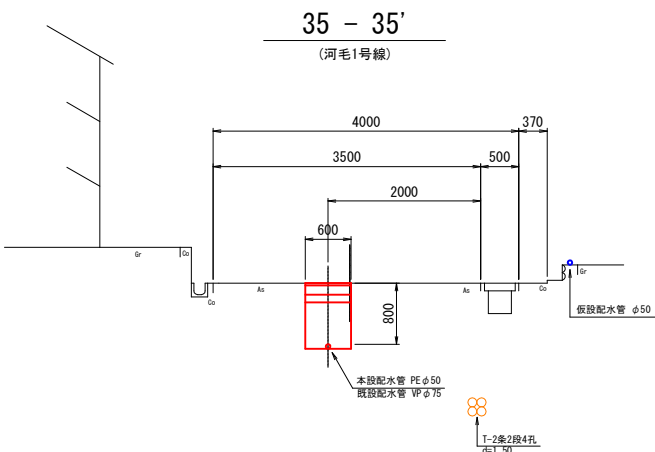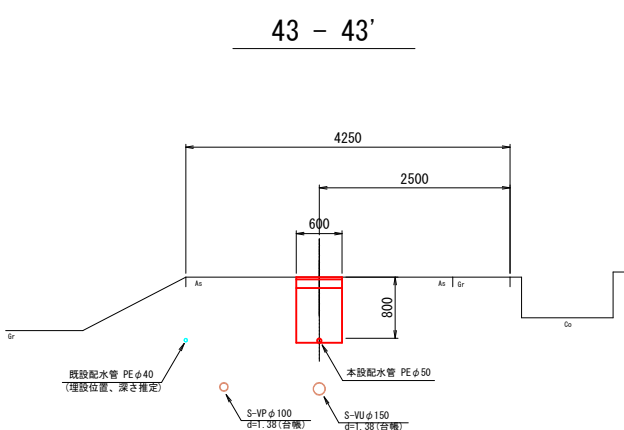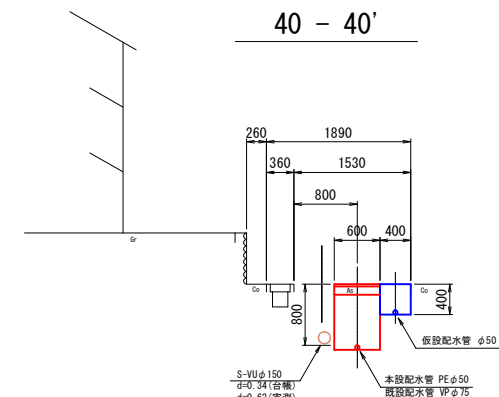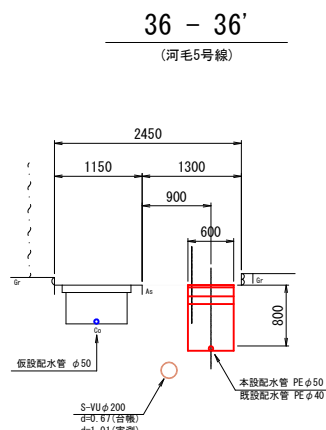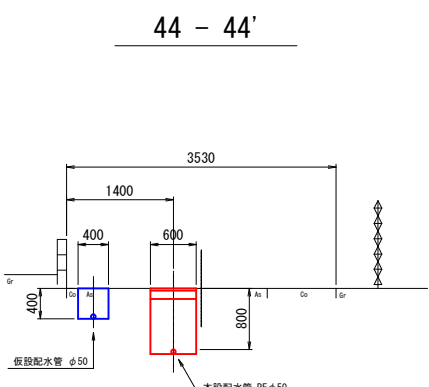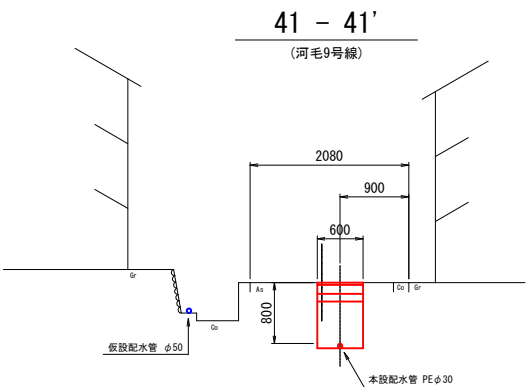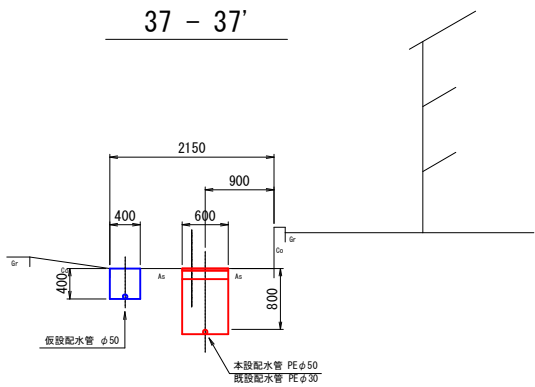


令和8年度			
工 事 名	湖北町河毛配水管布設替工事		
工 事 場 所	長浜市湖北町河毛・湖北町山脇		
図 面 名 称	横断図(4)	縮 尺	図示 A1
部 署		作 成 者	
作成年月日		工事番号	工第7号
工 期	自:令和 年 月 日 至:令和 年 月 日	全46葉の内45	
長浜水道企業団			

横断図(5)

S=1:50


48 - 48'

(河毛5号線)

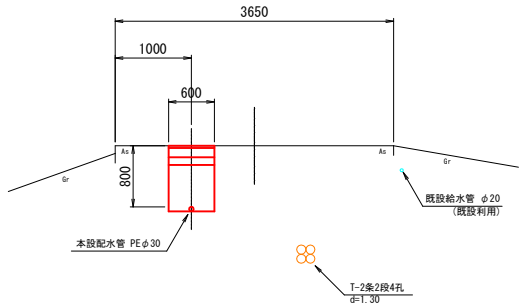


47 - 47'


(河毛5号線)

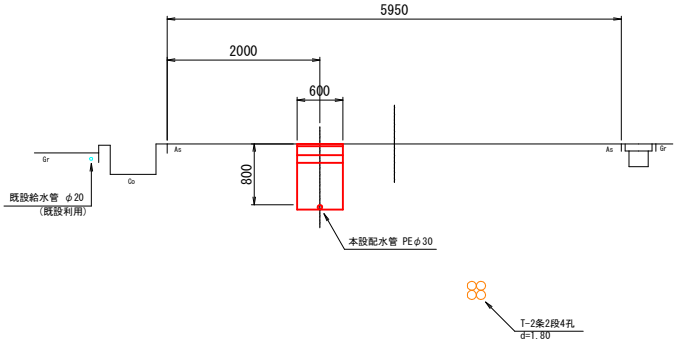

46 - 46'

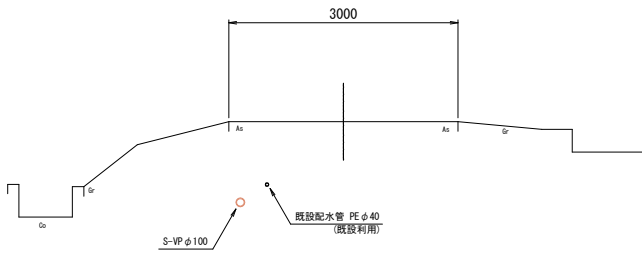


45 - 45'

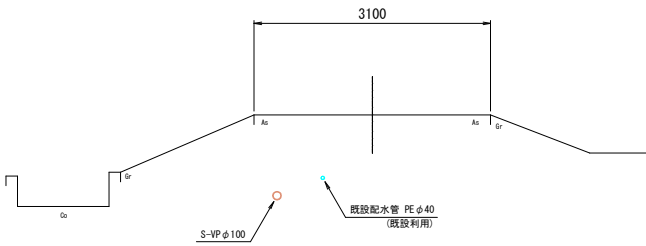


51 - 51'

(河毛5号線)

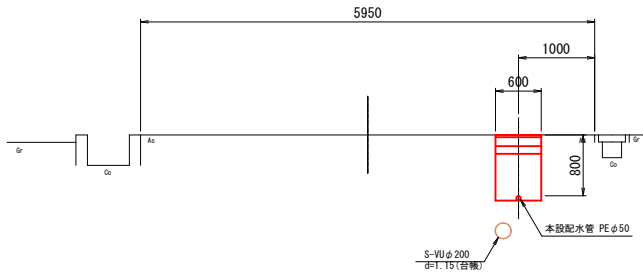


50 - 50'

(河毛8号線)

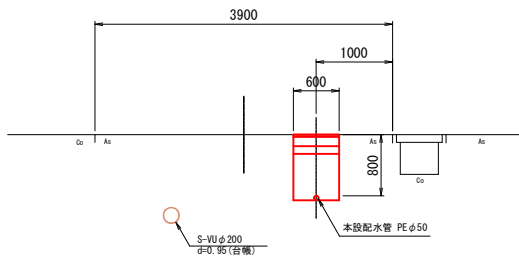

49 - 49'

(山脇丁野2号線)

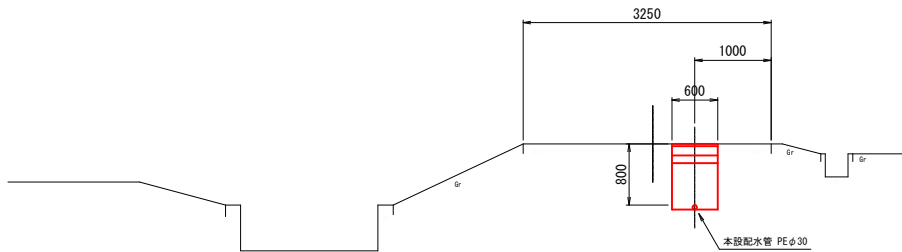

令和8年度			
工 事 名	湖北町河毛配水管布設替工事		
工 事 場 所	長浜市湖北町河毛・湖北町山脇		
図 面 名 称	横断図(5)	縮 尺	図示 A1
部 署		作 成 者	
作成年月日		工事番号	工第7号
工 期	自:令和 年 月 日 至:令和 年 月 日	全46葉の内46	
長浜水道企業団			